


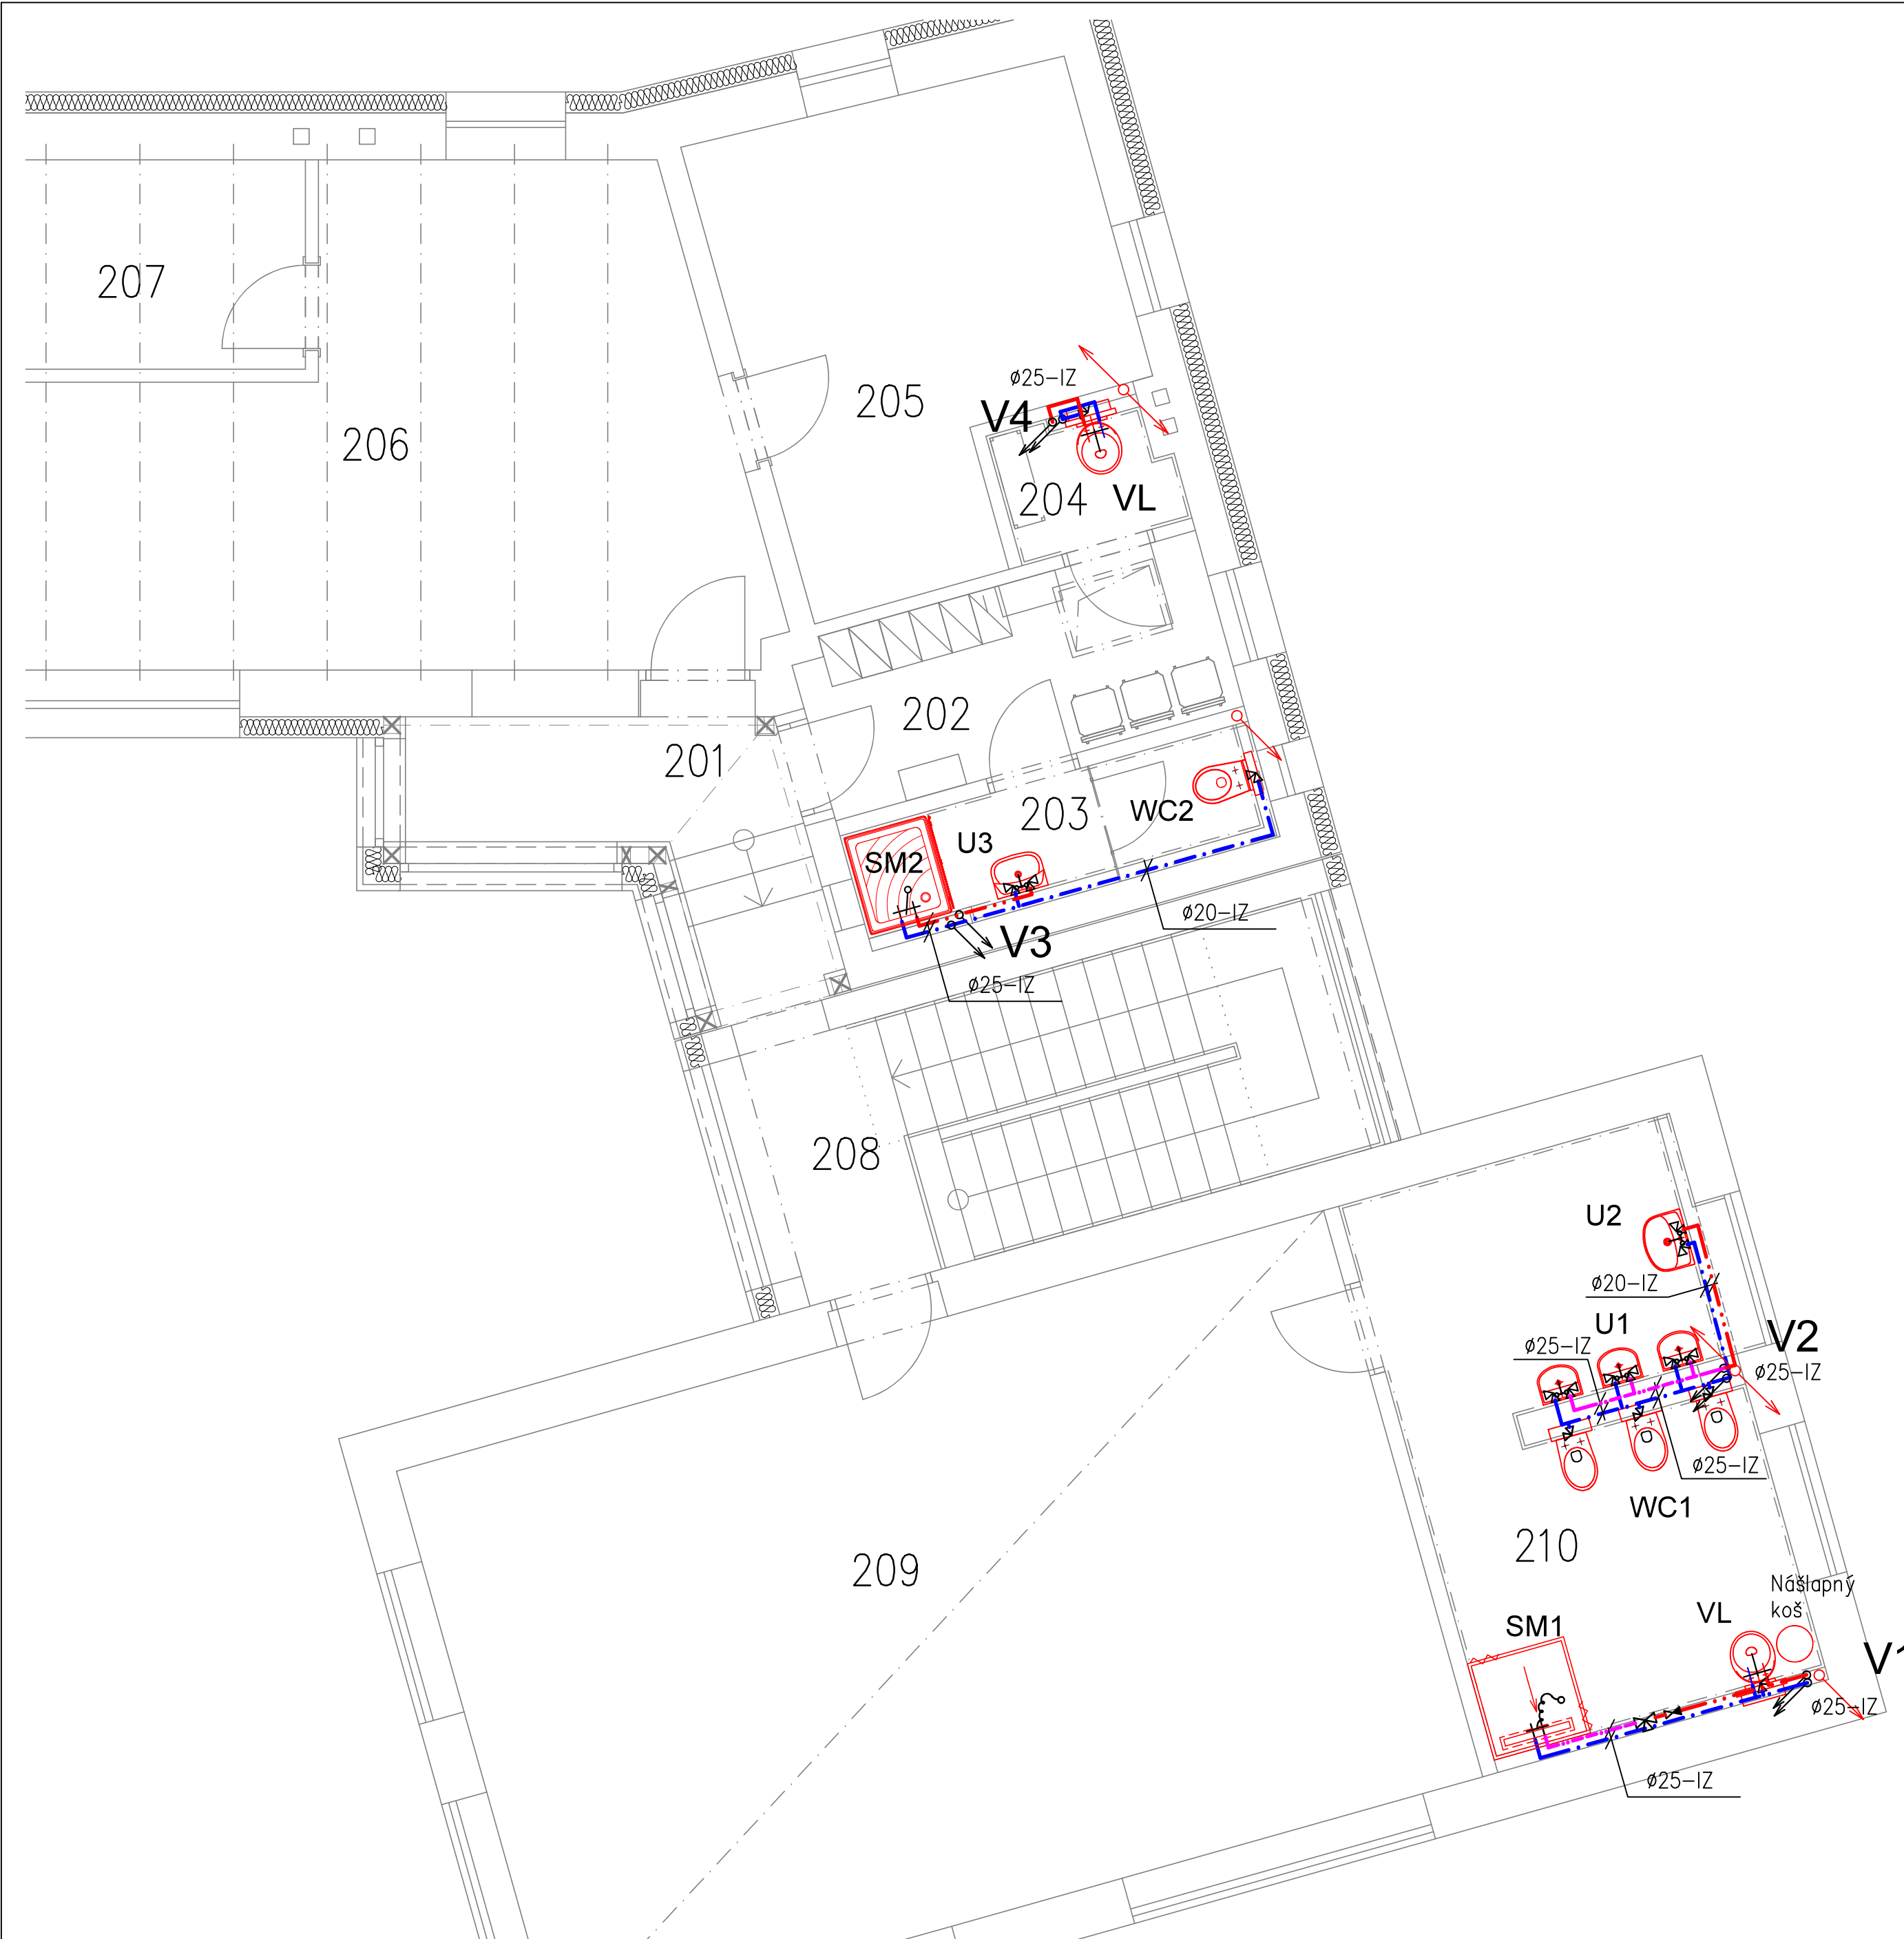

LEGENDA MÍSTNOSTÍ

Číslo	Název	Plocha [m²]	Podlaha
201	CHODBA	7,23	PVC PODLAHOVINA
202	ŠATNA PERSONÁL	7,28	PVC PODLAHOVINA
203	WC, UMÝVÁRNA PERSONÁL	4,05	KERAMICKÁ DLAŽBA
204	ÚKLIDOVÁ MÍSTNOST	1,95	KERAMICKÁ DLAŽBA
205	KANCELÁŘ	15,05	PVC PODLAHOVINA
206	RELAX MÍSTNOST (SNOEZELEN)	29,73	PVC PODLAHOVINA
207	KANCELÁŘ	7,04	PVC PODLAHOVINA
208	TĚLOCVIČNA	37,48	KOBEREC
208	SCHODIŠTĚ	15,13	KERAMICKÁ DLAŽBA
209	HERNA, LOŽNICE	52,69	KOBEREC
210	WC, UMÝVÁRNA	17,57	KERAMICKÁ DLAŽBA

LEGENDA :

- Nové potrubí pro rozvod studené vody
- Nové potrubí pro rozvod teplé vody
- Nové potrubí pro rozvod cirkulace a mísené vody
- U1 KERAMICKÉ UMÝVADLO (PRO DĚTI) ŠÍŘKY 450 mm, S OTVOREM PRO BATERII UPROSTŘED
- U2 KERAMICKÉ UMÝVADLO ŠÍŘKY 550 mm, S OTVOREM PRO BATERII UPROSTŘED
- U3 KERAMICKÉ UMÝVADLO ŠÍŘKY 500 mm, S OTVOREM PRO BATERII UPROSTŘED
- WC1 DĚTSKÝ KLOZET S VODOROVNÝM ODPADEM, VÝŠKA VČETNĚ SEDÁTKA DO 350 mm
- WC2 ZÁVĚSNÁ ZÁCHODOVÁ MISA
- SM1 SPRCHOVÝ KOUT 900x900 mm BEZ VANIČKY, SE SPRCHOVÝM ŽLABEM, SPÁD JEDNÍM SMĚREM DO 2%
- SM2 SPRCHOVÁ VANIČKA KERAMICKÁ OBDELNÍKOVÁ 990x790x100 mm S POSUVNÝMI DVEŘMI
- VL KERAMICKÁ ZÁVĚSNÁ VÝLEVKA VČETNĚ PLASTOVÉ MŘÍŽKY

POZNÁMKA :

SANITÁRNÍ KERAMIKA ZÁVĚSNÝCH ZAŘÍZOVACÍCH PŘEDMĚTŮ BUDE KE STAVEBNÍM KONSTRUKCÍM UCHYCENA POMOCÍ MONTÁŽNÍCH PRVKŮ S NÁDRŽKOU TL. 120 mm PRO OSAZENÍ V SÁDROKARTONOVÉ INSTALAČNÍ STĚNĚ.
VÝŠKA HORNÍ HRANY UMÝVADLA U1 VE VÝŠCE 500 mm, NEJMENŠÍ DĚTI VYUŽIJÍ STUPÁTKA.
DĚTSKÉ KLOZETY BUDOU S HORNÍ HRANOU VE VÝŠCE DO 350 mm, VČETNĚ SEDÁTKA. NEJMENŠÍ DĚTI VYUŽIJÍ NOČNÍKY.
PŘÍVODNÍ POTRUBÍ TEPLÉ VODY PRO ŘADU UMÝVADEL DĚTI A SPRCHU BUDE S INSTALACÍ TERMOSTATICKÉHO SMĚŠOVACÍHO VENTILU S NASTAVENÍM MÍSENÍ VODY NA TEPLOTU max. 38°C.
POTRUBÍ VODOVODU A KANALIZACE VEDOUcí PŘES POŽÁRNĚ DĚLICI ÚSEKY BUDOU OPATŘENY PROTIPOŽÁRNÍMI MANŽETAMI (UCPÁVKAMI) NEBO PROSTUPY KOLEM POTRUBÍ BUDOU VYPLNĚNY MINERÁLNÍ PLSTÍ A V OKRAJÍCH ZATMELENY ZPEVŇUJÍCÍM PROTIPOŽÁRNÍM TMELEM.

VYPRACOVAL		KRESLIL	VEDOUcí PROJEKCE		ZHOTOVITEL  spol. s r.o. investice – projekty – realizace Ohrada 2051, 755 01 Vsetín Czech Republic tel: 571 431 936			
ING. MILENA HRTÁŇOVÁ		ING. MILENA HRTÁŇOVÁ	Ing. LIBOR HOLUB					
		Ing. ZDENKA TRČÁLKOVÁ						
OBJEDNATEL: MĚSTO VIZOVICE		MÍSTO STAVBY: MASARYKOVO NÁM. 1007, VIZOVICE						
NÁZEV AKCE: REKONSTRUKCE A PŘÍSTAVBA DOMU Č.P. 680						ZAKÁZKA 1415/2023/IPR		
						STUPEŇ DOK. DPS		
OBJEKT:	S001 BUDOVA Č.P.680					DATUM ŘÍJEN 2024		
PROFESE:	D.1.4 TECHNIKA PROSTŘEDÍ STAVEB					ARCHIV	FORMÁT	
DRUH:	D.1.4e Zdravotně technické instalace					1415_DPS_S001_D14e_b_06	6 x A4	
NÁZEV VÝKRESU: PŮDORYS 2.NP – VODOINSTALACE						MĚŘÍTKO 1:50	STAVEBNÍ OBJEKT SO01	Č. VÝKRESU 07