


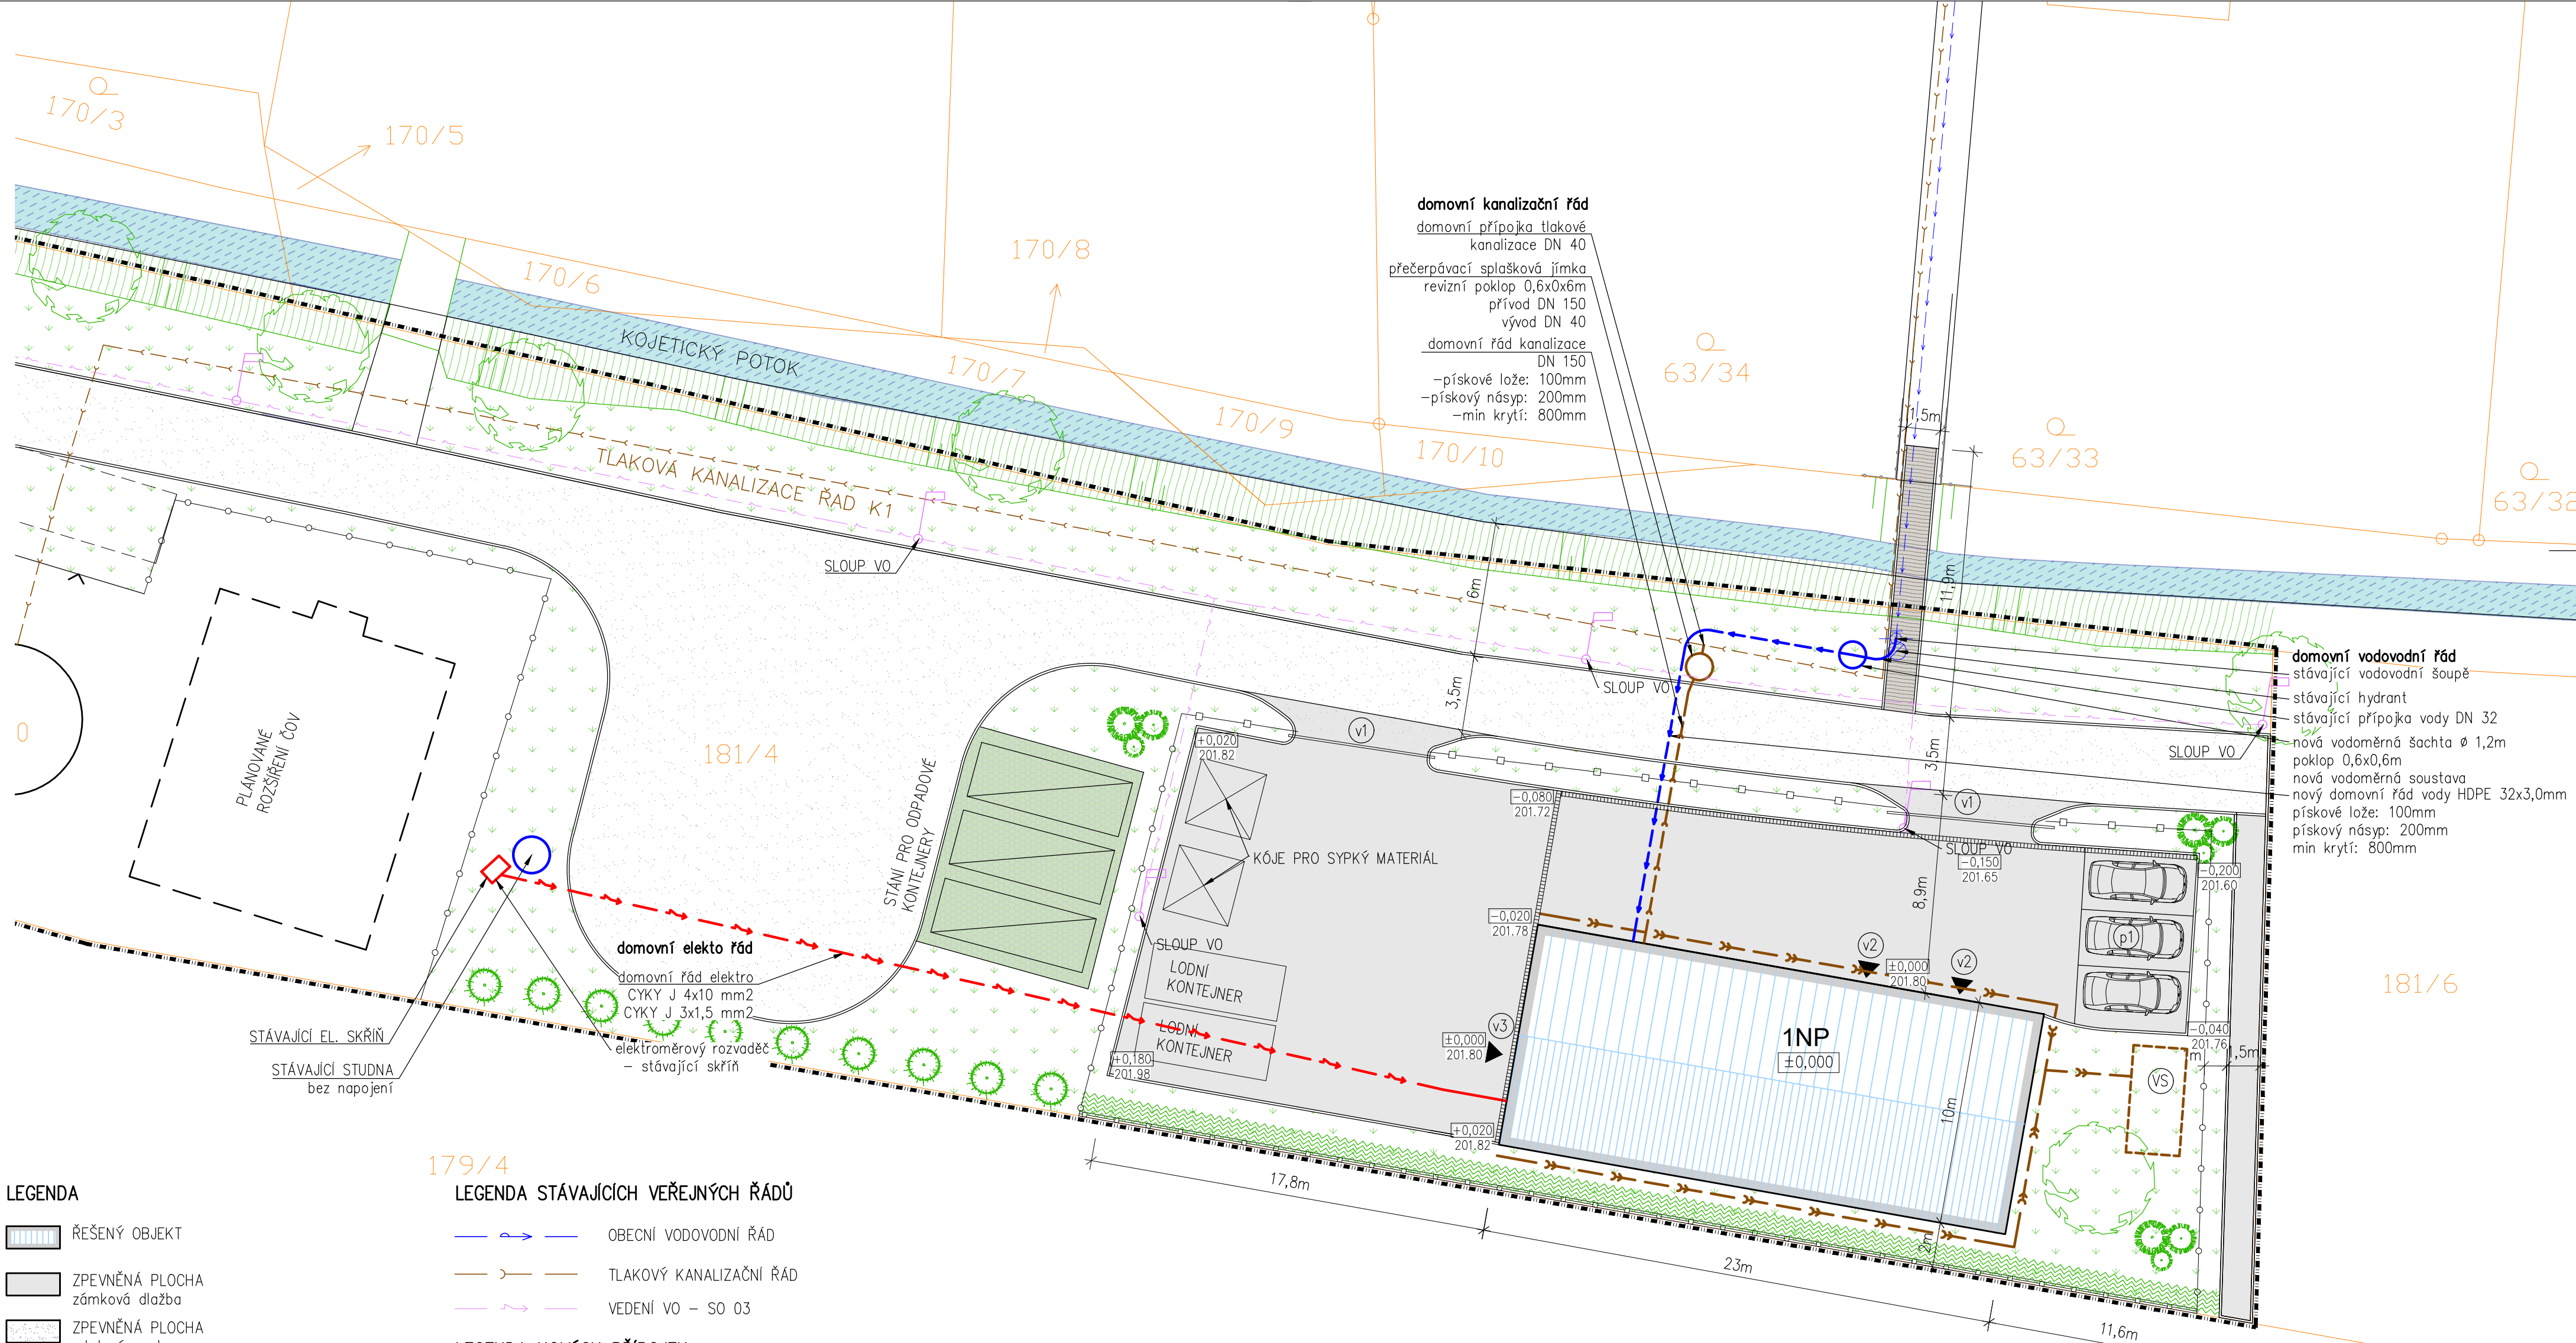

LEGENDA

- ŘEŠENÝ OBJEKT
- ZPEVNĚNÁ PLOCHA
zámková dlažba
- ZPEVNĚNÁ PLOCHA
mlatová cesta
- ZELEŇ
- KATASTRÁLNÍ HRANICE POZEMKU
- HRANICE POZEMKU
- NOVÉ OPLOCENÍ POZEMKU
ocelové sloupky + poplastované pletivo
- NOVÉ OPLOCENÍ POZEMKU
průmyslové drátěné panely
- NOVÉ OPLOCENÍ POZEMKU
2m vysoká stěna ze ztraceného bednění
- LINIOVÝ ODVODŇOVACÍ ŽLAB
- (v1) NOVÝ VJEZD NA POZEMEK
brána s pojezdem
- (v2) NOVÝ VJEZD DO OBJEKTU
- (v3) NOVÝ VSTUP DO OBJEKTU
- (p1) PARKOVÁNÍ OSOBNÍCH AUTOMOBILŮ
venkovní stání pro 3 automobily

LEGENDA STÁVAJÍCÍCH VEŘEJNÝCH ŘADŮ

- OBECNÍ VODOVODNÍ ŘÁD
- TLAKOVÝ KANALIZAČNÍ ŘÁD
- VEDENÍ VO – SO 03

LEGENDA NOVÝCH PŘÍPOJEK

- NOVÁ PŘÍPOJKA A DOMOVNÍ ŘÁD VODY
- NOVÝ DOMOVNÍ KANALIZAČNÍ ŘÁD
- KABELOVÝ ROZVOD


- (Vs) Zasakovací těleso AS–NIDAPLAST
rozměr 2,4x1,2x0,52 m
počet použitých kusů je 4
celkový rozměr složeného kompletu
těles je 4,8x2,4x0,52m
- Likvidace dešťových vod je řešena vsakem
na vlastní pozemek. Dešťové vody jsou
svedeny do zasakovacích těles, které budou
provedeny buď z říčního kameniva v jámě
vystlané geotextilií nebo budou použity
systémové plastové koše.

domovní kanalizační řád
domovní přípojka tlakové
kanalizace DN 40
přečerpávací splašková jímka
revizní poklop 0,6x0,6m
přívod DN 150
vývod DN 40
domovní řád kanalizace
DN 150
–pískové lože: 100mm
–pískový násyp: 200mm
–min krytí: 800mm

domovní vodovodní řád
stávající vodovodní šoupě
stávající hydrant
stávající přípojka vody DN 32
nová vodoměrná šachta Ø 1,2m
poklop 0,6x0,6m
nová vodoměrná soustava
nový domovní řád vody HDPE 32x3,0mm
pískové lože: 100mm
pískový násyp: 200mm
min krytí: 800mm

domovní elektro řád
domovní řád elektro
CYKY J 4x10 mm2
CYKY J 3x1,5 mm2
elektroměrový rozvaděč
– stávající skříň

±0,000 = cca 201,85 m.n.m.
Souř. systém S–JTSK
Výškový systém Bpv

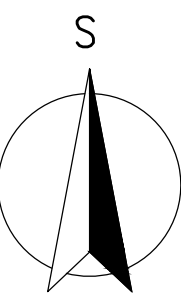

MTPROJEKT			Projekční kancelář - MŤprojekt Martin Veleman, DiS. Kostelecká 96 Neratovice 277 11 tel: +420 774 176 115 web: www.mtprojekt.cz	
Investor: OBEC PŘEDBOJ Hlavní 18, 250 72 Předboj				
Stavba: BUDOVA VEŘEJNÉ SPRÁVY OBCE PŘEDBOJ Kat. území: Předboj, Parc. číslo: 181/4			Číslo zakázky: 23–849	
HIP:	Projektant:		Datum: 12/2023	
Ing. arch. Lukáš Rajnoch	Martin Veleman DiS		Stupeň: DSP	
			Formát: 4 x A4	
Výkres: SO.01 – C. SITUÁČNÍ VÝKRESY			Měřítko: 1:250	
Výkres: KOORDINAČNÍ SITUACE			Číslo výkresu: Paré	
			C.3	