

LEGENDA – ULOŽENÍ KABELŮ:

- ▶

1

◀
- 1 x KABEL ULOŽEN V KORUGOVANÉ CHRÁNIČCE DN110 PRO PRS VE VÝKOPU
2 x KABELY ULOŽENY V KORUGOVANÉ CHRÁNIČCE DN110 PRO MaR VE VÝKOPU
- ▶

2


◀
- 1 x KABELOVÝ POZINKOVANÝ DRÁTĚNÝ ŽLAB 54/100 mm UCHYCENÝ NA STĚNĚ
- ▶

3

◀
- 1 x KABELOVÝ POZINKOVANÝ DRÁTĚNÝ ŽLAB 54/50 mm UCHYCENÝ NA STĚNĚ
- ▶

4

◀
- 1 x KABELOVÝ POZINKOVANÝ DRÁTĚNÝ ŽLAB 54/50 mm UCHYCENÝ NA STĚNĚ

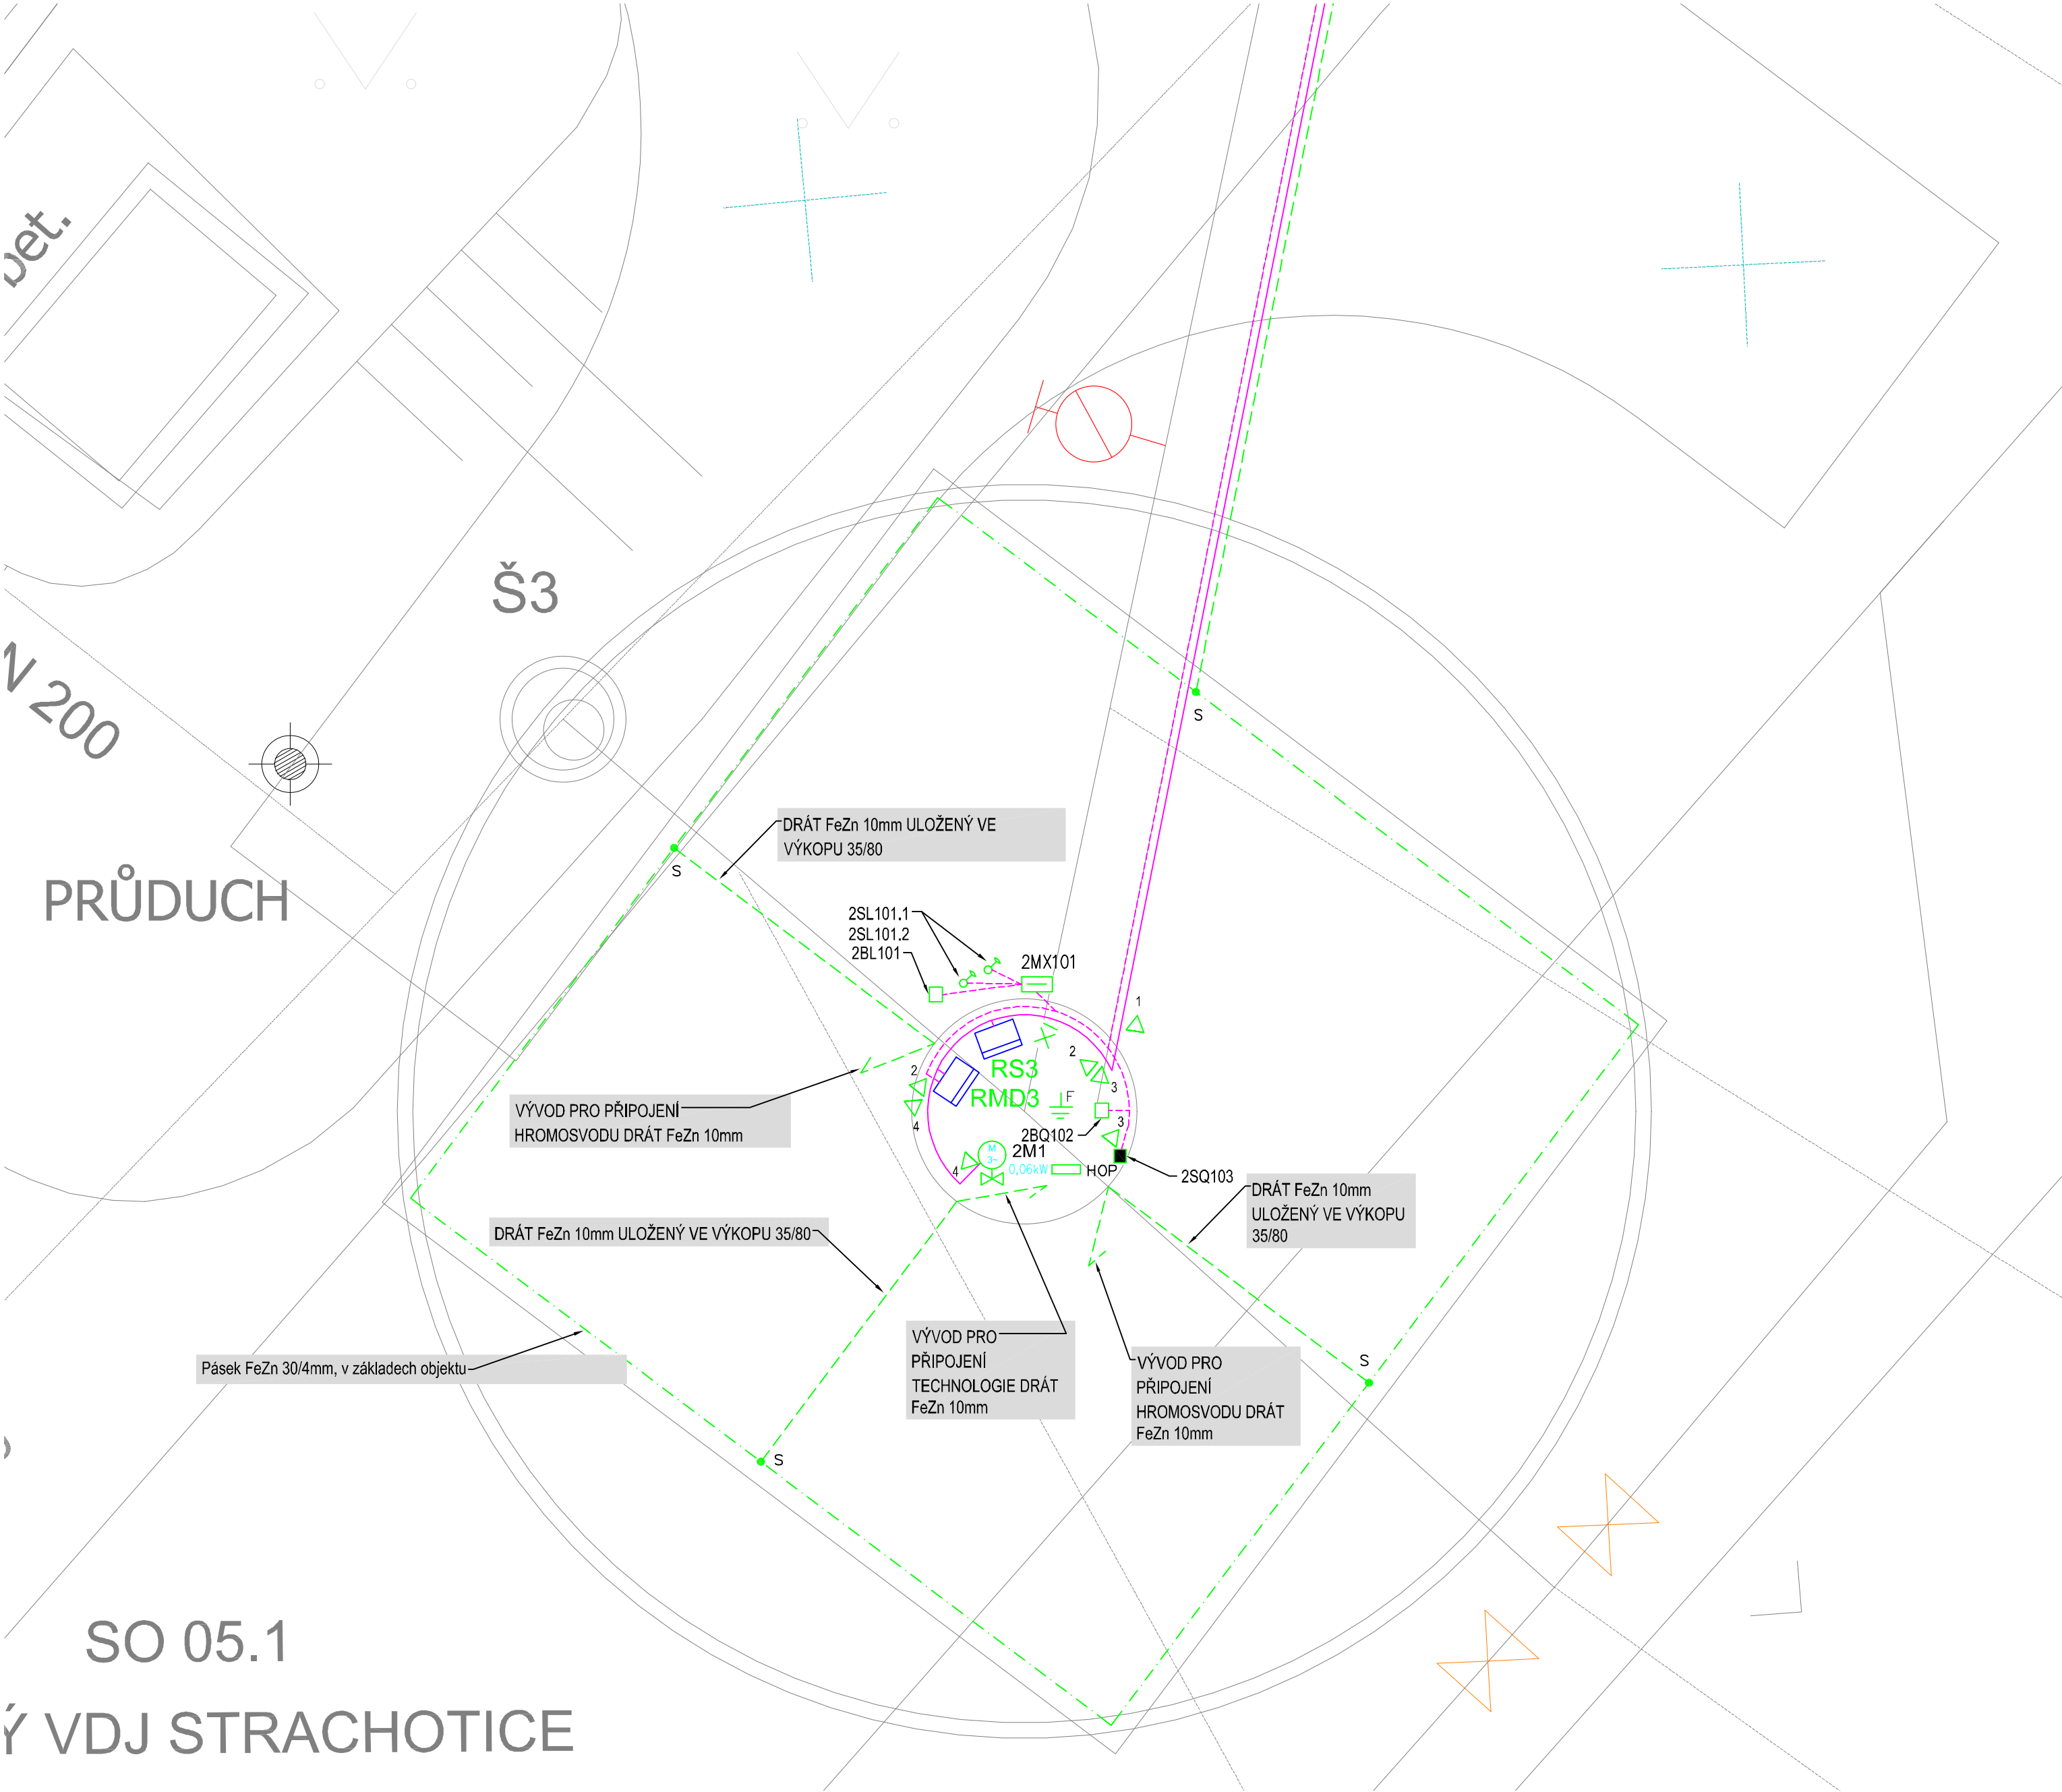

LEGENDA:

- RM3

ROZVADĚČ PROVOZNIHO ROZVODU SILNOPROUDU
- RS3

ROZVADĚČ STAVEBNÍ ELEKTROINSTALACE
- Mx

0,06kW

EL. SERVOPOHON 400V
- X

NÁSTĚNNÉ LED SVÍTIDLO
- EH

EL.NÁSTĚNNÝ KONVEKTOR 230V, IP24 S VESTAVĚNÝM TERMOSTATEM
- ČIDLO MaR
- ČIDLO MaR – PLOVÁKOVÝ SPÍNAČ
- MAGNETICKÝ DVEŘNÍ KONTAKT
- MX

SVORKOVACÍ SKŘÍŇ
- F

OCHRANNÉ POSPOJOVÁNÍ
- PÁSEK FeZn 30/4mm V ZÁKLADECH OBJEKTU
- VÝVOD DRÁT FeZn d=10mm
- HOP

SVORKOVNICE HLAVNÍHO POSPOJOVÁNÍ
- S

SVÁR o min. délce 10cm s protikorozní ochranou

LEGENDA – KABELY:

- KABELY SILNOPROUDÉ ELEKTROINSTALACE
- KABELY MĚŘENÍ A REGULACE

POZNÁMKY:

NAPÁJECÍ NAPĚTÍ: 3+N+PE 50Hz, 400/230V TN-C-S
1+N+PE 50Hz, 230V TN-S
2-12V DC, 2-24V DC

OCHRANA PŘED ÚRAZEM EL. PROUDEM DLE ČSN 33 2000-4-41 ed.2/Z1:
AUTOMATICKÝM ODPOJENÍM OD ZDROJE
OCHRANA PŘI PORUŠE: OCHRANNÉ UZEMNĚNÍ, OCHRANNÉ POSPOJOVÁNÍ A AUTOMATICKÉ ODPOJENÍ V PŘÍPADĚ PORUCHY
ZÁKLADNÍ OCHRANA ŽIVÝCH ČÁSTÍ: IZOLACI, KRYTEM
DOPLŇKOVÁ OCHRANA: PROUDOVÝM CHRÁNIČEM A DOPLŇUJÍCÍM OCHR. POSPOJOVÁNÍM

POZNÁMKA:
EL. ROZVODY BUDOU PROVEDENY NA POVRCHU V DRÁTĚNÝCH POZINKOVANÝCH ŽLABECH. ODBOČKY K JEDNOTLIVÝM ZAŘÍZENÍM BUDOU PROVEDENY V PVC TRUBKÁCH
PROSTŘEDÍ JE URČENO PROTOKOLEM O URČENÍ VNĚJŠÍCH VLIVŮ, KTERÝ JE PŘÍLOHOU TECHNICKÉ ZPRÁVY
KABELY SILNOPROUDÉ ELEKTROINSTALACE A MaR JE NUTNO VĚST V ODDĚLENÝCH KABELOVÝCH TRASÁCH, OTVORY PROSTUPŮ UTĚSNIT PROTI VNIKÁNÍ VLHKOSTI.

-	-	-
Revize	Popis revize	Datum revize
AQUA PROCON AQUA PROCON s.r.o. Projektová a inženýrská společnost Palackého tř. 12, 612 00 Brno tel.: +420 541 426 011 E-mail: info@aquaprocon.cz www.aquaprocon.cz		
Vedoucí projektu	Ing. Petr Baránek	
Vedoucí dílčího projektu		
Zodpovědný projektant	Ing. Petr Šulc	
Vypracoval	Ing. Petr Šulc	
Kontroloval	Ing. Petr Baránek	
Investor	Obec Strachotice	
Objednatel	Obec Strachotice	
Formát	3A4	Měřítko 1:50
Stupeň	ZD	Datum 09/2020
Zakázkové číslo	1447716-18	
Projekt ZAJIŠTĚNÍ KVALITY PITNÉ VODY PRO OBEC STRACHOTICE D - DOKUMENTACE OBJEKTŮ A TECHNICKÝCH A TECHNOLOG. ZAŘÍZENÍ D.2 - DOKUMENTACE TECHNICKÝCH A TECHNOLOGICKÝCH ZAŘÍZENÍ D.2.2 - PS 02 ELEKTROTECHNICKÁ A ELEKTROTECHNOLOGICKÁ ČÁST D.2.2.3 - PS02.3 VDJ STRACHOTICE		
Souprava		
Příloha	DISPOZICE - EL. ROZVODY	Číslo přílohy D.2.2.3.3
		Revize 0