



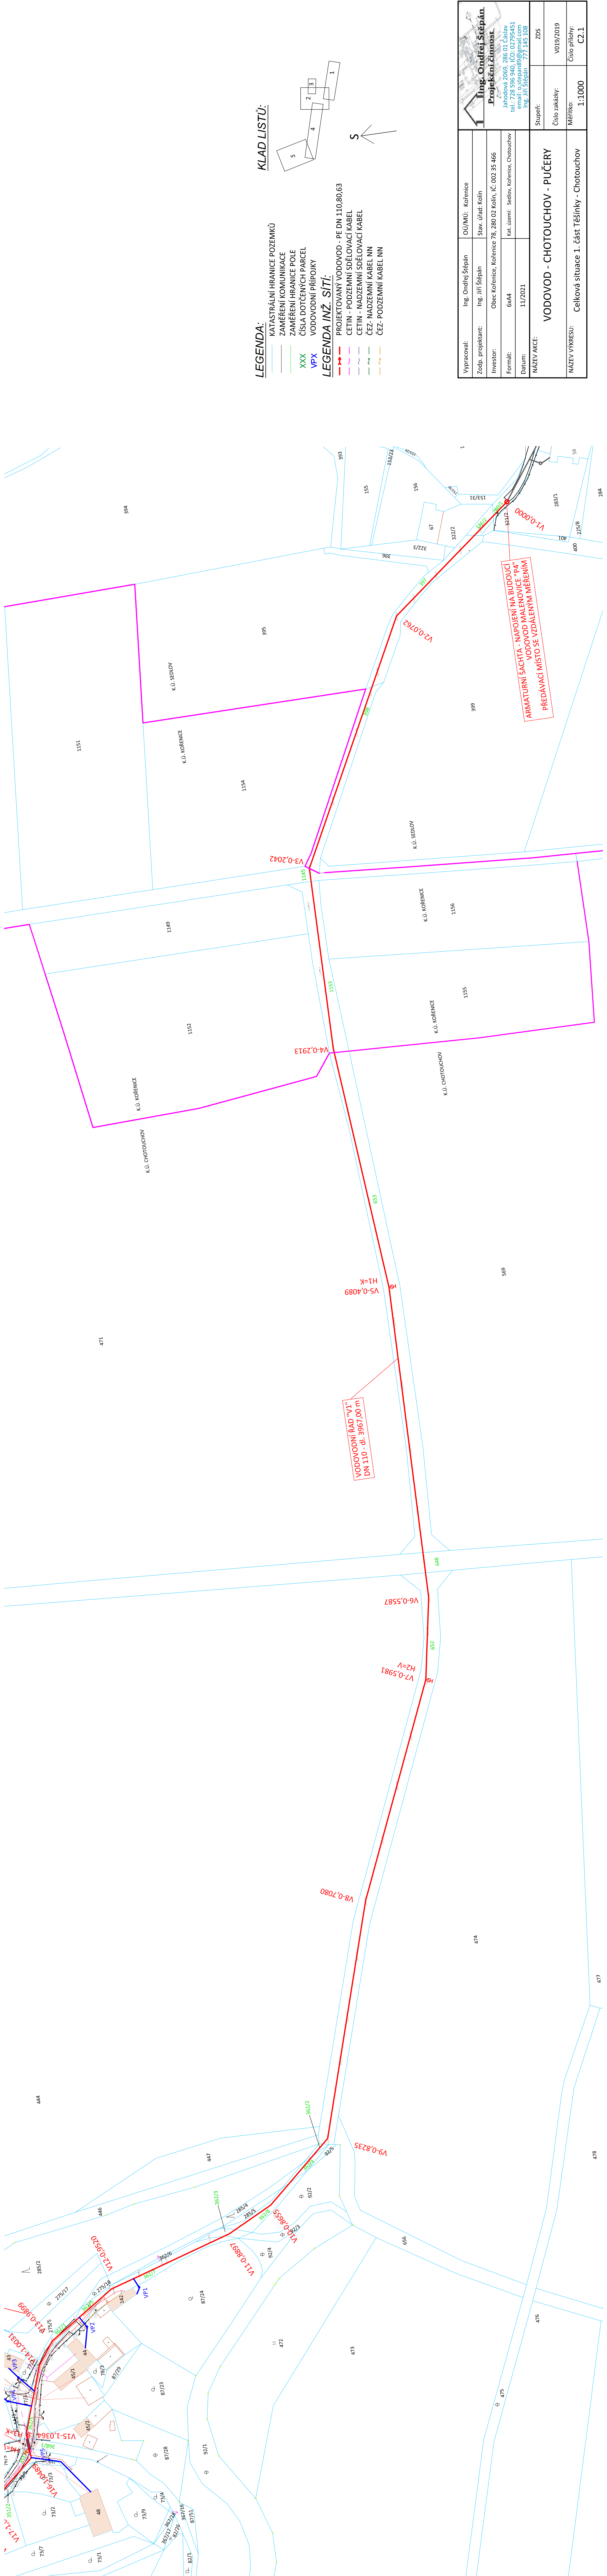

KLAD LISTŮ:

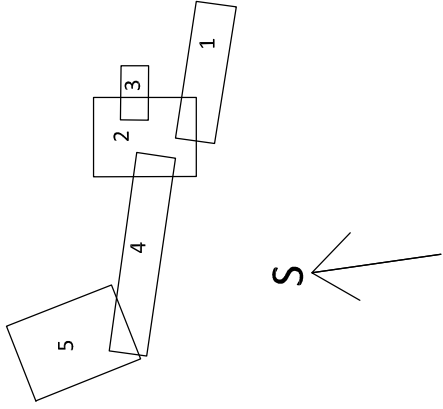

LEGENDA:

- KATASTRÁLNÍ HRANICE POZEMKŮ
- ZAMĚŘENÍ KOMUNIKACE
- ZAMĚŘENÍ HRANICE POLE
- ČÍSLO DOTČENÝCH PARCEL
- VODOVODNÍ PŘÍPOJKY

LEGENDA INŽ. SÍTÍ:

- PROJEKTOVANÝ VODOVOD - PE DN 110 80,63
- CETIN - PODZEMNÍ SĐELOVACÍ KABEL
- CETIN - NADZEMNÍ SĐELOVACÍ KABEL
- ČEZ- NADZEMNÍ KABEL NN
- ČEZ- PODZEMNÍ KABEL NN

		Ing. Ondřej Štěpán Projekční činnost Jahodová 2069, 286 01 Čáslav tel.: 728 596 940, IČO: 02795451 email: o.stepan89@gmail.com Ing. Jiří Štěpán 777 145 108	
Vypracoval:	Ing. Ondřej Štěpán	OU/MÚ:	Kořenice
Zodp. projektant:	Ing. Jiří Štěpán	Štáv. úřad:	Kolín
Investor:	Obec Kořenice, Kořenice 78, 280 02 Kolín, IČ: 002 35 466		
Formát:	6x44	Kat. území:	Sedlov, Kořenice, Chotouchov
Datum:	11/2021		
NAZEV AKCE: VODOVOD - CHOTOUCHOV - PUČERY			
Stupeň:		ZDS	
Číslo zakázky:		V019/2019	
NAZEV VÝKRESU:	Celková situace 1. část Těšínský - Chotouchov		Měřítko: 1:1000
			Číslo přílohy: C2.1



Projekční činnost

Jahodová 2069, 286 01 Čáslav
tel.: 728 596 940, IČO: 02795451
email: o.stepan89@gmail.com
Ing. Jiří Štěpán 777 145 108