



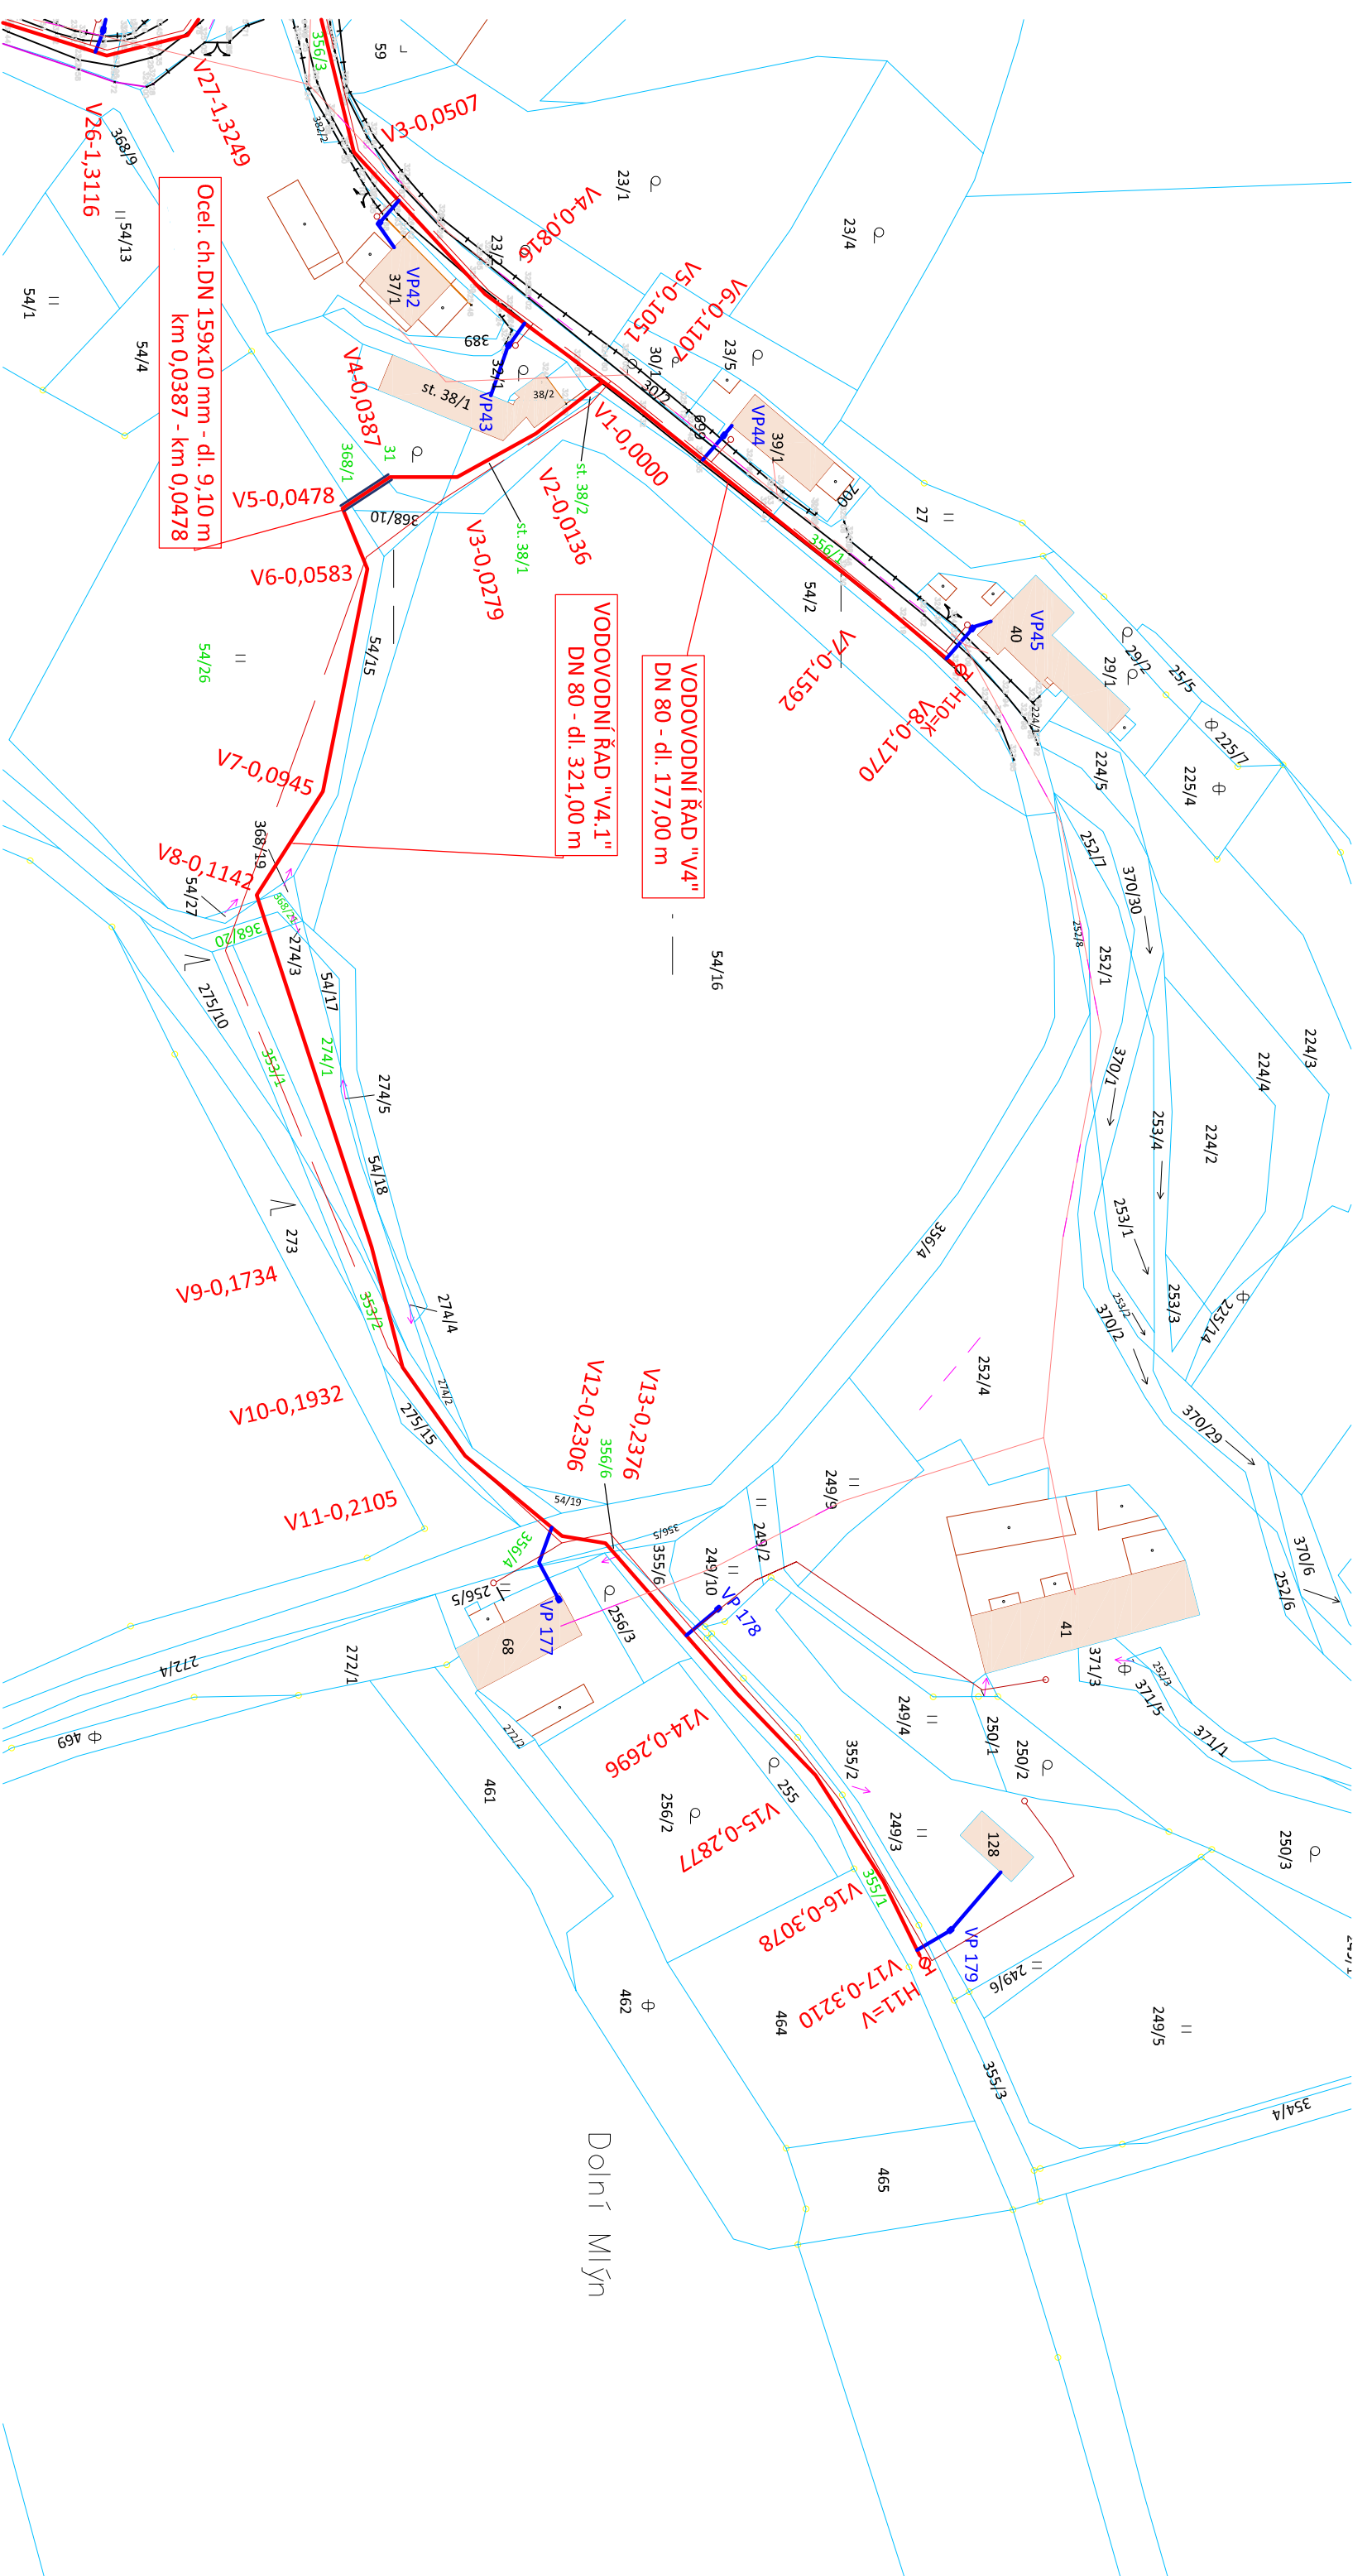

- LEGENDA:**
- KATASTRÁLNÍ HRANICE POZEMKŮ
 - ZAMĚŘENÍ KOMUNIKACE
 - ZAMĚŘENÍ HRANICE POLE
 - ČÍSLO DOTČENÝCH PARCEL
 - VODOVODNÍ PŘÍPOJKY
- LEGENDA INŽ. SÍTÍ:**
- PROJEKTOVANÝ VODOVOD - PE DN 110,80,63
 - CETIN - PODZEMNÍ SDĚLOVACÍ KABEL
 - CETIN - NADZEMNÍ SDĚLOVACÍ KABEL
 - ČEZ- NADZEMNÍ KABEL NN
 - ČEZ- PODZEMNÍ KABEL NN

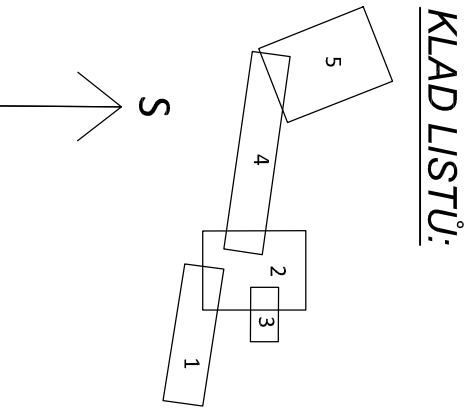

Vypracovali:	Ing. Ondřej Štěpán	OÚ/MÚ: Kořenice	 Ing. Ondřej Štěpán Projektování činnosti Jahodová 2069, 286 01 Čáslav tel.: 728 596 940, IČO: 02795451 email: o.stepan89@gmail.com Ing. Jiří Štěpán 777 145 108
Zodp. projektant:	Ing. Jiří Štěpán	Stav. úřad: Kolín	
Investor:	Obec Kořenice, Kořenice 78, 280 02 Kolín, IČ: 002 35 466		
Formát:	A3	Katastrální území: Chotouchov	
Datum:	11/2021		
NÁZEV AKCE:	VODOVOD - CHOTOUCHOV - PUČERY		Stupeň: ZDS
NÁZEV VÝKRESU:	Celková situace 3. část Chotouchov „za rybníkem“		Číslo zakázky: V019/2019
			Měřítko: 1:1000
			Číslo přílohy: C2.3