




PODÉLNÝ ŘEZ

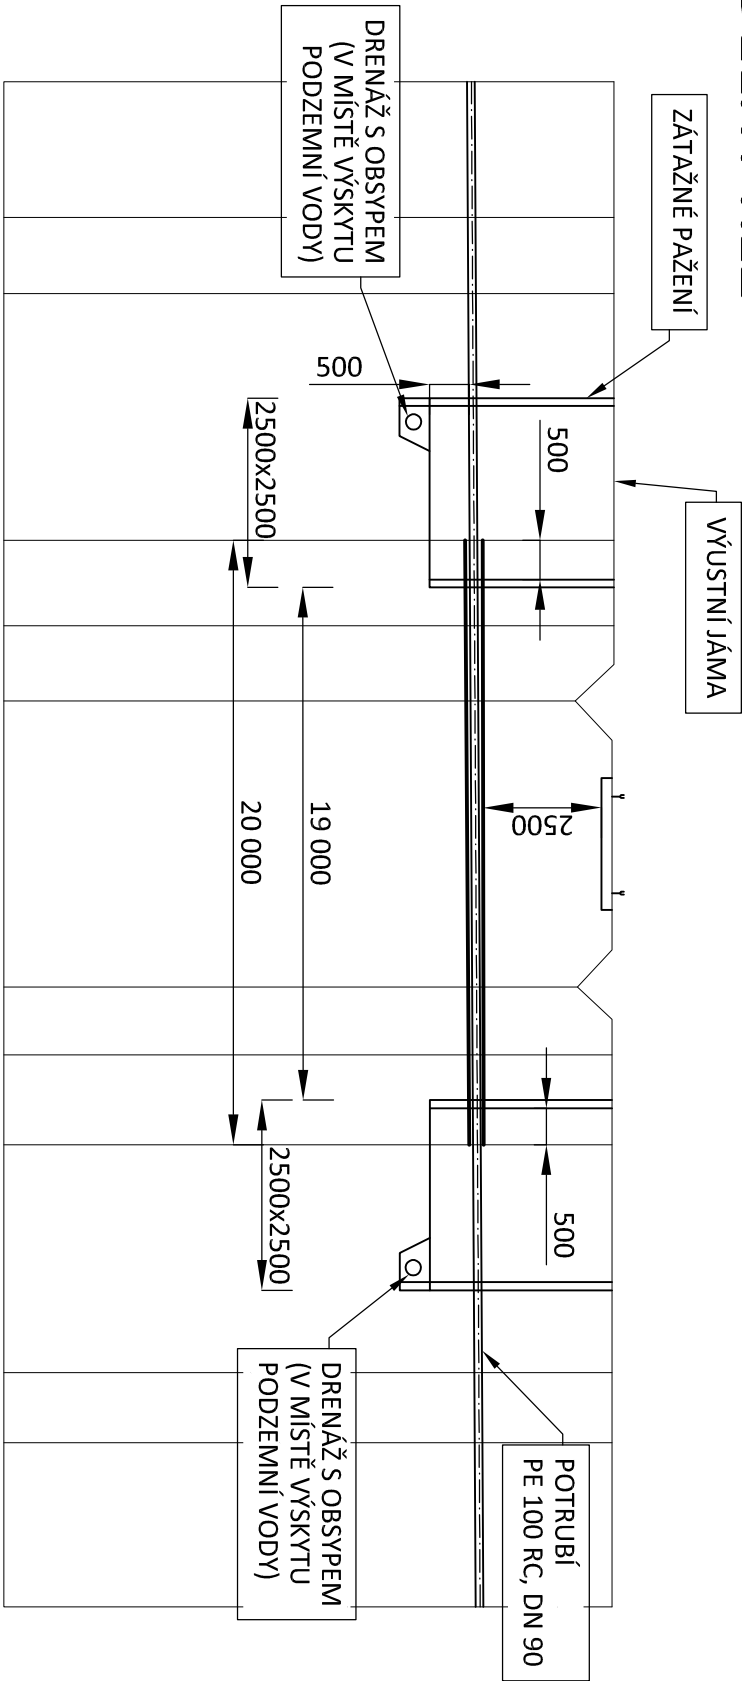

PŘÍČNÝ ŘEZ M 1:10  
POTRUBÍ PE100 DN 90 mm

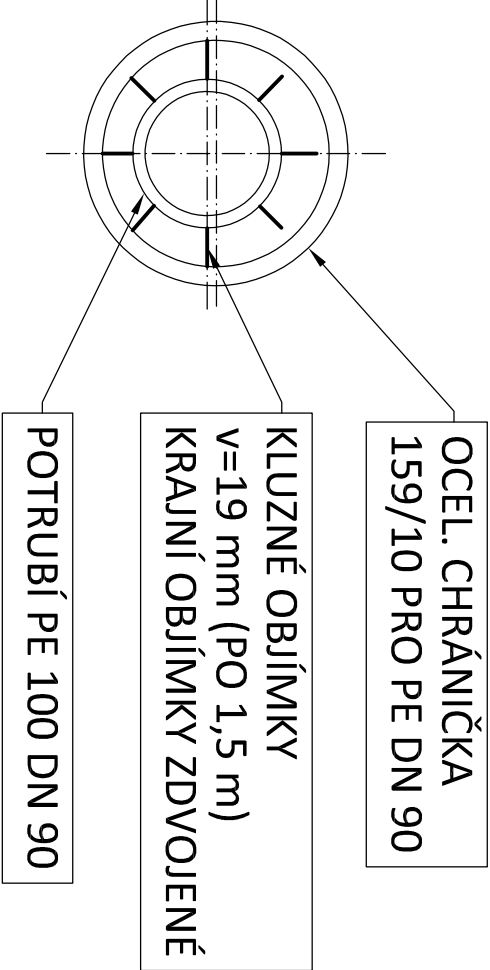

PŮDORYS

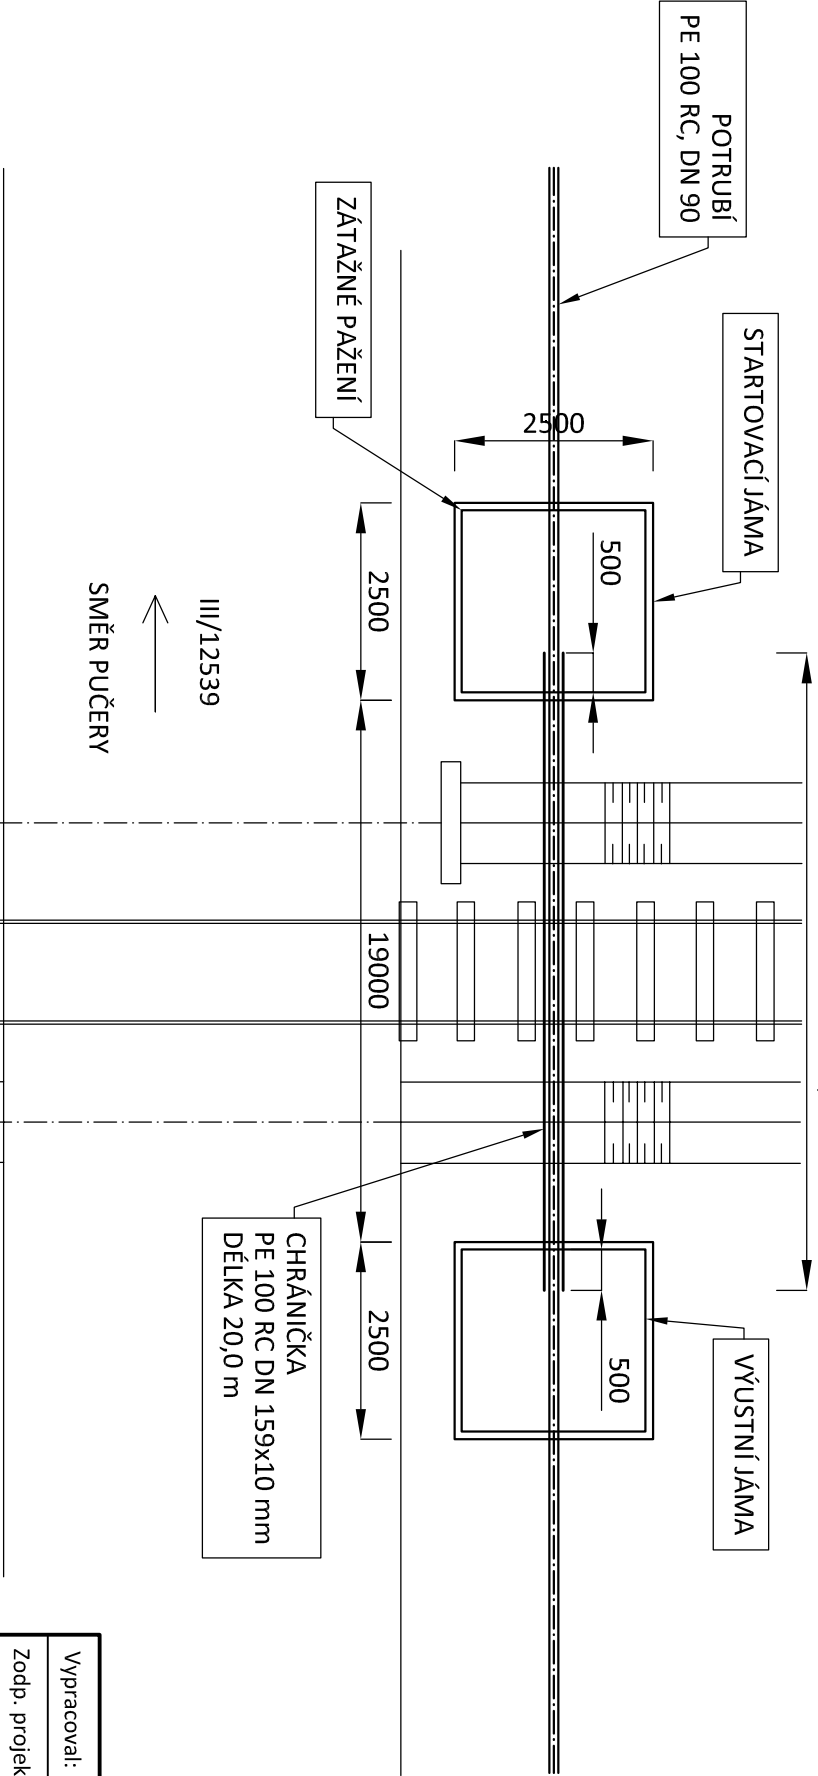

|                   |                                                          |                           |                                                                                                                                                                                                                                                                              |
|-------------------|----------------------------------------------------------|---------------------------|------------------------------------------------------------------------------------------------------------------------------------------------------------------------------------------------------------------------------------------------------------------------------|
| Vypracovali:      | Ing. Ondřej Štěpán                                       | OÚ/MÚ: Kořenice           | <br><b>Ing. Ondřej Štěpán</b><br>Projektování činnosti<br>Jahodová 2069, 286 01 Čáslav<br>tel.: 728 596 940, IČO: 02795451<br>email: o.stepan89@gmail.com<br>Ing. Jiří Štěpán 777 145 108 |
| Zodp. projektant: | Ing. Jiří Štěpán                                         | Stav. úřad: Kolín         |                                                                                                                                                                                                                                                                              |
| Investor:         | Obec Kořenice, Kořenice 78, 280 02 Kolín, IČ: 002 35 466 |                           |                                                                                                                                                                                                                                                                              |
| Formát:           | A3                                                       | Katastrální území: Pučery |                                                                                                                                                                                                                                                                              |
| Datum:            | 11/2021                                                  |                           |                                                                                                                                                                                                                                                                              |
| NÁZEV AKCE:       | VODOVOD - CHOTOUCHOV - PUČERY                            |                           | Stupeň: ZDS                                                                                                                                                                                                                                                                  |
| NÁZEV VÝKRESU:    | VZOROVÝ PODCHOD POD ŽELEZNICÍ                            |                           | Číslo zakázky: V019/2019                                                                                                                                                                                                                                                     |
|                   |                                                          | Měřítko: 1:100            | Číslo přílohy: D1.1.b - 08                                                                                                                                                                                                                                                   |