


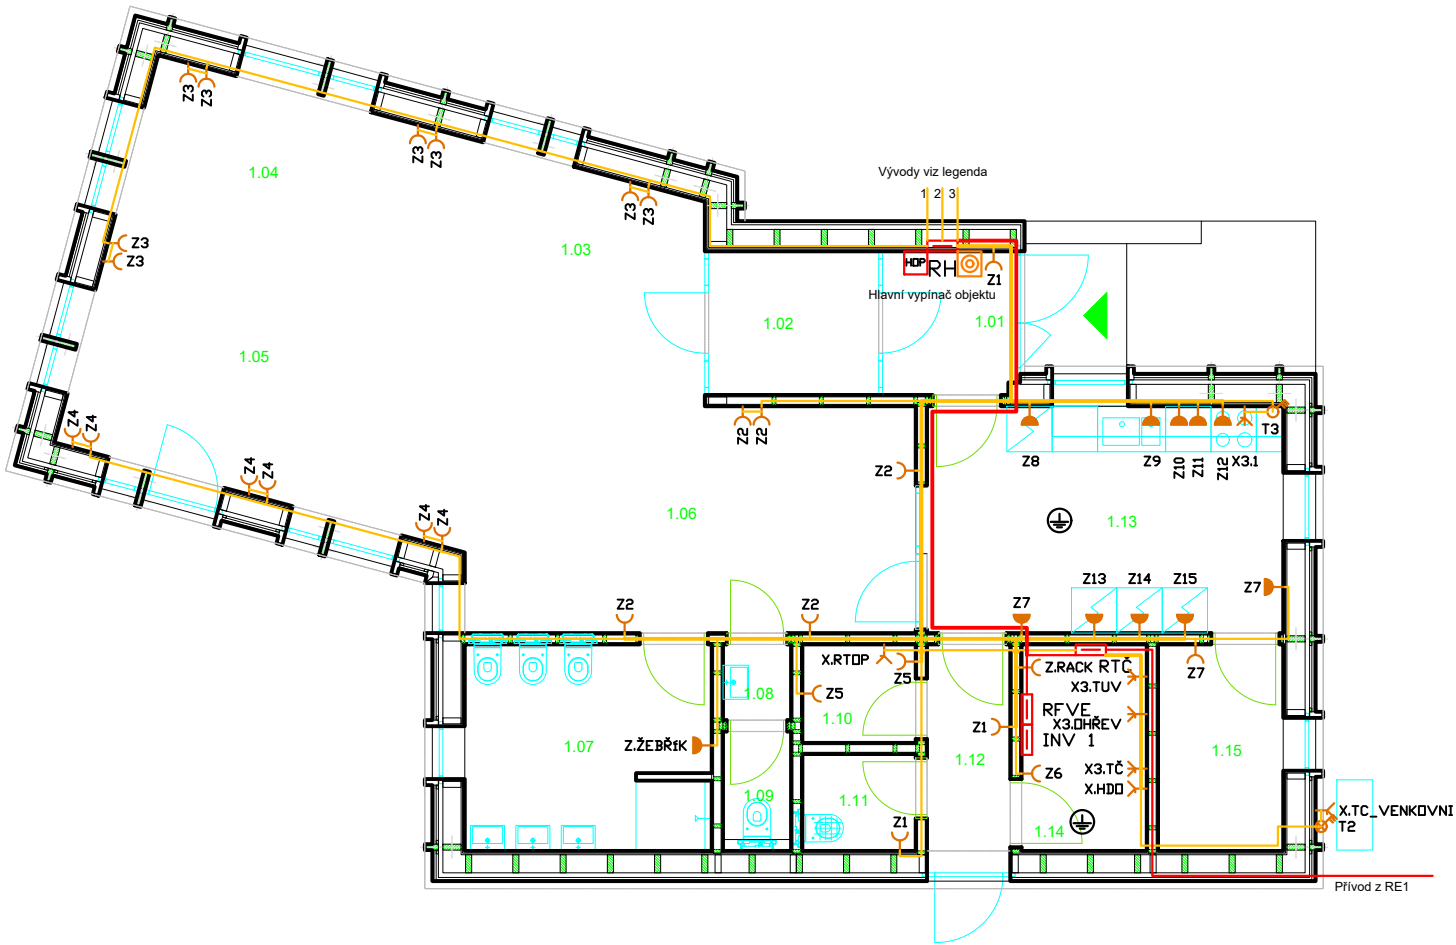

LEGENDA ZÁSUVEK A ZÁS. OKRUHŮ:

- Napojeno z RH:
- Z1 - zás. okruh zádveří 1.01, úklidová místnost 1.11 a chodba 1.12
 - Z2 - zás. okruh I - hlavní prostory dětské skupiny
 - Z3 - zás. okruh II - hlavní prostory dětské skupiny
 - Z4 - zás. okruh III - hlavní prostory dětské skupiny
 - Z5 - zás. okruh šatna personálu 1.10
 - Z6 - zás. okruh technická místnost 1.14
 - Z7 - zás. okruh výdejna pokrmů 1.13 a sklad 1.15
 - Z8 - zás. lednice I - výdejna pokrmů 1.13
 - Z9 - zás. myčka - pod dřezem - výdejna pokrmů 1.13
 - Z10 - zás. I - kuchyňská linka - výdejna pokrmů 1.13
 - Z11 - zás. II - kuchyňská linka - výdejna pokrmů 1.13
 - Z12 - zás. digestoř - pod stropem - výdejna pokrmů 1.13
 - Z13 - zás. lednice II - výdejna pokrmů 1.13
 - Z14 - zás. lednice III - výdejna pokrmů 1.13
 - Z15 - zás. lednice IV - výdejna pokrmů 1.13
 - Z.ŽEBŘÍK - zás. otopný žebřík - umývárna 1.07
 - Z.RACK - zás. RACK - technická místnost 1.14
 - X3.1 - vývod 400V/16A - sporák
 - 1 - vývod 400V/10A - retenční nádrž dešťové vody
 - 2 - vývod 400V/16A - zahrada - REZERVA - budoucí el. prvky - umístit dle požadavku investora
 - 3 - vývod 230V/10A - vjezdová brána

- Napojeno z RTČ:
- X.RTDP - vývod 230V/10A - rozdělovač topení - šatna personálu 1.10
 - X.TC_VENKOVNI - vývod 230V/16A - vnější jednotka TČ - přes vypínač T2
 - X.HDD - vývod HDD
 - X3.TČ - vývod 400V/10A - vnitřní jednotka TČ - přes vypínač T1
 - X3.OHŘEV - vývod 400V/10A - ohřev topné vody
 - X3.TUV - vývod 400V/10A - ohřev TUV

TABULKA MÍSTNOSTÍ

Č. M.	NÁZEV M.	[m²]
1.01	ZÁDVEŘÍ	3.40
1.02	ŠATNA	4.30
1.03	STAVEBNÍ KOUT	8.60
1.04	HRACÍ KOUT	10.10
1.05	KOLEKTIVNÍ ČINNOST	16.30
1.06	JÍDELNÍ KOUT	18.80
1.07	UMÝVÁRNA	8.80
1.08	PŘEDSÍŇ PERSONÁLU	0.90
1.09	WC PERSONÁLU	1.30
1.10	ŠATNA PERSONÁLU	1.90
1.11	ÚKLIDOVÁ MÍSTNOST	1.90
1.12	CHODBA	3.30
1.13	VÝDEJNA POKRMŮ	14.10
1.14	TECH. MÍSTNOST	4.50
1.15	SKLAD	4.50
PLOCHA CELKEM		102.70

LEGENDA ZNAČEK:

- ROZVÁDĚČE HLAVNÍ / PODRUŽNÝ
- HLAVNÍ OCHRANNÁ PŘÍPOJNICE
- ZÁSUVKA JEDNONÁSOBNÁ S CLONKAMI, 16A, 230V
- ZÁSUVKA JEDNONÁSOBNÁ, 16A, 230V, IP44/54
- JEDNOFÁZOVÝ VÝVOD 230V - DLE LEGENDY
- TŘÍFÁZOVÝ VÝVOD 400V - DLE LEGENDY
- ZÁSUVKOVÉ A SILOVÉ ROZVODY
- SLAZEK ZÁSUVKOVÝCH A SILOVÝCH ROZVODŮ
- PŘÍVOD NN PRO ROZVÁDĚČ
- STOUPAJÍCÍ/KLESAJÍCÍ KABELOVÉ VEDENÍ
- DOPLŇUJÍCÍ OCHRANNÉ POSPOJOVÁNÍ, MIN CYA 6
- SPÍNAČ TROJFÁZOVÝ UZAMYKATELNÝ V 0
- SPÍNAČ TROJFÁZOVÝ, MIN IP44/54
- HLAVNÍ VYPÍNAČ OBJEKTU

POZN:

- Veškeré instalace provést dle ČSN 33 2130 ed.3, uložení ve stěnách, rozmístění ovládacích prvků provést dle kapitoly 7.10 této normy.
- Více jednonásobných zásuvek vedle sebe bude umístěno ve společných víceráměčcích.
- Přesné umístění zásuvek v kuchyni koordinovat s návrhem kuchyně.
- Během realizace se doporučuje provádět fotodokumentaci vedení kabelových tras ve stěnách.
- Nedílnou součástí této výkresové dokumentace je technická zpráva.

OCHRANA PŘED ÚRAZEM

U napěťových soustav do AC 1kV je ochrana před úrazem elektrickým proudem zajištěna uplatněním odpovídajících opatření dle ČSN 61140 ed. 2 a ČSN 33 2000-4-41 ed. 3: AC 400/230V/TN - automatickým odpojením od zdroje s ochranným uzemněním, ochranným pospojováním a proudovými chrániči dle požadavků ČSN 33 2000-4-41 ed.3 a ČSN 33 2130 ed.3.

Zodp.projektant: Ing. LADISLAV HANUŠ Boženy Němcové 899 386 01 Strakonice IČ: 02013631 Mobil:+420 602 453 892 E-mail:la.hanus@gmail.com	Vypracoval: Ing. LADISLAV HANUŠ	Razítko a podpis:
	Stupeň: DPS	
	Oddíl: D.1.4 - ELEKTROINSTALACE	
Akce: Dětská skupina, p. č. st. 24/1 a p. č. 39/6 v k. ú. Nišovice		
Investor: Obec Nišovice, Nišovice 18, 387 01 Volyně	Datum: 02/2024	Paré:
	Č.zakázky: E.24-37	
Obsah: PŮDORYS 1.NP - ZÁSUVKY, SILOVÉ ROZVODY	Měřítko: 1:100	
	Č.výkresu: 2.2	