


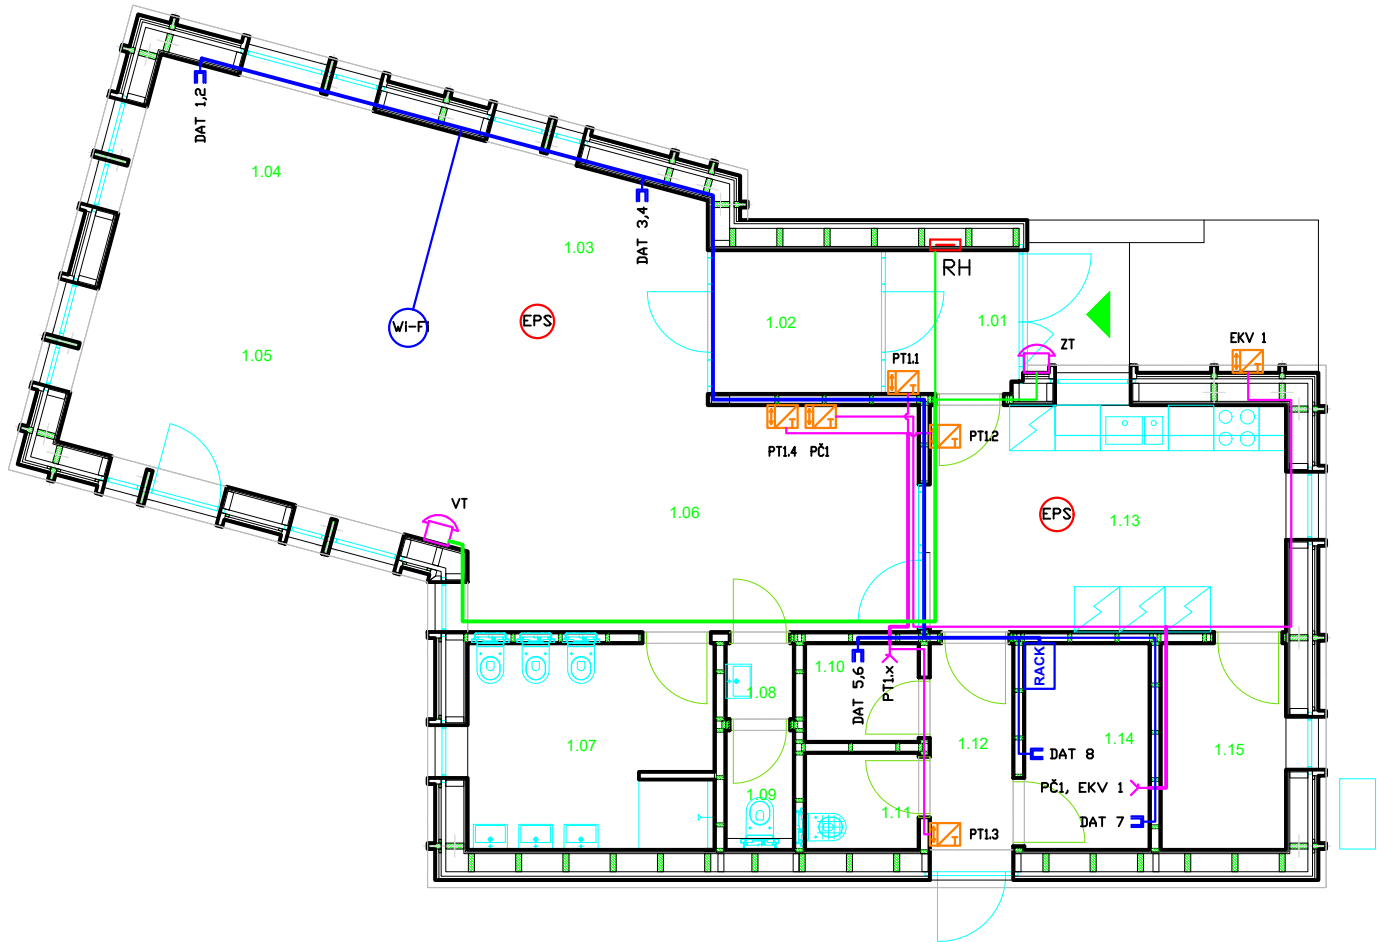

TABULKA MÍSTNOSTÍ

| Č. M.         | NÁZEV M.           | [m²]   |
|---------------|--------------------|--------|
| 1.01          | ZADVĚŘÍ            | 3.40   |
| 1.02          | ŠATNA              | 4.30   |
| 1.03          | STAVEBNÍ KOUT      | 8.60   |
| 1.04          | HRACÍ KOUT         | 10.10  |
| 1.05          | KOLEKTIVNÍ ČINNOST | 16.30  |
| 1.06          | JÍDELNÍ KOUT       | 18.80  |
| 1.07          | UMÝVÁRNA           | 8.80   |
| 1.08          | PŘEDSÍŇ PERSONÁL   | 0.90   |
| 1.09          | WC PERSONÁL        | 1.30   |
| 1.10          | ŠATNA PERSONÁLU    | 1.90   |
| 1.11          | UKLIDOVÁ MÍSTNOST  | 1.90   |
| 1.12          | CHODBA             | 3.30   |
| 1.13          | VÝDEJNA POKRMŮ     | 14.10  |
| 1.14          | TECH. MÍSTNOST     | 4.50   |
| 1.15          | SKLAD              | 4.50   |
| PLOCHA CELKEM |                    | 102.70 |

LEGENDA ZNAČEK:

- DATOVÝ ROZVADĚČ
- DAT. ZÁSUVKA / DVOJZÁSUVKA, RJ45, CAT.6
- KABELOVÝ ROZVOD DATOVÝ, FTP CAT6
- SVAZEK DATOVÝCH ROZVODŮ
- ROZVOD VIDEOTELEFONU - UTP CAT6
- KABELOVÝ ROZVOD TERMOSTATŮ / EKVITERMNÍHO ČIDLA - JYTY 4x1
- SVAZEK KABELOVÝCH ROZVODŮ TERMOSTATŮ
- PROSTOROVÝ TERMOSTAT / EKVITERMNÍ ČIDLO
- STOUPAJÍCÍ / KLESAJÍCÍ VEDENÍ
- ZVONKOVÉ TABLO / DOMOVNÍ VIDEOTELEFON

POZN:

- Pro sdělovací kabely je požadovaný odstup dle ČSN 33 2000-5-52 ed.2 článek NA 4.5.10.7.
- Veškeré instalace provést dle ČSN 33 2130 ed.3, uložení ve stěnách, rozmístění ovládacích prvků provést dle kapitoly 7.10 této normy.
- Během realizace se doporučuje provádět fotodokumentaci vedení kabelových tras ve stěnách.
- Nedílnou součástí této výkresové dokumentace je technická zpráva.

OCHRANA PŘED ÚRAZEM

U napěťových soustav do AC 1kV je ochrana před úrazem elektrickým proudem zajištěna uplatněním odpovídajících opatření dle ČSN 61140 ed. 2 a ČSN 33 2000-4-41 ed. 3:  
AC 400/230V/TN - automatickým odpojením od zdroje s ochranným uzemněním, ochranným pospojováním a proudovými chrániči dle požadavků ČSN 33 2000-4-41 ed.3 a ČSN 33 2130 ed.3.

|                                                                                                                                                           |                                    |                    |       |
|-----------------------------------------------------------------------------------------------------------------------------------------------------------|------------------------------------|--------------------|-------|
| Zodp.projektant:<br>Ing. LADISLAV HANUŠ<br>Boženy Němcové 899<br>386 01 Strakonice<br>IČ: 02013631<br>Mobil:+420 602 453 892<br>E-mail:la.hanus@gmail.com | Vypracoval:<br>Ing. LADISLAV HANUŠ | Razítko a podpis:  |       |
|                                                                                                                                                           | Stupeň:<br>DPS                     |                    |       |
|                                                                                                                                                           | Oddíl:<br>D.1.4 - ELEKTROINSTALACE |                    |       |
| Akce:<br><br>Dětská skupina, p. č. st. 24/1 a p. č. 39/6<br>v k. ú. Nišovice                                                                              |                                    |                    |       |
| Investor:<br><br>Obec Nišovice, Nišovice 18, 387 01 Volyně                                                                                                |                                    | Datum: 02/2024     | Paré: |
|                                                                                                                                                           |                                    | Č.zakázky: E.24-37 |       |
| Obsah:<br><br>PŮDORYS 1.NP - SLABOPROUD,<br>SDĚLOVACÍ ROZVODY                                                                                             |                                    | Měřítko: 1:100     |       |
|                                                                                                                                                           |                                    | Č.výkresu: 2.3     |       |