


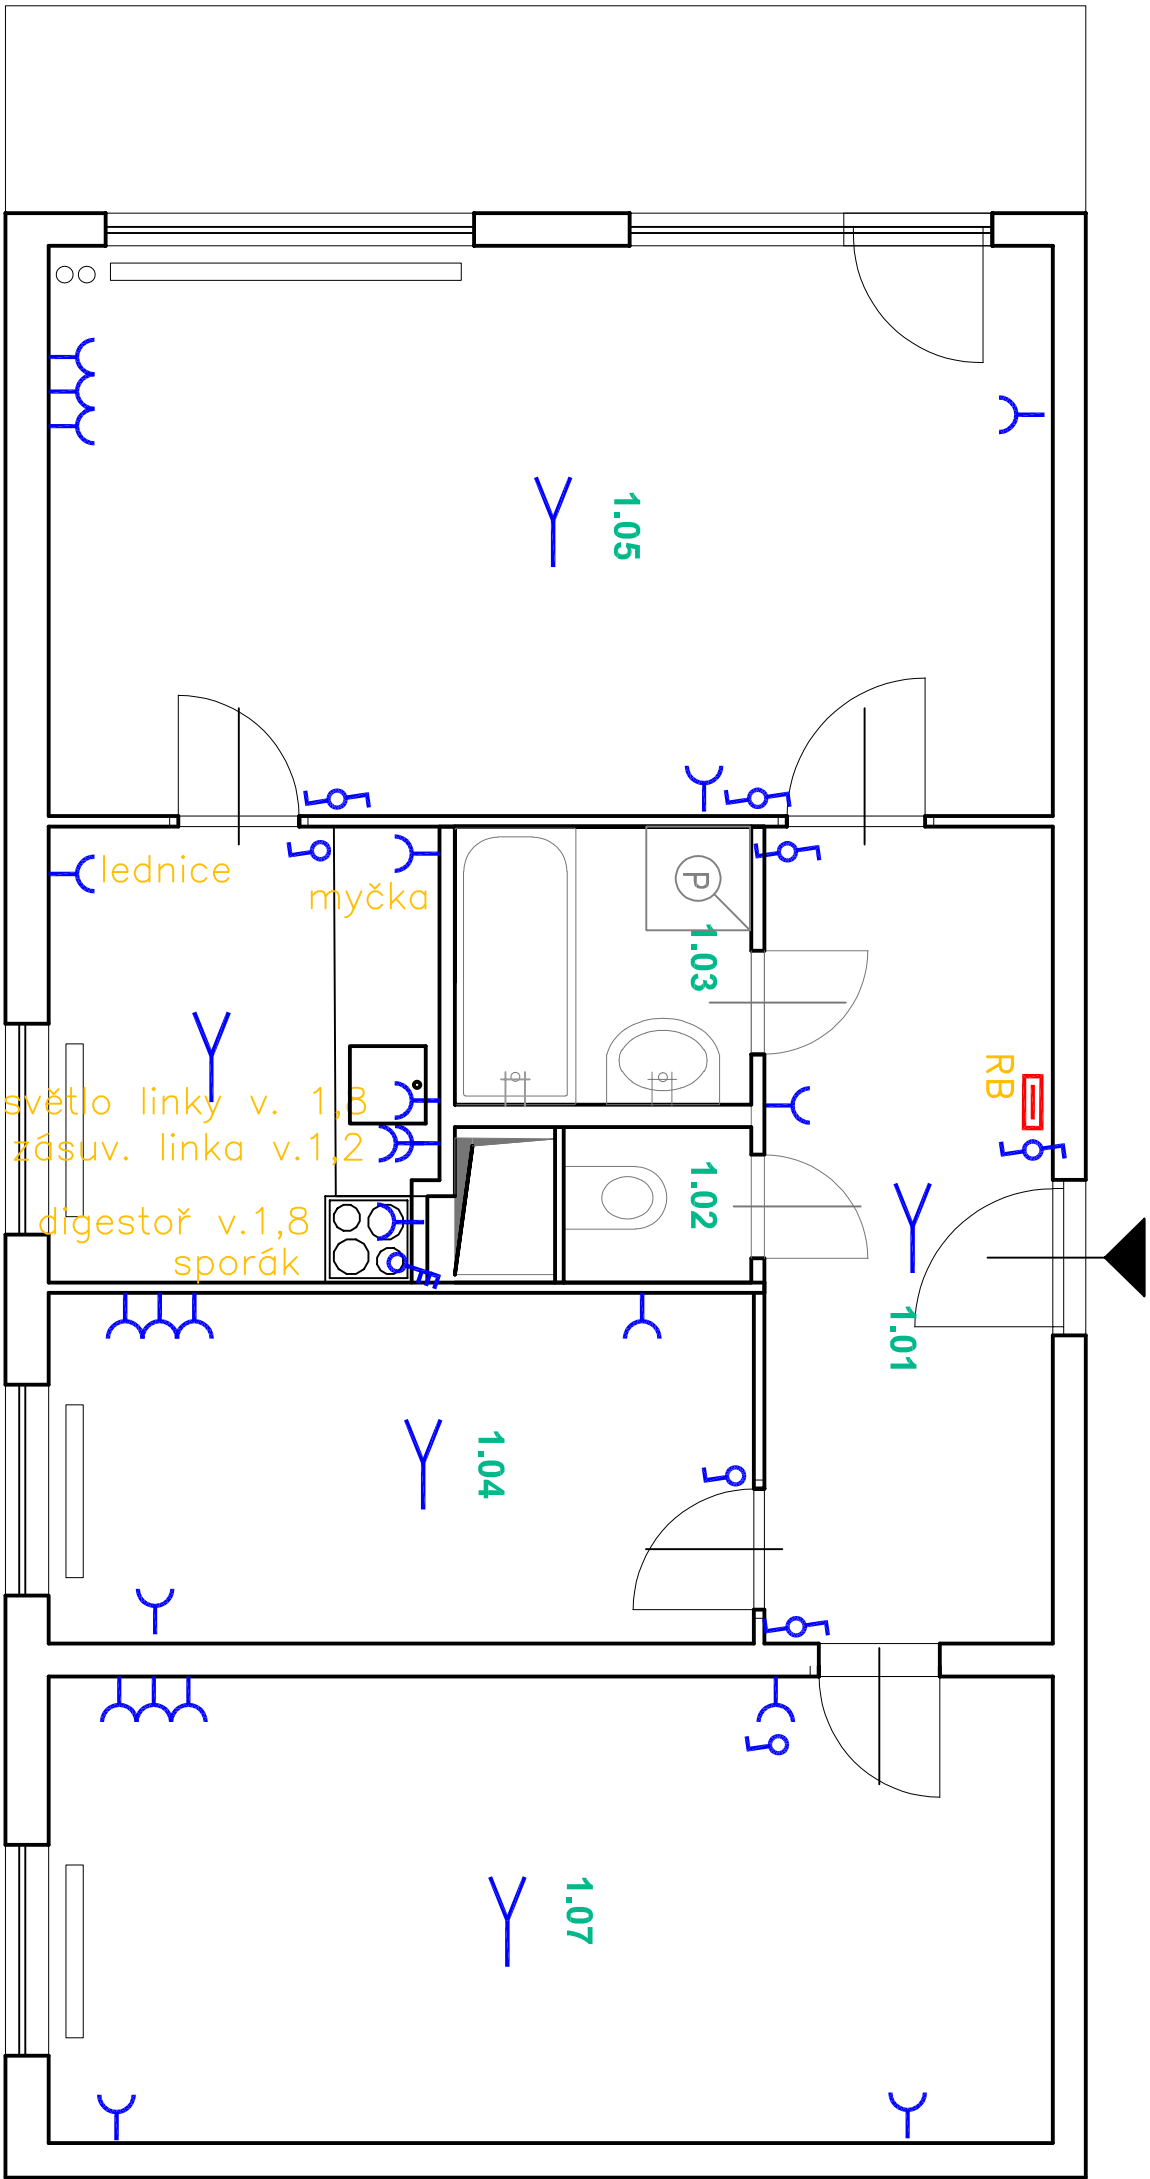

## LEGENDA

- RB** – ROZVÁDEČ BYTU (ROZVÁDEČ BYTU OSAZEN NA KO125 NADE DVEŘMI)
- SVĚTELNÝ VÝVOD UKONČENÝ LUSTR. SVORKOU
- SPÍNAČ Ř.1/0 IP20 ZAPUŠTĚNÝ P.OMÍT.
- SPÍNAČ Ř.1 IP20 ZAPUŠTĚNÝ P.OMÍT.
- SPÍNAČ Ř.5 IP20 ZAPUŠTĚNÝ P.OMÍT.
- SPÍNAČ Ř.6 IP20 ZAPUŠTĚNÝ P.OMÍT.
- SPÍNAČ Ř.6+6 IP20 ZAPUŠTĚNÝ P.OMÍT.
- SPÍNAČ Ř.7 IP20 ZAPUŠTĚNÝ P.OMÍT.
- KABELOVÝ VÝVOD (PŘÍSTROJOVÁ PŘÍPOJKA SPORÁK) POD OMÍTKU
- MALÝ VENTILÁTOR – 25W, 230V AC S VESTAVĚNÝM ČASOVÝM DOBĚHEM
- ZÁSUVKA IP20 JEDNONÁSOBNÁ
- ZÁSUVKA IP20 DVOJNÁSOBNÁ

## POZNÁMKA

- SPÍNAČE UMÍSTIT VE VÝŠCE 1,2m NAD PODLAHOU, POKUD NENÍ VÝKRESU STANOVENO JINAK
- ZÁSUVKY UMÍSTIT VE VÝŠCE 0,3m NAD PODLAHOU, POKUD NENÍ VÝKRESU STANOVENO JINAK
- 1F ZÁSUVKY V MÍSTNOSTECH PŘÍSTUPNÝCH DĚTEM SE MUSÍ OSADIT BEZPEČNOSTNÍMI ZÁTKAMI 5912–91004

## ULOŽENÍ KABELŮ DLE ČSN 33 2000–5–52 ed.2

- POD OMÍTKOU – ZDĚNÉ KONSTRUKCE

## TŘÍDĚNÍ VNĚJŠÍCH VLVŮ DLE ČSN 33 2000–5–51 ed.3

- VIZ. PROTOKOL O URČENÍ VNĚJŠÍCH VLVŮ

## SOUSTAVA 3PEN AC 50Hz 400V/TN–C–S

ŽÁKLADNÍ OCHRANA JE ZAJIŠTĚNA ŽÁKLADNÍ IZOLACÍ ŽIVÝCH ČÁSTÍ NEBO PŘEPÁŽKAMI NEBO KRYTY

OCHRANA PŘI PORUŠE JE ZAJIŠTĚNA OCHRANNÝM POSPOJOVÁNÍM A AUTOMATICKÝM ODPOJENÍM

DOPLŇKOVÁ OCHRANA JE ZAJIŠTĚNA DOPLŇUJÍCÍM POSPOJOVÁNÍM NEBO PROUDOVÝM CHRÁNIČEM

Hlavní inženýr / Main Engineer:

**NTMSI**  
PROJEKT  
VMS projekt s.r.o.  
sídlo: Novosvětská 16  
Výstava  
kancelář: Čerňanská 640/20b  
140 00 Praha 4 - KČ

Investor / Client:

**MĚSTSKÁ ČÁST PRAHA 3**  
Havlíčkovo náměstí 700/9  
130 85 Praha 3  
IČO : 00063517  
DIČ : CZ00063517

Název projektu / Project Name:

**VYHOTOVENÍ PD NA STAVĚNÍ ÚPRAVY A MODERNIZACI BYTŮ V OBJEKTECH V PRAZE 3 - III.**  
byl č. 16, ul. Hábová, č.p. 2639/3, Praha 3

Stupeň dokumentace / Project Stage:

**DPS** | DOKUMENTACE PRO PROVEDENÍ STAVBY

Část / Part:

**D** | VÝKRESOVÁ ČÁST

Stavební objekt / Building:

Prostředí díl / Prof. part:

**ARS** | ARCHITEKTONICKO-STAVEBNÍ ŘEŠENÍ

Kód / Code:

**010**

Zpracovatel částí / Consultant:

Razítko / Stamp:

**NTMSI**  
PROJEKT  
VMS projekt s.r.o.  
sídlo: Novosvětská 16  
Výstava  
kancelář: Čerňanská 640/20b  
140 00 Praha 4 - KČ

Zodpovědný projektant / Engineer in Charge:

**Vladimír Matějka**

Název výkresu / Drawing Title:

## ELEKTROINSTALACE - PŮDORYS

Kreslí / Drawn by:

**Ing. Marta Bukáčková** | Vladimír Matějka

Datum vydání / Date of Issue:

**09/2024**

Číslo projektu / Project Number:

**2024.135**

Měřítko / Scale:

**--**

Číslo výkresu / Drawing number:

**D.1.1 - 07**

Revize / Revision:

**00**

Kód výkresu / Code of layout:

**NS-EL**

Kopie / Copy:

**00**