


POZNÁMKY :

- v rámci opravy bytové jednotky budou demontovány všechny koncové prvky elektro mimo místností WC a koupelny
- stávající bytová rozvodnice bude odstraněna

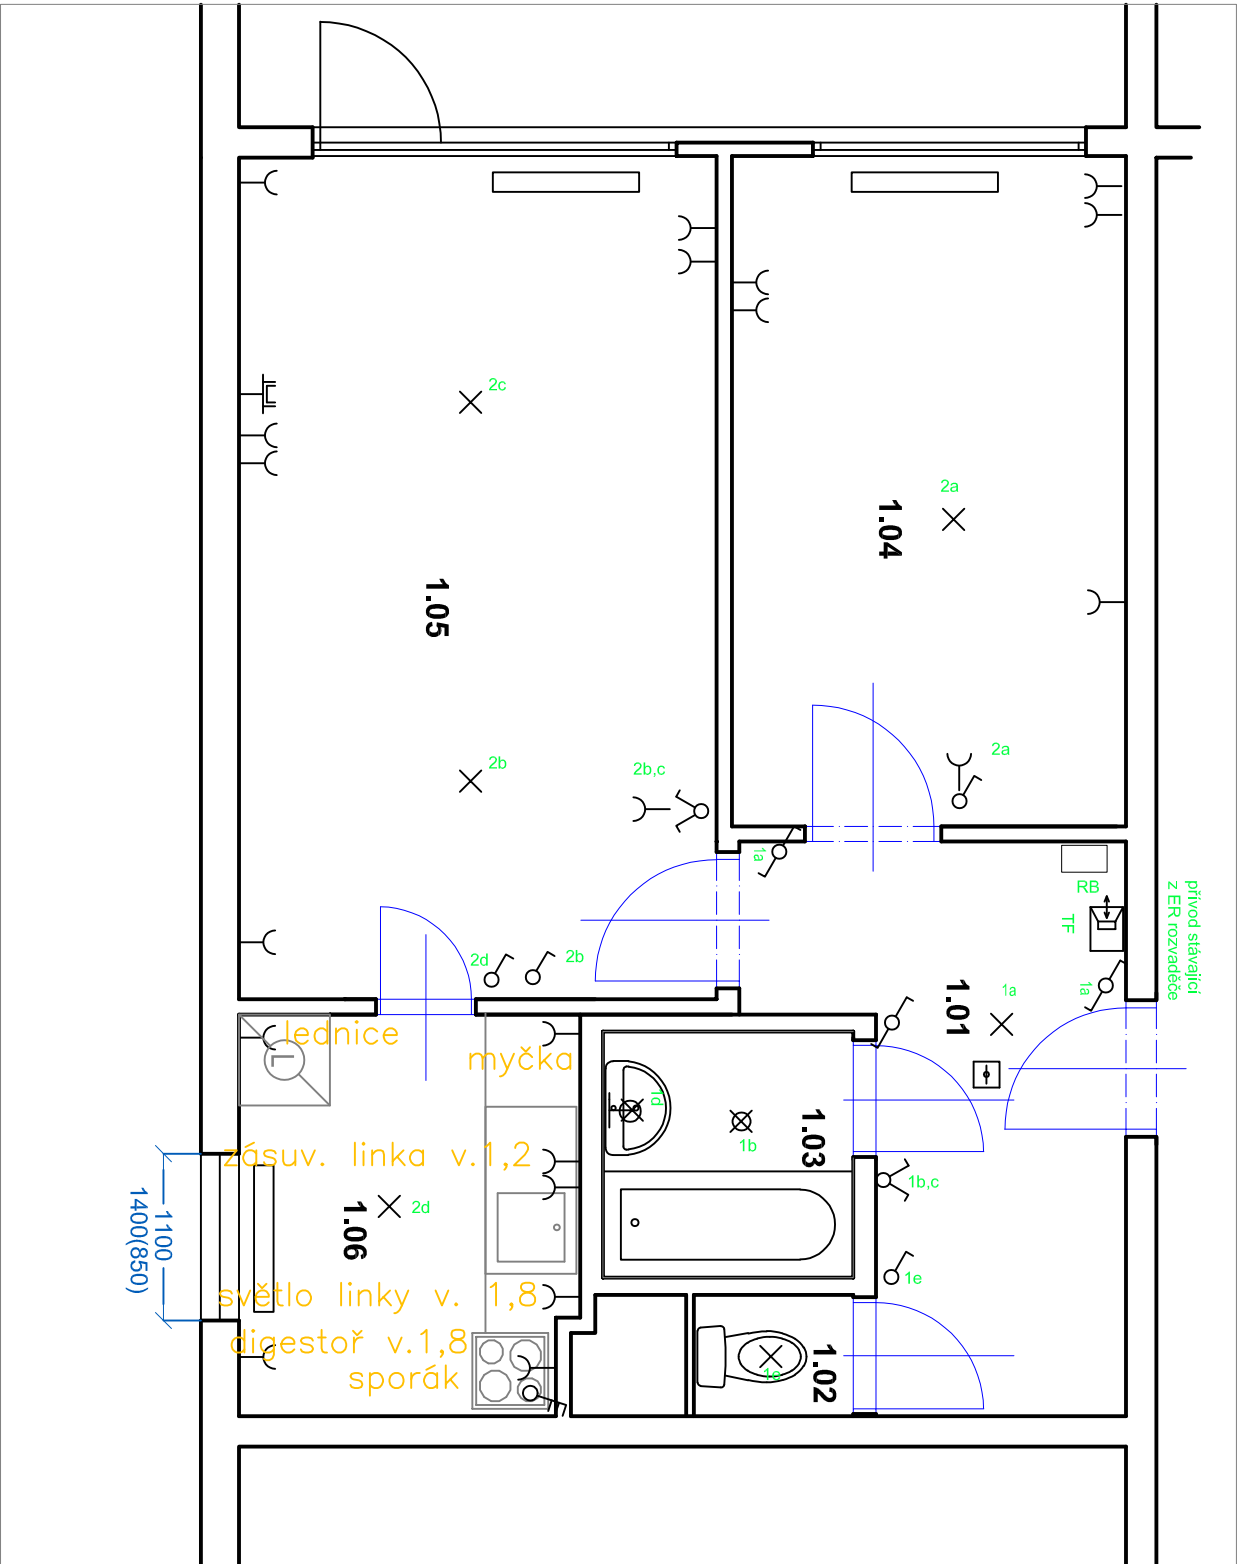

LEGENDA

- R8 – ROZVADĚČ BYTU (ROZVADĚČ BYTU OSAZEN NA KO125 NADE DVEŘMI)**
- SVĚTELNÝ VÝVOD UKONČENÝ LUSTR. SVORKOU
 - SPINAČ Ř.1/0 IP20 ZAPUŠTĚNÝ P.OMIT.
 - SPINAČ Ř.1 IP20 ZAPUŠTĚNÝ P.OMIT.
 - SPINAČ Ř.5 IP20 ZAPUŠTĚNÝ P.OMIT.
 - SPINAČ Ř.6 IP20 ZAPUŠTĚNÝ P.OMIT.
 - SPINAČ Ř.6+6 IP20 ZAPUŠTĚNÝ P.OMIT.
 - SPINAČ Ř.7 IP20 ZAPUŠTĚNÝ P.OMIT.
 - KABELOVÝ VÝVOD (PŘÍSTROJOVÁ PŘÍPOJKA SPORÁK) POD OMITKU
 - MALÝ VENTILÁTOR – 25W, 230V AC S VESTAVĚNÝM ČASOVÝM DOBĚHEM
 - ZÁSUVKA IP20 JEDNONÁSOBNÁ
 - ZÁSUVKA IP20 DVOUNÁSOBNÁ

POZNÁMKA

- SPINAČE UMISTIT VE VÝŠCE 1,2m NAD PODLAHOU, POKUD NENÍ VÝKRESU STANOVENO JINAK
 - ZÁSUVKY UMISTIT VE VÝŠCE 0,3m NAD PODLAHOU, POKUD NENÍ VÝKRESU STANOVENO JINAK
 - 1F ZÁSUVKY V MÍSTNOSTECH PŘÍSTUPNÝCH DĚTEM SE MUSÍ OSADIT BEZPEČNOSTNÍMI ZÁTKAMI 5912--91004
- ULOŽENÍ KABELŮ DLE ČSN 33 2000–5–52 ed.2**
–POD OMITKOU – ZDĚNÉ KONSTRUKCE
- TRÍDĚNÍ VNĚJŠÍCH VLVŮ DLE ČSN 33 2000–5–51 ed.3**
VIZ. PROTOKOL O URČENÍ VNĚJŠÍCH VLVŮ
- SOUSTAVA 3PEN AC 50Hz 400V/TN–C–S**
- ZÁKLADNÍ OCHRANA JE ZAJIŠTĚNA ZÁKLADNÍ IZOLACÍ ŽIVÝCH ČÁSTÍ NEBO PŘEPÁŽKAMI NEBO KRYTY OCHRANA PŘI PORUŠĚ JE ZAJIŠTĚNA OCHRANNÝM POSPOJOVÁNÍM A AUTOMATICKÝM ODPOJENÍM DOPLNĚKOVÁ OCHRANA JE ZAJIŠTĚNA DOPLNŮJÍCÍM POSPOJOVÁNÍM NEBO PROUDOVÝM CHRÁNÍČEM**

POZNÁMKY :

- v rámci opravy bytové jednotky budou demontovány všechny koncové prvky elektro mimo místností WC a koupelny
- stávající bytová rozvodnice bude odstraněna

Hlavní inženýr / Main Engineer:			
NMSI PROJEKT VMS projekt s.r.o. sídlo: Novoveská 16 100 00 Praha 10 - Vršovice kancelář: Čerňanská 680/23b 140 00 Praha 4 - KČC			
Investor / Client:			
MĚSTSKÁ ČÁST PRAHA 3 Havlíčkovy náměstí 700/9 130 85 Praha 3 IČO : 00063517 DIČ : CZ00063517			
Název projektu / Project Name:			
VYHOTOVENÍ PD NA STAVĚNÍ ÚPRAVY A MODERNIZACI BYTŮ V OBJEKTECH V PRAZE 3 - III. byť č. 19, ul. Hlavojská, č.p. 265/4, Praha 3			
Stupeň dokumentace / Project Stage:			
DPS		DOKUMENTACE PRO PROVEDENÍ STAVBY	
Část / Part:		VÝKRESOVÁ ČÁST	
D			
Stavební objekt / Building:			
Profesní díl / Prof. part:			
ARS		ARCHITEKTONICKO-STAVEBNÍ ŘEŠENÍ	
Kód / Code:			
010			
Zpracovatel částí / Consultant:		Razítka / Stamp:	
NMSI PROJEKT VMS projekt s.r.o. sídlo: Novoveská 16 100 00 Praha 10 - Vršovice kancelář: Čerňanská 680/23b 140 00 Praha 4 - KČC			
Zodpovědný projektant / Engineer in Charge:			
Vladimír Matějka			
Název výkresu / Drawing Title:			
ELEKTROINSTALACE - PŮDORYS			
Kreslil / Drawn by:		Kontroloval / Approved by:	
Ing. Marta Bukáčková		Vladimír Matějka	
Číslo projektu / Project Number:		Formát / Paper size:	
2024.135		A3	
Číslo výkresu / Drawing number:		Označení výkresu / Drawing type:	
D.1.1 - 07		NS-EL	
Kód výkresu / Code of layout:		Kopie / Copy:	
		00	
Datum vydání / Date of issue:		Měřítko / Scale:	
09/2024		--	
Revize / Revision:		Kopie / Copy:	
00			