

LEGENDA


- RB – ROZVADOČ: BYTU
- SVĚTELNÝ VÝVOD UKONČENÝ LUSTR. SVORKOU
- SPINAČ Ř.1/0 IP20 ZAPUŠTĚNÝ P.OMIT.
- SPINAČ Ř.1 IP20 ZAPUŠTĚNÝ P.OMIT.
- SPINAČ Ř.5 IP20 ZAPUŠTĚNÝ P.OMIT.
- SPINAČ Ř.6 IP20 ZAPUŠTĚNÝ P.OMIT.
- SPINAČ Ř.7 IP20 ZAPUŠTĚNÝ P.OMIT.
- KABELOVÝ VÝVOD (PŘÍSTROJOVÁ PŘÍPOJKA SPORÁK) POD OMITKU
- 1F ZASUVKA IP20 JEDNONÁSOBNÁ ZAPUŠTĚNÁ P.OMIT.
- 1F ZASUVKA IP20 DVOUNÁSOBNÁ ZAPUŠTĚNÁ P.OMIT.
- VENTILÁTOR 20W, 230V AC
- S VESTAVĚNÝM ČASOVÝM DOBĚHEM

POZNÁMKY :

- v rámech opravy bytové jednotky budou demontovány všechny koncové prvky a rozvody elektr.
- stávající bytová rozvodnice bude demontována
- stávající domovní telefon bude vyměněn za nový
- součástí dodávky kuchyně je nový elektrický sporák s troubou

LEGENDA ZNAČENÍ :

NOVÉ KONCOVÉ PRVKY

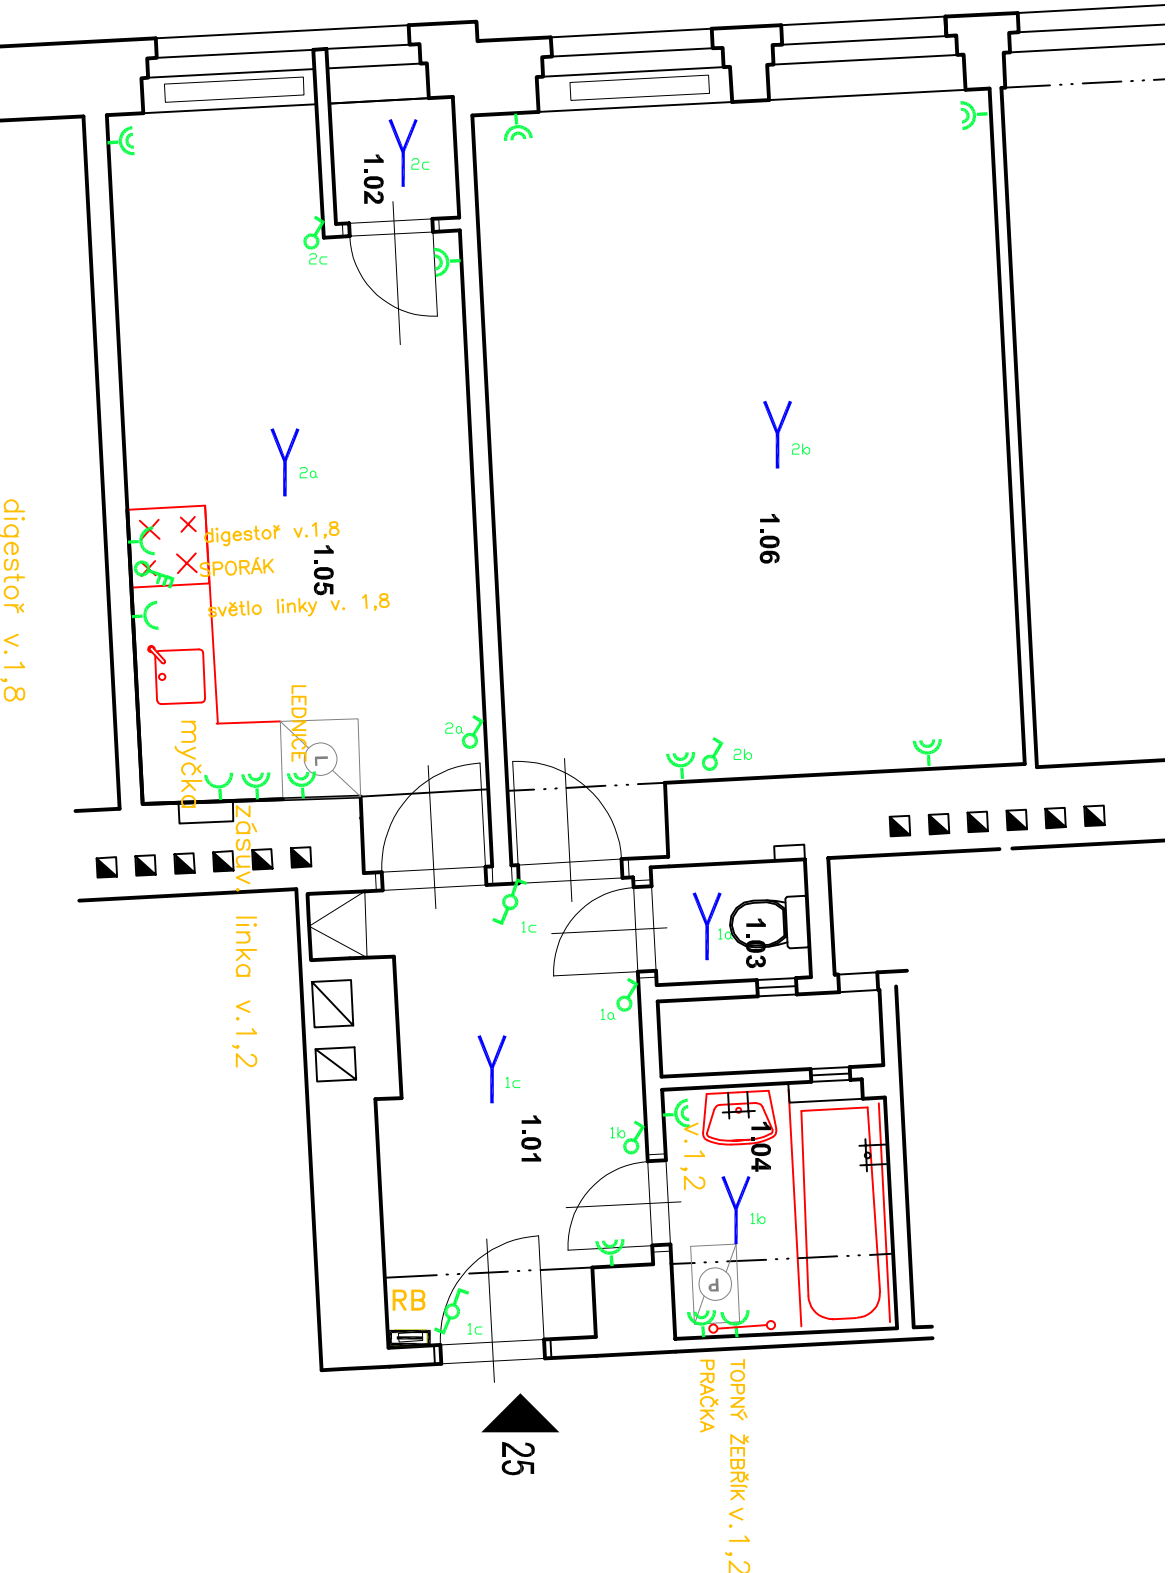

Hlavní inženýr / Main Engineer:



MĚSTSKÁ ČÁST PRAHA 3

Havlíčkova náměstí 700/9
130 05 Praha 3
IČO : 00083517
DIČ : CZ00083517

Název projektu / Project Name:
VÝMOTOVÁNÍ PROJEKTU STAVBY A MODERNIZACE BYTŮ V OBLASTI V PRAZE 3 - II.
byť č. 25, ul. Lučnická č. 122, 15704, Praha 3

Superior dokumentace / Project Stage:
DPS DOKUMENTACE PRO PROVEDENÍ STAVBY

Část / Part:
D VÝKRESOVÁ ČÁST

Stavební objekt / Building:
PRAČKA

Prostředí / Part:
ARS ARCHITEKTONICKO-STAVEBNÍ ŘEŠENÍ

Kód / Code:
010

Zpracovatel / Consultant:
VMS PROJEKT s.r.o.

VMS PROJEKT s.r.o.
Nárovnická 18, Praha 3
IČO: 00083517
DIČ: CZ00083517

Zodpovědný projektant / Engineer in Charge:
Vladimír Matějka

Název výkresu / Drawing Title:
ELEKTROINSTALACE - PŮDORYS

Kreslil / Drawn by:
Ing. Marta Bukáková

Kontrola / Approved by:
Vladimír Matějka

Číslo projektu / Project Number:
2024.135

Formát / Paper size:
A3

Číslo výkresu / Drawing number:
D.1.1 - 07

Verze / Revision:
NS-EL

Kód výkresu / Code of layout:
Kopie / Copy