

POZNÁMKY :

- v rámci opravy bytové jednotky budú demontované pouze koncové prvky elektro v rámci pokojů, koupelny a chodby. Rozvody a koncové prvky WC zůstanou ponechány

LEGENDA

RB – ROZVÁDĚČ BYTL

- SVĚTELNÝ VÝVOD UKONČENÝ LUSTR. SVORKOU
- SPINAČ Ř.1/0 IP20 ZAPUŠTĚNÝ P.OMIT.
- SPINAČ Ř.1 IP20 ZAPUŠTĚNÝ P.OMIT.
- SPINAČ Ř.5 IP20 ZAPUŠTĚNÝ P.OMIT.
- SPINAČ Ř.6 IP20 ZAPUŠTĚNÝ P.OMIT.
- SPINAČ Ř.7 IP20 ZAPUŠTĚNÝ P.OMIT.
- KABELOVÝ VÝVOD (PŘÍSTROJOVÁ PŘÍPOJKA SPORÁK) PC
- 1F ZÁSUVKA IP20 JEDNONÁSOBNÁ
- 1F ZÁSUVKA IP20 DVOUNÁSOBNÁ
- VENTILÁTOR 20W, 230V AC
- S VESTAVĚNÝM ČASOVÝM DOBĚHEM

POZNÁMKA

-SPINAČE UMÍSTIT VE VÝŠCE 1,2m NAD PODLAHOU, POKUD
-NENÍ VÝKRESU STANOVENO JINAK
-ZÁSUVKY UMÍSTIT VE VÝŠCE 0,3m NAD PODLAHOU, POKUD
-NENÍ VÝKRESU STANOVENO JINAK
-1F ZÁSUVKY V MÍSTNOSTECH PŘÍSTUPNÝCH DĚTEM
-SE MUSÍ OSADIT BEZPEČNOSTNÍM ZÁTKAMI 5912-91004

ULOŽENÍ KABELŮ DLE ČSN 33 2000-5-52 ed.2

-POD OMIKOU - ZDENE KONSTRUKCE

TRÍDĚNÍ VNĚJŠÍCH VLIVŮ DLE ČSN 33 2000-5-51 ed.3
VIZ. PROTOKOL O URČENÍ VNĚJŠÍCH VLIVŮ

SOUSTAVA 3PEN AC 50HZ 400V/TN-C-S


ZÁKLADNÍ OCHRANA JE ZAJIŠTĚNA ZÁKLADNÍ IZOLAC
 ŽIVÝCH ČÁSTÍ NEBO PŘEPÁŽKAMI NEBO KRYTÝ
 OCHRANA PŘI PORUŠĚ JE ZAJIŠTĚNA OCHRANNÝM
 POSPOJOVÁNÍM A AUTOMATICKÝM ODPOJENÍM
 DOPLNĚKOVÁ OCHRANA JE ZAJIŠTĚNA DOPLNĚJUCÍM
 POSPOJOVÁNÍM NEBO PROUDOVÝM CHRÁŇÍČEM

ELEKTROINSTALACE - PŮDORYS

2024.135	A4	--
----------	----	----

Cislo výkresu / Drawing number:	Označení výkresu / Drawing type:	Revize / Revision:
D.1.1 - 07	NS - EL	00

Kód výkresu / Code of layout:	Kopie / Copy:
-------------------------------	---------------

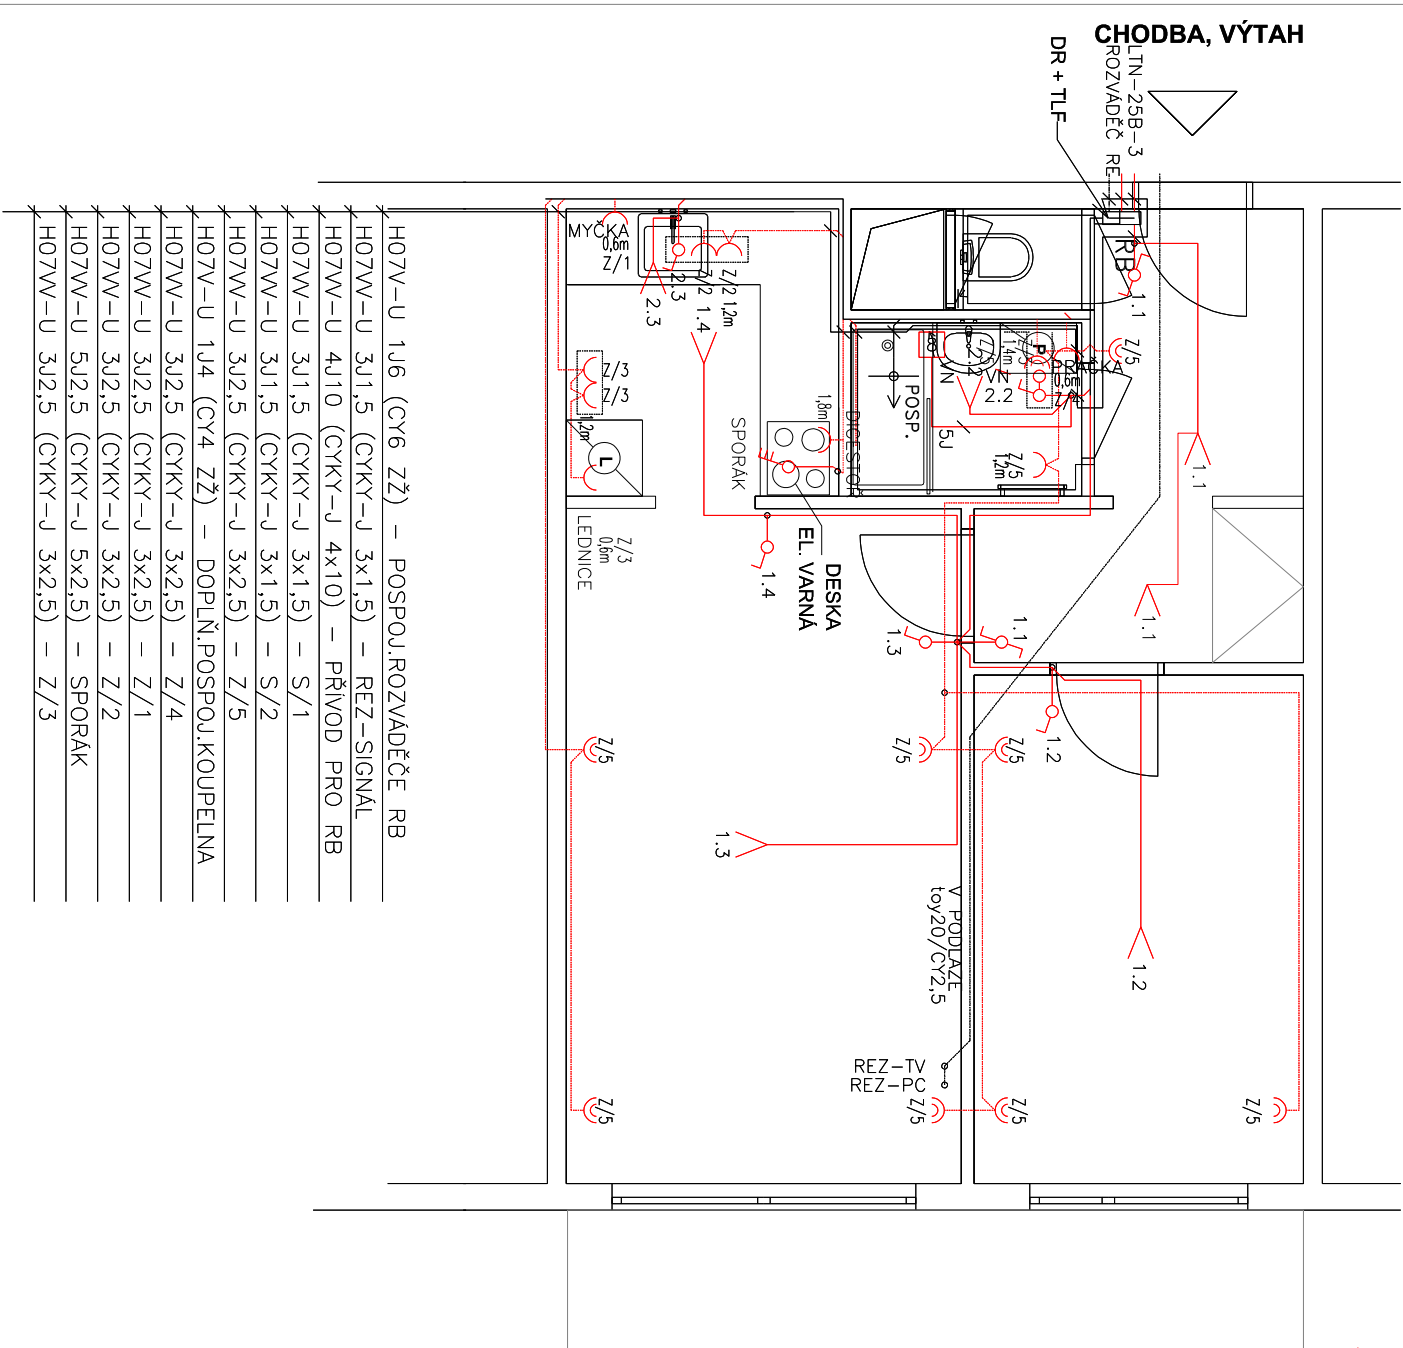

Investor / Klient:

MĚSTSKÁ ČÁST PRAHA 3

Havlíčkovo náměstí 700/9
130 85 Praha 3
IČO : 00063517
DIČ : CZ00063517

VMSI
PROJEKT
VMS projekt s.r.o.
sídlo: Novorozslipná 16
100 00 Praha 10 - Vršovice
Kancelář: Čerchovská 44/030b
140 00 Praha 4 - Křiv.

Název projektu / Project Name: VÝHOTOVENÍ PRŮJEDNA STAVEBNÍ ÚPRAVY A MODERNIZACE BYTŮ V OBJEKTECH V PRAZE 3 - IIL.	
byl č.: 18, ul. Lupačova, č.p. 864/18, Praha 3	
Stupeň dokumentace / Project Stage: DPS	
Část / Part: D	DOKUMENTACE PRO PROVEDENÍ STAVBY
Stavební objekt / Building: VÝKRESOVÁ ČÁST	
Profesií dle / Prof. part: ARŠ	
ARCHITEKTONICKO-STAVEBNÍ ŘEŠENÍ	
Kód / Code: 010	

Zpracovávat části / Consultant:

VMŠ
PROJEKT

VMŠ projekt s.r.o.
sídlo: Novoselská 12
170 00 Praha 10
kontakty: Čerňanská 480/20b
140 00 Praha 4 - KČP

Zodpovědný projektant / Engineer in Charge:

Vladimír Matějka

Razítko / Stamp:

Kreslí / Drawn by:	Kontroloval / Approved by:	Datum vydání / Date of Issue:
Ing. Marta Bukečková	Vladimír Matějka	11/2024
Číslo projektu / Project Number:	Formát / Paper size:	Měřítko / Scale:
2024_135	A4	---

Cislo výkresu / Drawing number:	Označení výkresu / Drawing type:	Revize / Revision:
D.1.1 - 07	NS - EL	00

Kód výkresu / Code of layout:	Kopie / Copy:
-------------------------------	---------------