


LEGENDA

- RB

– ROZVÁDĚČ BYTU
(ROZVÁDĚČ BYTU OSAZEN NA KO125 NADE DVEŘMI)
- SVĚTELNÝ VÝVOD UKONČENÝ LUSTR. SVORKOU
- SPÍNAČ Ř.1/0 IP20 ZAPUŠTĚNÝ P.OMIT.
- SPÍNAČ Ř.1 IP20 ZAPUŠTĚNÝ P.OMIT.
- SPÍNAČ Ř.5 IP20 ZAPUŠTĚNÝ P.OMIT.
- SPÍNAČ Ř.6 IP20 ZAPUŠTĚNÝ P.OMIT.
- SPÍNAČ Ř.6+6 IP20 ZAPUŠTĚNÝ P.OMIT.
- SPÍNAČ Ř.7 IP20 ZAPUŠTĚNÝ P.OMIT.
- KABELOVÝ VÝVOD (PŘÍSTROJOVÁ PŘÍPOJKA SPORÁK) POD OMITKU
- 1F ZÁSUVKA IP20 JEDNONÁSOBNÁ ZAPUŠTĚNÁ P.OMIT.

POZNÁMKY :

- v rámci opravy bytové jednotky budou demontovány všechny koncové prvky a rozvody elektro
- stávající bytová rozvodnice bude demontována
- stávající domovní telefon bude vyměněn za nový
- součástí dodávky kuchyně je nový elektrický sporák s troubou

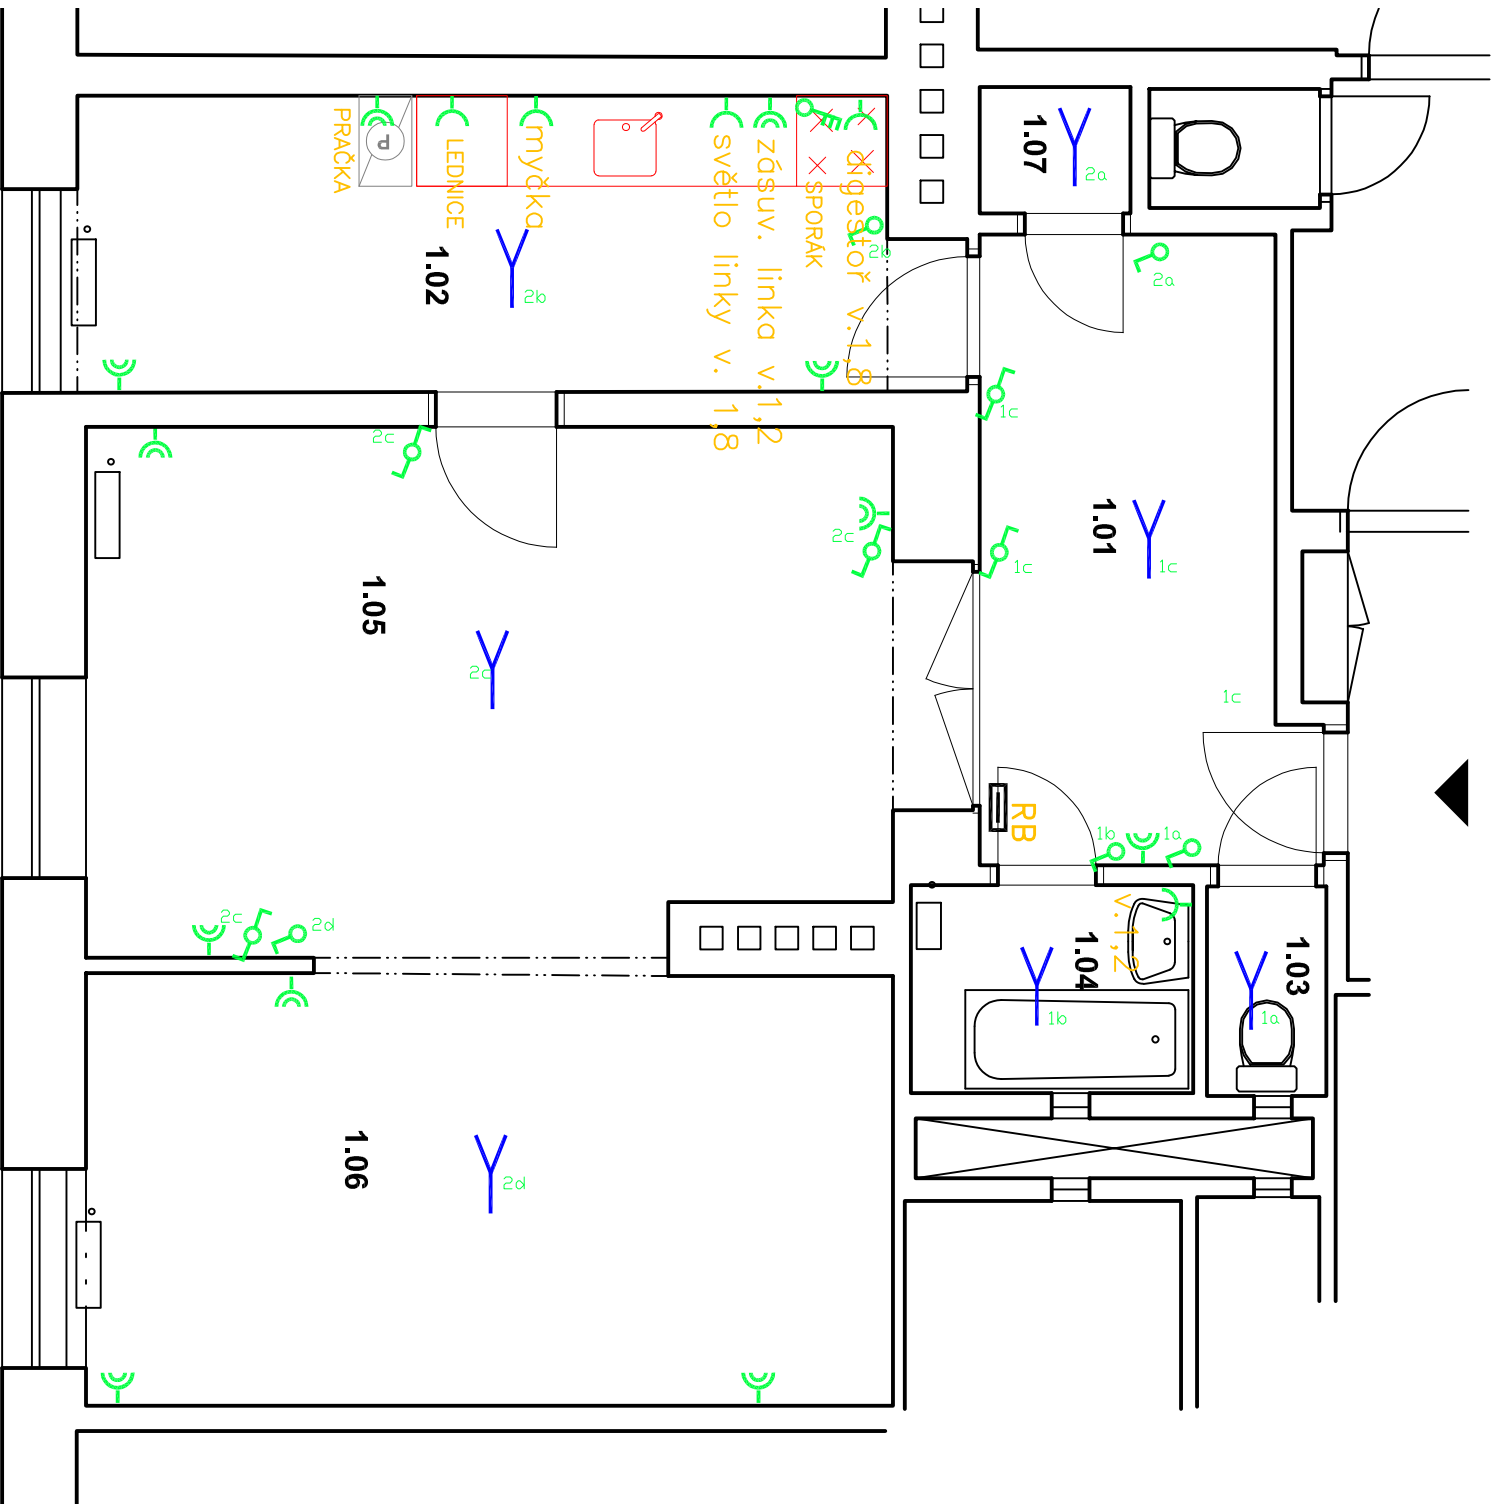

Hlavní inženýr / Main Engineer:			
VMS PROJEKT VMS projekt s.r.o. sídlo: Novorosijská 16 100 00 Praha 10 - Vršovice kancelář: Čerčanská 640/30b 140 00 Praha 4 - KČD Zodpovědný projektant / Engineer in Charge: Vladimír Matějka			
Název výkresu / Drawing Title:			
ELEKTROINSTALACE - PŮDORYS			
Kreslil / Drawn by:		Kontroloval / Approved by:	
Ing. Marta Bukáčková		Vladimír Matějka	
Datum vydání / Date of Issue:		09/2024	
Číslo projektu / Project Number:		Formát / Paper size:	
2024.135		A3	
Měřítko / Scale:		--	
Číslo výkresu / Drawing number:		Označení výkresu / Drawing type:	
D.1.1 - 07		NS-EL	
Revize / Revision:		00	
Kód výkresu / Code of layout:		Kopie / Copy:	

Investor / Client:	
MĚSTSKÁ ČÁST PRAHA 3	
Havlíčkovy náměstí 700/9	
130 85 Praha 3	
IČO : 00063517	
DIČ : CZ00063517	

Název projektu / Project Name:	
VYHOTOVENÍ PD NA STAVEBNÍ ÚPRAVY A MODERNIZACI BYTŮ V OBJEKTECH V PRAZE 3 - III.	
byť č. 7, ul. Malášská, č.p. 2402/23, Praha 3	
Stupeň dokumentace / Project Stage:	
DPS	DOKUMENTACE PRO PROVEDENÍ STAVBY
Část / Part:	D
VÝKRESOVÁ ČÁST	
Stavební objekt / Building:	
Profesor / Prof. part:	
ARS	ARCHITEKTONICKO-STAVEBNÍ ŘEŠENÍ
Kód / Code:	010
Zpracovatel částí / Consultant:	
VMS PROJEKT VMS projekt s.r.o. sídlo: Novorosijská 16 100 00 Praha 10 - Vršovice kancelář: Čerčanská 640/30b 140 00 Praha 4 - KČD Zodpovědný projektant / Engineer in Charge: Vladimír Matějka	
Razítko / Stamp:	