

LEGENDA


- RB – ROZVÁDĚČ BYTU (ROZVÁDĚČ BYTU OSAZEN NA KO125 NADE DVEŘMI)
– SVĚTELNÝ VÝVOD UKONČENÝ LUSTR. SVORKOU
– SPINAČ Ř.1/0 IP20 ZAPUŠTĚNÝ P.OMIT.
– SPINAČ Ř.1 IP20 ZAPUŠTĚNÝ P.OMIT.
– SPINAČ Ř.5 IP20 ZAPUŠTĚNÝ P.OMIT.
– SPINAČ Ř.6 IP20 ZAPUŠTĚNÝ P.OMIT.
– SPINAČ Ř.6+6 IP20 ZAPUŠTĚNÝ P.OMIT.
– SPINAČ Ř.7 IP20 ZAPUŠTĚNÝ P.OMIT.
– KABELOVÝ VÝVOD (PŘÍSTROJOVÁ PŘÍPOJKA SPORÁK) POD
– MALÝ VENTILÁTOR – 25W, 230V AC
S VESTAVĚNÝM ČASOVÝM DOBĚHEM
– ZÁSUVKA IP20 JEDNONÁSOBNÁ
– ZÁSUVKA IP20 DVOUNÁSOBNÁ
– ZÁSUVKA STA

POZNÁMKA

- SPINAČE UMÍSTIT VE VÝŠCE 1,2m NAD PODLAHOU, POKUD
NENÍ VÝKRESU STANOVENO JINAK
–ZÁSUVKY UMÍSTIT VE VÝŠCE 0,3m NAD PODLAHOU, POKUD
NENÍ VÝKRESU STANOVENO JINAK
–IČ ZÁSUVKY V MÍSTNOSTECH PŘÍSTUPNÝCH DĚTEM
SE MUSÍ OSADIT BEZPEČNOSTNÍMI ZÁTKAMI 5912-91004
ULOŽENÍ KABELŮ DLE ČSN 33 2000-5-52 ed.2
–POD OMÍTKOU – ZDĚNÉ KONSTRUKCE

TŘÍDĚNÍ VNĚJŠÍCH VLVŮ DLE ČSN 33 2000-5-51 ed.3
VIZ. PROTOKOL O URČENÍ VNĚJŠÍCH VLVŮ
SOUSTAVA 3PEN AC 50Hz 400V/TN-C-S

ZÁKLADNÍ OCHRANA JE ZAJIŠTĚNA ZÁKLADNÍ IZOLACÍ
ŽIVÝCH ČÁSTÍ NEBO PŘEPÁŽKAMI NEBO KRYTY
OCHRANA PŘI PORUŠĚ JE ZAJIŠTĚNA OCHRANNÝM
POSPOJOVÁNÍM A AUTOMATICKÝM ODPOJENÍM
DOPLNKOVÁ OCHRANA JE ZAJIŠTĚNA DOPLNJÚJÍCÍM
POSPOJOVÁNÍM NEBO PROUDOVÝM CHRÁNIČEM

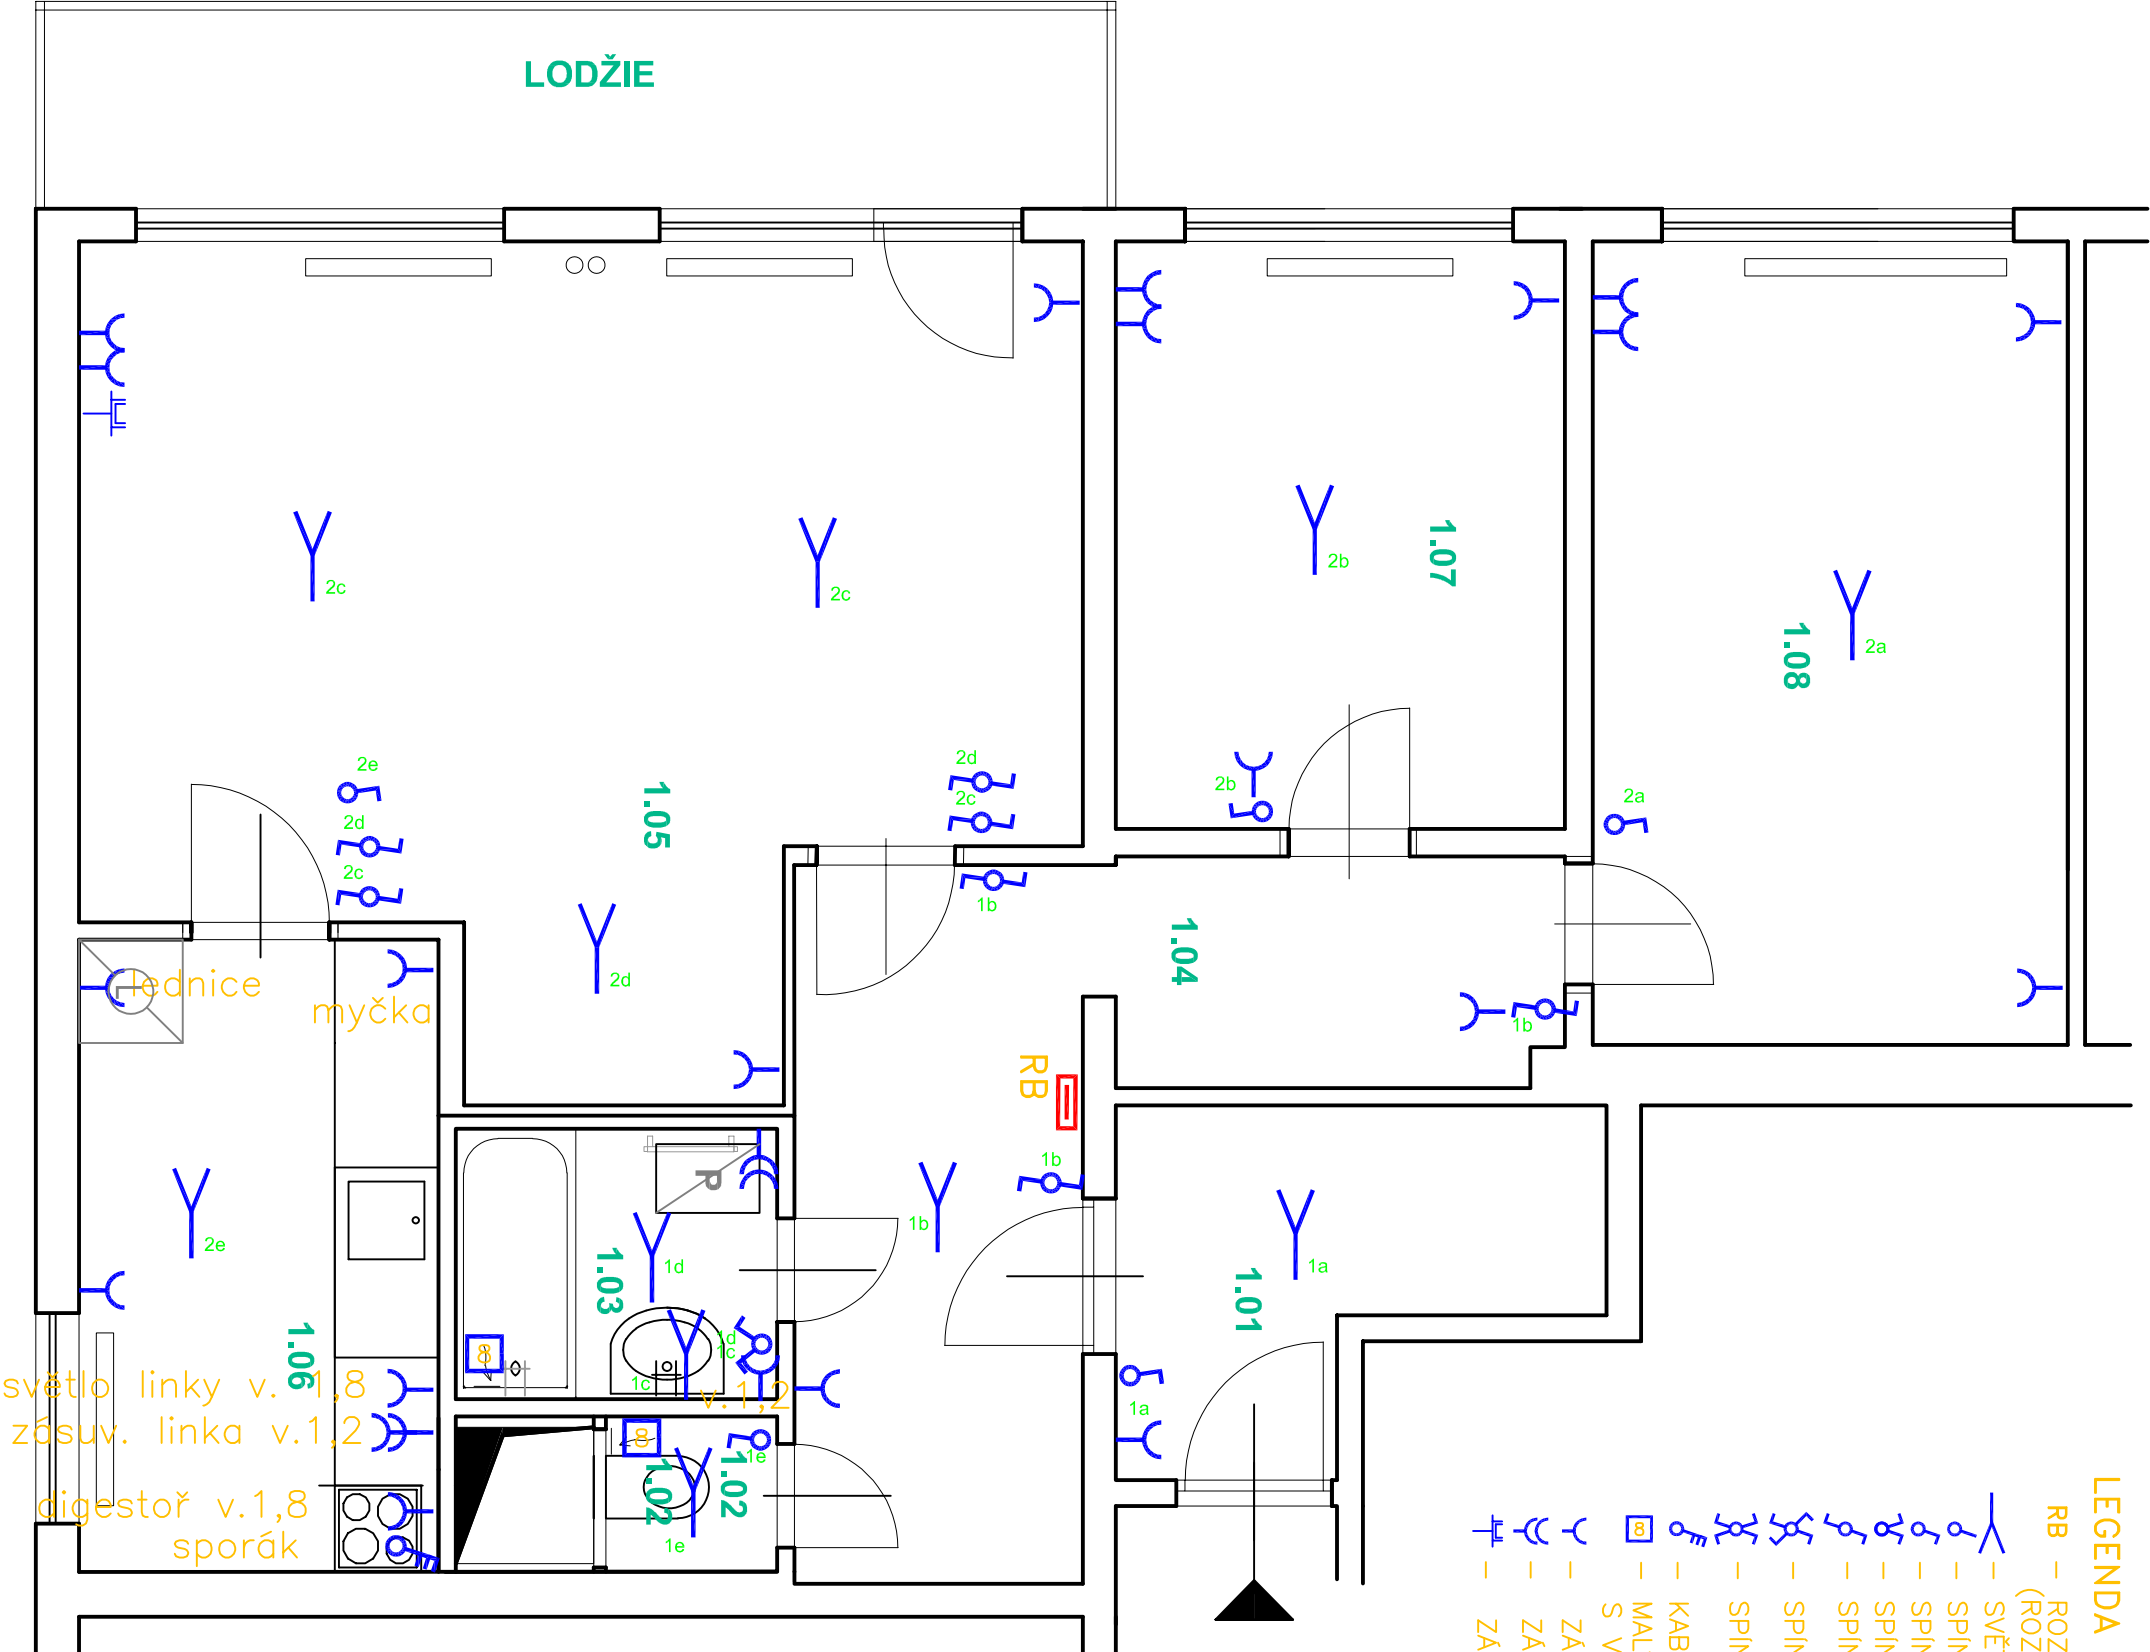

Hlavní inženýr / Main Engineer:		Logo of VMS projekt s.r.o. VMS projekt s.r.o. Novoborská 16 140 00 Praha 4 - KČP IČO : 00063517 DIČ : CZ00063517 MĚSTSKÁ ČÁST PRAHA 3 Havlíčkovo náměstí 700/9 130 85 Praha 3 IČO : 00063517 DIČ : CZ00063517	
Investor / Client:			
Název projektu / Project Name:		VÝHOTOVENÍ PD NA STAVEBNÍ ÚPRAVY A MODERNIZACI BYTŮ V OBJEKTECH V PRAZE 3 - III.	
byl č. 28, ul. Pod lipami, č.p. 2663/3, Praha 3		Stupeň dokumentace / Project Stage:	
DPS		DOKUMENTACE PRO PROVEDENÍ STAVBY	
Část / Part:		VÝKRESOVÁ ČÁST	
Stavební objekt / Building:			
Profesní díl / Prof. part:		ARS	
Kód / Code:		010	
Zpracovatel částí / Consultant:		Razítko / Stamp:	
Zodpovědný projektant / Engineer in Charge:		Vladimír Matějka	
Název výkresu / Drawing Title:		ELEKTROINSTALACE - PŮDORYS	
Kreslil / Drawn by:		Kontroloval / Approved by:	
Ing. Marta Bukáčková		Vladimír Matějka	
Číslo projektu / Project Number:		Formát / Paper size:	
2024.135		A3	
Číslo výkresu / Drawing number:		Označení výkresu / Drawing type:	
D.1.1 - 07		NS-EL	
Kód výkresu / Code of layout:		Kopie / Copy:	
		00	