


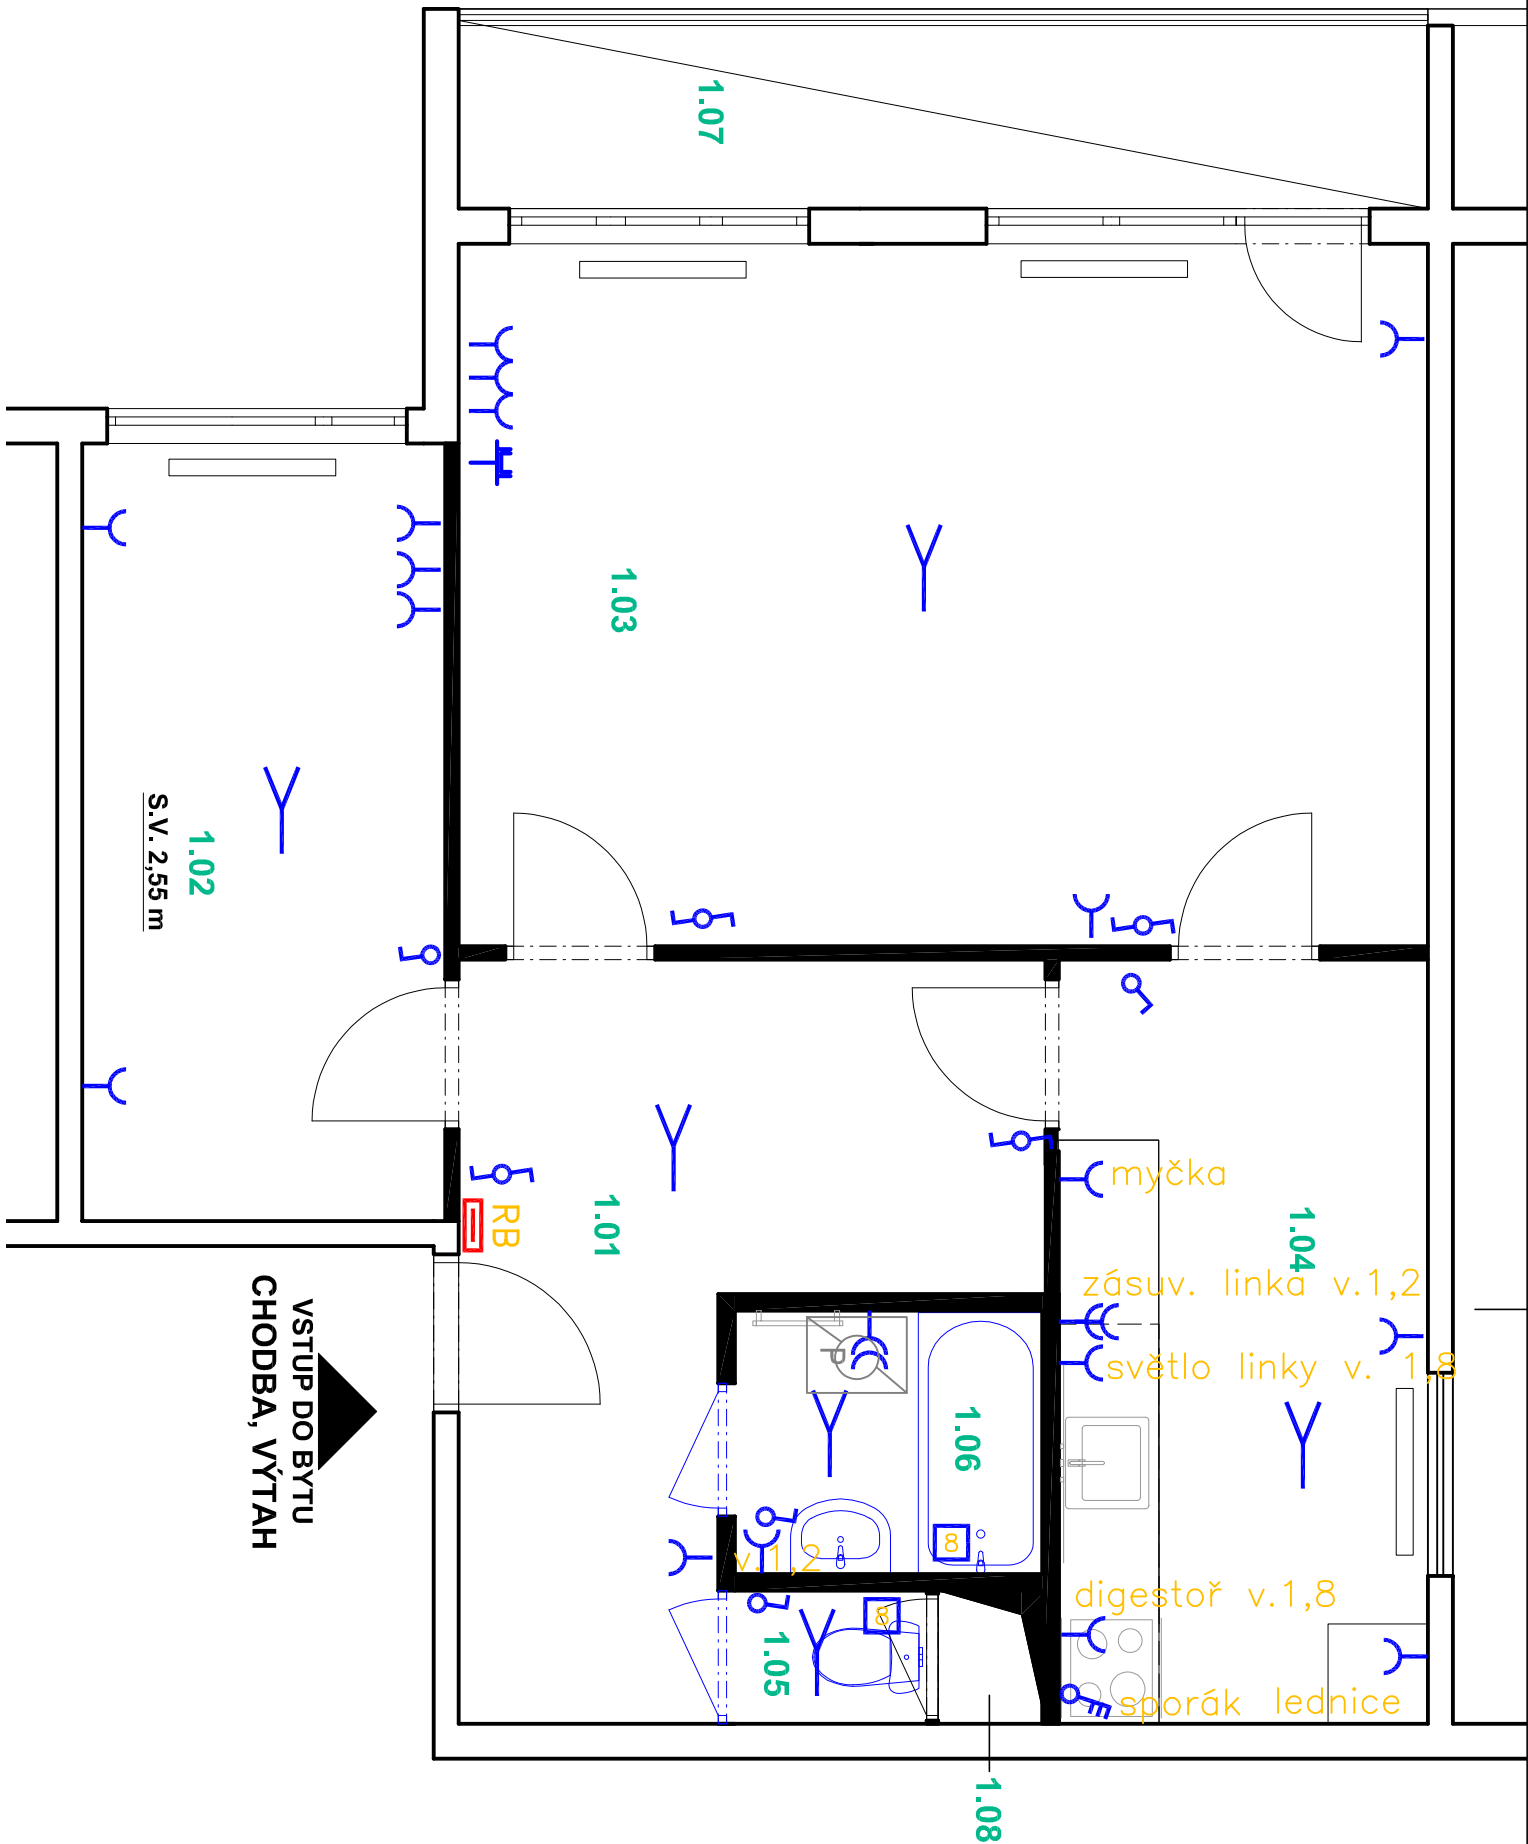

LEGENDA

- RB – ROZVÁDĚČ BYTU
(ROZVÁDĚČ BYTU OSAZEN NA KO125 NADĚ DVEŘÍM)
- SVĚTELNÝ VÝVOD UKONČENÝ LUSTR. SVORKOU
- SPINAČ Ř.1/0 IP20 ZAPUŠTĚNÝ P.O.MIT.
- SPINAČ Ř.1 IP20 ZAPUŠTĚNÝ P.O.MIT.
- SPINAČ Ř.5 IP20 ZAPUŠTĚNÝ P.O.MIT.
- SPINAČ Ř.6 IP20 ZAPUŠTĚNÝ P.O.MIT.
- SPINAČ Ř.6+6 IP20 ZAPUŠTĚNÝ P.O.MIT.
- SPINAČ Ř.7 IP20 ZAPUŠTĚNÝ P.O.MIT.
- KABELOVÝ VÝVOD (PŘÍSTROJOVÁ PŘÍPOJKA SPORÁK) POD OMÍTKU
- MALÝ VENTILÁTOR – 25W, 230V AC
S VESTAVĚNÝM ČASOVÝM DOBĚHEM
- ZÁSUVKA IP20 JEDNONÁSOBNÁ
- ZÁSUVKA IP20 DVOUNÁSOBNÁ

POZNÁMKA

- SPINAČE UMÍSTIT VE VÝŠCE 1,2m NAD PODLAHOU, POKUD
NEJÍ VÝKRESU STANOVENO JINAK
- ZÁSUVKY UMÍSTIT VE VÝŠCE 0,3m NAD PODLAHOU, POKUD
NEJÍ VÝKRESU STANOVENO JINAK
- 1F ZÁSUVKY V MÍSTNOSTECH PŘÍSTUPNÝCH DĚTEM
SE MUSÍ OSADIT BEZPEČNOSTNÍMI ZÁTKAMI 5912–91004

ULOŽENÍ KABELŮ DLE ČSN 33 2000–5–52 ed.2
–POD OMÍTKOU – ZDĚNÉ KONSTRUKCE

TRÍDĚNÍ VNĚJŠÍCH VLVŮ DLE ČSN 33 2000–5–51 ed.3
VIZ. PROTOKOL O URČENÍ VNĚJŠÍCH VLVŮ

SOUSTAVA 3PEN AC 50Hz 400V/TN–C–S

ZÁKLADNÍ OCHRANA JE ZAJIŠTĚNA ZÁKLADNÍ IZOLACÍ
ŽIVÝCH ČÁSTÍ NEBO PŘEPÁŽKAMI NEBO KRYTY
OCHRANA PŘI PORUŠĚ JE ZAJIŠTĚNA OCHRANNÝM
POSPOJOVÁNÍM A AUTOMATICKÝM ODPOJENÍM
DOPLNĚKOVÁ OCHRANA JE ZAJIŠTĚNA DOPLNĚJÍCÍM
POSPOJOVÁNÍM NEBO PROUDOVÝM CHRÁNIČEM

Hlavní inženýr / Main Engineer:

NMSI
PROJEKT
VMS projekt s.r.o.
sídlo: Novoselská 16
140 00 Praha 4 - KČP
kancelář: Čerňavská 440/20b
140 00 Praha 4 - KČP

MĚSTSKÁ ČÁST PRAHA 3
Havlíčkovo náměstí 700/9
130 85 Praha 3
IČO : 00063517
DIČ : CZ00063517

Investor / Client:

Investor / Client:	MĚSTSKÁ ČÁST PRAHA 3 Havlíčkovo náměstí 700/9 130 85 Praha 3 IČO : 00063517 DIČ : CZ00063517
--------------------	--

Název projektu / Project Name:

VÝHOTOVENÍ PD NA STAVEBNÍ ÚPRAVY A MODERNIZACI BYTŮ V OBJEKTECH V PRAZE 3 - III.
byť č. 19, ul. Pod lipami, č.p. 2665/7, Praha 3

Stupeň dokumentace / Project Stage:

DPS DOKUMENTACE PRO PROVEDENÍ STAVBY

Část / Part:

D VÝKRESOVÁ ČÁST

Stavební objekt / Building:

Profilní díl / Prof. part:

ARS ARCHITEKTONICKO-STAVEBNÍ ŘEŠENÍ

Kód / Code:

010

Zpracovatel částí / Consultant:

Razítko / Stamp:

NMSI
PROJEKT
VMS projekt s.r.o.
sídlo: Novoselská 16
140 00 Praha 4 - KČP
kancelář: Čerňavská 440/20b
140 00 Praha 4 - KČP

Zodpovědný projektant / Engineer in Charge:

Vladimír Matějka

Název výkresu / Drawing Title:

ELEKTROINSTALACE - PŮDORYS

Kreslí / Drawn by:

Datum vydání / Date of Issue:

Ing. Marta Bukáčková

09/2024

Číslo projektu / Project Number:

Měřítko / Scale:

2024.135

A3

--

Číslo výkresu / Drawing number:

Revize / Revision:

D.1.1 - 07

NS-EL

00

Kód výkresu / Code of layout:

Kopie / Copy:

Kód výkresu / Code of layout:	Kopie / Copy:
-------------------------------	---------------