


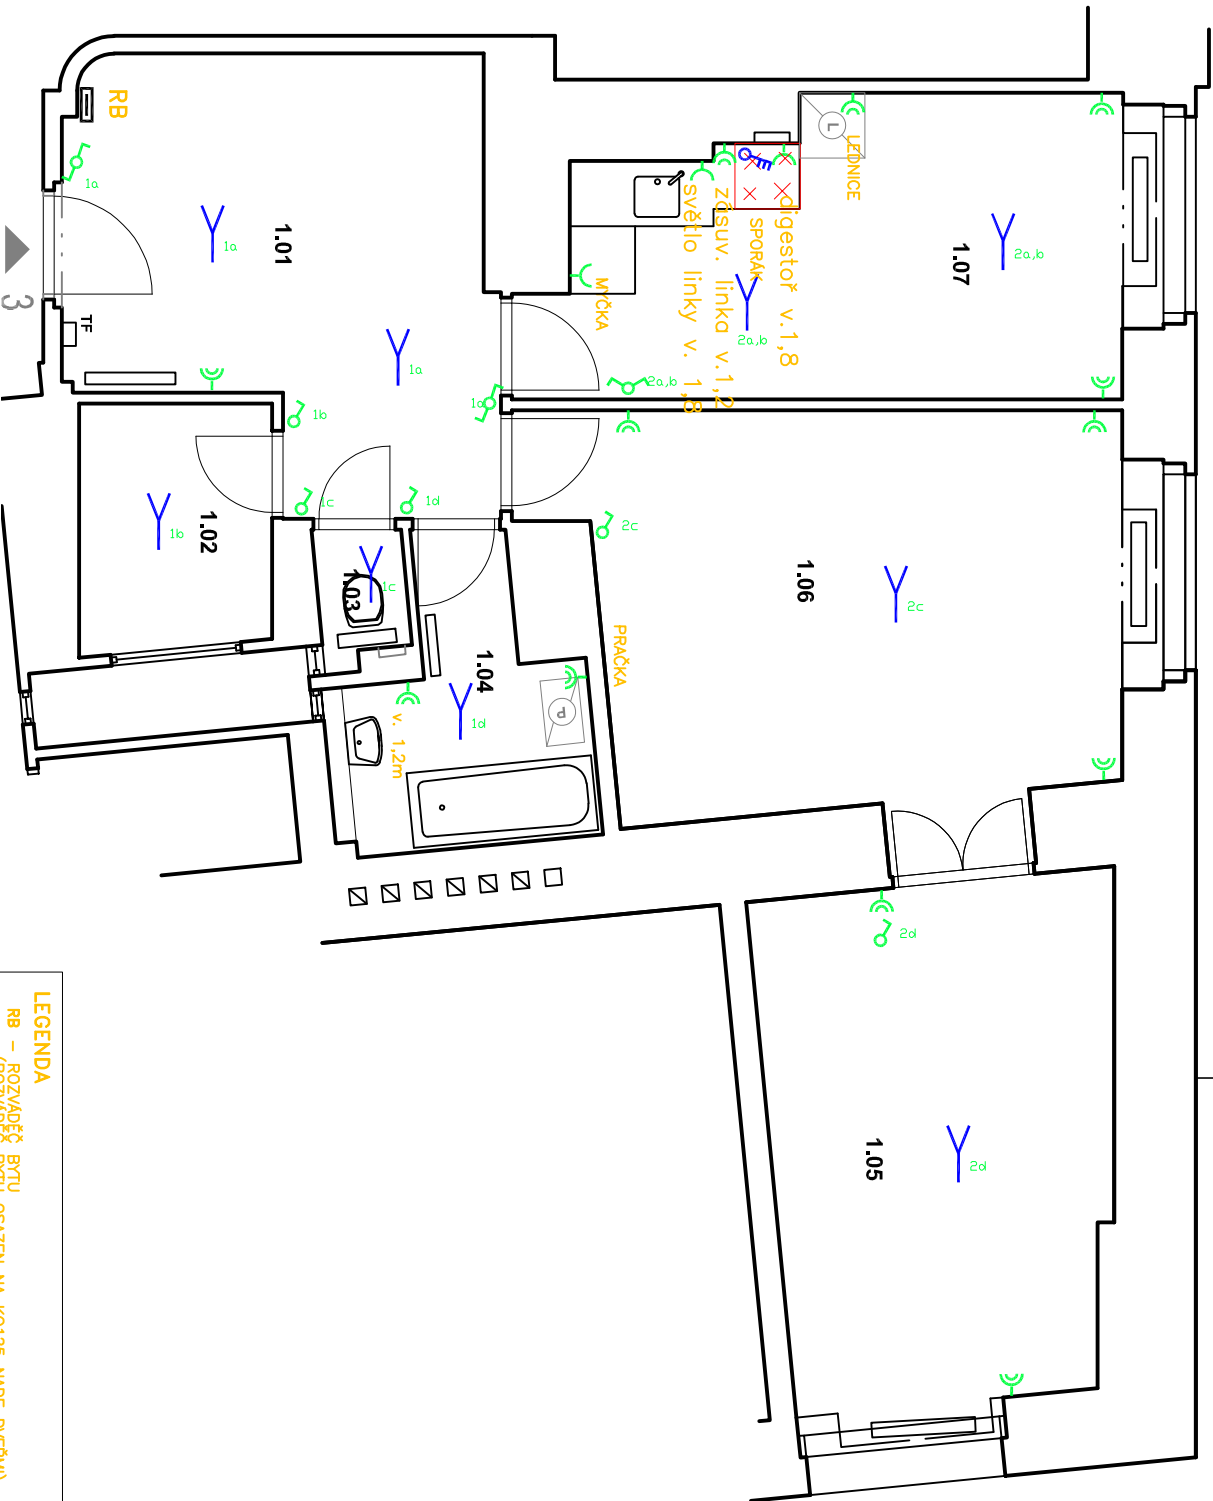

- POZNÁMKY :**
- v rámci opravy bytové jednotky budou demontovány všechny koncové prvky a rozvody elektro
 - slávající bytová rozvodnice bude demotována
 - slávající domovní telefon bude vyměněn za nový
 - součástí dodávky kuchyně je nový elektrický sporák s troubou

LEGENDA

- RB – ROZVADĚČ BYTU**
(ROZVADĚČ BYTU OSAZEN NA KO125 NADE DVEŘEMI)
- SVĚTELNÝ VÝVOD UKONČENÝ LUSTR. SVORKOU
 - SPINAČ R.1/0 IP20 ZAPUŠTĚNÝ P.OMIT.
 - SPINAČ R.1 IP20 ZAPUŠTĚNÝ P.OMIT.
 - SPINAČ R.5 IP20 ZAPUŠTĚNÝ P.OMIT.
 - SPINAČ R.6 IP20 ZAPUŠTĚNÝ P.OMIT.
 - SPINAČ R.6+6 IP20 ZAPUŠTĚNÝ P.OMIT.
 - SPINAČ R.7 IP20 ZAPUŠTĚNÝ P.OMIT.
 - KABELOVÝ VÝVOD (PŘÍSTROJOVÁ PŘÍPOJKA SPORÁK) POD OMITKU
 - TF ZÁSUVKA IP20 JEDNODUŠOBNÁ ZAPUŠTĚNÁ P.OMIT.
 - TF ZÁSUVKA IP20 DVOJNÁSOBNÁ ZAPUŠTĚNÁ P.OMIT.

Hlavní inženýr / Main Engineer:



MĚSTSKÁ ČÁST PRAHA 3

Havlíčkova náměstí 70/3
130 05 Praha 3
IČO : 00083517
DIČ : CZ00083517

Název projektu / Project Name:
VÝMOTOVÁNÍ PRO NA STAVĚNÍ UPRÁVY A INOVACI BÝTÍ V OBLASTI PRÁCE 3.1.
byč. 3.1. dle Přílohy 3.1. a. 1.3.2.3.4. Praha 3

Superior dokumentace / Project Stage:

DPS | DOKUMENTACE PRO PROVEDENÍ STAVBY

Část / Part:

D | VÝKRESOVÁ ČÁST

Stavění objekt / Building:

Prostředí / Part:

ARS | ARCHITEKTONICKO-STAVĚBNÍ ŘEŠENÍ

Kód / Code:

010

Zpracovatel / Consultant:



Zodpovědný projektant / Engineer in Charge:

Vladimír Matějka

Název výkresu / Drawing Title:

ELEKTROINSTALACE - PŮDORYS

Kreslil / Drawn by:	Kontroloval / Approved by:	Datum vydání / Date of Issue:
Ing. Marta Bukáková	Vladimír Matějka	12/2024
Číslo projektu / Project Number:	Formát / Paper size:	Měřítko / Scale:
2024.135	A3	---
Číslo výkresu / Drawing number:	Číslo výkresu / Drawing type:	Revize / Revision:
D.1.1 - 07	NS-EL	00
Kód výkresu / Code of layout:		Kopie / Copy: