
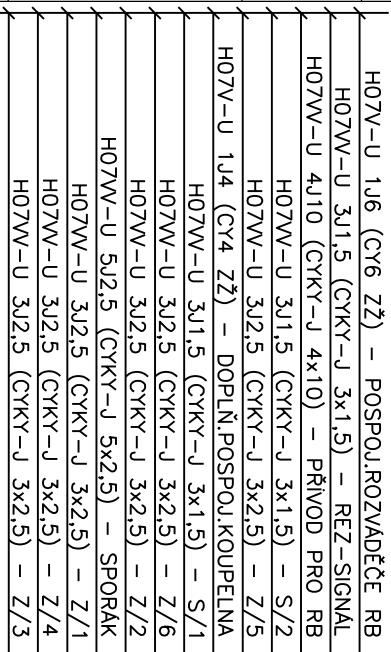


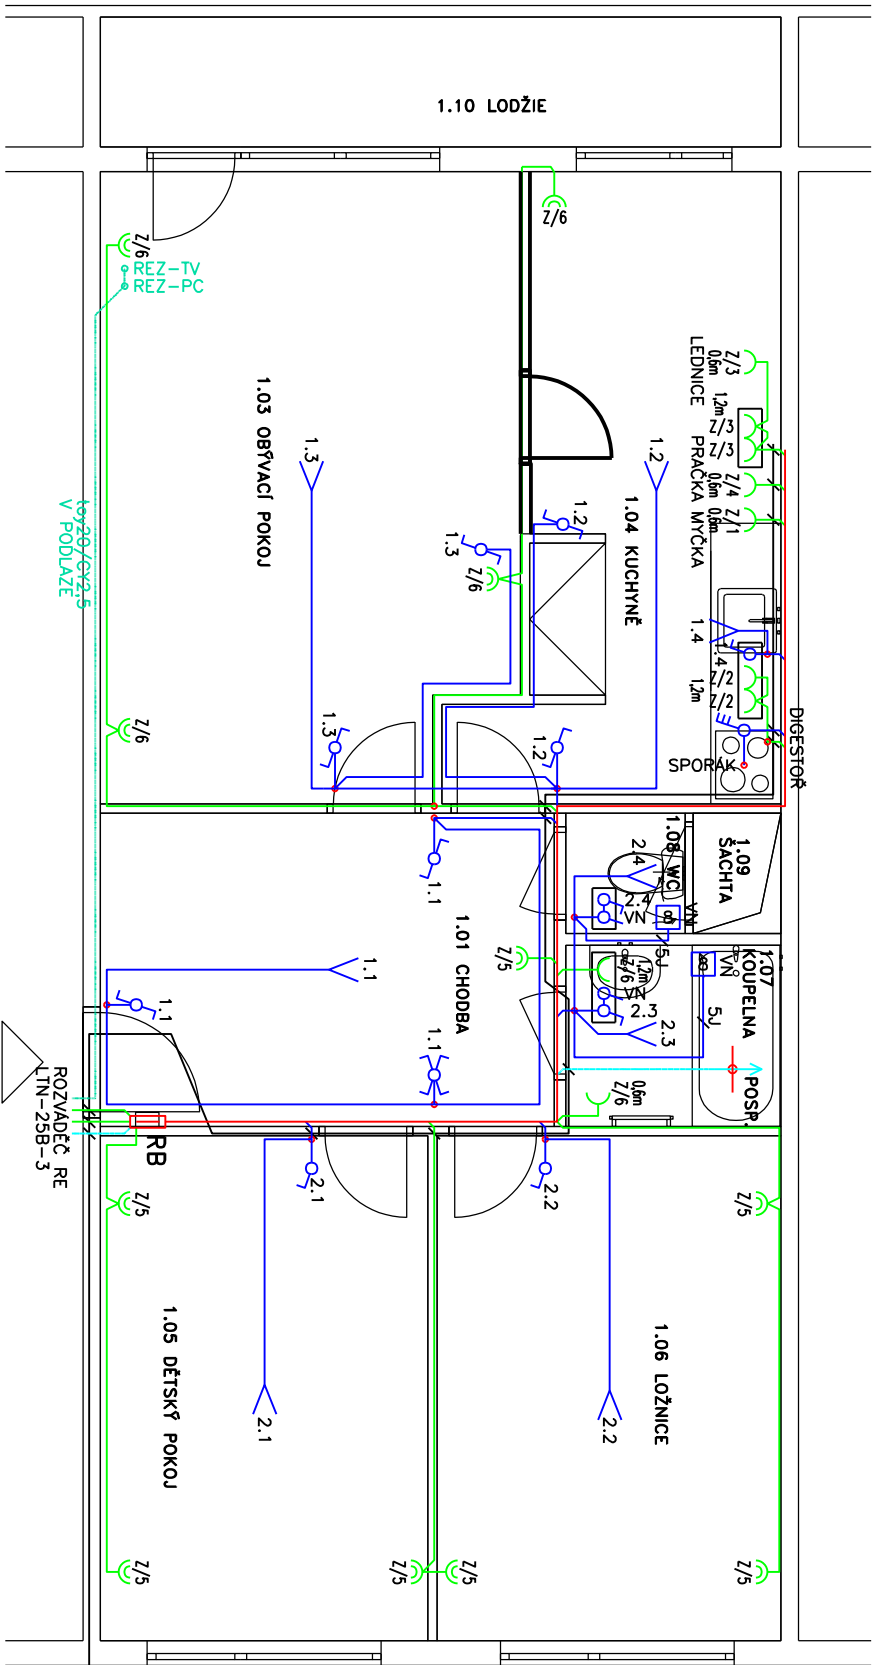

Titulární inženýr / Main Engineer:	
 VMS projekt s.r.o. Jihlavská 10 100 00 Praha 10, Vršovice Kontakt: Číslo 02 66 84 00 00 100 00 Praha 10, Vršovice Číslo 02 66 84 00 00	Investor / Client: MĚSTSKÁ ČÁST PRAHA 3 Havlíčkovo náměstí 700/9 130 85 Praha 3 IČO: 00063517 DIČ: CZ00063517

Název projektu / Project Name: VÝVOJ OCEŇOVACÍHO JAKOSTI STAVBY A MODERNIZACE BYTU V OBLASTI PRAHA 3 - II. byd. č. 14, Rohoborská, č.p. 3014/2, Praha 3	
Shípné dokumentace / Project Stage: DPS	DOPLNĚNÍ PRO PROVEDENÍ STAVBY
Část / Part: D	VÝKRESOVÁ ČÁST
Stavění objektu / Building:	

ARS	ARCHITEKTONICKO-STAVBNÍ ŘEŠENÍ
Kód / Code:	
010	

Zpracovatel / Consultant:  VMS Energy VMS projekt s.r.o. Novosilská 18 150 00 Praha 1 - Vršovice IČO: 250 90 400 DIČ: CZ250904000 e-mail: info@vms.cz Zodpovědný projektant / Engineer in Charge: Vladimír Matějka	Raštko / Stamp:
--	-------------------------------

ELEKTROINSTALACE - PŮDORYS

Kreslil: Dvorník by:	Komponoval: Ašpurov by:	Datum vydání / Date of Issue:
Ing. Marta Bukáčková	Mladinský Matějka	11/2024
Číslo projektu / Project Number:	Formát / Paper Size:	Metrička / Scale:
2024.135	A3	--
Číslo výkresu / Drawing number:	Označení výkresu / Drawing type:	Realizace / Realization:
D.1.1 - 07	NS-EL	00
Kód výkresu / Code of layout:	Kopie / Copy:	

LEGENDA

RB – ROZVÁDĚČ BYTU

- SVĚTELNÝ VÝVOD UKONČENÝ LUSTR. SVORKOU
- SPINAČ Ř.1/0 IP20 ZAPUŠTĚNÝ P.OMIT.
- SPINAČ Ř.1 IP20 ZAPUŠTĚNÝ P.OMIT.
- SPINAČ Ř.5 IP20 ZAPUŠTĚNÝ P.OMIT.
- SPINAČ Ř.6 IP20 ZAPUŠTĚNÝ P.OMIT.
- SPINAČ Ř.7 IP20 ZAPUŠTĚNÝ P.OMIT.
- KABELOVÝ VÝVOD (PŘÍSTROJOVÁ PŘÍPOJKA SPORÁK) POD OMÍTKU
- 1F ZÁSUVKA IP20 JEDNONÁSOBNÁ
- 1F ZÁSUVKA IP20 DVOUNÁSOBNÁ
- VENTILÁTOR 20W, 230V AC
- S VESTAVĚNÝM ČASOVÝM DOBĚHEM

POZNÁMKA

- SPINAČE UMITIT VE VÝŠCE 1,2m NAD PODLAHOU, POKUD NENÍ VÝKRESU STANOVENO JINAK
- ZÁSUVKY UMITIT VE VÝŠCE 0,3m NAD PODLAHOU, POKUD NENÍ VÝKRESU STANOVENO JINAK
- IČ ZÁSUVKY V MÍSTNOSTECH PRÍSTUPNÝCH DĚTEM SE MUSÍ OSADIT BEZPEČNOSTNÍMI ZÁTKAMI 5912-91004

ULOŽENÍ KABELŮ DLE ČSN 33 2000-5-52 ed.2

- POD OMÍTKOU – ZDĚNĚ KONSTRUKCE