

UT01 Nový kombinovaný průtokový elektrokotel na ohřev tív + se zásobníkem pro út. Výkon 15 kW, nádoba na vodu 7l, Energetická třída A, rozměr cca 400x300x800

UT03 Nový elektrický koupelnový topný žebřík 450/960 mm, výkon 300W


POZNÁMKY :

- v rámci opravy bytové jednotky budou demontovány všechny koncové prvky a rozvody elektro
- stávající bytová rozvodnice bude demontována

-součástí dodávky kuchyně je nový elektrický sporák s troubou, a digestoř s recyklací

LEGENDA ZNAČENÍ :

NOVÉ KONCOVÉ PRVKY

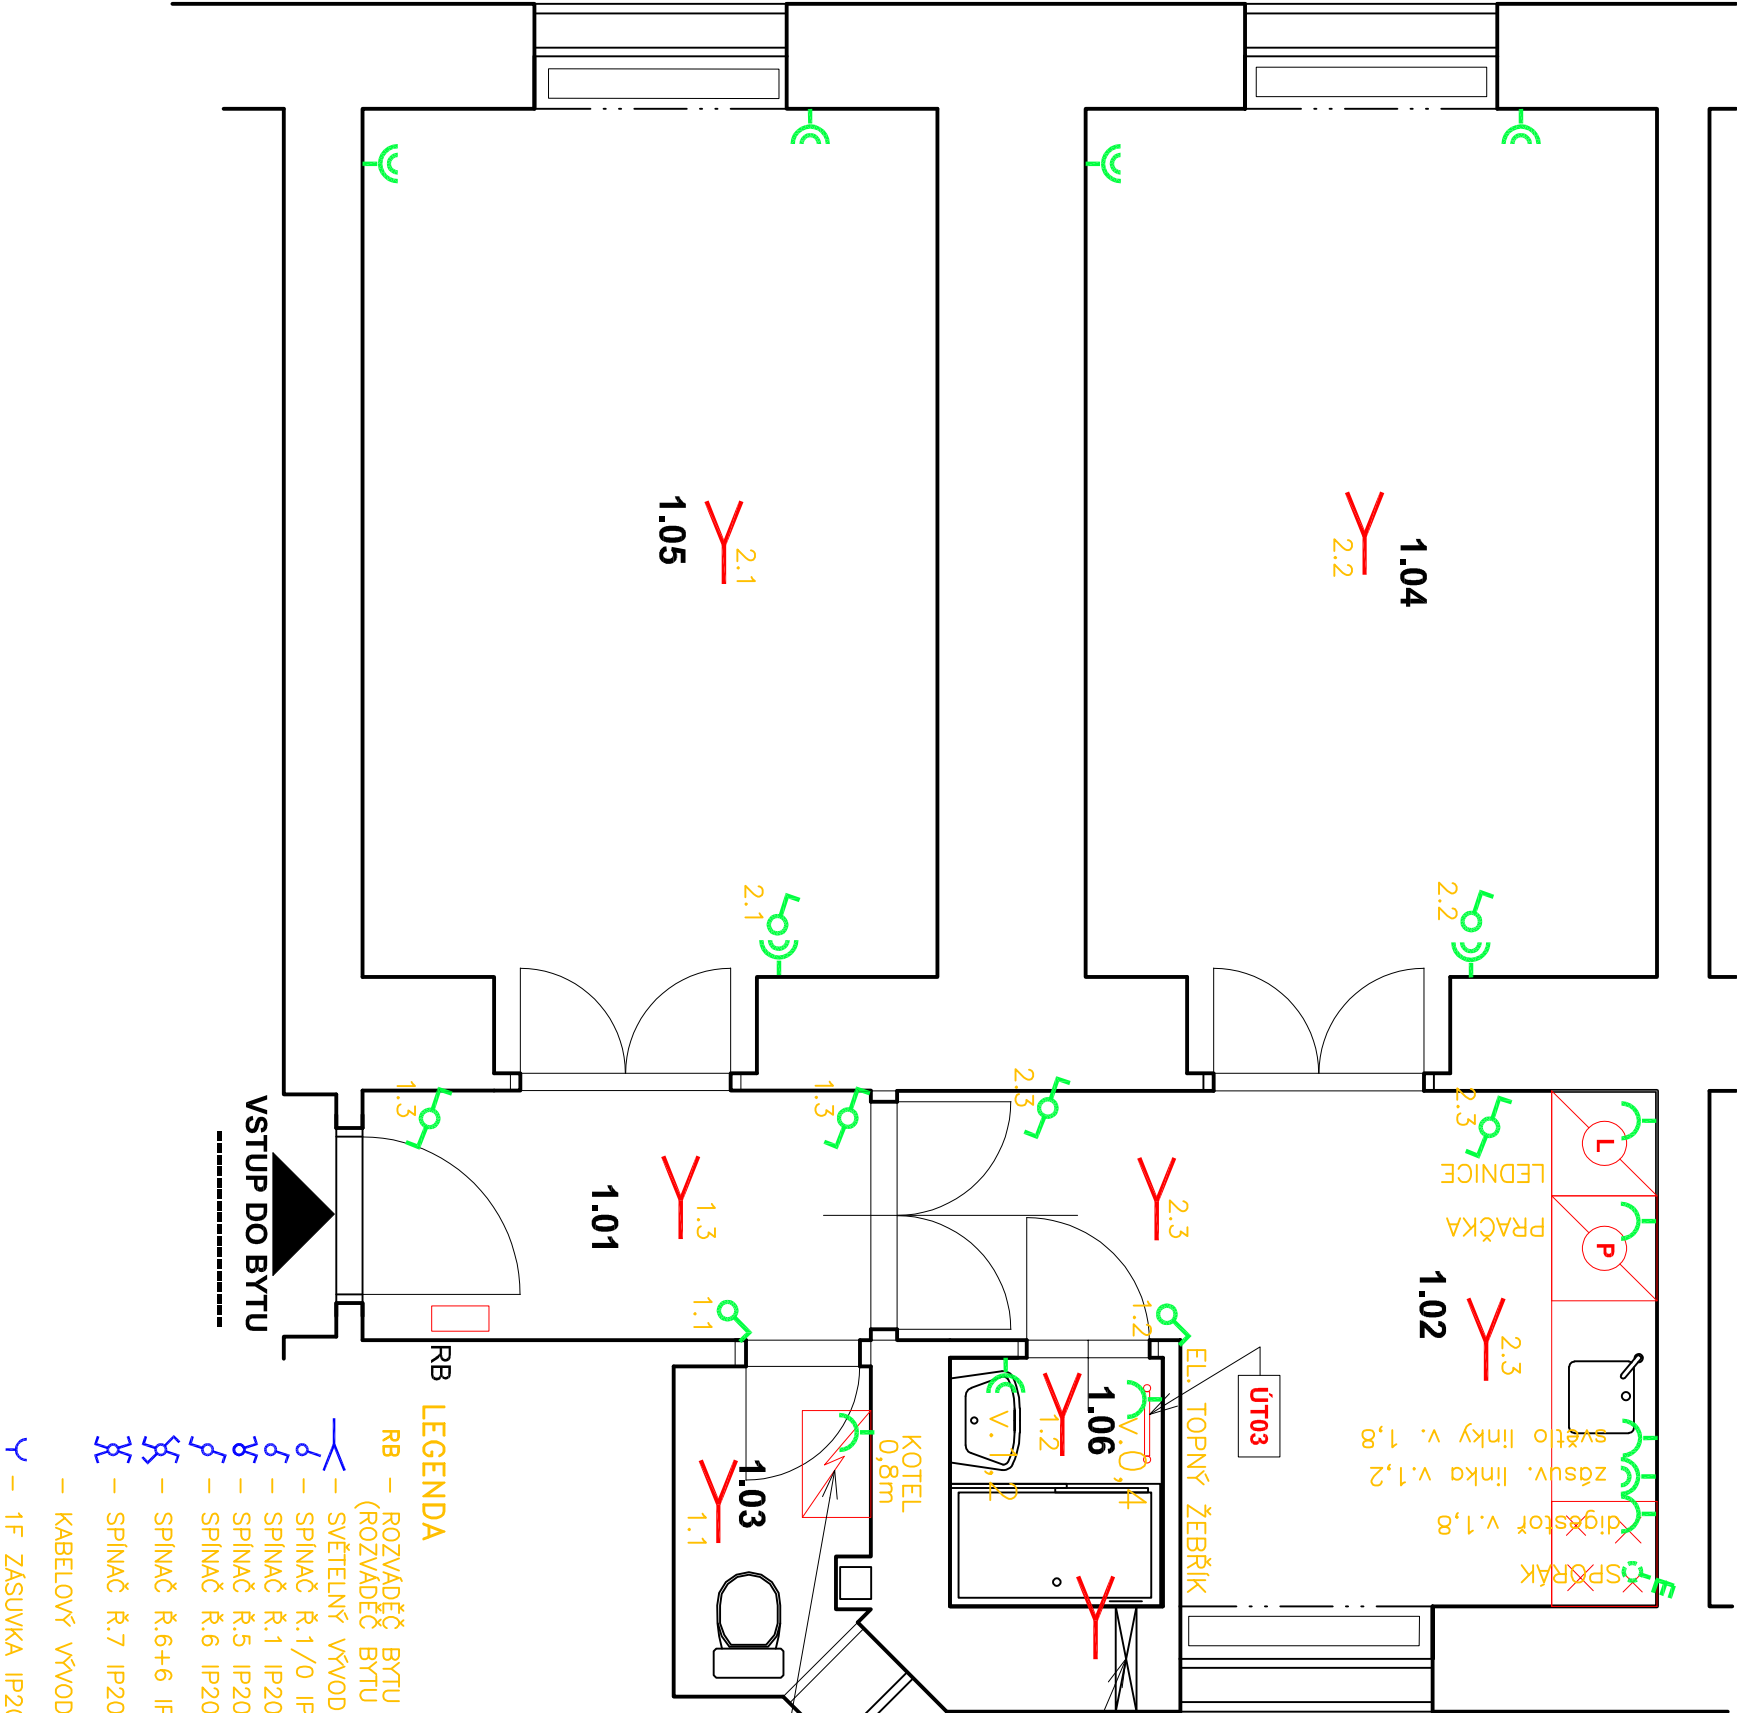

LEGENDA

- RB – ROZVÁDEČ BYTU (ROZVÁDEČ BYTU OSAZEN NA KO125 NADE DVEŘMI)
- SVĚTELNÝ VÝVOD UKONČENÝ LUSTR. SVORKOU
- SPINAČ Ř.1/0 IP20 ZAPUŠTĚNÝ P.OMIT.
- SPINAČ Ř.1 IP20 ZAPUŠTĚNÝ P.OMIT.
- SPINAČ Ř.5 IP20 ZAPUŠTĚNÝ P.OMIT.
- SPINAČ Ř.6 IP20 ZAPUŠTĚNÝ P.OMIT.
- SPINAČ Ř.6+6 IP20 ZAPUŠTĚNÝ P.OMIT.
- SPINAČ Ř.7 IP20 ZAPUŠTĚNÝ P.OMIT.
- KABELOVÝ VÝVOD (PŘÍSTROJOVÁ PŘÍPOJKA SPORÁK) POD OMITKU
- 1F ZÁSUVKA IP20 JEDNONÁSOBNÁ ZAPUŠTĚNÁ P.OMIT.

ELEKTROINSTALACE - PŮDORYS

Kreslil / Drawn by:	Kontroloval / Approved by:	Datum vydání / Date of Issue:
Ing. Marta Bukáčková	Vladimír Matějka	12/2024
Číslo projektu / Project Number:	Formát / Paper size:	Měřítko / Scale:
2024.135	A3	---
Číslo výkresu / Drawing number:	Označení výkresu / Drawing type:	Revize / Revision:
D.1.1 - 07	NS-EL	00
Kód výkresu / Code of layout:		Kopie / Copy:

Hlavní inženýr / Main Engineer:	NMSI PROJEKT VMS projekt s.r.o. sídlo: 140 00 Praha 10 - Vršovice kancelář: Čerňanská 640/30b 140 00 Praha 4 - Kče
Investor / Client:	MĚSTSKÁ ČÁST PRAHA 3 Havlíčkovo náměstí 700/9 130 85 Praha 3 IČO : 00063517 DIČ : CZ00063517

Název projektu / Project Name:			VYHOTOVENÍ PD NA STAVEBNÍ ÚPRAVY A MODERNIZACI BYTŮ V OBJEKTECH V PRAZE 3 - II.		
Stupeň dokumentace / Project Stage:			DPS DOKUMENTACE PRO PROVEDENÍ STAVBY		
Část / Part:			D VÝKRESOVÁ ČÁST		
Stavební objekt / Building:					
Profesní díl / Prof. part:			ARS ARCHITEKTONICKO-STAVEBNÍ ŘEŠENÍ		
Kód / Code:			010		
Zpracovatel částí / Consultant:			Razítko / Stamp:		
NMSI PROJEKT VMS projekt s.r.o. sídlo: 140 00 Praha 10 - Vršovice kancelář: Čerňanská 640/30b 140 00 Praha 4 - KČP					
Zodpovědný projektant / Engineer in Charge:			Vladimír Matějka		
Název výkresu / Drawing Title:					
Kreslil / Drawn by:			Datum vydání / Date of Issue:		
Ing. Marta Bukáčková			12/2024		
Číslo projektu / Project Number:			Měřítko / Scale:		
2024.135			---		
Číslo výkresu / Drawing number:			Revize / Revision:		
D.1.1 - 07			00		
Kód výkresu / Code of layout:			Kopie / Copy:		