


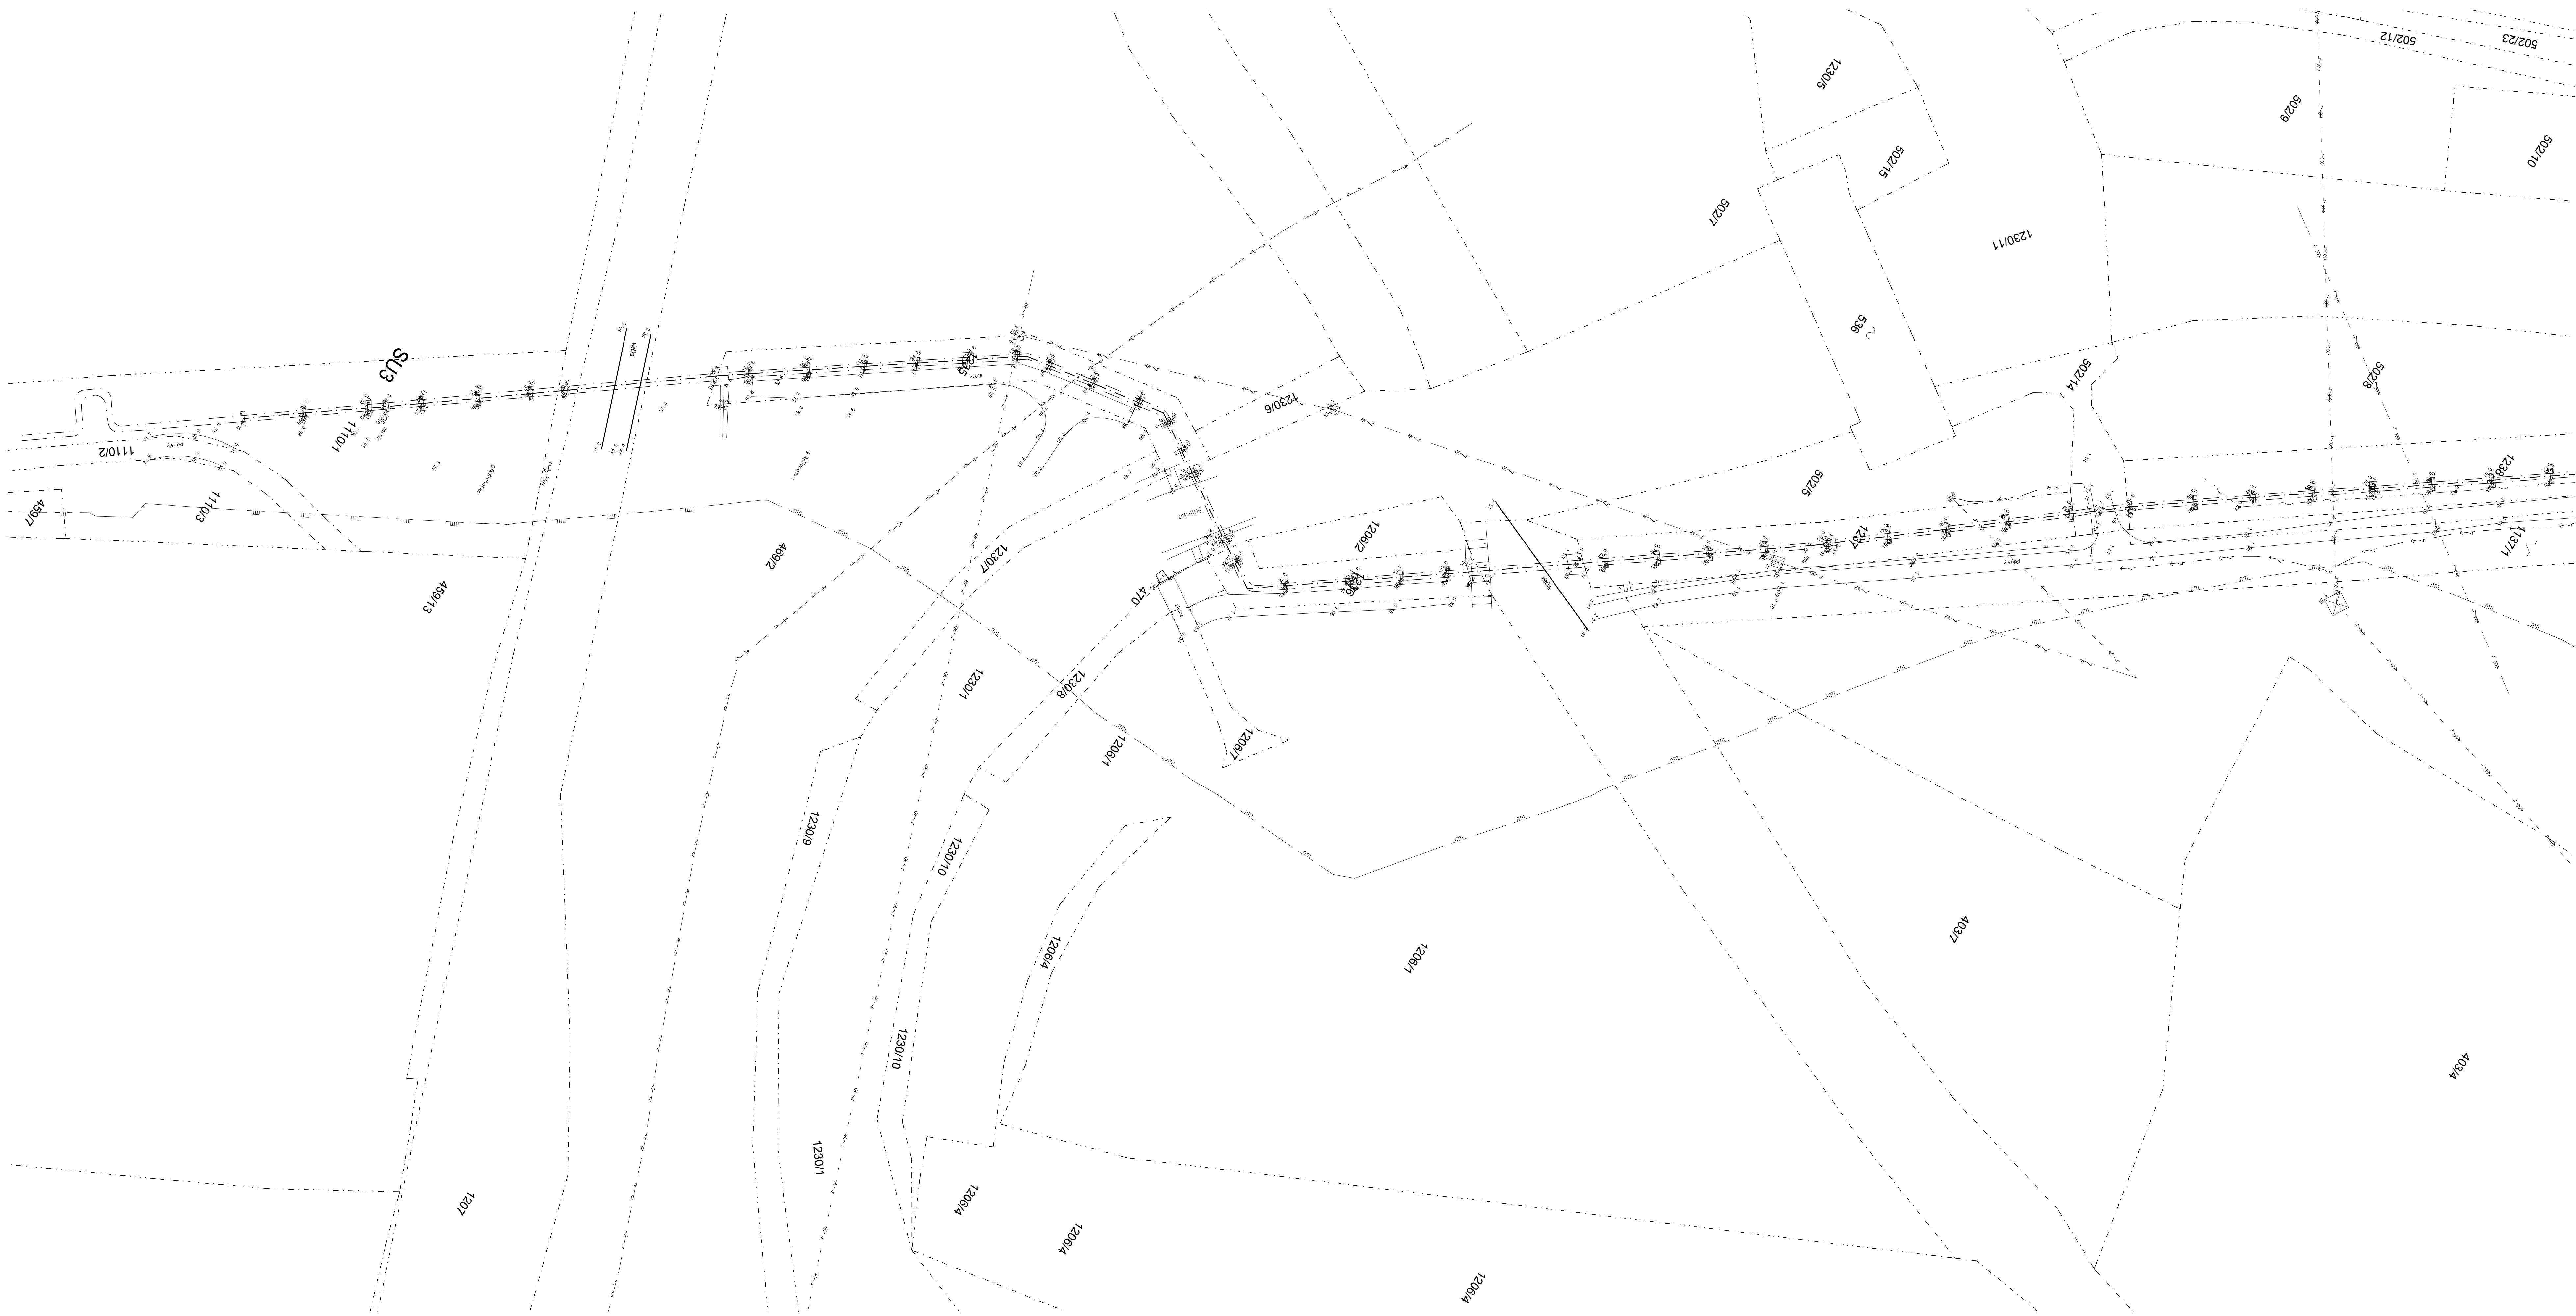

STÁVAJÍCÍ SÍTĚ	
	VODOVOD
	KANALIZACE
	ROZVODY NN
	ROZVODY VN
	ROZVODY VVN
	ROZVODY SLP
	ROZVODY PLYNU

***		***	
Index / Značka / Revision	Date / Datum	Vypisoval / Elaboroval	
± 0 000 mm			
Tento výpis je duševním vlastnictvím firmy Bilfinger Tebodin Česká republika s.r.o. This drawing is intellectual property of the company Bilfinger Tebodin Česká republika s.r.o.		Všechna data na mapě/tychto nčích jsou platná pouze v souhlasu s ujednáním, dokumentem. All data of map/and of these sheets are valid only together with approved documentation.	
Projekt / Project REKONSTRUKCE TEPELNÉHO NÁPAJEJE UTVÍNOV / USEK SEKČNÍ ÚZAVĚRY SUŠO - SEKČNÍ ÚZAVĚRY SU 10 Stavební / Obor SEVEROČESKÁ TEPELÁRENSKÁ s.r.o. TEPELÁRENSKÁ 2. MOST - KOMORANY		Zpracoval / Created by  BILFINGER Bilfinger Tebodin Projektování / Project Manager P. KESNER	
Vypisoval / Elaborated by Ing. P. ROTHÉ	Zodpovědný projektant / Checked by Ing. P. ROTHÉ	Všechny záznamy / Department Manager Ing. J. ŠOBOTKA	Datum / Date 10/2018
Objekt / Building		Stavba / Name ZÁMĚŘENÍ	
Číslo / Part GEODETICKÉ ZÁMĚŘENÍ		KZ	Technická zpráva / Report No. 1851 001 Škála/šifra znač / Document S10 Měřítko / Scale 1:500
Název výkresu / Drawing Title SITUACE 1.ČÁST		Archivní číslo / Drawing No. 0245-000-51/1851 002	Kopie Copy