


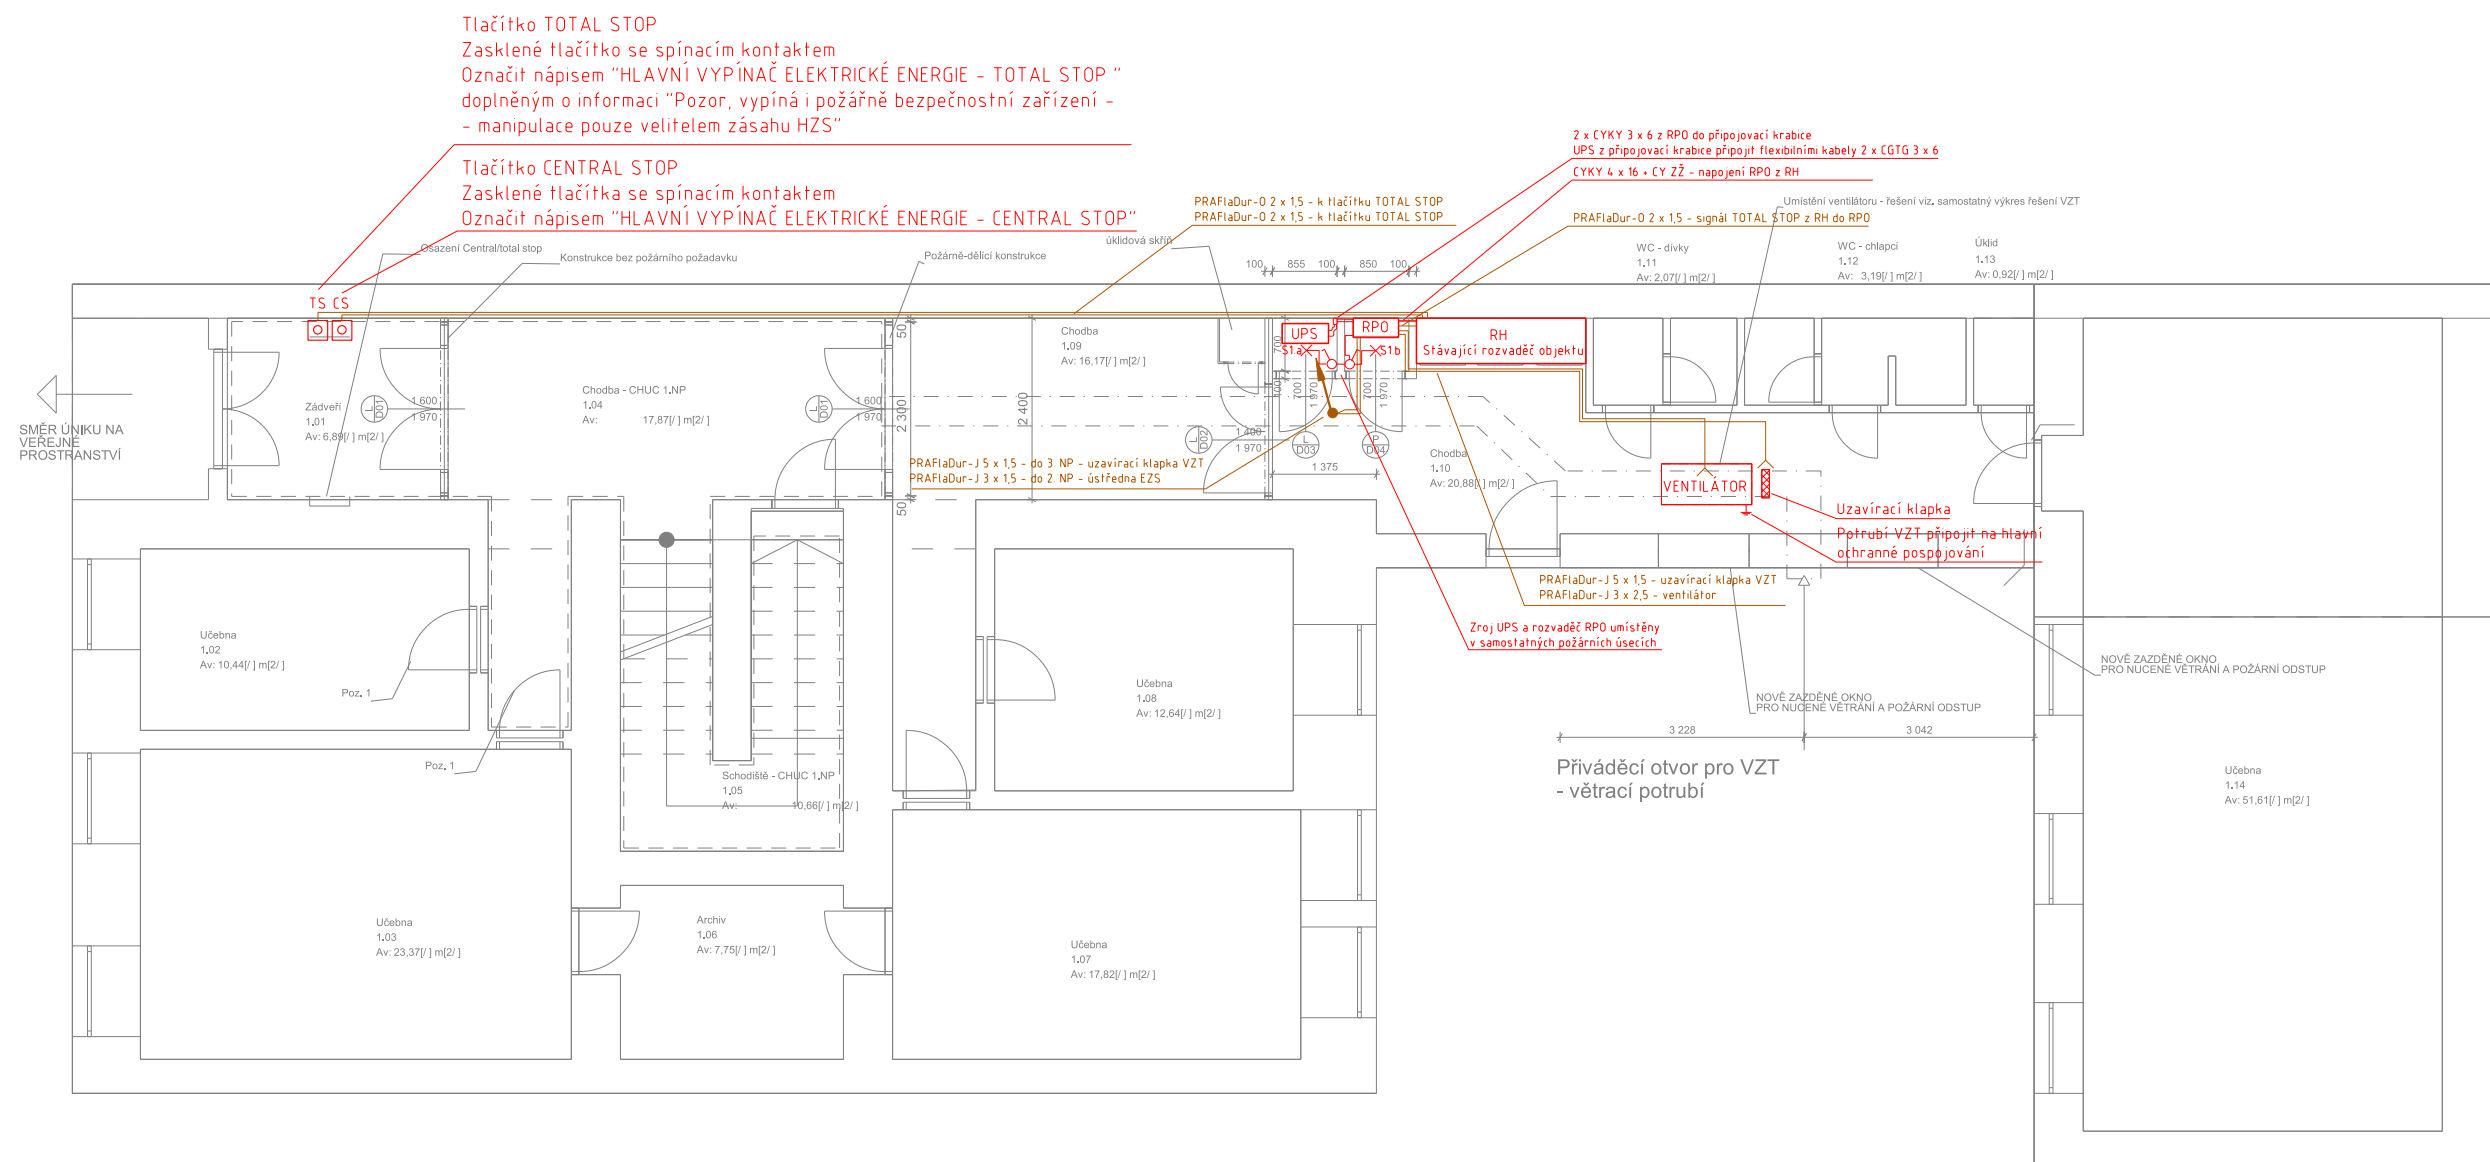

LEGENDA

- Kabel s funkčností při požáru (PraFlaDur)
- Kabel bez požární odolnosti

Odpovědný projektant: Ing. Jan Friedrich tel.: 799 565 855 email: jan.friedrich@nhb.cz		Kreslil: Ing. Jan Friedrich			 NHB - CZ s.r.o IČ: 28418158 www.nhb.cz	
Stavebník: Město Žamberk Masarykovo náměstí 166, 56401 Žamberk						
Místo stavby: Masarykovo náměstí 145, 56401 Žamberk parc. č 77 , k. ú. Žamberk [794368]					Č. zakázky: 2504_1	
Akce: ZUŠ Petra Ebena, Žamberk					Datum: 4/2025	
Část profese: TECHNICA PROSTŘEDÍ STAVEB - SILNOPROUD					Stupeň: DPS	Paré č.:
Obsah: Elektroinstalace pro napájení PBZ - 1. NP				Formát A3		
				Měřítko: 1:100		
				Číslo výkresu: D.1.2.5.2.2		