
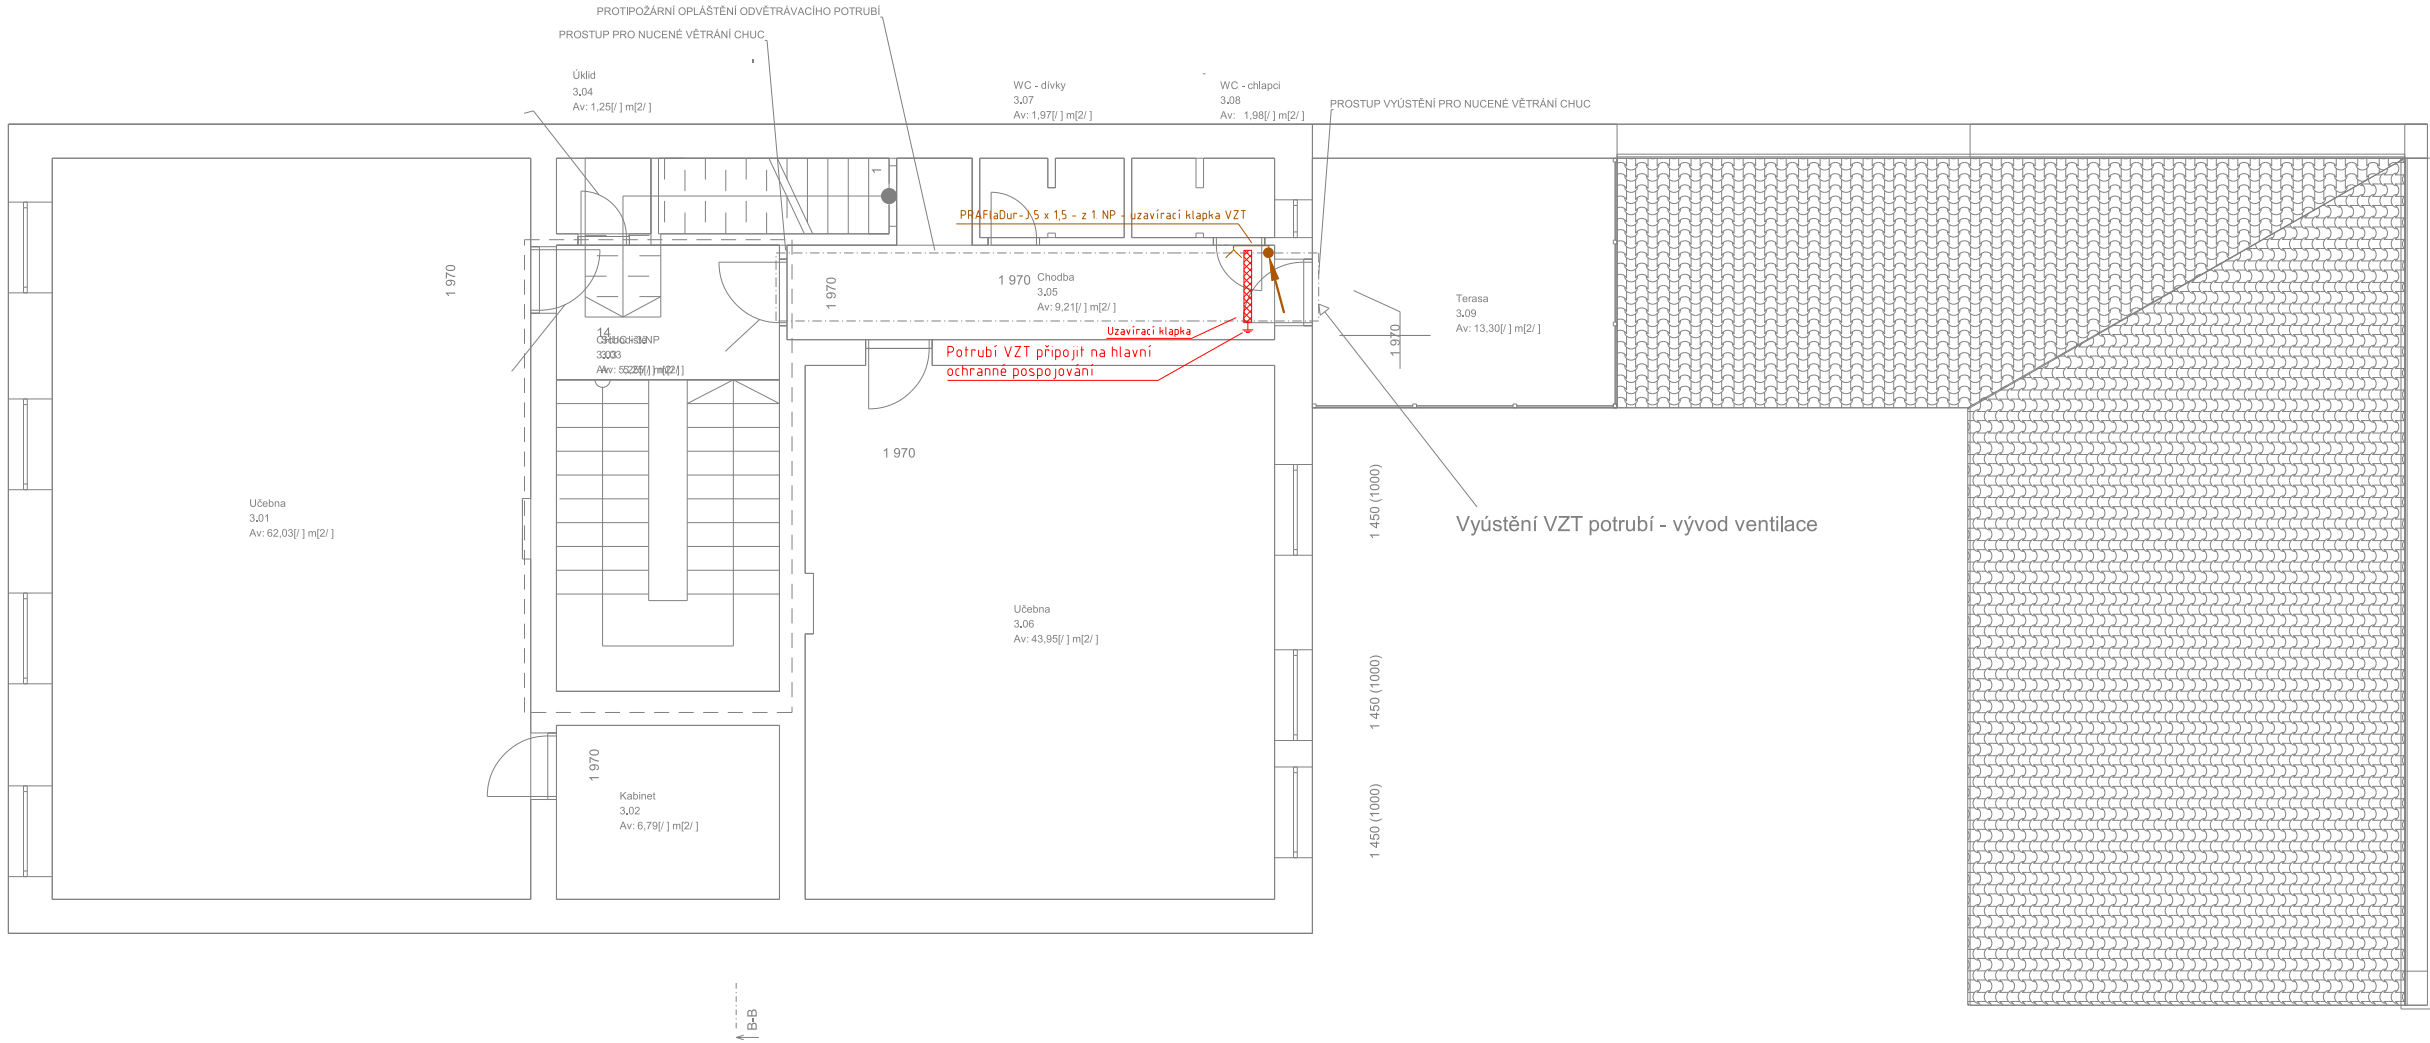


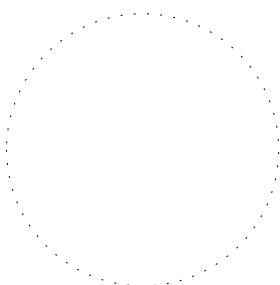

LEGENDA

- Kabel s funkčností při požáru (PraFlaDur)
- Kabel bez požární odolnosti

Odpovědný projektant: Ing. Jan Friedrich tel.: 799 565 855 email: jan.friedrich@nhb.cz		Kreslil: Ing. Jan Friedrich			 NHB s. r. o. ČESKÁ REPUBLIKA NHB - CZ s.r.o IČ: 28418158 www.nhb.cz	
Stavebník: Město Žamberk Masarykovo náměstí 166, 56401 Žamberk					Č. zakázky: 2504_1	
Místo stavby: Masarykovo náměstí 145, 56401 Žamberk parc. č 77 , k. ú. Žamberk [794368]					Datum: 4/2025	
Akce: ZUŠ Petra Ebena, Žamberk					Stupeň: DPS Formát: A3 Měřítko: 1:100	
					Paré č.: Číslo výkresu: D.1.2.5.2.4	
Část profese: TECHNIKA PROSTŘEDÍ STAVEB - SILNOPROUD						
Obsah: Elektroinstalace pro napájení PBZ - 3. NP						