


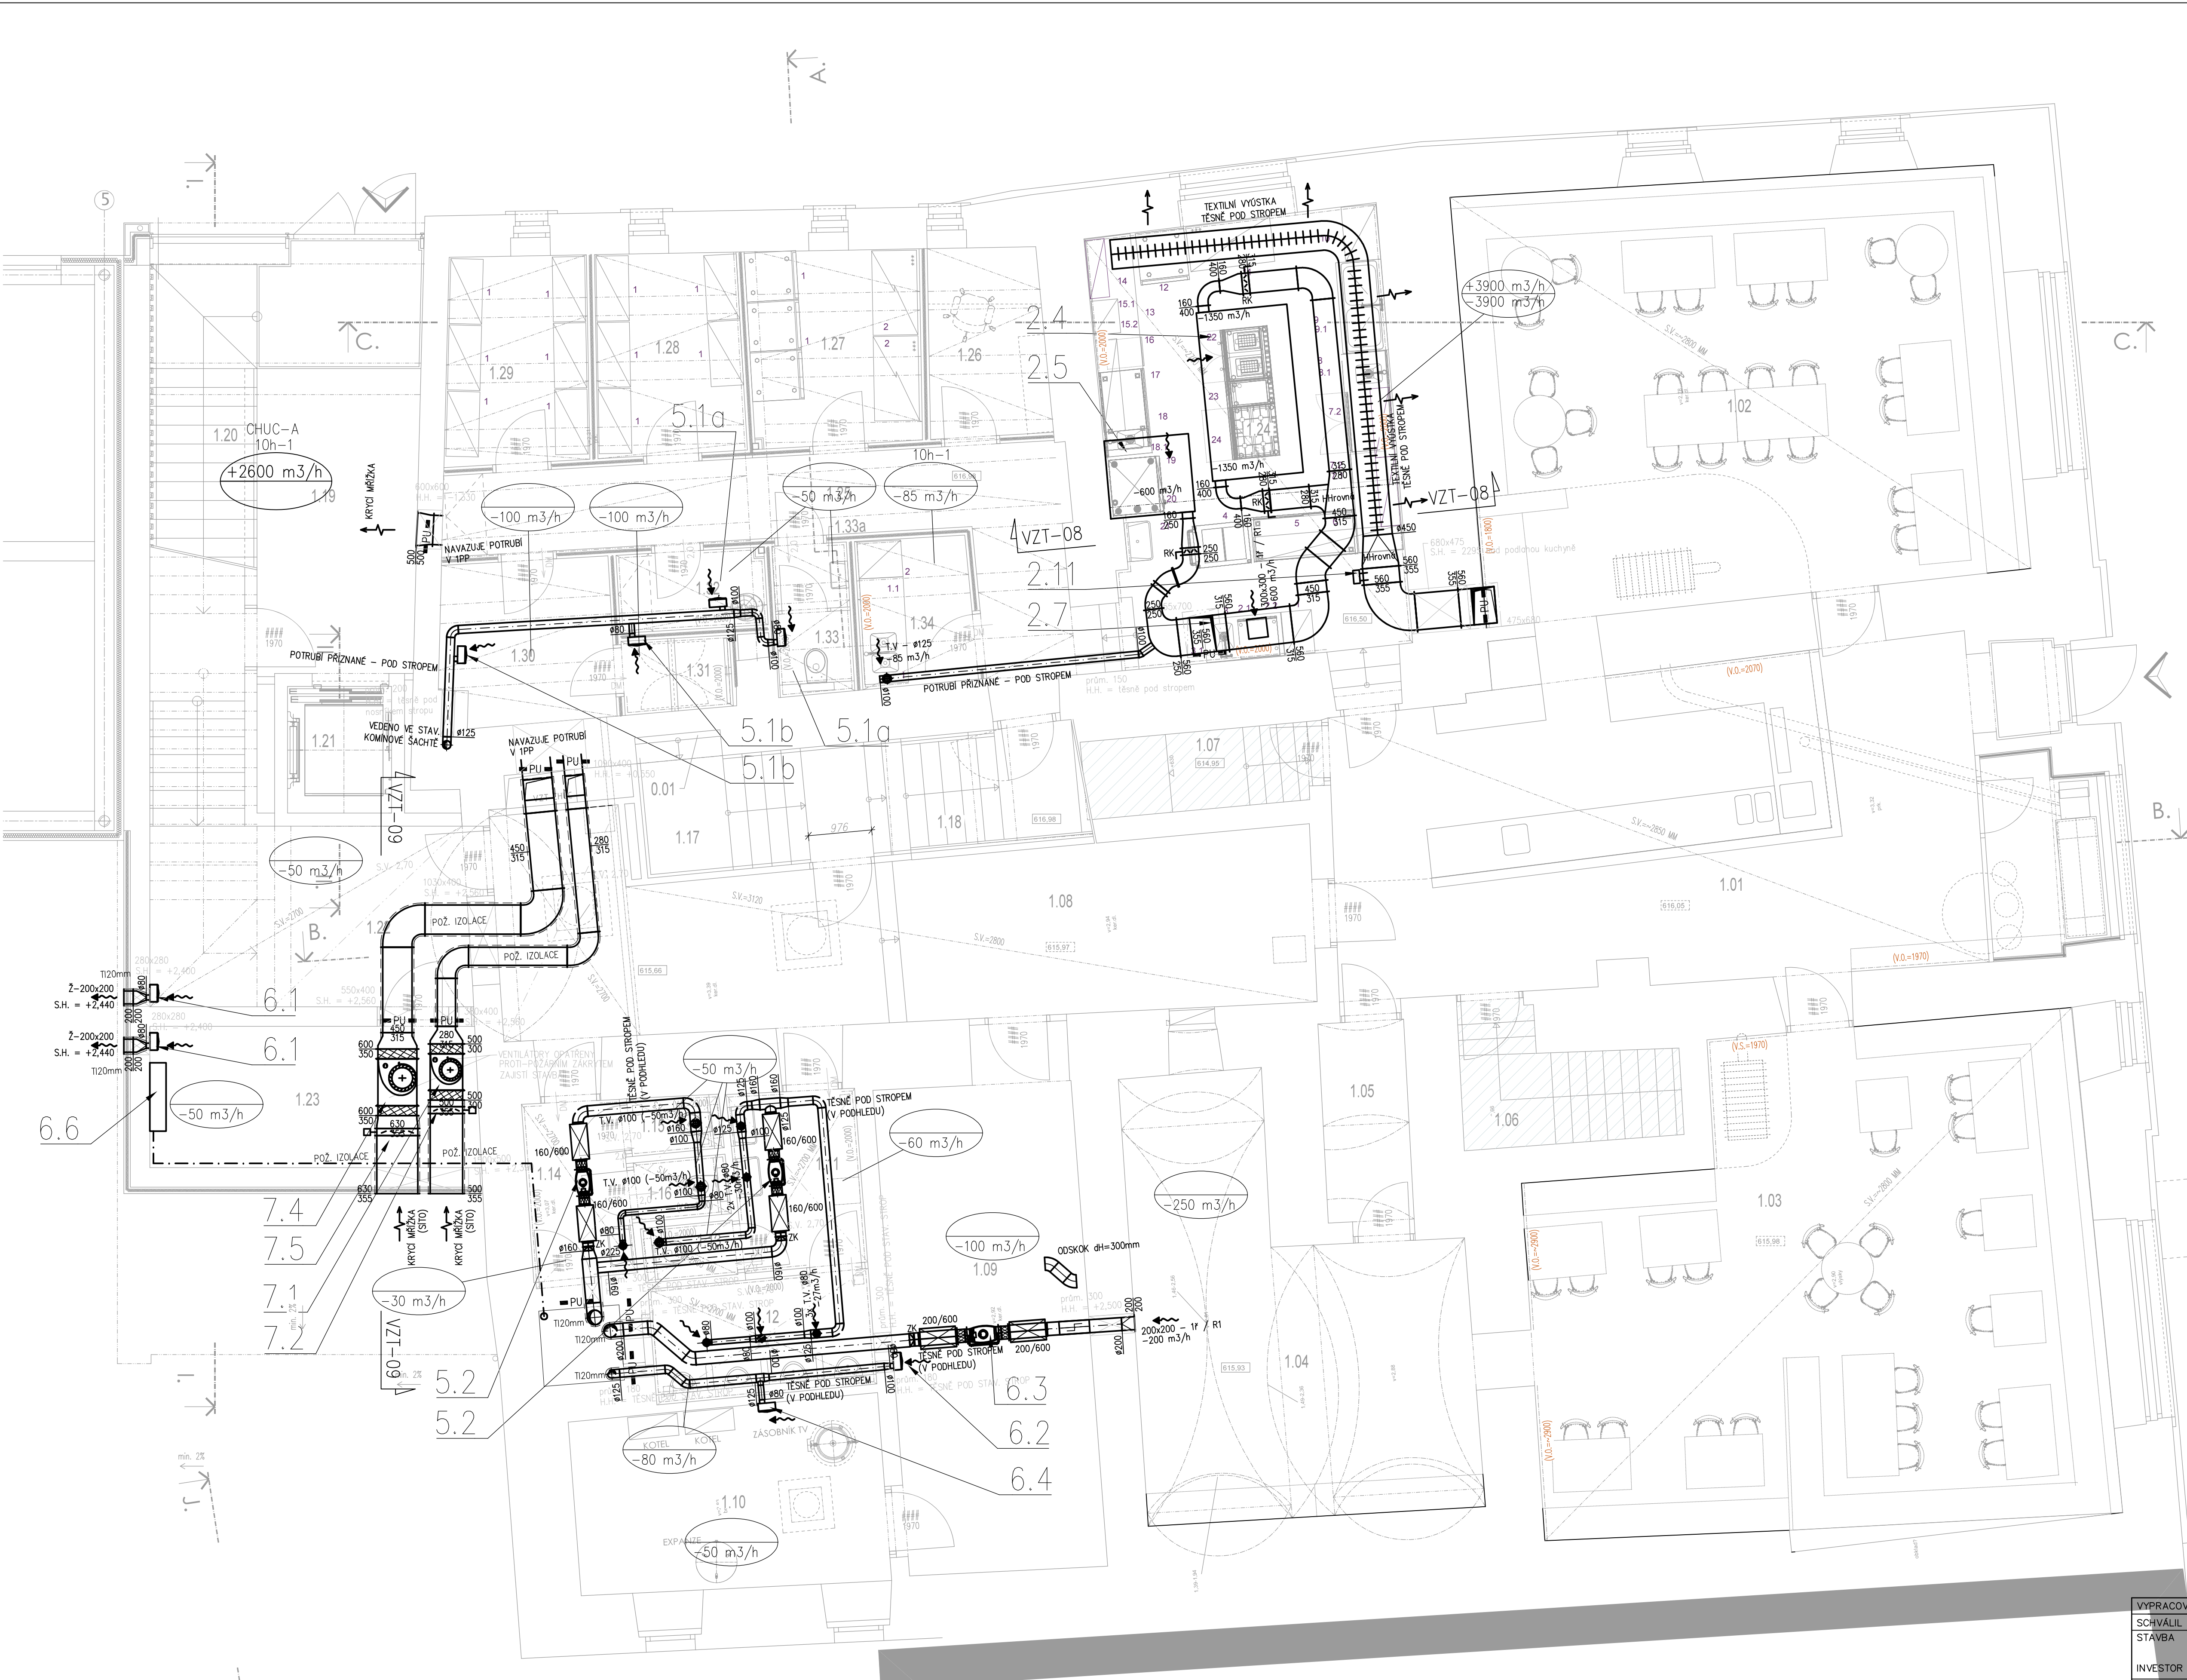

Č.M.	MÍSTNOST
1.01	RESTAURACE – VÝČEP
1.02	RESTAURACE – SALÓNEK
1.03	RESTAURACE – SALÓNEK
1.04	RESTAURACE – DĚTSKÝ KOUTEK
1.05	CHODBA
1.06	SCHODIŠTĚ – SKLEP
1.07	SCHODIŠTĚ – SKLEP
1.08	CHODBA
1.09	SKLAD
1.10	MÍSTNOST TZB
1.11	MUŽ – PŘEDSÍŇ WC
1.12	MUŽ – PISOÁRY
1.13	MUŽ WC
1.14	ŽENY – PŘEDSÍŇ WC
1.15	ŽENY WC
1.16	ŽENY WC
1.17	CHODBA
1.18	SCHODIŠTĚ
1.19	KULTURNÍ DŮM – ZADVĚŘ
1.20	KULTURNÍ DŮM – SCHODIŠTĚ
1.21	VÝTAH
1.22	CHODBA – ZASOBNÁ RESTAURACE
1.23	MÍSTNOST – UPS, EPS
1.24	KUCHYŇE
1.25	CHODBA
1.26	KANCELÁŘ
1.27	SKLAD CHLADNICE
1.28	SKLAD POTRAVIN
1.29	SKLAD INVENTÁŘE
1.30	ŠATNA
1.31	SPORCHA
1.32	OKLADKOVÁ KOMORA
1.33	WC – ZAMĚSTNANCŮ
1.33a	PŘEDSÍŇKA WC – ZAMĚSTNANCŮ
1.34	HRUBÁ PŘÍPRAVA ZELENINY

LEGENDA:

- POTRUBÍ S VENKOVNÍM VZDUCHEM
- POTRUBÍ S PŘÍVODNÍM (UPRAVENÝM) VZDUCHEM
- POTRUBÍ S ODVODNĚNÍM NEBO ODPADNÍM VZDUCHEM
- IZOLOVANÉ POTRUBÍ – TEPELNĚ NEBO POŽÁRNĚ
- MNOŽSTVÍ PŘÍVADĚNÉHO (+) / ODVADĚNÉHO (-) VZDUCHU
- SMĚR PŘÍVADĚNÉHO VZDUCHU
- SMĚR ODVADĚNÉHO VZDUCHU
- TUMIČ HLUKU NA KRUHOVÉ POTRUBÍ
- TUMIČ HLUKU DO ČTYŘHRANNÉHO POTRUBÍ
- TALÍŘOVÝ VENTIL, prům. 80mm
- ANEMOSTAT SE ČTYŘECOVOU ČELNÍ DESKOU PŘIPOJOVACÍ BOX HRODEM NA KRUH. POTRUBÍ REGULAČNÍ KLAPKA
- VÝVSTKA, 1-RÁDA S REGULACÍ R1
- POŽÁRNÍ ZATĚSNĚNÍ (UCPÁVKA)
- ZPĚTNÁ KLAPKA
- REGULAČNÍ KLAPKA S ARETACÍ POLOHY

VYPRACOVAL	PETR VLK	DATUM	08/2021	STUPEŇ P.D.	DPS
SCHVÁLIL	ŠKARDA				
STAVBA	STAVEBNÍ OPRAVY A PŘÍSTAVBA KULTURNÍHO DOMU č.p. 40 na p.č. 19/1 a 2156 v k.ú. Dolní Dvůrčice				
INVESTOR	OBC DOLNÍ DVŮRČICE, DOLNÍ DVŮRČICE 62, 382 72 DOLNÍ DVŮRČICE				
PROFESE	D.1.4.3 VZDUCHOTECHNIKA+ZOTK				MĚŘÍTKO 1:50
OBSAH VÝKRESU	Půdorys 1NP - VZDUCHOTECHNIKA				ZAK. ČÍSLO
					POZNÁMKA
					POČET A4 8
					Č. VÝKRESU D.1.4.3 – 05



CBEnergy
Lanovka 205/16
370 01 České Budějovice
cb-energo.cz