


ELEKTROINSTALACE

LEGENDA:

-  Spínač řazení 1
-  Pohybové čídlo 360°
-  Vývod pro splachovače pisoárů

LEGENDA SVÍTIDEL :

-  B1
přisazené kruhové svítidlo, 2x36W, EVG, IP20
-  B2
přisazené kruhové svítidlo, 2x26W, EVG, IP20
-  P1
přisazené nouzové svítidlo s piktogramem, 1x8W, EVG, IP40

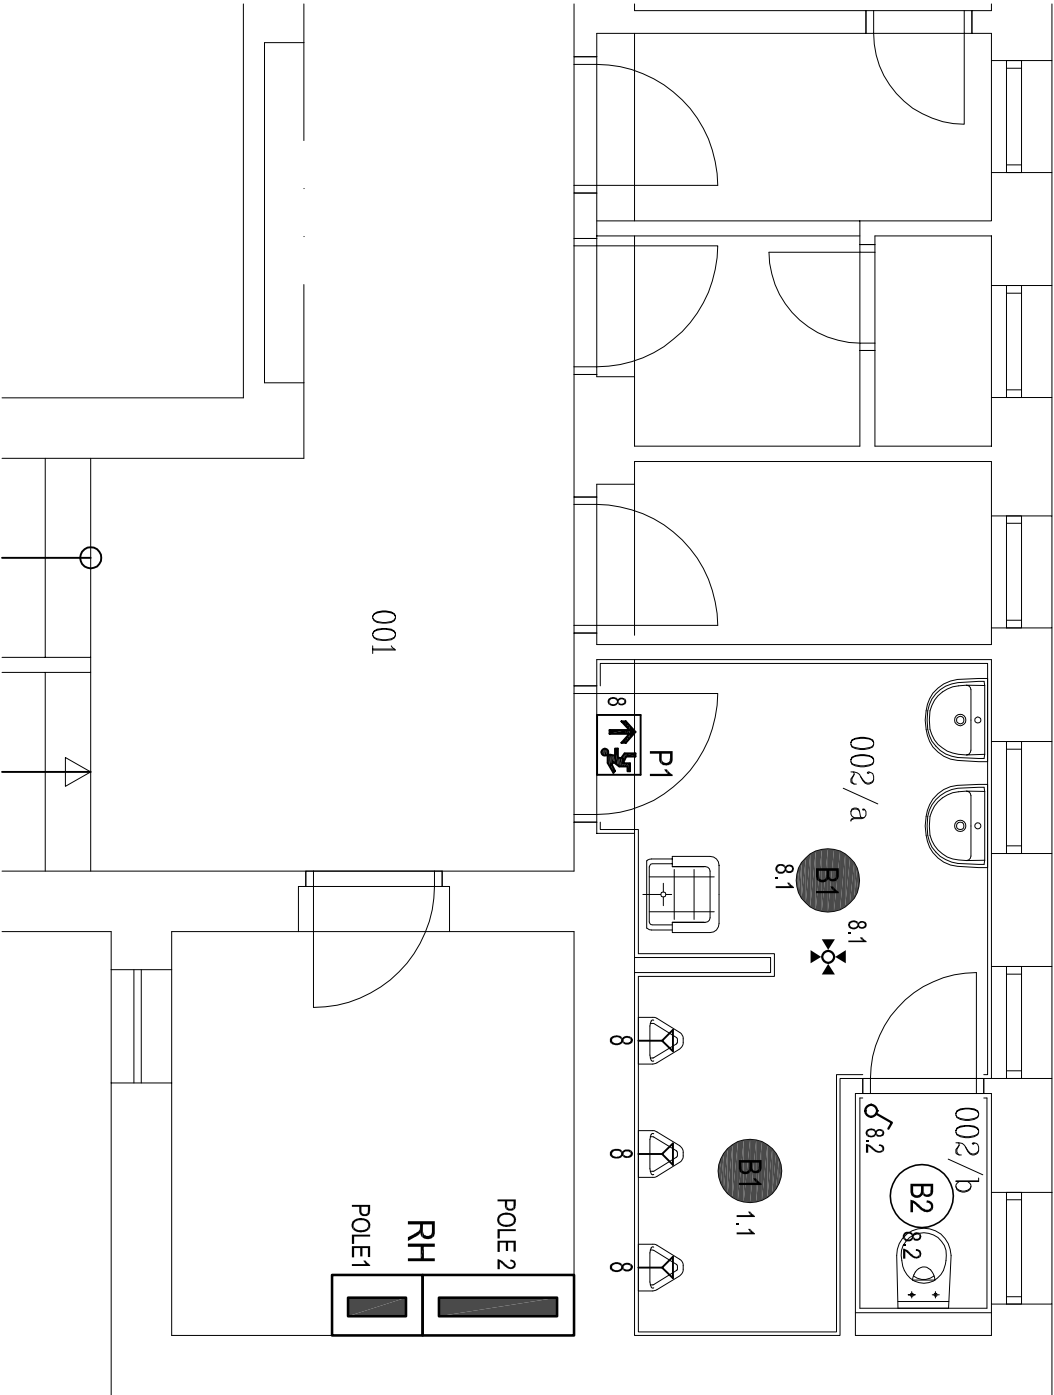

Tabulka místností		
Číslo		Název místnosti
SOCIÁLNÍ ŽÁZEMÍ CHLAPCI	001	CHODBA
	002/a	UMÝVÁRNA CHLAPCI + PISOÁRY
	002/b	KABINA WC CHLAPCI
	003	TECHNICKÁ MÍSTNOST
	PLOCHA CELKEM:	

Nedílnou součástí projektové dokumentace je technická zpráva i

VEDOUcí ZAKÁZKY: ING. JAROMIR CHVÁTAL		ODPOVĚDNÝ PROJEKTANT: ING. TOMAŠ LEBR		VYPRACOVAL: ING. TOMAŠ LEBR	
AKCE		REKONSTRUKCE SOCIÁLNÍHO ZÁZEMÍ OBJEKTU ZÁKLADNÍ ŠKOLY STOCHOV			
		UL. J. ŠÍPKA 387, STOCHOV			
INVESTOR		MĚSTO STOCHOV J.ŠÍPKA 486 273 03 STOCHOV			
ČÁST		F.1.4. TECHNICKA PROSTŘEDÍ STAVEB F.1.4.g. ZAŘÍZENÍ SILNOPROUDÉ ELEKTROTECHNIKY VČ. BLESKOSVODŮ			
OBSAH		BUDOVA A č.p. 434 PŮDORYS 1.PP - NAVRŽENÝ STAV			
ARIPROS s.r.o. architektura - inženýry - projekce staveb Hainova 1147 , 272 01 Kladno tel.: 312 246 002, tel./fax: 312 246 271 e-mail: info@aripros.cz IČO: 261 74 936 STUPEŇ: DSP FORMÁT: 2x A4 MĚŘÍTKO: 1:50 Č. ZAKÁZKY: 227 111 DATUM: únor 2012 PARÉ: Č. VÝKRESU F.1.4.g 1					

ROZVODNÁ SOUSTAVA : 3 NPE, AC 50Hz, 400/230V / TN-C-S
OCHRANA PŘED ÚRAZENÍM ELEKTRICKÝM PROUDEM DLE ČSN 33 2000-4-41 ed.2:
ZÁKLADNÍ OCHRANA (PŘED DOTYKEM ŽIVÝCH ČÁSTÍ):
PŘEDŽÍVÝ NEBO KRYTY – PŘÍLOHA A čl. A1
AUTOMATICKÉ ODPOJENÍ OD ZDROJE DLE čl. 411
DVOJITÁ NEBO ZESÍLENÁ IZOLACE DLE čl. 412
OCHRANA PŘI PORUŠĚ (PŘED DOTYKEM NEŽIVÝCH ČÁSTÍ):
DOPLNKOVÁ OCHRANA:
1. PROUDOVÝM CHRÁŇEČEM DLE čl. 415.1
2. DOPLNKOVÝ OCHRANNÝ POSPOJOVÁNÍ DLE čl. 415.2

ARIPROS S.r.o.
architektura - interiéry - projekce staveb

Hajnova 1147, 272 01 Kladno
tel.: 312 246 002, tel./fax: 312 246 271
e-mail: info@aripros.cz
IČO: 261 74 936

DSP

FORMÁT: 2x A4
MĚŘÍTKO: 1:50
Č. ZKÁZKY: 227 111

DATUM: únor 2012
PARÉ:

Č. VÝKRESU

F.1.4.g

1