


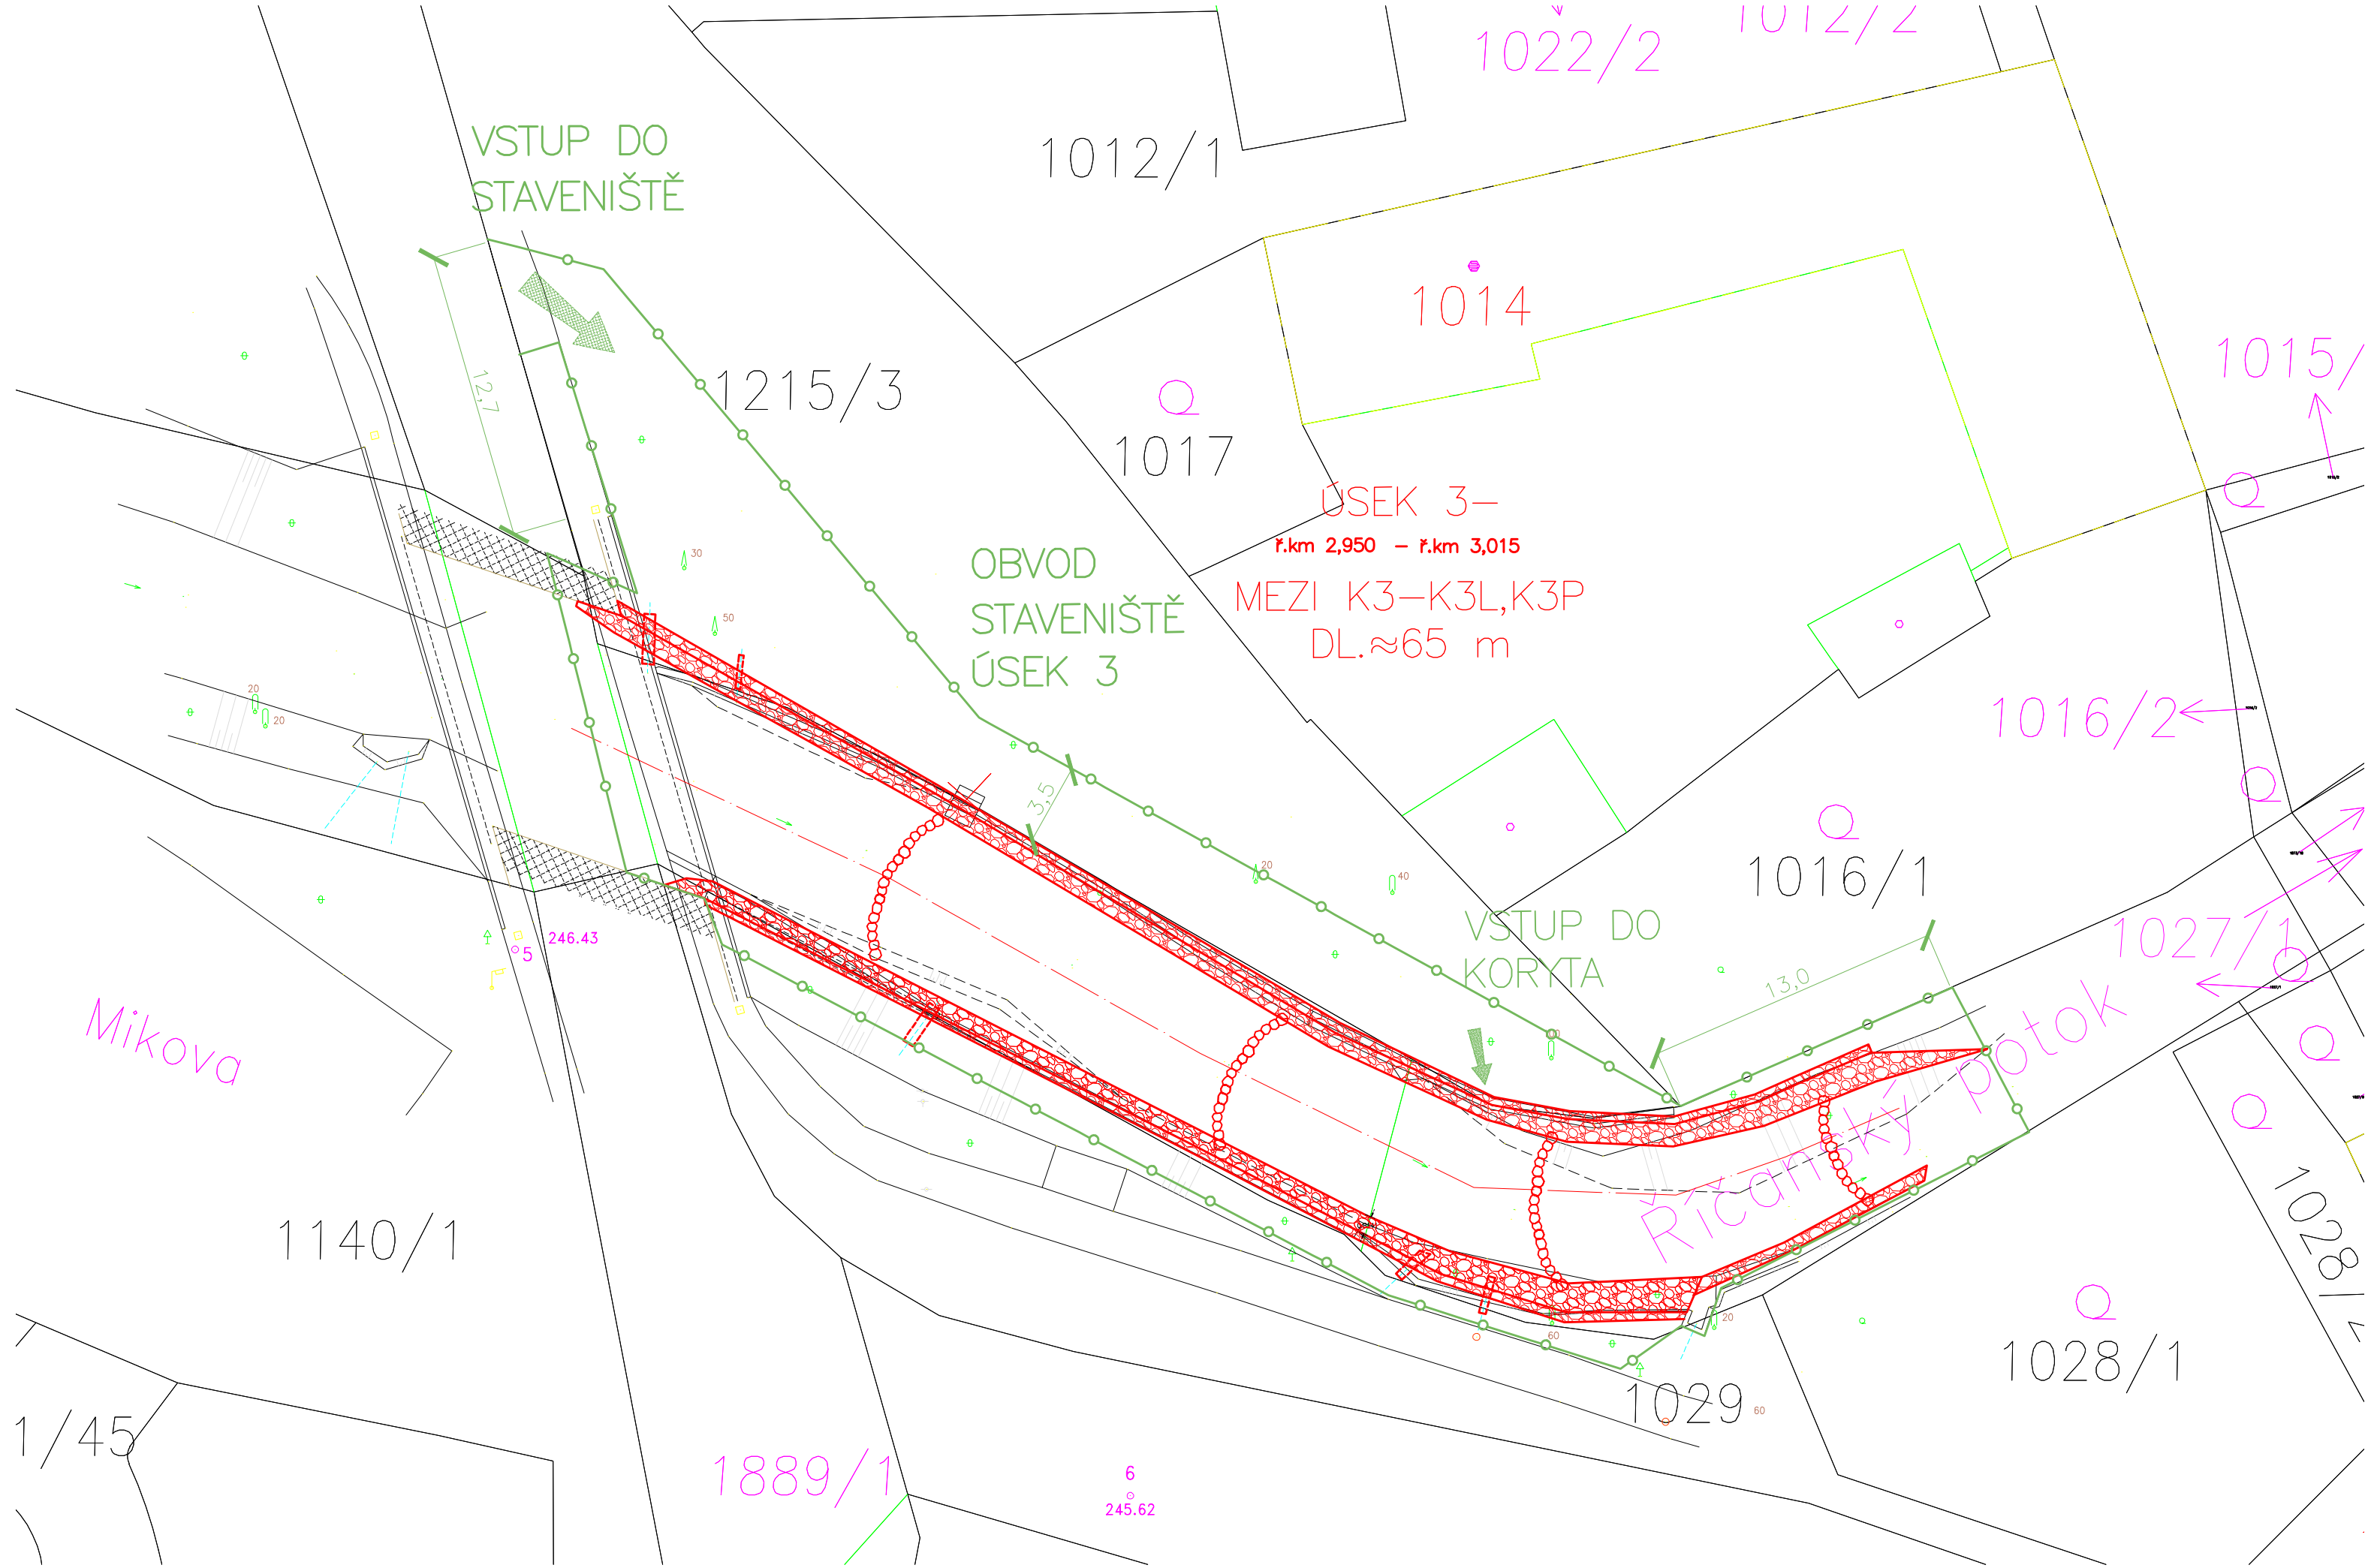

JTSK, VÝŠKOVÝ SYSTÉM BPv			KOTY V m
EKOTECHNIK - INŽENÝRING s.r.o. PRAHA 4			Číslo zakázky: 01/15
Kreslil: ACAD	Projektant: Ing.J.Jílek	Hlin.projektu: Ing.J.Jílek	Tech.kontrola: Ing.J.Jílek
Investor: Městská část Praha - Dubeč	Kraj: PRAHA		Formát: 3 A4
ŘÍČANSKÝ POTOK – DUBEČ OPRAVA BŘEHŮ			Revize : 0
			Stupeň: DSP
			Datum: 02.15
Příloha: SITUACE POV ÚSEK 3		Měřítko: 1:250	Příloha: E2.3