


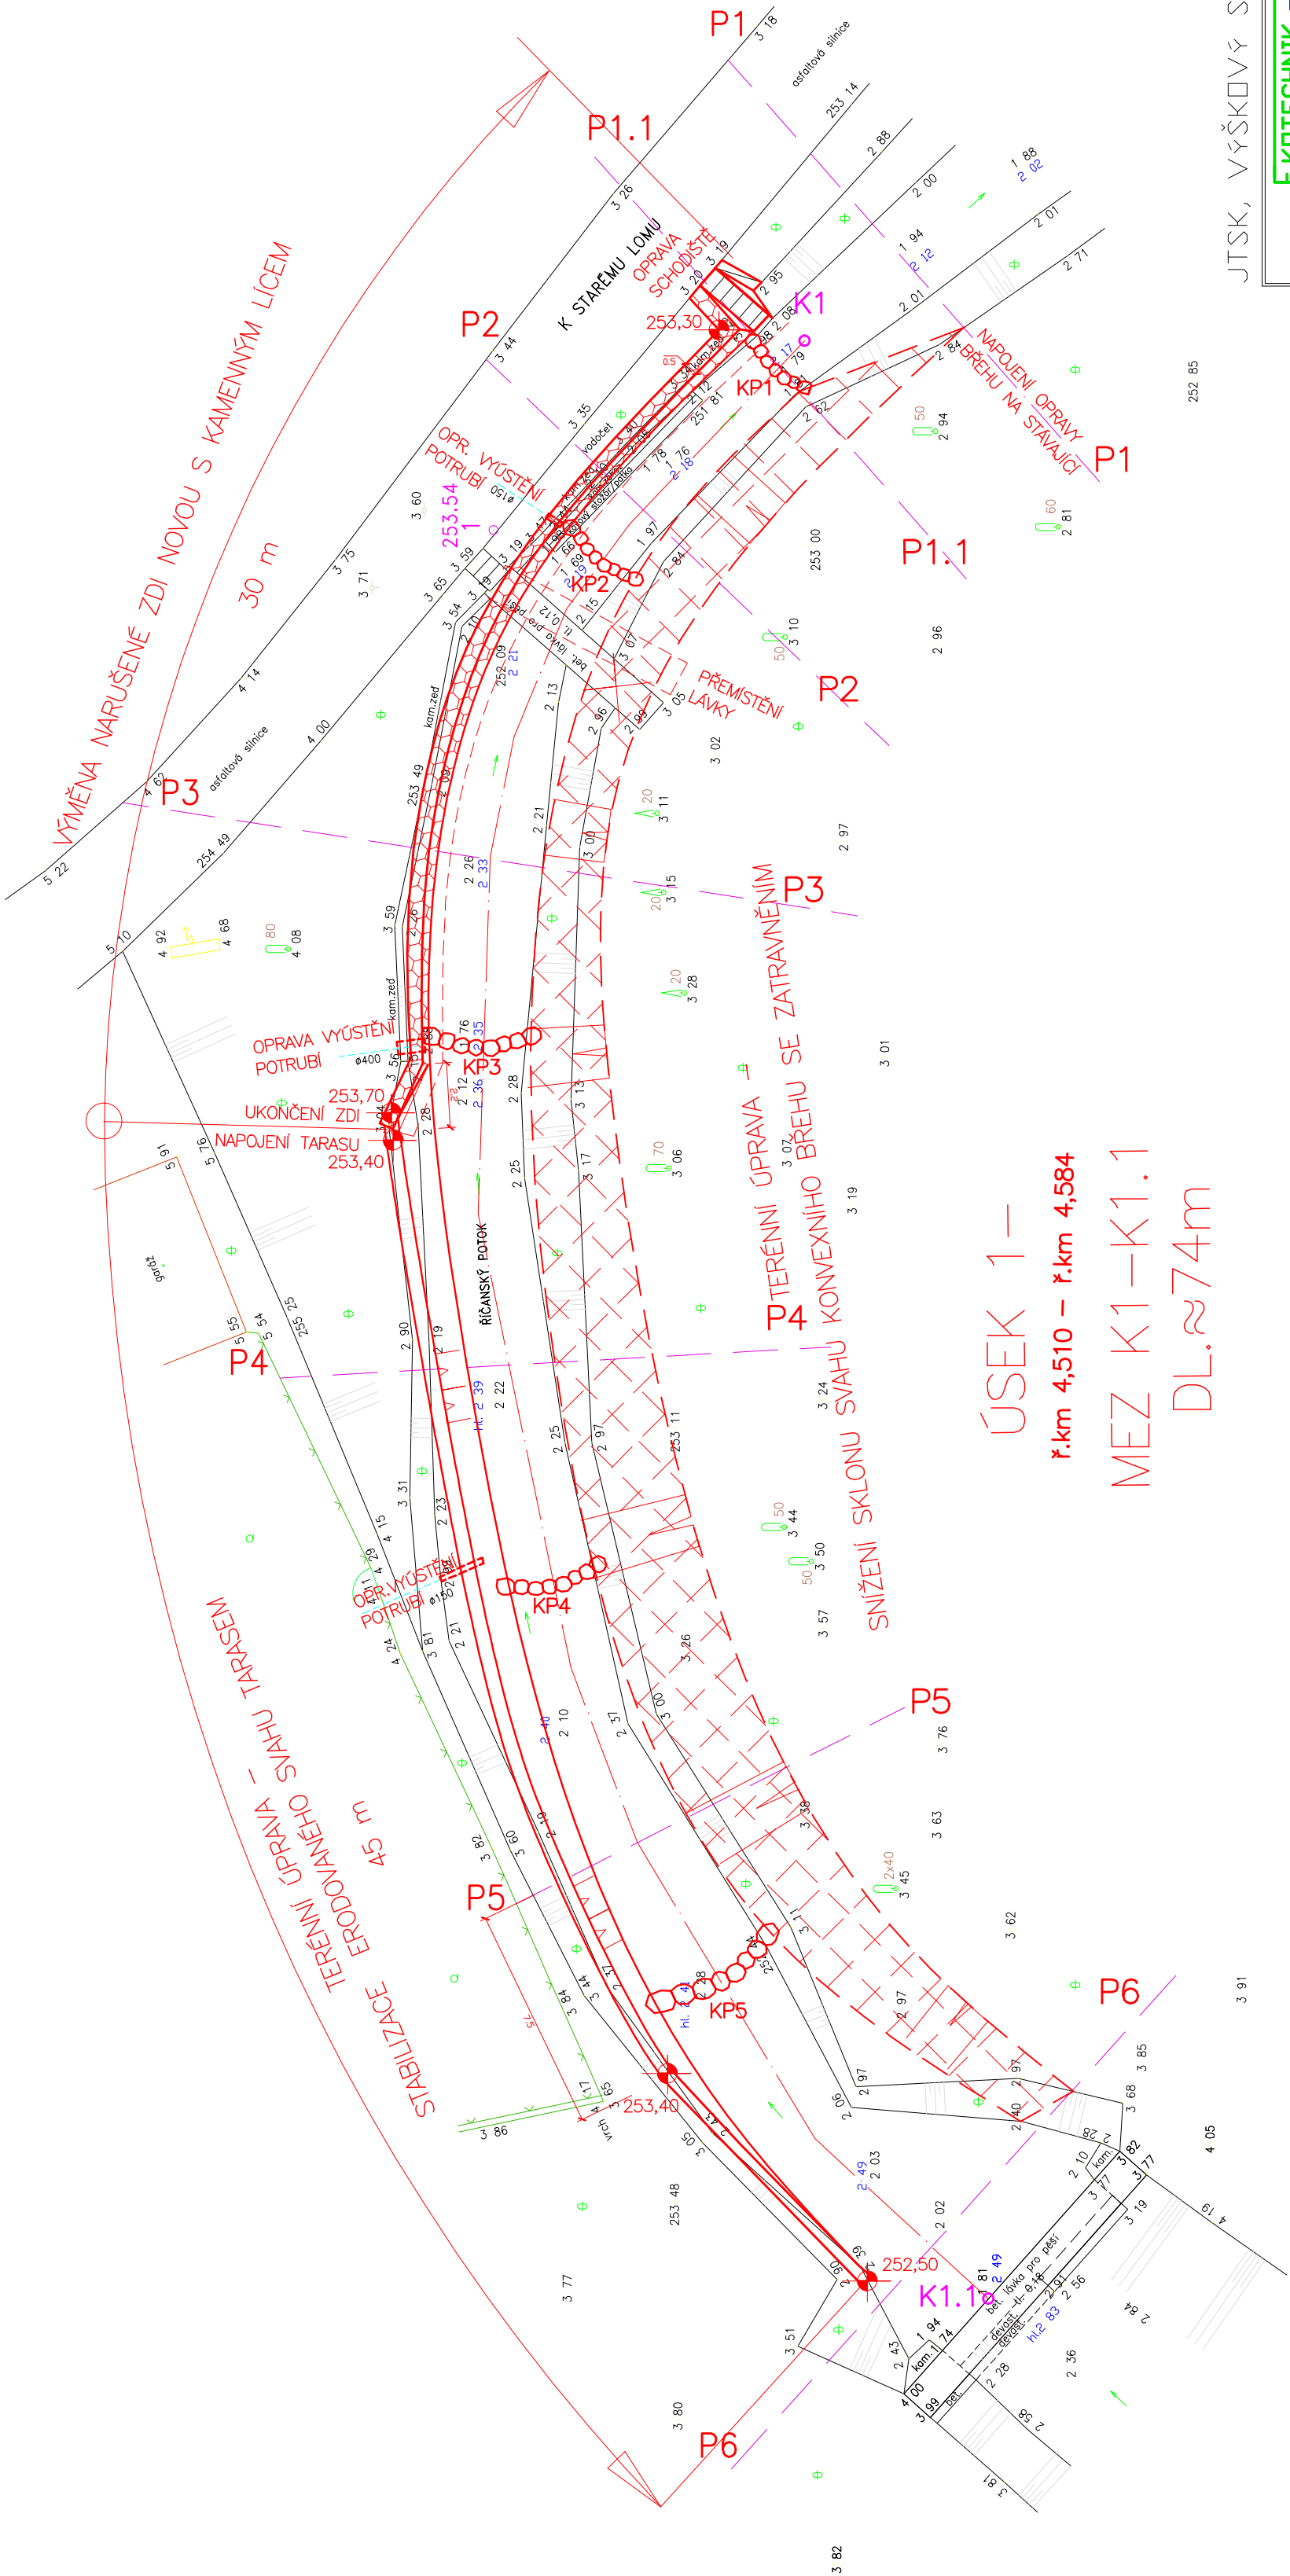

JTSK, VÝŠKOVÝ SYSTÉM BPV

KOTY V m

EKOTECHNIK – INŽENÝRING s.r.o.		Číslo zakázky: 01/15	
Kreslí: ACAD	Projektant: Ing.J.Jílek	Hlavní projekt: Ing.J.Jílek	Techkontrola: Ing.J.Jílek
Investor: Městská část Praha – Dubeč	Kraj: PRAHA	Formát: 3 A4	
Akce: ŘÍČANSKÝ POTOK – DUBEČ		Revize: 0	
OPRAVA BŘEHŮ		Stupeň: DSP	
ÚSEK 1		Datum: 02.15	
SITUACE OPRAVY ÚSEKU 1		Měřítko: 1:200	Příloha: F1.1