



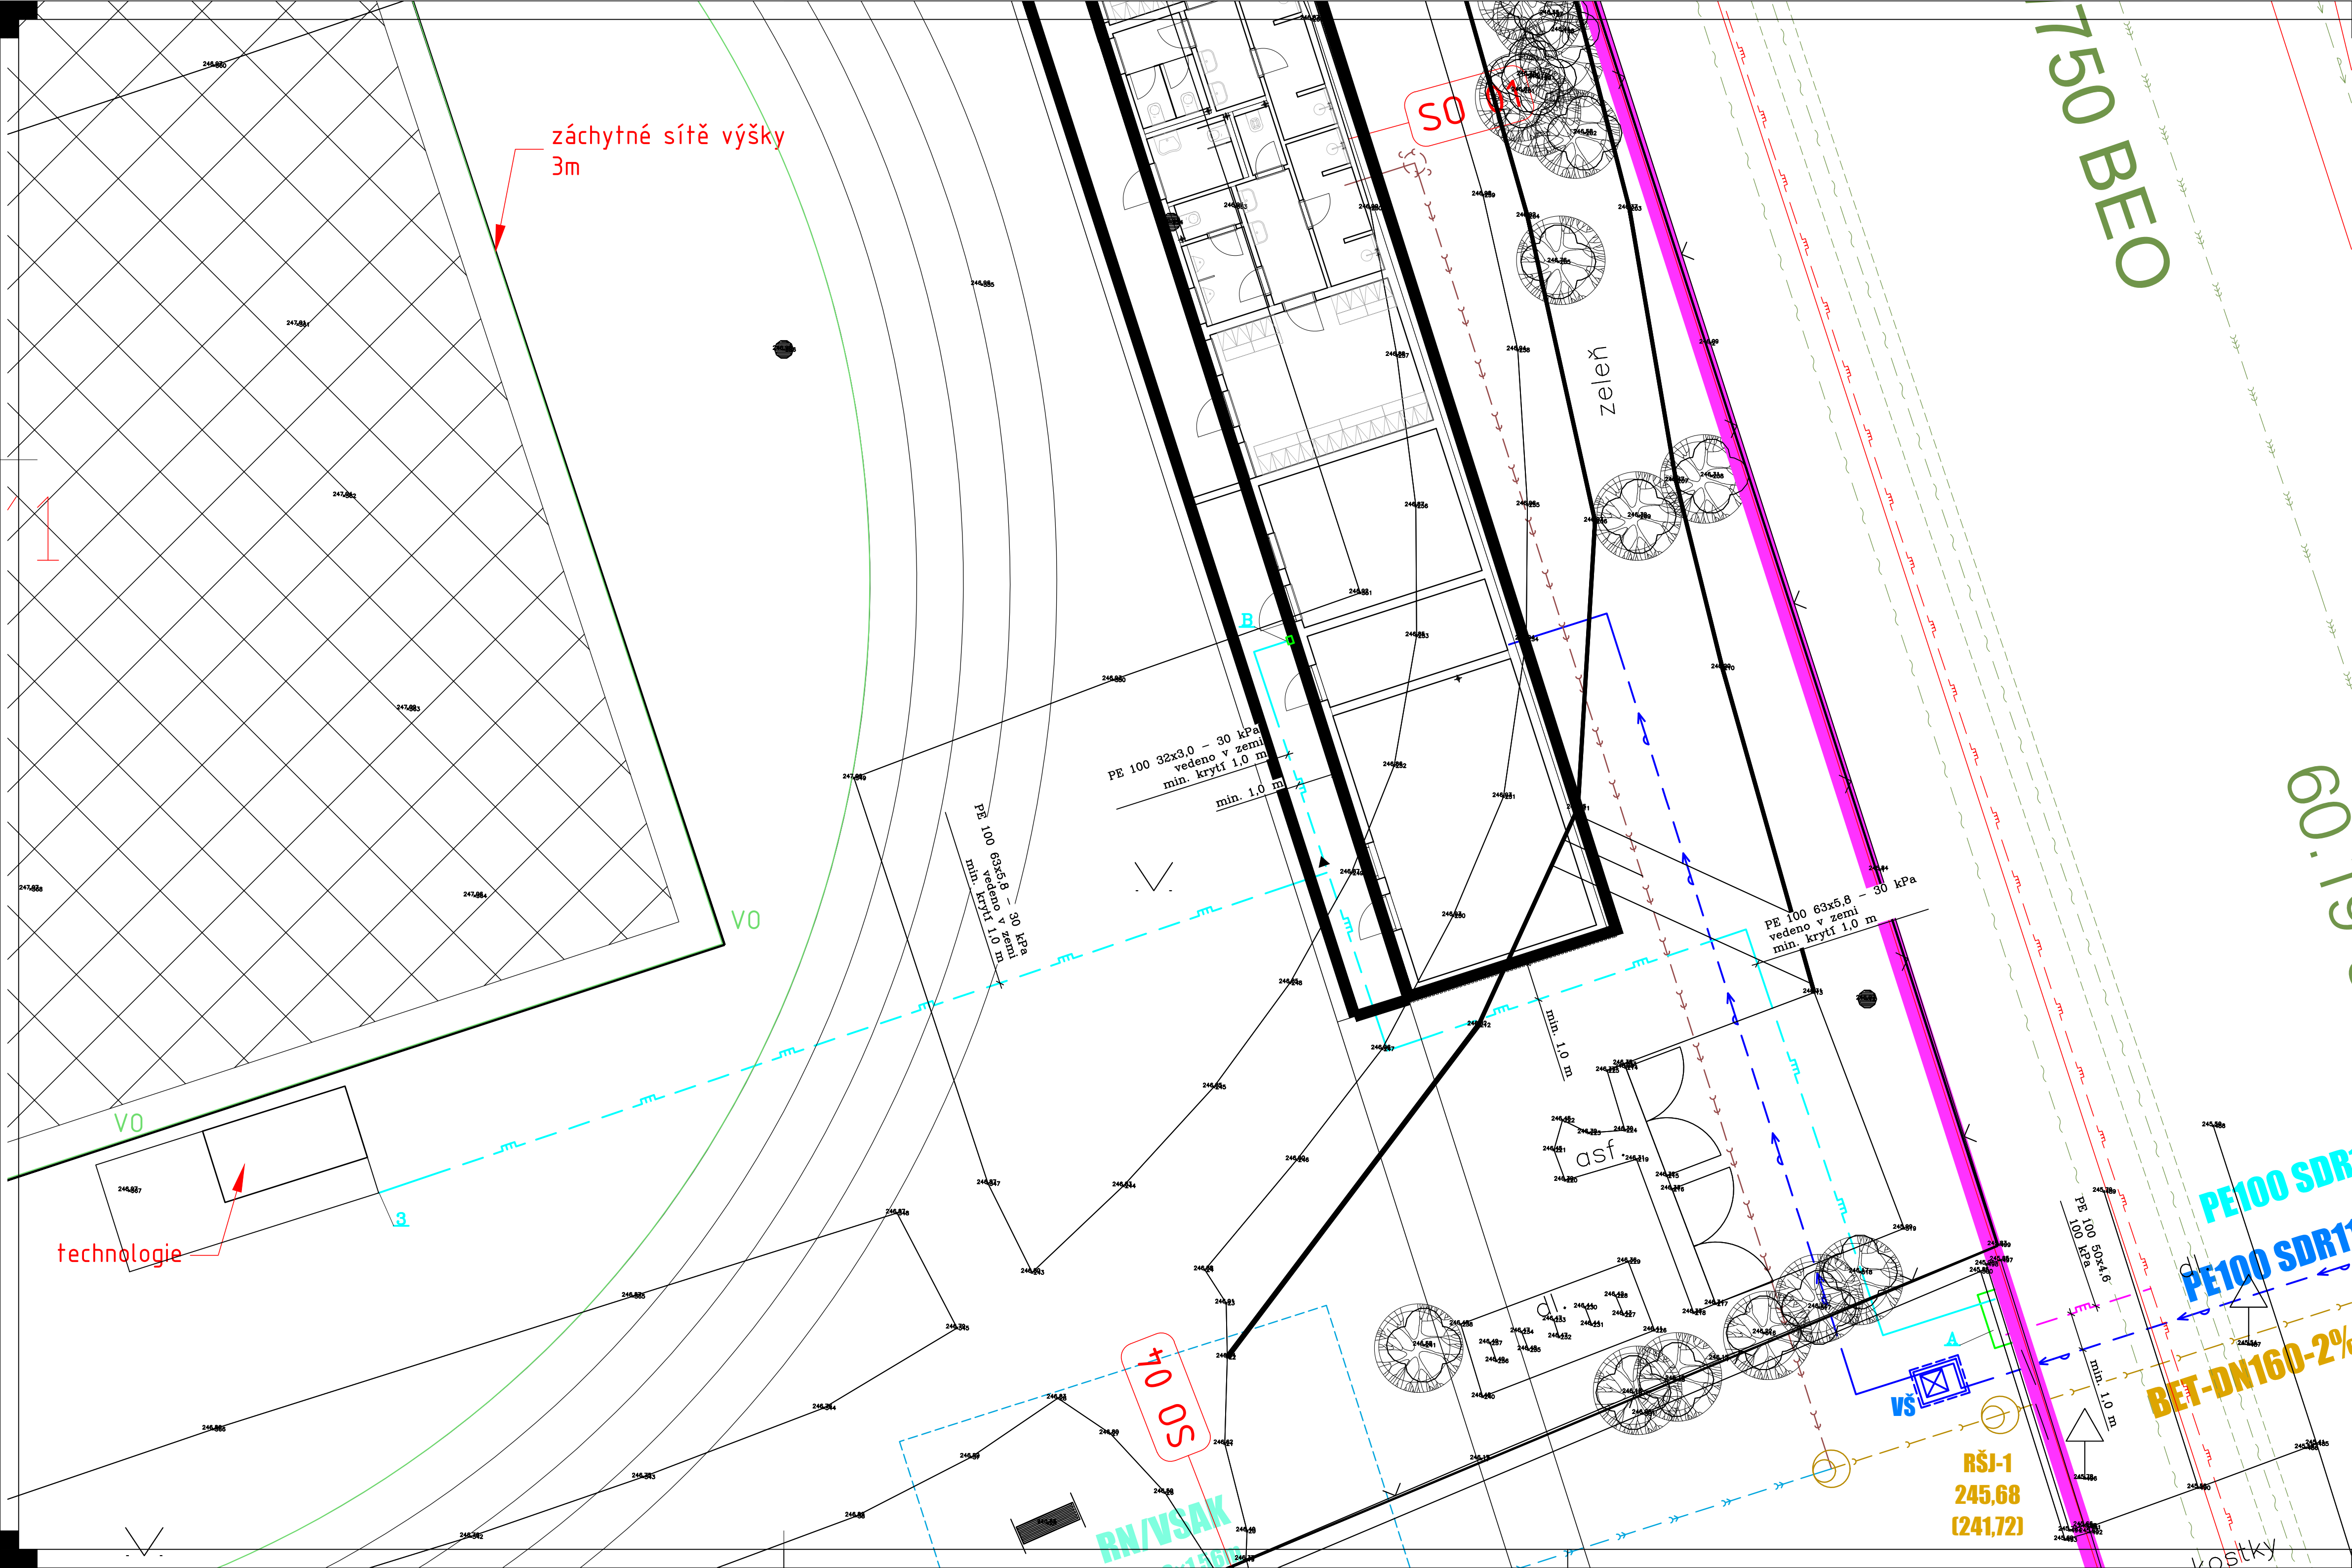

- LEGENDA**
- STÁVAJÍCÍ STL. PLYNOVODNÍ ŘÁD - 100 kPa
 - NOVÁ STL. PLYNOVODNÍ PŘÍPOJKA PE100 SDR 11 40x3,7 DUALTEC 100 kPa - ŘEŠENA SAMOSTATNOU PD
 - NOVÝ STL. AREÁLOVÝ PLYNOVOD 30 kPa - VEDENÝ V ZEMI
 - NOVÝ NTL. PLYNOVOD - VEDENÝ V OBJEKTU - 2,0 kPa
- A PLYNOMĚRNÁ SKŘÍŇ - SOUČÁSTÍ PD PLYNOVODNÍ PŘÍPOJKY
B SKŘÍŇ PRO REGULÁTOR PLECHOVÁ - š. 200 x v. 350 / h. 150 - 300 mm NAD TERÉNEM
PŘECHOD OCEL/PLAST 25/32
UZÁVĚR DN 25 - KULOVÝ KOHOUT
REGULÁTOR - VSTUP 30,0 kPa G 3/4" → VÝSTUP 2,0 kPa G 1" - Q=5 m³/hod
PLYNOVÝ KONDENZAČNÍ KOTEL 3,2-32,0 kW, 3,49 m³/hod, DN 20 (S TŘÍCESTNÝM PŘEPÍNACÍM VENTILEM PRO OHŘEV TV)
1 KOAXIÁLNÍ SVISLÉ ODKOURENÍ Ø60/100mm VČETNĚ STŘEŠNÍHO NÁSTAVCE Ø60/100mm, DÉLKY 2,05 m, REVIZNÍ T - KUS PRO PŘÍMOU MONTÁŽ, ODKOURENÍ VYVEDENO 0,6 m NAD STŘECHU
2 PLYNOVÝ HOŘÁK PRO NAFUKOVACÍ HALU 125-370 kW, 37 m³/hod, G 1 1/2", HOŘÁK BUDE DODANÝ VČETNĚ MULTIBLOKU (SKLÁDÁ SE Z PLYNOVÉHO FILTRU, REGULÁTORU TLAKU, MANOSTATU MIN. TLAKU PLYNU, REGULAČNÍHO VENTILU VR S NASTAVENÍM PRO ZAPALOVACÍ A MAXIMÁLNÍ VÝKON)

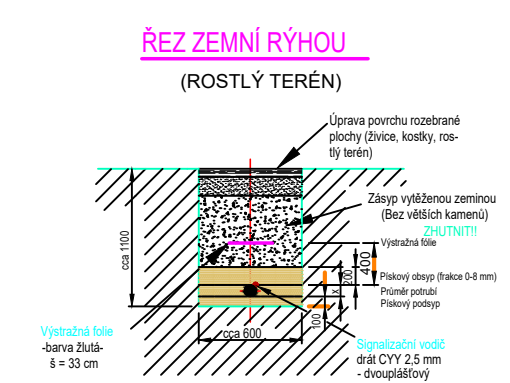

generální projektant		projektant části		číslo paré	
A99		CM projekt, s.r.o.			
Atelier 99 s.r.o. Purkyňova 71/99 612 00 Brno		Bratislavská 866/5, 693 01 Hustopeče Sladkého 13, 617 00 Brno www.cmprojekt.cz			
architekt		Ing. arch. Veronika Adamcová		vypracoval	
HIP		Ing. Jan Rydlo		kontroloval	
ved. projektant		Ing. Jan Rydlo		zodp. projektant	
stavebník		Statutární město Brno, městská část Brno - Žabovřesky, Horova 28, 616 00 Brno			
SPORTOVNÍ AREÁL ŽŠ JANA BABÁKA					
název stavby					
objekt IO 501					
část IO 501 - Areálové rozvody plynovodu					
název dokumentu Situace					
				zakázka A-21-1046	
				datum 02/2022	
				stupeň DPS	
				měřítko 1 : 100	
				číslo přílohy 101	