


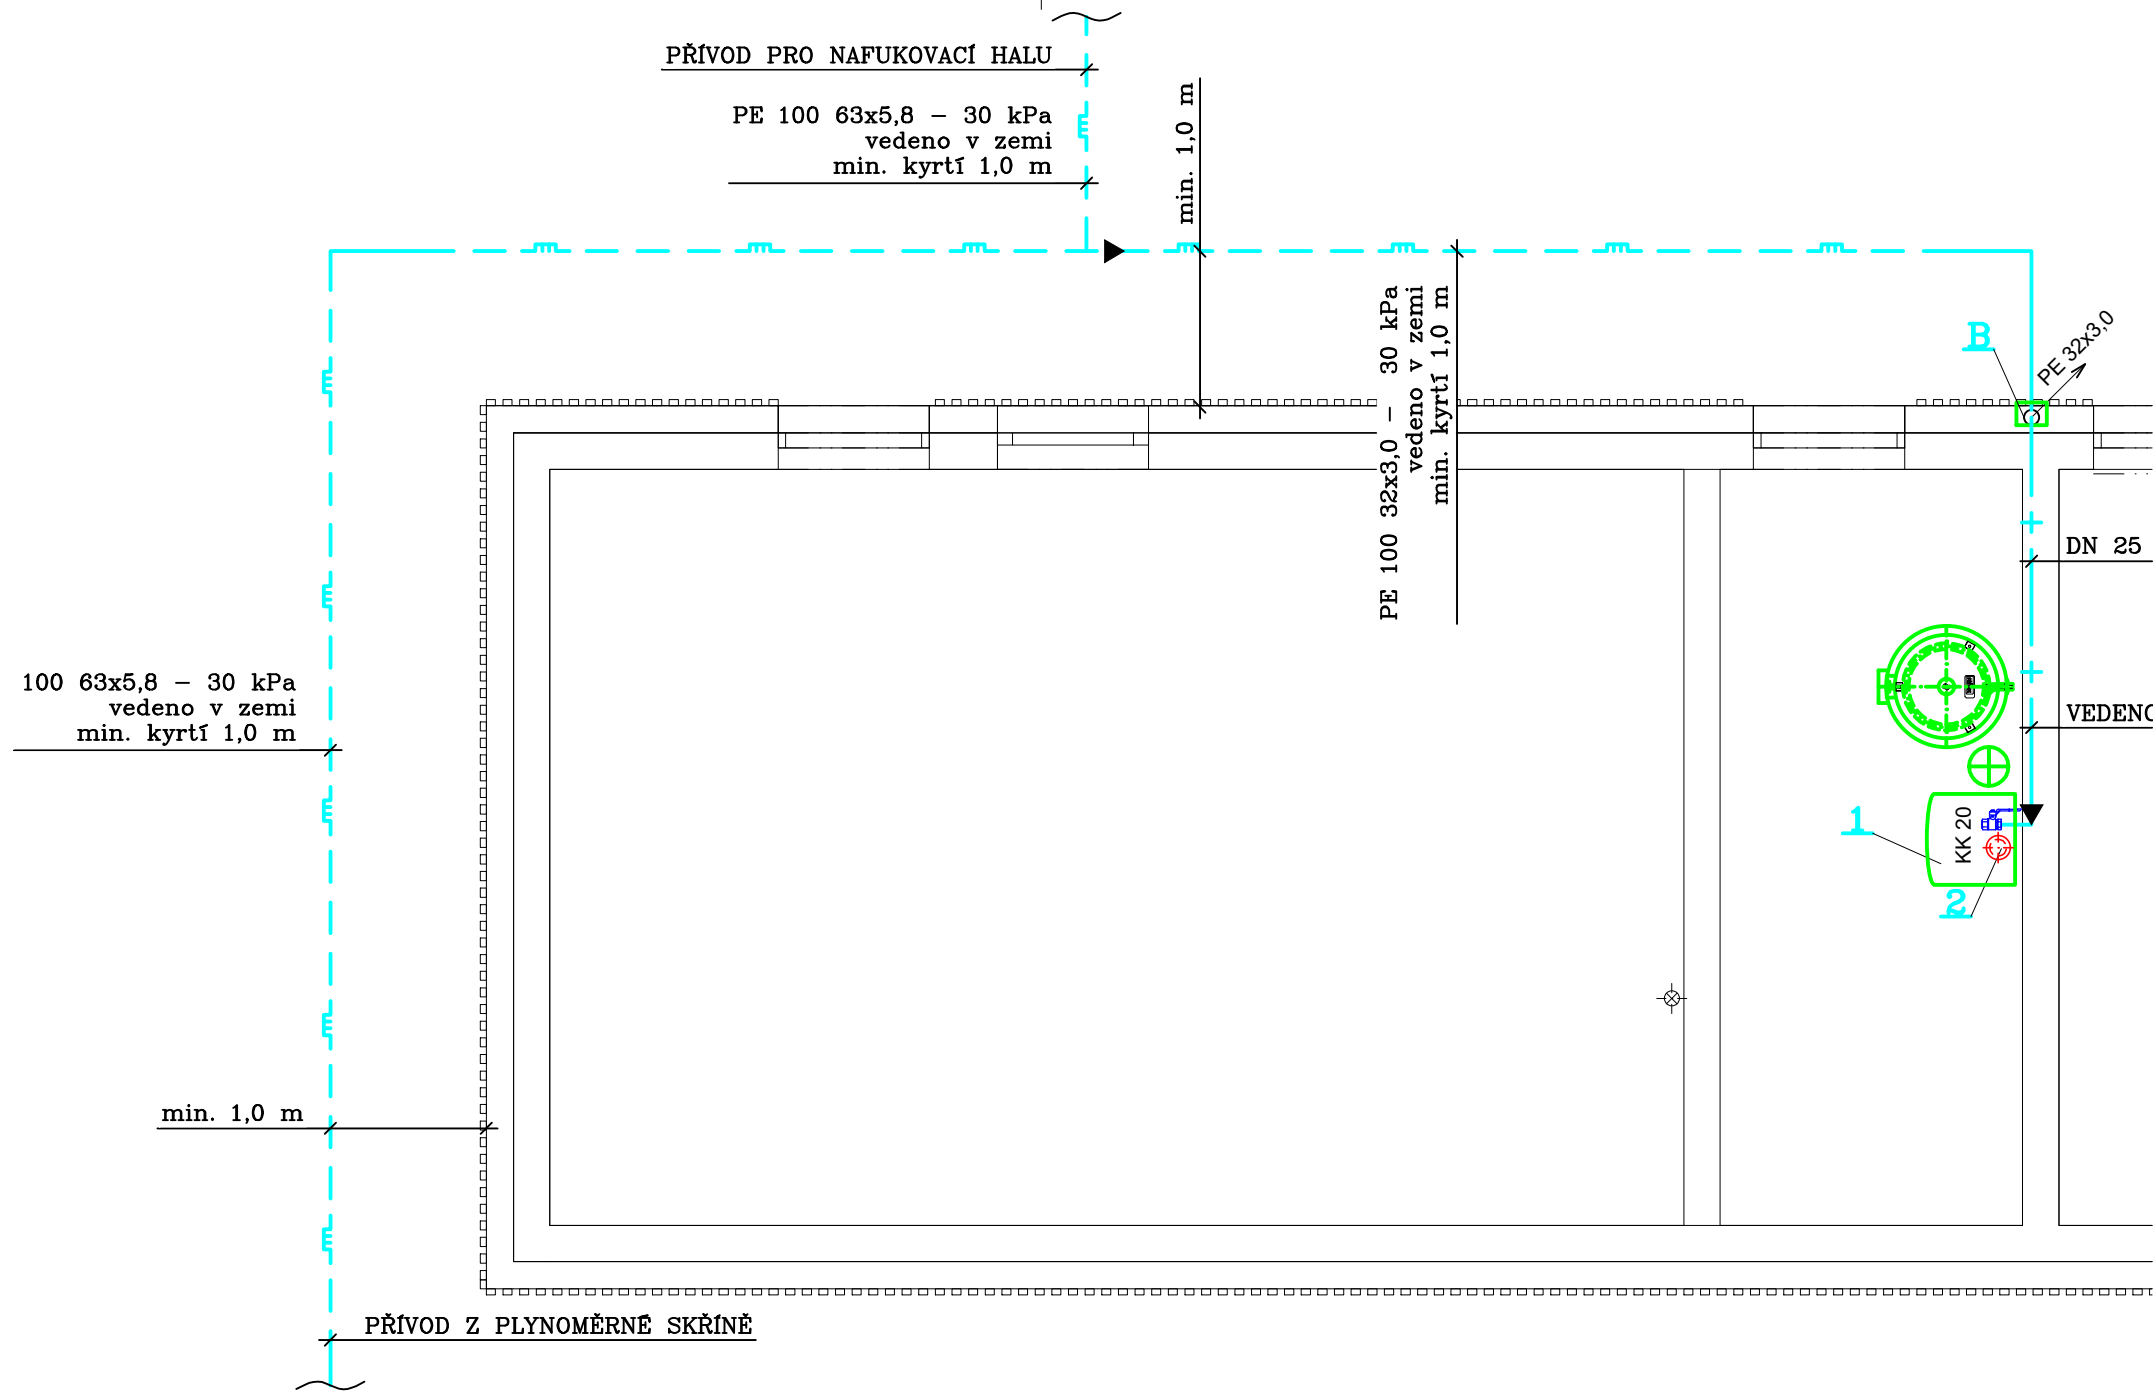

LEGENDA

- — — — — STÁVAJÍCÍ STL PLYNOVODNÍ ŘAD - 100 kPa
- — — — — NOVÁ STL PLYNOVODNÍ PŘÍPOJKA PE100 SDR 11 50x4,6 DUALTEC 100 kPa - ŘEŠENA SAMOSTATNOU PD
- — — — — NOVÝ STL AREÁLOVÝ PLYNOVOD 30 kPa - VEDENÝ V ZEMI
- — — — — NOVÝ NTL PLYNOVOD - VEDENÝ V OBJEKTU - 2,0 kPa
- A PLYNOMĚRNÁ SKŘÍŇ - SOUČÁSTÍ PD PLYNOVODNÍ PŘÍPOJKY
- B SKŘÍŇ PRO REGULÁTOR PLECHOVÁ - š.200 x v. 350 / h. 150 - 300 mm NAD TERÉNEM
PŘECHOD OCEL/PLAST 25/32
UZÁVĚR DN 25 - KULOVÝ KOHOUT
REGULÁTOR - VSTUP 30,0 kPa G 3/4" → VÝSTUP 2,0 kPa G 1" - Q=5 m³/hod
- 1 PLYNOVÝ KONDENZAČNÍ KOTEL 3,2-32,0 kW, 3,49 m³/hod, DN 20 (S TŘÍCESTNÝM PŘEPÍNACÍM VENTILEM PRO OHŘEV TV)
- 2 KOAXIÁLNÍ SVISLÉ ODKOUŘENÍ Ø60/100mm VČETNĚ STŘEŠNÍHO NÁSTAVCE Ø60/100mm, DÉLKY 2,05 m, REVIZNÍ T -KUS PRO PRO PŘÍMOU MONTÁŽ, ODKOUŘENÍ VYVEDENO 0,6 m NAD STŘECHU
- 3 PLYNOVÝ HOŘÁK PRO NAFUKOVACÍ HALU 125-370 kW, 37 m³/hod, G 1 1/2", HOŘÁK BUDE DODANÝ VČETNĚ MULTIBLOKU (SKLÁDÁ SE Z PLYNOVÉHO FILTRU, REGULÁTORU TLAKU, MANOSTATU MIN. TLAKU PLYNU, REGULAČNÍHO VENTILU VR S NASTAVENÍM PRO ZAPALOVACÍ A MAXIMÁLNÍ VÝKON)

generální projektant	projektant části	číslo pare
A99 Atelier 99 s.r.o. Purkyňova 71/99 612 00 Brno	CM projekt, s.r.o. Bratislavská 866/5, 693 01 Hustopeče Sladkého 13, 617 00 Brno www.cmprojekt.cz	
architekt Ing. arch. Veronika Adamcová	vypracoval Aleš Palát	
HIP Ing. Jan Rydlo	kontroloval Marek Cabal	
ved. projektant Ing. Jan Rydlo	zodp. projektant Marek Cabal	
stavebník Statutární město Brno, městská část Brno - Žabovřesky, Horova 28, 616 00 Brno		
SPORTOVNÍ AREÁL ZŠ JANA BABÁKA		
název stavby	IO 501	zakázka A-21-1046
objekt		datum 02/2022
část	IO 501 - Areálové rozvody plynovodu	stupeň DPS
název dokumentu	Půdorys zázemí	měřítko 1 : 50
		číslo přílohy
		102