


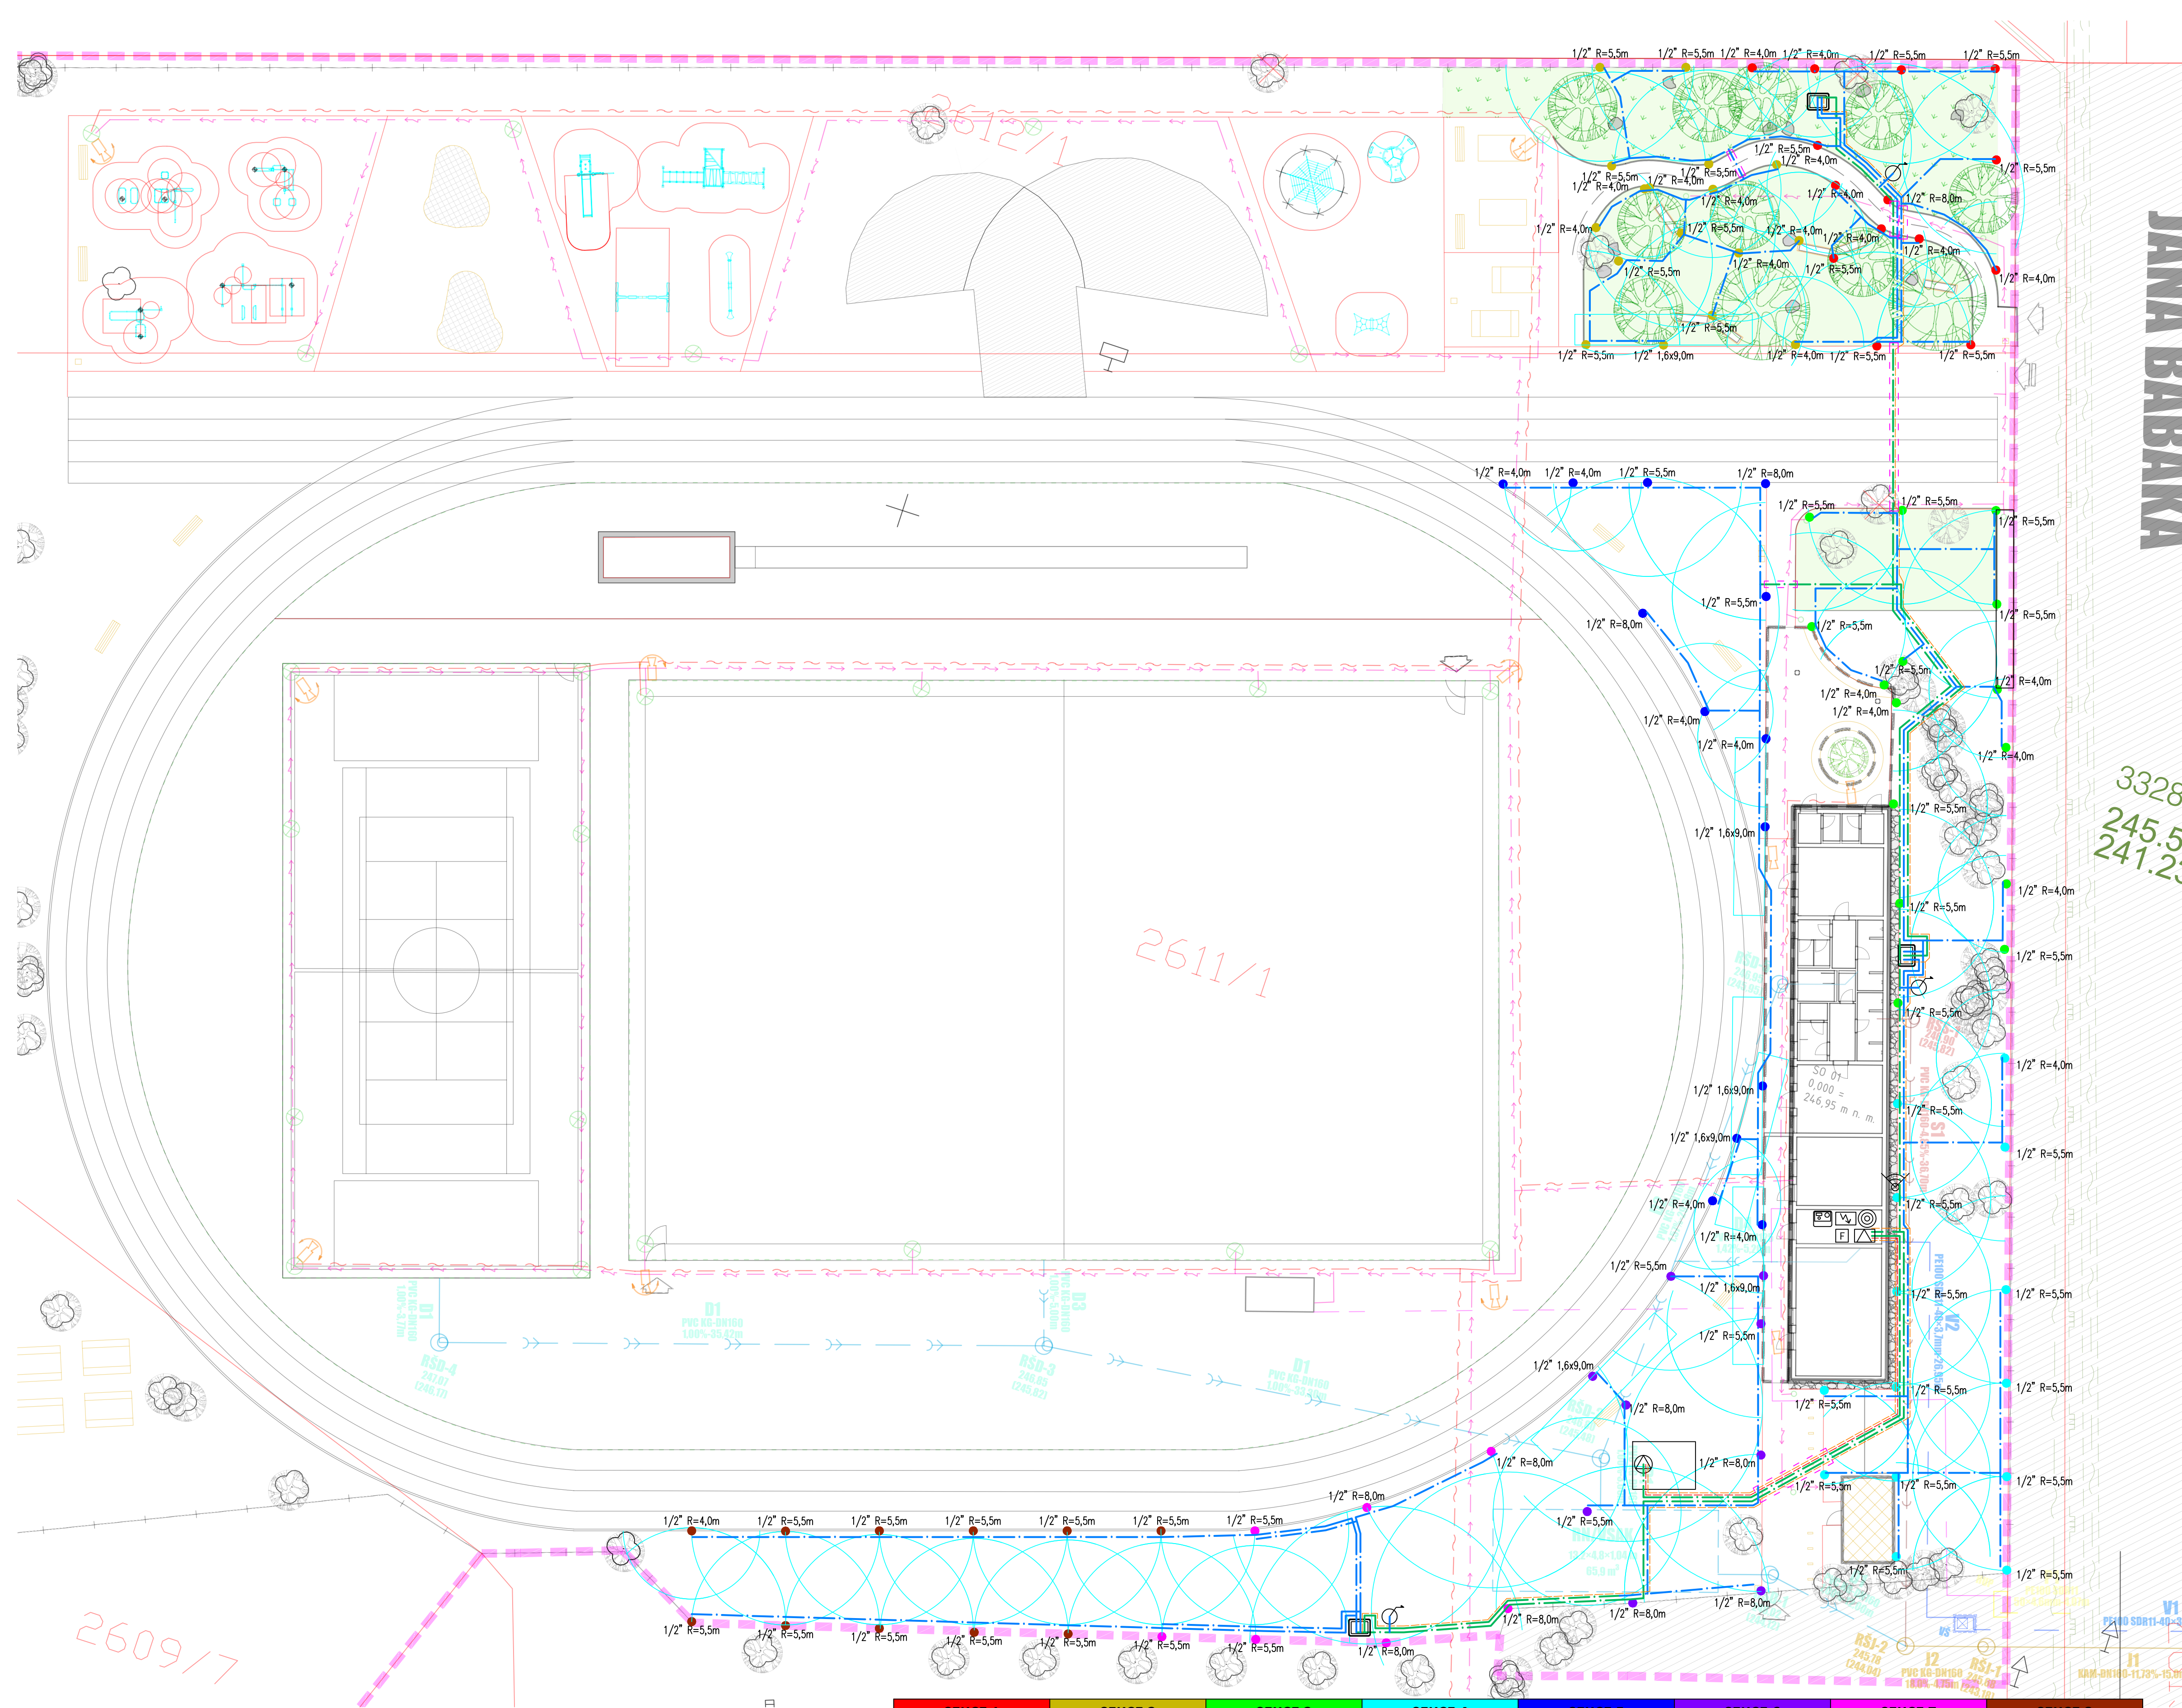

- LEGENDA:
- PE POTRUBÍ LDPE40 32x2,9 PN 6
 - PE POTRUBÍ HDPE80 40x2,3 PN 6
 - OVĽADACÍ KABELY
 - NAPÁJECÍ KABELY CYKY
 - CHRÁNÍČKA
 - POSTŘIKOVAČ ROZPRAŠOVACÍ 1/2"
 - ŘÍDÍCÍ JEDNOTKA
 - SRAŽKOVÝ SENZOR
 - ČERPADLO
 - FILTR
 - TLAKOVÁ NÁDOBA
 - FREKVENČNÍ MĚNIČ
 - ROZVADEČ
 - VENTILOVÁ ŠACHTA ZATĚŽOVÁ 640x500x300 mm
 - RYCHLOPŘÍPOJNÝ VENTIL 3/4"

POZNÁMKA: OZNAČOVÁNÍ ZÁVLAHOVÝCH DETAILŮ, ŠACHT, TECHNOLOGICKÝCH ZNAČEK A SOUBĚHŮ POTRUBÍ JE POUZE SCHÉMATICKÉ A Z DŮVODU PŘEHLEDNOSTI NEZNÁZORNÍJÍ SKUTEČNÉ VELIKOSTI. POTRUBÍ BUDOU VEDENA V SOUBĚHU VE SPOLEČNÉM VÝKOPU.

POŽADAVKY NA ZDROJ VODY: TLAK : 5,0 bar PRŮTOK: 40 l/min

generální projektant

A99

Atelier 99 s.r.o.
Purkyňova 71/99
612 00 Brno

projektant části

PROFI GRASS

HOLZOVA 9, 628 00 BRNO – LIŠEŇ

číslo pare

SEKCE 1		SEKCE 2		SEKCE 3		SEKCE 4		SEKCE 5		SEKCE 6		SEKCE 7		SEKCE 8	
Tlak (bar)	3,0	Tlak (bar)	3,0	Tlak (bar)	3,0	Tlak (bar)	3,0	Tlak (bar)	3,0	Tlak (bar)	3,0	Tlak (bar)	3,0	Tlak (bar)	3,0
Průtok (l/min)	32	Průtok (l/min)	34	Průtok (l/min)	32	Průtok (l/min)	38	Průtok (l/min)	28	Průtok (l/min)	38	Průtok (l/min)	37	Průtok (l/min)	30
Úhrn (mm/h)	10	Úhrn (mm/h)	10	Úhrn (mm/h)	10	Úhrn (mm/h)	10	Úhrn (mm/h)	10	Úhrn (mm/h)	10	Úhrn (mm/h)	10	Úhrn (mm/h)	10
Typ závlahy	Poč	Typ závlahy	Poč	Typ závlahy	Poč	Typ závlahy	Poč	Typ závlahy	Poč	Typ závlahy	Poč	Typ závlahy	Poč	Typ závlahy	Poč
1/2" R=8,0m	1	1/2" R=5,5m	7	1/2" R=4,0m	4	1/2" R=5,5m	4	1/2" 1,6x9,0m	3	1/2" 1,6x9,0m	2	1/2" R=8,0m	4	1/2" R=5,5m	10
1/2" R=4,0m	2	1/2" 1,6x9,0m	1	1/2" R=5,5m	6	1/2" R=5,5m	7	1/2" R=4,0m	5	1/2" R=5,5m	1	1/2" R=5,5m	3	1/2" R=4,0m	1
1/2" R=4,0m	4	1/2" R=4,0m	2	1/2" R=4,0m	2	1/2" R=5,5m	2	1/2" R=8,0m	1	1/2" R=5,5m	1				
1/2" R=5,5m	5	1/2" R=4,0m	1	1/2" R=5,5m	1	1/2" R=5,5m	1	1/2" R=4,0m	1	1/2" R=5,5m	1				
1/2" R=5,5m	2	1/2" R=4,0m	1	1/2" R=5,5m	2			1/2" R=5,5m	2	1/2" R=8,0m	3				
		1/2" R=5,5m	1					1/2" R=8,0m	1	1/2" R=8,0m	1				
		1/2" R=4,0m	4												

architekt

Ing. arch. Veronika Adamcová

vypracoval

Ing. Tomáš Víšek

HIP

Ing. Jan Rydlo

kontroloval

Ing. Tomáš Víšek

ved. projektant

Ing. Jan Rydlo

zodp. projektant

Ing. Tomáš Víšek

stavebník

Statutární město Brno, městská část Brno - Žabovřesky, Horova 28, 616 00 Brno

název stavby

**SPORTOVNÍ AREÁL
ŽS JANA BABÁKA**

objekt

IO 801

část

IO 801 - Závlaha

název dokumentu

SITUACE ZÁVLAH

zakázka

A-21-1046

datum

03/2022

stupeň

DUR + DSP, DPS

měřítko

1:200

číslo přílohy

101