


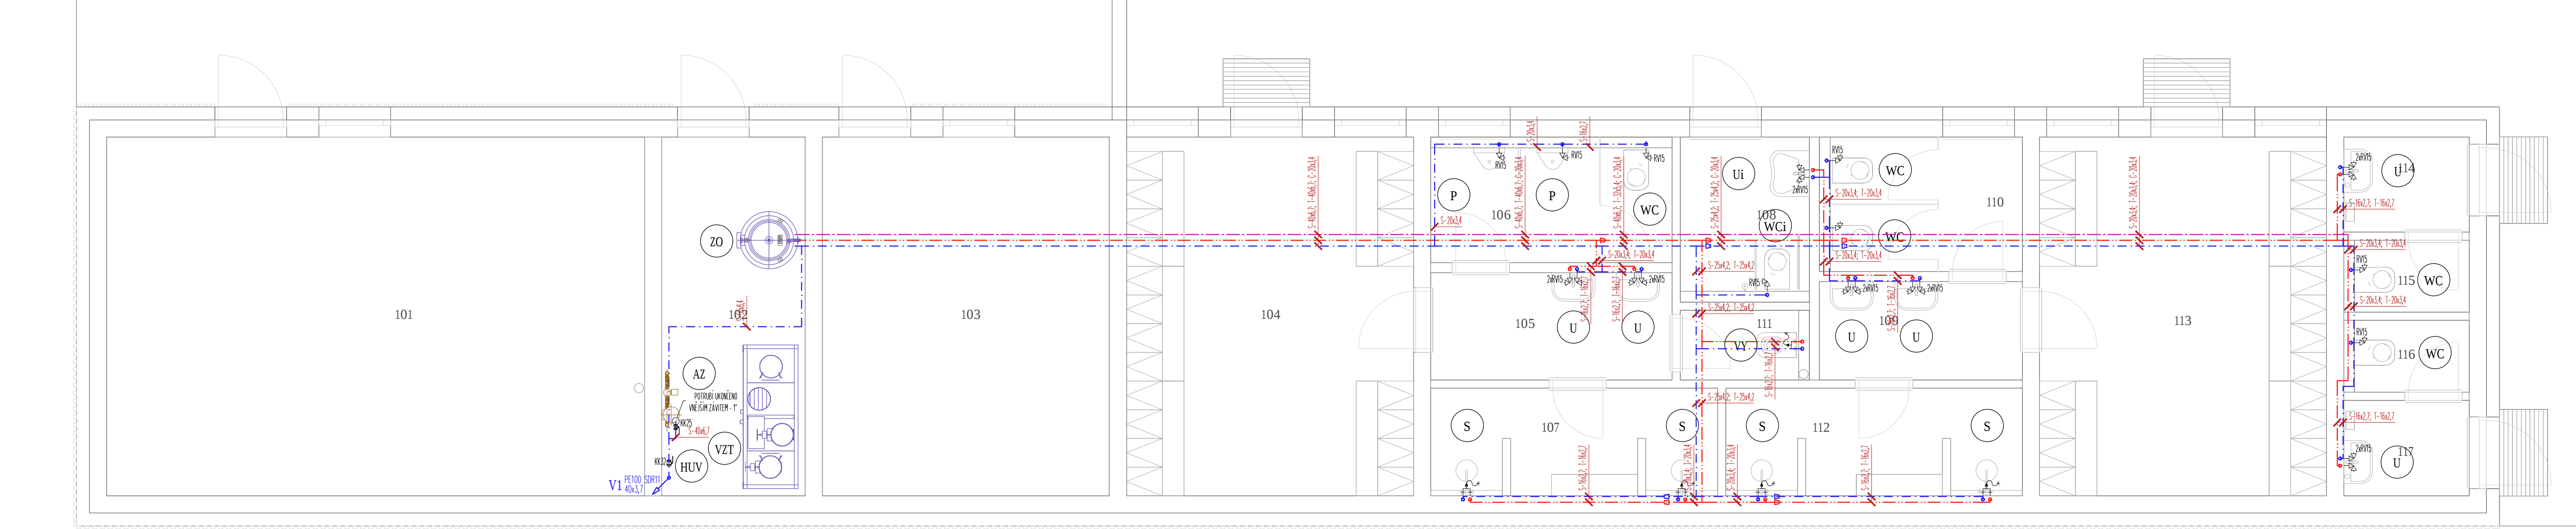

LEGENDA ZAŘÍZOVACÍCH PŘEDMĚTŮ :

WC – ZÁCHODOVÁ MISA – 5x

- KLOUZEI ZÁVĚSNÝ KERAMICKÝ BLÝ S HLUBOKÝM SPLACHOVÁNÍM
- DUROPLASTOVÉ SEDÁTKO S POKLOPEM S ANTIBAKTERIÁLNÍ ÚPRAVOU
- MONTÁŽNÍ PRVEK DO ZOČNÉ PŘEDSTĚNY PRO WC

WCi – ZÁCHODOVÁ MISA PRO ZTP – 1x

- KLOUZEI ZÁVĚSNÝ KERAMICKÝ BLÝ S HLUBOKÝM SPLACHOVÁNÍM PRO ZTP
- DUROPLASTOVÉ SEDÁTKO S POKLOPEM S ANTIBAKTERIÁLNÍ ÚPRAVOU
- MONTÁŽNÍ PRVEK DO ZOČNÉ PŘEDSTĚNY PRO WC ZTP A PODPĚRNÁ NADLA

U – UMYVADLO – 6x

- UMYVADLO KERAMICKÉ BÍLÉ
- ZAPACHOVÁ UZÁVĚRKA DN40 – CHROM
- SMĚŠOVACÍ PÁKOVÁ STOUJÁNKOVÁ BATERIE UMYVADLOVÁ
- 2x CHROMOVÝ ROHOVÝ VENTIL DN15

Ui – UMYVADLO ZTP – 1x

- UMYVADLO BEZBARIÉROVÉ KERAMICKÉ BÍLÉ S OTVOREM PRO STOUJÁNKOVOU BATERII
- ZAPACHOVÁ UZÁVĚRKA DN40 – CHROM
- SMĚŠOVACÍ PÁKOVÁ STOUJÁNKOVÁ BATERIE UMYVADLOVÁ S PRODLOUŽENOU OVLÁDACÍ PAKOU
- 2x CHROMOVÝ ROHOVÝ VENTIL DN15

S – SPRCHOVÝ KOUT – 4x

- SPRCHOVÁ TĚL S RUČNÍ SPRCHOU Vč. SPRCHOVÉ HADICE
- ODTOKOVÝ SPRCHOVÝ ŽLAB ROVNÝ, DESIGNOVÝ ROST, MONTÁŽNÍ PODPĚRY 137–184mm, ZAPACHOVÁ UZÁVĚRKA DN50 – BOBÍN, 1,20/s
- TERMOSTATICKÁ NÁSTĚNNÁ SPRCHOVÁ BATERIE S ROZTEČÍ 150mm, REGULACE 20–50 °C, DĚTSKÁ POMÍSTKA

P – PISOÁR – 2x

- KERAMICKÝ PISOÁR S RADAROVÝM SPLACHOVÁČEM NA MONTÁŽNÍ LÚŽE, ELEKTROMAGNETICKÝ VENTIL
- PROPOJOVACÍ HADICE, ROHOVÝ VENTIL S FI LITREM A ZPĚTNOU KLAPOUKOU, VÝKOVÁ ARMATURA S TĚSNĚNÍM

VY – VÝLEVKA – 1x

- KERAMICKÁ ZÁVĚSNÁ VÝLEVKA S PLASTOVOU MŘÍŽKOU
- DŘEZOVÁ PÁKOVÁ NÁSTĚNNÁ BATERIE S VÝSUVNOU SPRCHOU
- MONTÁŽNÍ PRVEK DO ZOČNÉ PŘEDSTĚNY PRO ZÁVĚSNOU VÝLEVKU A NÁSTĚNNOU BATERII

ZO – ZÁSOBNÍKOVÝ OHŘÍVAČ – 1x

- 2x KULOVÝ KOHOUT 1" MOSAZ
- 3x KULOVÝ KOHOUT 3/4" MOSAZ
- 1x KULOVÝ KOHOUT 1/4" MOSAZ
- 2x ZPĚTNÁ KLAPOKA 1" MOSAZ
- 1x FILTR 3/4" MOSAZ
- 1x POŠŤOVACÍ VENTIL 3/4", Rbor
- MANOMETR 0–10bar, DN50 – 1/4" SPODNÍ VÝVOD
- EXPAZNÍ NÁDOBA NA PITNOU VODU 12l, Rbor, PŘÍPOJENÍ 3/4"
- ARMATURA K EXPAZNÍ NÁDOBĚ 3/4" S VYPOUŠTĚNÍM
- CÍRKULAČNÍ ČERPADLO 5/4", MAX. 10bar, VZDÁLENOST HRDEL 130mm
- VÍTK DN32 SE ZAPACHOVOU UZÁVĚRKOU A KULIČKOU PRO SUCHÝ STAV

VZT – VZDUCHOTECHNICKÁ JEDNOTKA – 1x

- VÍTK DN32 SE ZAPACHOVOU UZÁVĚRKOU A KULIČKOU PRO SUCHÝ STAV

AZ – AUTOMATICKÁ ZÁVLAHA – 1x

- 1x KULOVÝ KOHOUT 1" MOSAZ
- VÍTK DN32 SE ZAPACHOVOU UZÁVĚRKOU A KULIČKOU PRO SUCHÝ STAV

HUV – HLAVNÍ UZÁVĚR VODY

- 1x KULOVÝ KOHOUT 1/4"

LEGENDA ZNAČENÍ:

— PITNÁ VODA – AREÁLOVÉ VEDENÍ V ZEMI

V1 RAUTITAN 20x2,9 PITNÁ VODA – STUPACÍ POTRUBÍ

— PITNÁ VODA – PŘIPOJOVACÍ POTRUBÍ

T1 RAUTITAN 20x2,9 TEPLÁ VODA – STUPACÍ POTRUBÍ

— TEPLÁ VODA – PŘIPOJOVACÍ POTRUBÍ


C1 RAUTITAN 20x2,9 CÍRKULACE TEPLÉ VODY – STUPACÍ POTRUBÍ

— CÍRKULACE TEPLÉ VODY – PŘIPOJOVACÍ POTRUBÍ

IZOLACE VODOVODNÍHO POTRUBÍ:

- Potrubí studené vody bude tepelně izolováno pro zamezení kondenzace vodních par na vnějším povrchu potrubí tloušťkou 10mm
- Potrubí teplé vody a cirkulace bude tepelně izolováno nálevkovou izolací pro eliminaci tepelných ztrát. Tloušťky izolací budou vždy následující:
 - < 20x3,4mm izolováno tloušťkou 20mm
 - 20x3,4mm < 32x5,4 izolováno tloušťkou 30mm
 - 40x6,7 izolováno tloušťkou 40mm
 - 50x8,4 a větší izolováno tloušťkou 50mm

SCHEMA ZAPOJENÍ TV

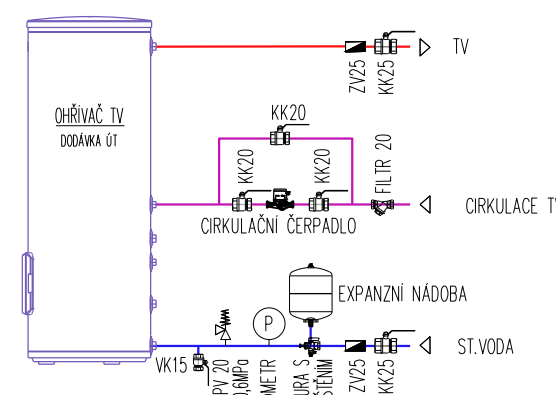

Legenda místností							
Ozn.	Název místnosti	S.v. (mm)	Plocha lm ²	Povrchová úprava			Poznámka
				Podlaha	Stěna	Strop	
101	Skład	2970	37,50	Keramická dlažba	Omitka	Omitka	Keramický sokl v. 100 mm
102	Technická místnost	2970	10,00	Keramická dlažba	Omitka	Omitka	Keramický sokl v. 100 mm
103	Skład pro nafukovací halu	2970	20,00	Keramická dlažba	Omitka	Omitka	Keramický sokl v. 100 mm
104	Šatna chlapi	2500	20,00	Keramická dlažba	Keramický obklad	Podhled SDK plný	Keramický obklad do v. 2500 mm
105	Předšlň chlapi	2500	4,93	Keramická dlažba	Keramický obklad	Podhled SDK plný	Keramický obklad do v. 2500 mm
106	WC chlapi	2500	5,31	Keramická dlažba	Keramický obklad	Podhled SDK plný	Keramický obklad do v. 2500 mm
107	Sprchy chlapi	2500	5,71	Keramická dlažba	Keramický obklad	Podhled SDK plný	Keramický obklad do v. 2500 mm
108	WC imobilní	2500	3,87	Keramická dlažba	Keramický obklad	Podhled SDK plný	Keramický obklad do v. 2500 mm
109	Předšlň dívky	2500	3,88	Keramická dlažba	Keramický obklad	Podhled SDK plný	Keramický obklad do v. 2500 mm
110	WC dívky	2500	5,03	Keramická dlažba	Keramický obklad	Podhled SDK plný	Keramický obklad do v. 2500 mm
111	Ukládová místnost	2500	1,60	Keramická dlažba	Keramický obklad	Podhled SDK plný	Keramický obklad do v. 2500 mm
112	Sprchy dívky	2500	5,91	Keramická dlažba	Keramický obklad	Podhled SDK plný	Keramický obklad do v. 2500 mm
113	Šatny dívky	2500	20,00	Keramická dlažba	Keramický obklad	Podhled SDK plný	Keramický obklad do v. 2500 mm
114	Předšlň ženy	2500	2,14	Keramická dlažba	Keramický obklad	Podhled SDK plný	Keramický obklad do v. 2500 mm
115	WC ženy	2500	1,45	Keramická dlažba	Keramický obklad	Podhled SDK plný	Keramický obklad do v. 2500 mm
116	WC muži	2500	1,45	Keramická dlažba	Keramický obklad	Podhled SDK plný	Keramický obklad do v. 2500 mm
117	Předšlň muži	2500	2,15	Keramická dlažba	Keramický obklad	Podhled SDK plný	Keramický obklad do v. 2500 mm
			150,92				

generální projektant

projektant části

číslo pare

A99

Atelier 99 s.r.o.
Purkyňova 71/99
612 00 Brno

architekt

Ing. arch. Veronika Adamcová

HIP

Ing. Jan Rydlo

ved. projektant

Ing. Jan Rydlo

stavebník

Státní úřad pro stavebnictví Brno, městská část Brno – Žabovřesky, Horova 28, 616 00 Brno

vypracoval

Ing. Michal Kysilka

kontroloval

Ing. Aleš Menc

zodp. projektant

Ing. Aleš Menc

SPORTOVNÍ AREÁL
ZŠ JANA BABÁKA

SO 01

D1.4b Technika prostřední staveb - Zdravotechnika

název stavby

název dokumentu

zakázka

04/2022

stupeň

DUR+DSP,DPS

měřítko

1:50

objekt

číslo přílohy

150,92