

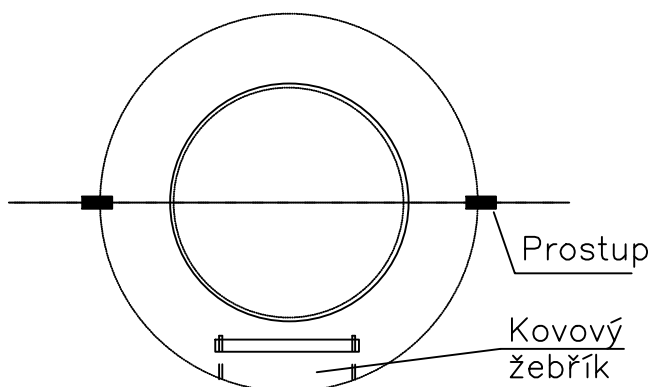


ŘEZ A PŮDORYS VODOMĚRNÉ ŠACHTY

M 1:20

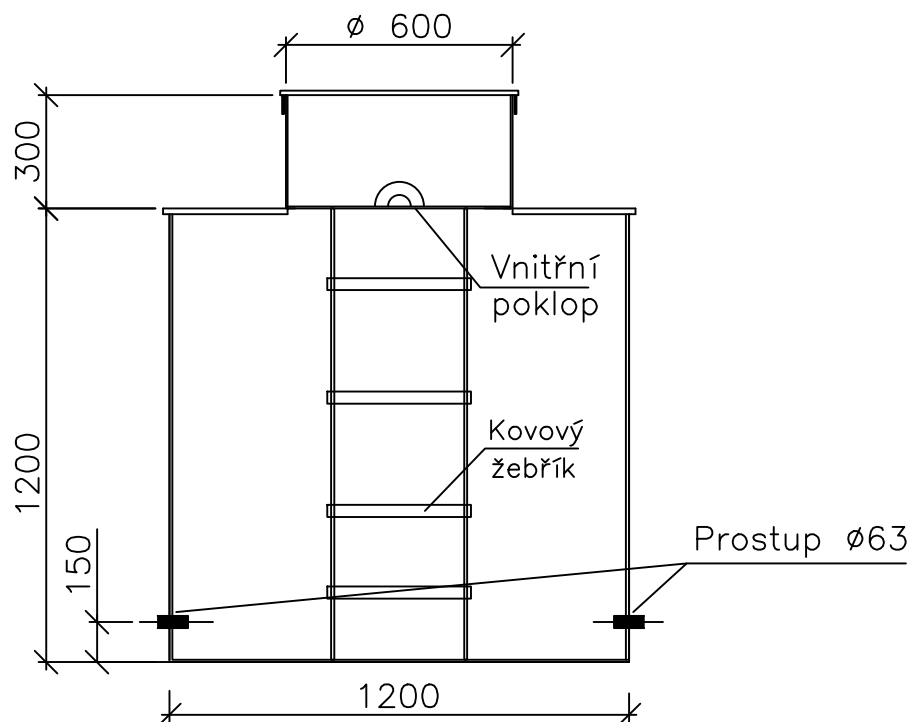

VODOMĚRNÁ SESTAVA

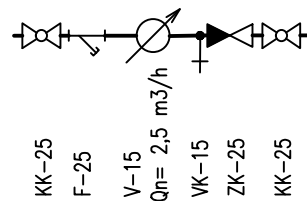

LEGENDA:

KK-KULOVÝ KOHOUT
F-FILTR
V-FAKTURAČNÍ VODOMĚR
VK-VYPOUŠTĚCÍ KOHOUT
ZK-ZPĚTNÁ Klapka

STUPEŇ PROJEKTOVÉ DOKUMENTACE:
DOKUMENTACE PRO PROVEDENÍ STAVBY

ZODPOVĚDNÝ PROJEKTANT: Ing. Antonín Talach	VYPRACOVAL: Ing. Antonín Talach	BAUMAS projekt, spol. s r.o.	
		Adresa	Moravská 3010/57a 767 01 Kroměříž
		Telefon	573 340 315
		E-mail	info@bm-baumas.cz
INVESTOR: Obec Grygov, Šrámkova 19, 783 73 Grygov		IČO: 07657072	
MÍSTO STAVBY: Grygov, Valentova p.č. 374/1		DIČ: CZ07657072	

NÁZEV STAVBY:

PRODEJNA POTRAVIN GRYGVOV

NÁZEV VÝKRESU: SO 03 VODOVODNÍ PŘÍPOJKA
VODOMĚRNÁ ŠACHTA

FORMÁT	1x A4
DATUM	12 / 2023
Č. ZAKÁZKY	031-2021
MĚŘÍTKO 1:20	Č. VÝKRESU SO 03-04