


KOORDINAČNÍ SITUAČNÍ VÝKRES 1:100

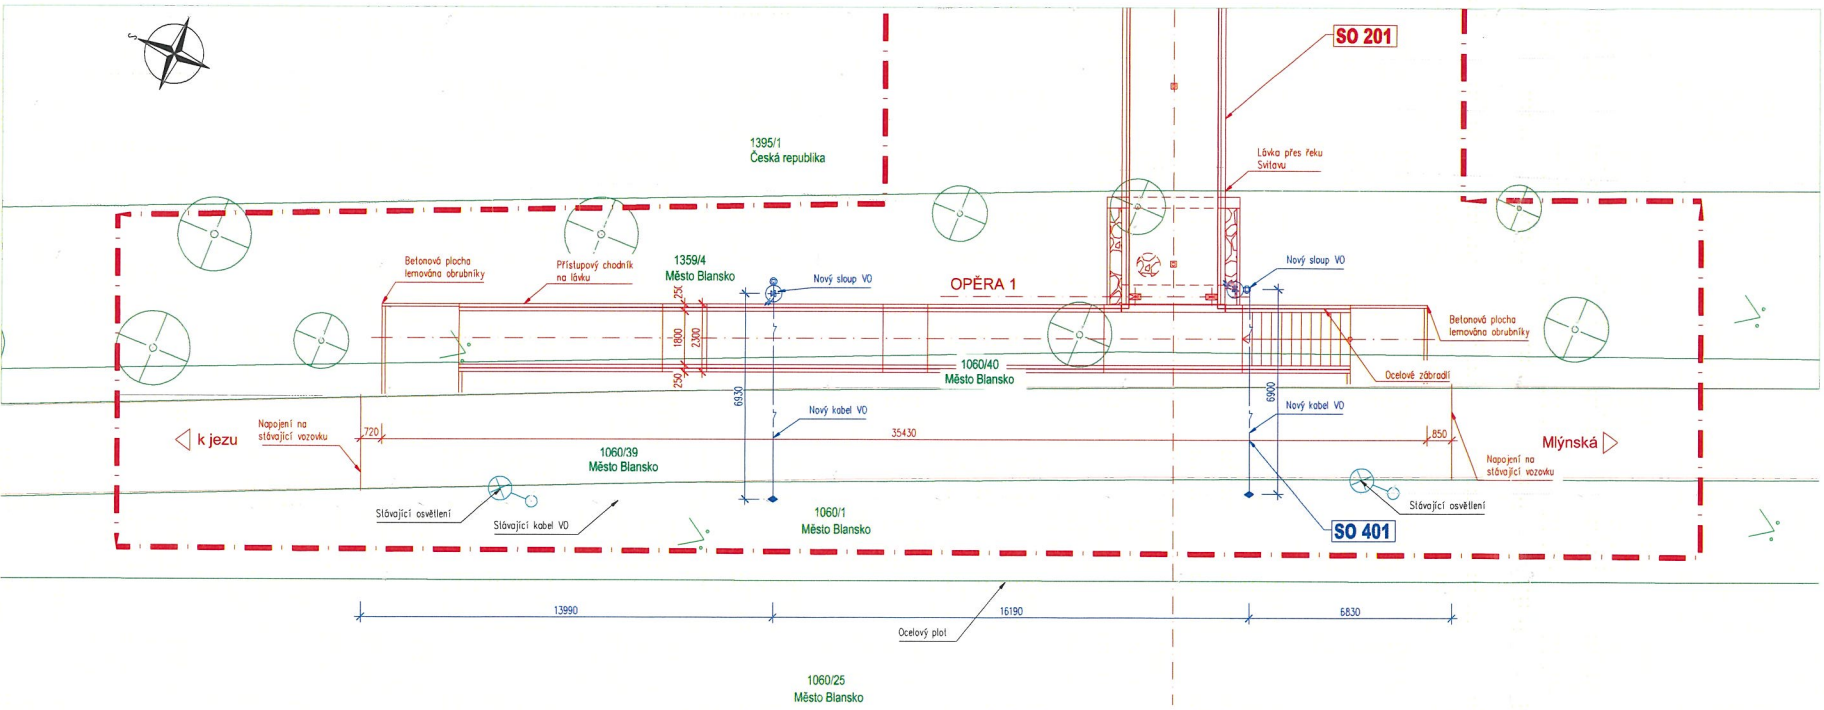

LEGENDA

INŽENÝRSKÉ SÍŤE:

- Stávající kabel VO
- Nově nainstalovaný kabel o osvětlení VO

SITUACE:

- Stávající stav
- SO 201 – Lávka přes řeku Svitavu – samostatná projektová dokumentace ve stupni DSP
- Hranice parcel
- Obvod stavby – SO 201 Lávka přes řeku Svitavu

OBJEKTY:

- 401 Osvětlení lávky přes řeku Svitavu

Investor: **Město Blansko**
náměstí Svobody 32/3
678 01, Blansko
IČO: 00279943
DIČ: CZ00279943

BLANSKO

DÚS

Zadp. projektant: Ing. Milan Sedláč <i>Sedláč</i>		Kontroloval: Ing. David Mičák <i>Mičák</i>		Zhotovitel dokumentace: MIDAKON Na Návsí 18/4, Brno, 620 00 IČO: 089 27 677 email: midakon@midakon.cz
Vypracoval: Ing. Milan Sedláč <i>Sedláč</i>				
Investor: Město Blansko		Stupeň: DÚS		Datum: 09/2020
Město: Blansko		Počet A4: 8x A4		Měřítko: 1: 100
OSVĚTLENÍ LÁVKY PŘES ŘEKU SVITAVU		Číslo zakázky: 20 31		Par.:
Název: KOORDINAČNÍ SITUAČNÍ VÝKRES		Č. výkresu: C.2		

SHBK-43078/2020/SNM

9.11.2020



Město Blansko, nám. Svobody 32/3, 678 01 Blansko
IČO: 002 79 943

jako vlastník předmětných pozemků souhlasí
dle §184a Stavebního zákona s touto stavbou.