




PŮDORYSY: PLANS

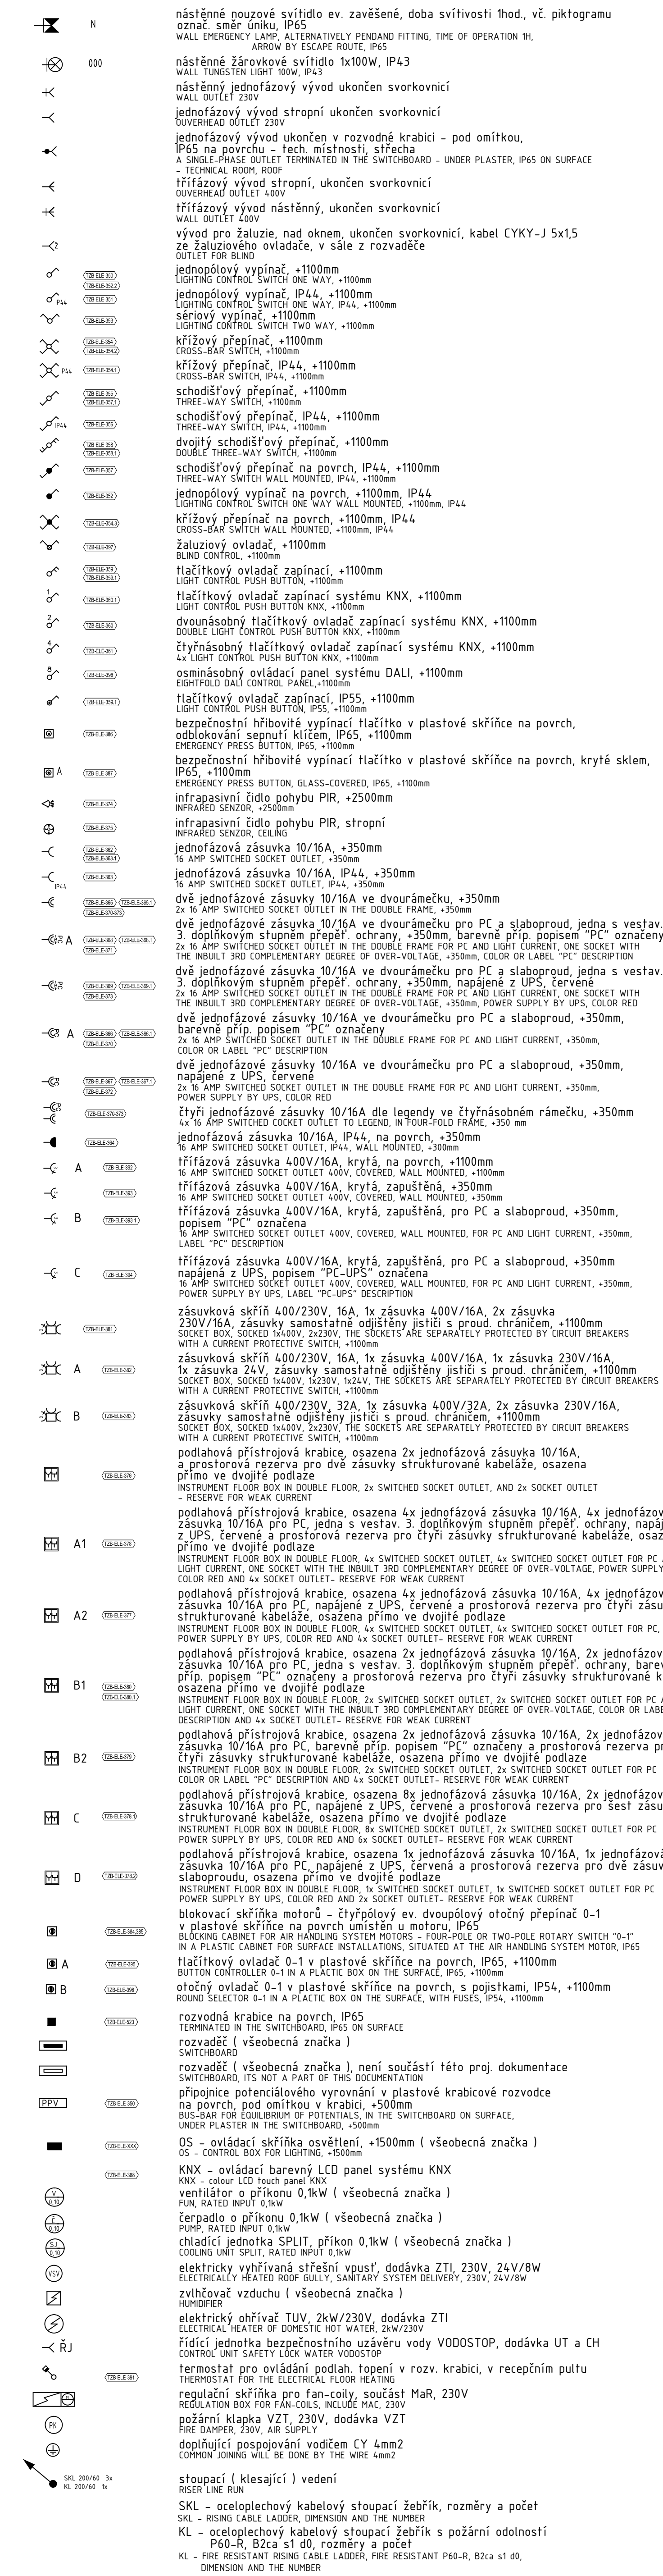



LEGENDA SVÍTIDEL
LEGEND LIGHT:

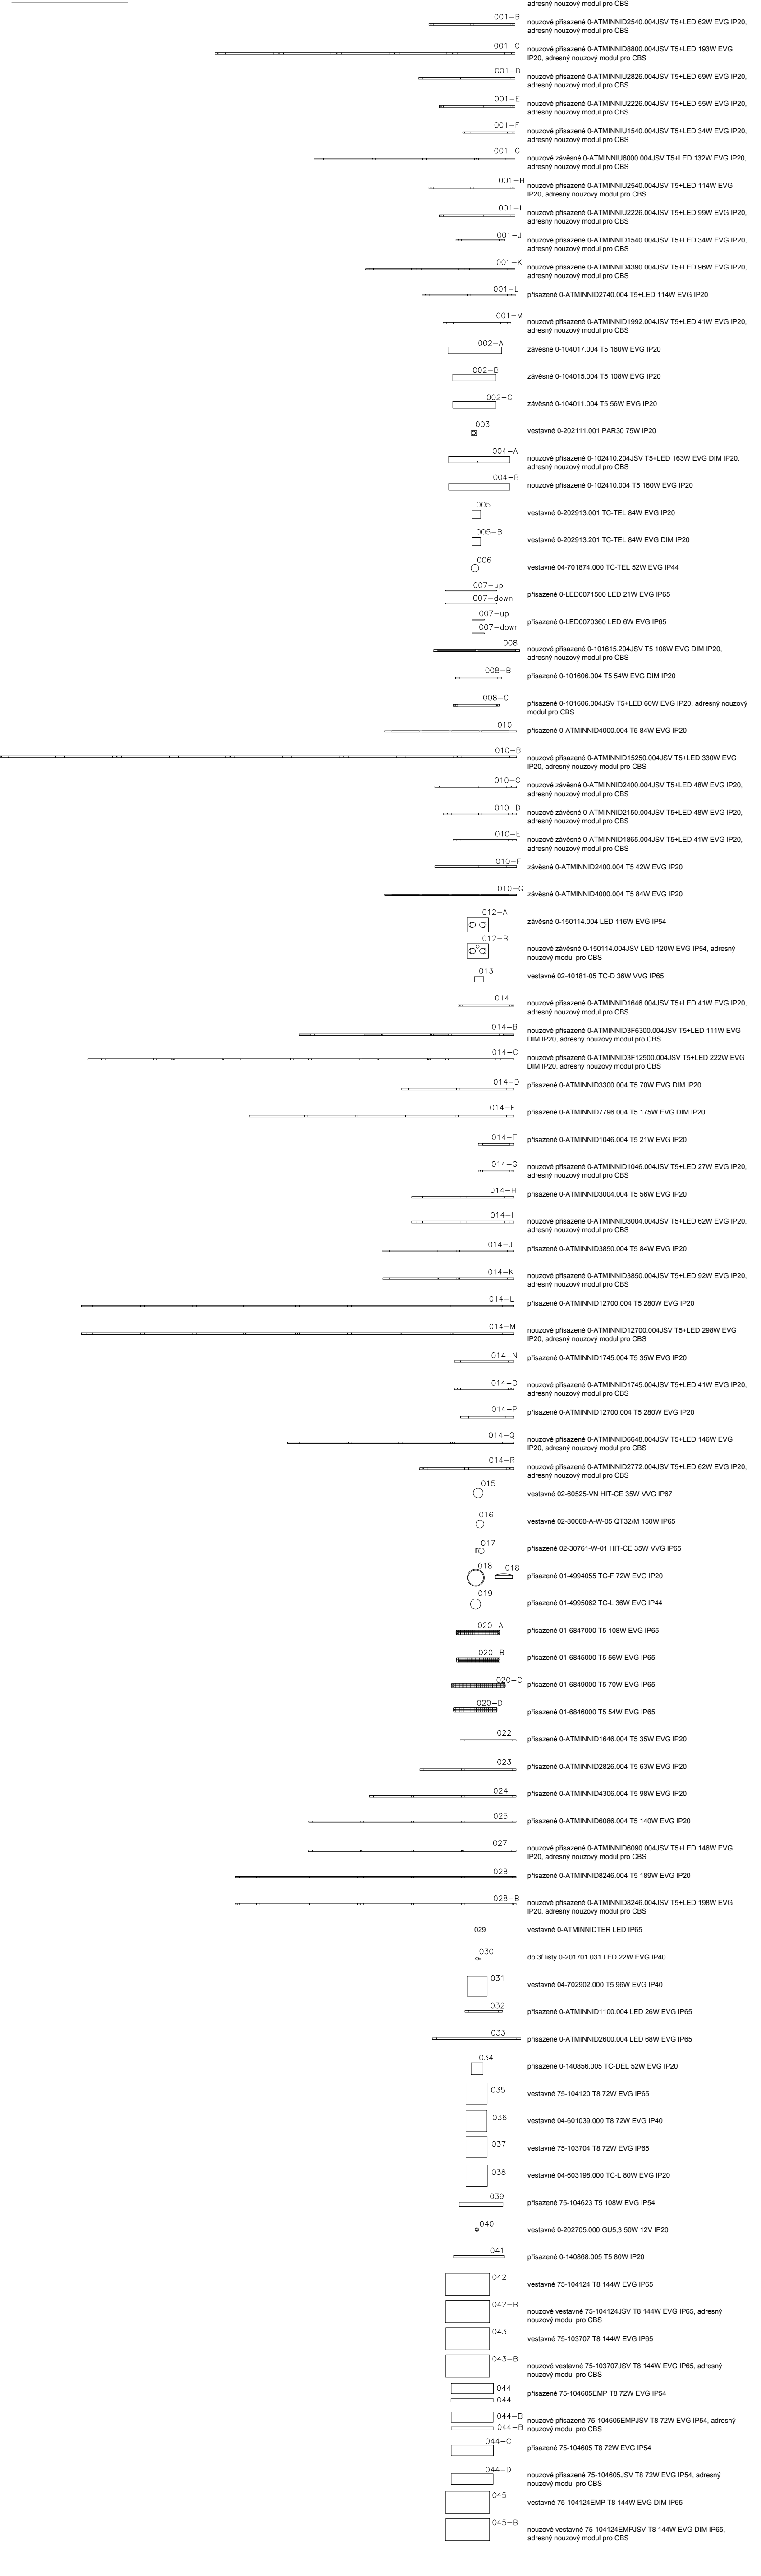

LEGENDA ROZVÁDĚČŮ/LEGEND SWITCHBOARD:

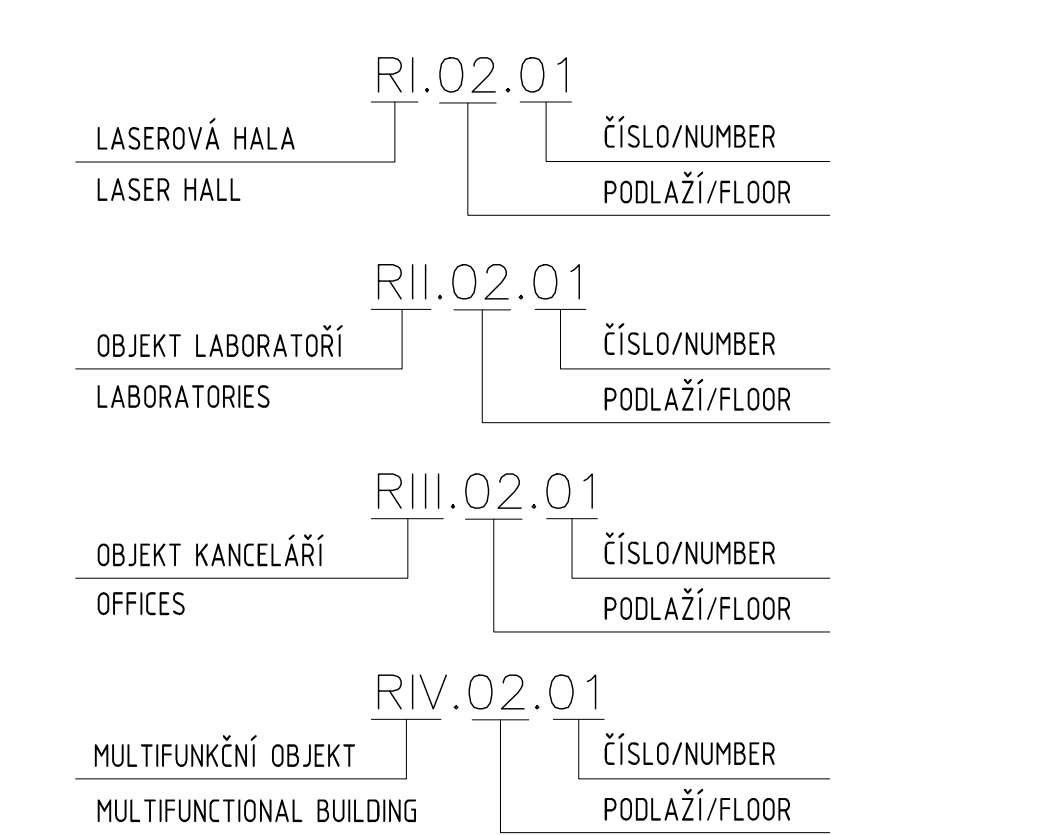

LEGENDA ROZVÁDĚČŮ MÍSTNOSTÍ/LEGEND ROOM DISTRIBUTION BOARD:

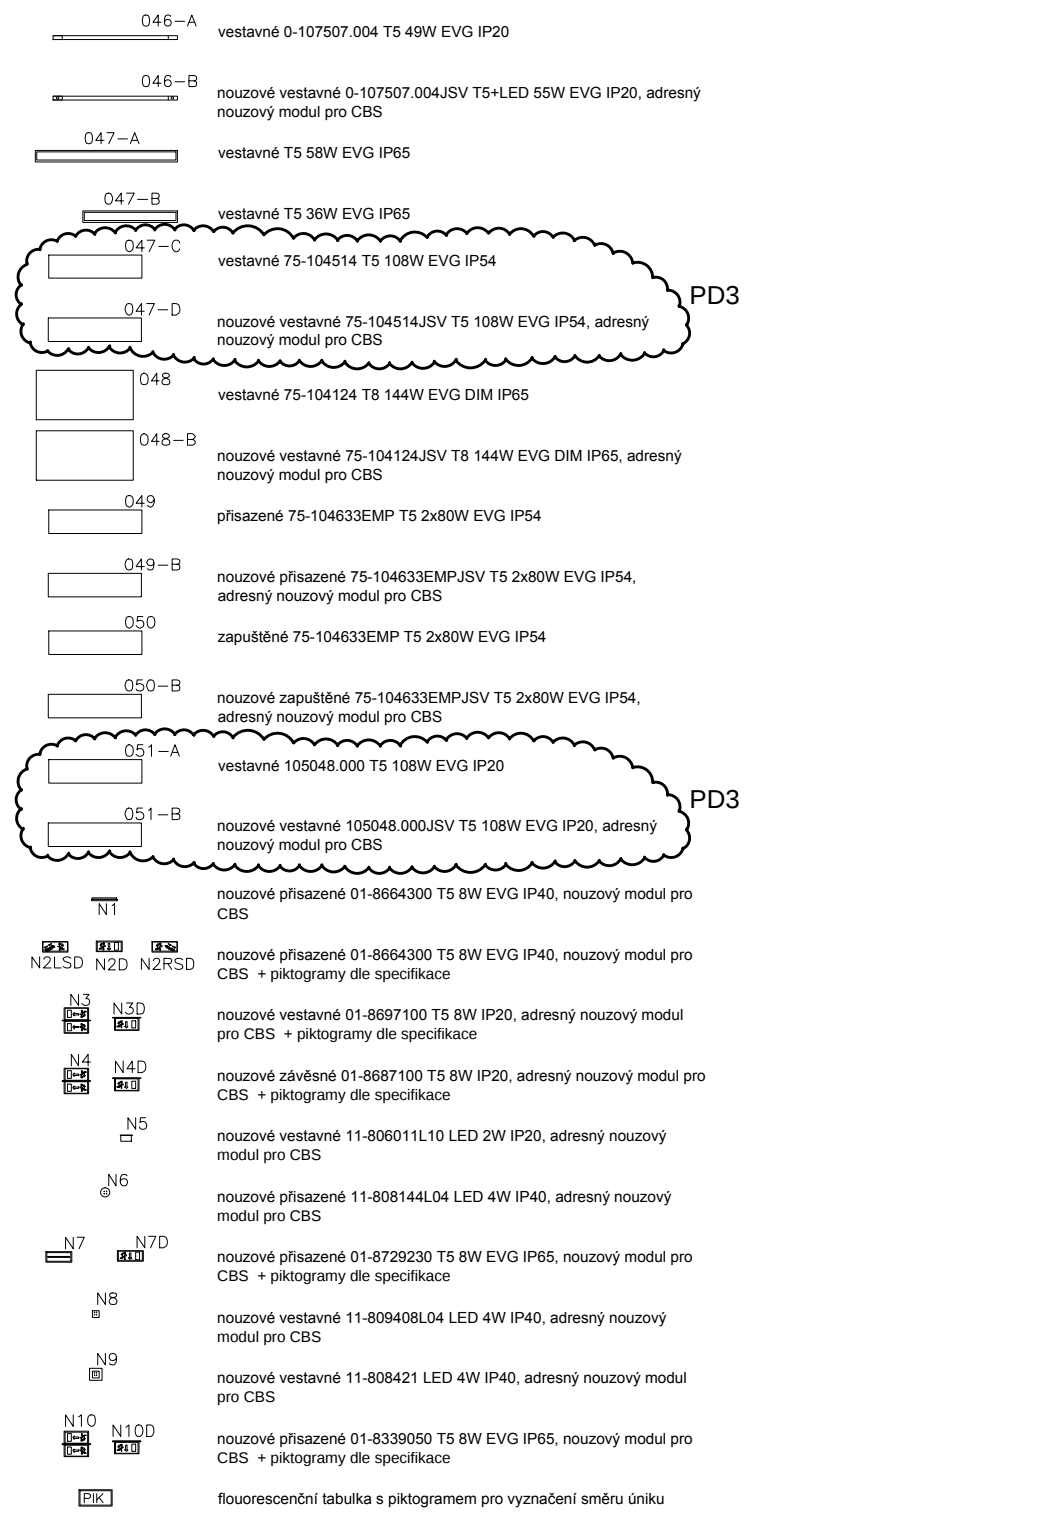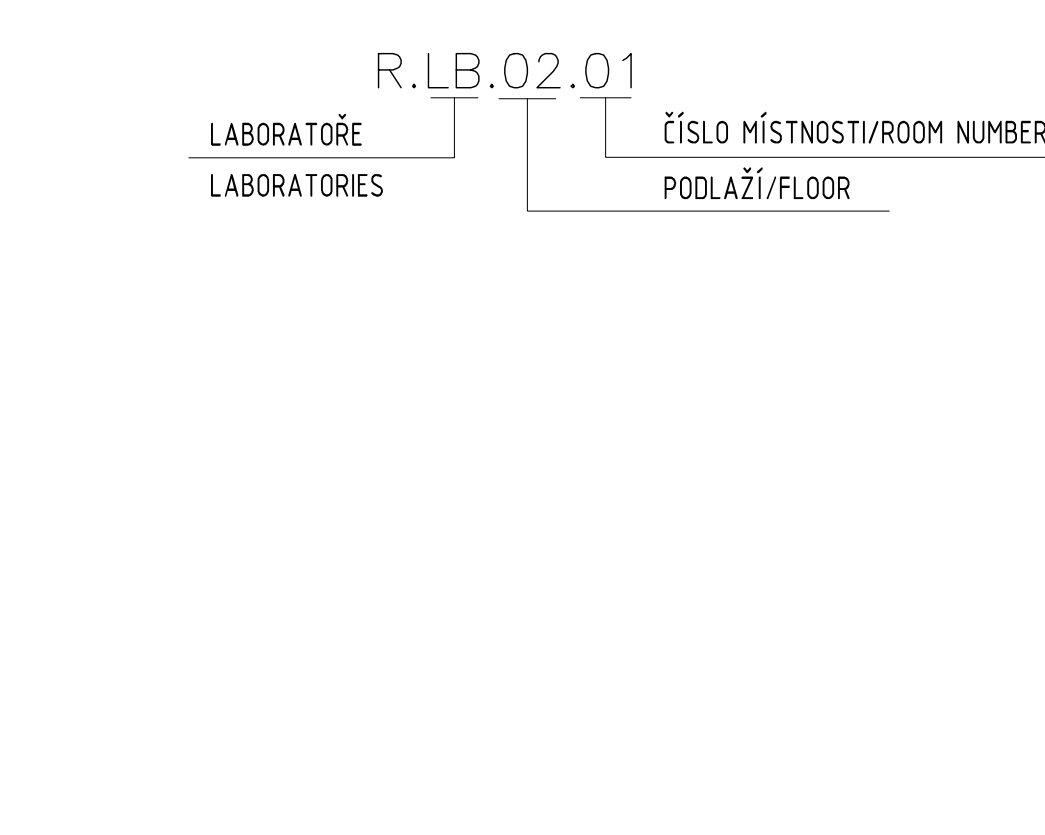

kabelová trasa uložena v požární odolném dřátném kabelovém žlabu, s požární odolností P60-R, Bžca st d0, v podhledu, koordinované s ostatními technologickými rozvody, rozměry a počet žlabů
THE CABLE ROUTE IS PLACED IN A FIRE RESISTANT CHANNEL WITH LD, IN THE CEILING, CO-ORDINATION WITH THE OTHER DISCIPLINES, DIMENSIONS AND THE NUMBER RACKS

kabelová trasa uložena v požární odolném plněm oceloplechovém žlabu s vikem, s požární odolností P60-R, Bžca st d0, pod stropem, v podhledu, koordinované s ostatními technologickými rozvody, rozměry a počet žlabů
THE CABLE ROUTE IS PLACED IN A FIRE RESISTANT CHANNEL WITH LD, IN THE CEILING, CO-ORDINATION WITH THE OTHER DISCIPLINES, DIMENSIONS AND THE NUMBER RACKS

kabelová trasa uložena plněm oceloplechovém žlabu s vikem, pod stropem, koordinované s ostatními technologickými rozvody, rozměry a počet žlabů
CABLES WILL BE PLACED INTO MESH CABLE TRAYS, IN THE CEILING, CO-ORDINATION WITH THE OTHER DISCIPLINES, DIMENSIONS AND THE NUMBER RACKS

kabelová trasa uložena plněm oceloplechovém žlabu s vikem, v podhledu, koordinované s ostatními technologickými rozvody, rozměry a počet žlabů
CABLES WILL BE PLACED INTO RACKS WITH LD, IN THE CEILING, CO-ORDINATION WITH THE OTHER DISCIPLINES, DIMENSIONS AND THE NUMBER RACKS

kabelová trasa uložena v dřátných kabelových žlabech, v podhledu, pod stropem - technické místnosti, koordinované s ostatními technologickými rozvody, rozměry a počet žlabů
CABLES WILL BE PLACED INTO PERFORATED RACKS WITH LD, IN THE FLOOR, ON THE ROOF UNDER THE WALK-ON ELEMENTS, CO-ORDINATION WITH THE OTHER DISCIPLINES, DIMENSIONS AND THE NUMBER RACKS, SEPARATE TRAYS FOR DISTRIBUTION OF PROTECTED OVERVOLTAGE PROTECTION

kabelová trasa požárně odolnými kabely pro požární zařízení uchycena přímo na stropě, na sítě příchýtkami s požární odolností P60-R, Bžca st d0, koordinované s ostatními technologickými rozvody
CABLE ROUTE OF FIRE-RESISTANT CABLES FOR FIRE EQUIPMENT, ON THE CEILING, ON THE WALL, IT IS ATTACHED BY MEANS OF ATTACHMENT MATERIAL FEATURING A FIRE RESISTANCE P60-R, Bžca st d0, CO-ORDINATION WITH THE OTHER DISCIPLINES

kabelová trasa vedena v ohnivé plastové trubce v zemi v max. hloubce 60cm, v betonové konstrukci čisté podlahy, po povrchu, průměr a počet trubek
THE CABLE ROUTE IS CONDUCTED IN A FLEXIBLE PLASTIC CONDUITS IN GROUND, IN A MAX. DEPTH OF 60cm, IN THE CONCRETE STRUCTURE OF THE PURE FLOOR, ON SURFACE, DIAMETER AND NUMBER OF CONDUITS

kabelová trasa vedena v pevné kovové trubce v podhledu, průměr a počet trubek
THE CABLE ROUTE IS CONDUCTED IN A RIGID METAL CONDUIT, IN THE CEILING, DIAMETER AND NUMBER OF CONDUITS

kabelová trasa vedena po povrchu v parapetním žlabu 130/67mm, dvoukomorový dělený přípravek, jedna komora pro rozvody chráněné přepr. ochrannými, +1000mm
THE CABLE ROUTE IS CONDUCTED IN ALUMINUM TRUNKING 130/67mm, DIVISION STRIPS, ONE HOLE DISTRIBUTIONS FOR PROTECTED OVERVOLTAGE PROTECTION, +1000mm

kabelová trasa určena pro stavební elektroinstalaci
CABLE ROUTE IS INTENDED FOR BUILDING WIRING

Odvahy - Poznámky / Disclaimers:

Nezmínovat ani nezveřejňovat z tohoto výkresu. Zkontrolujte všechny rozměry přímo na stavbě, před výrobou nebo vytvořením. Na tento dokument se vztahuje autorská práva a nesmí být rozmnožován bez souhlasu autora.

Do not scale from this drawing. Check all dimensions on site before fabrication or setting out. This document is copyright and may not be reproduced without permission of the owner.

Poznámky / Notes:

PD2 - doplnění svítidla typu 050 a 050-B pro osvětlení garáže ext. hal E-10 PD3 - doplnění svítidla typu 051-A a 047-C-20 pro osvětlení ulových schodů v LH

Rev.	Poznámky / Notes	Datum / Date	Isr.	App.
PD3	Parallel design 3	03/10/2013		
PD2	Parallel design 2	23/09/2013		
PD1	Parallel design 1	23/09/2013		
T1	Tender Issue	17/06/2012		

Key / Location:

±0,000 = 339,00 m n.m. Bvp

Generální zpopisatel - Architektonický úřad / Architectural Design:

Bogle Architects

London | Prague | Hong Kong

68 Procházka Street, London, W2 6ET - +44 (0) 7816 684 470
Revelsky, 5602/20, 110 000, Praha 1, Czech Republic - +420 224 915 067
Level 18, 2 Mt Finance Centre, 8 Finance Street, Hong Kong, PRC - +852 2251 8259

www.boglearchitects.com info@boglearchitects.com

Investor / Client:
Fyzikální ústav Akademie věd České republiky, v.v.i.
Na Slovance 2, 182 21 Praha 8

Umístění a přesná poloha vývodů pro jednotlivá technologická zařízení bude upřesněna přímo při realizaci dodavateli jednotlivých technologických zařízení

THE LOCATION AND EXACT POSITION OF THE OUTLETS FOR INDIVIDUAL TECHNOLOGICAL DEVICES WILL BE CLARIFIED DIRECTLY DURING THE IMPLEMENTATION STAGE BY SUPPLIERS OF INDIVIDUAL TECHNOLOGICAL DEVICES

Umístění a přesná poloha všech vývodů, zásuvek a svítidel je zřejmá z výkresu podhledu a koordinací výkresů, případně dodatčně upřesněna přímo na stavbě při realizaci

THE LOCATION AND EXACT POSITION OF ALL OUTLETS, SOCKETS AND LIGHTING FITTINGS IS OBVIOUS FROM THE DRAWINGS OF LOWER LEVELS AND CO-ORDINATION DRAWINGS POSSIBLY MODIFIED LATER ON DIRECTLY ON THE CONSTRUCTION SITE

Při umístění věd přístrojů věd, podle, pod sebe budou umístěny do vícenásobných rámečků i velikosti a počet v jednotlivých vícenásobných die systému a provedení investorem I

IN THE CASE OF PLACING MORE INSTRUMENTS NEXT TO OR UNDER ONE ANOTHER, THESE INSTRUMENTS WILL BE INSTALLED IN MULTIPLE FRAMES THE SIZES AND NUMBER IN INDIVIDUAL MULTIFRAMES DEPEND ON THE SYSTEM AND DESIGN SELECTED BY THE INVESTOR

U kuchyňských linek budou výška a poloha zásuvek upřesněny v výkresech kuchyňských linek

THE LOCATION AND EXACT POSITION OF THE SOCKETS IN THE KITCHEN UNIT WILL BE CLARIFIED SUPPLIER KITCHEN LAYOUT

Pohledové viditelné přírodní kabely ke světlům vedou v kancelářích po povrchu stropu bez zavěšeného podhledu budou namontovány podle typového koordináčního výkresu. Kabely budou vedeny vpravo, k betonové stropní desce uchyty v dostatečném počtem výhledových příchýtek tak, aby nedocházelo k průhybu kabelu. Příchýtky v barvě kabelu (pro černé kabely černé).

SURFACE MOUNTED SUPPLY POWER CABLES TO LIGHT FITTINGS IN ROOMS (MAINLY OFFICES) WHERE THERE IS NO SUSPENDED CEILING WILL BE INSTALLED IN A COORDINATED WAY ACCORDING TO THE TYPICAL COORDINATED CEILING DRAWING RETAINED. THEY WILL BE BOLTED REGULARLY, FIXED BY SUFFICIENT NUMBER OF FIXING CLAMPS TO THE CONCRETE SLAB TO PREVENT ANY BENDING OF THE CABLES. FIXING CLAMPS WILL BE OF THE SAME COLOR AS THE CABLE.

Název projektu / Project: MŠA International Praha s.r.o.
DPS / Execution drawings
Fáz / Phase: Hlavní stavební fáze
Main construction phase
Profese / Discipline: Zařízení silnoproudé elektrotechniky
Electrical
Zpracovatel / Consultant: Ing. P. Vurbs
Kontrola / Checked By: Ing. P. Vurbs
Datum vydání / Date of Issue: 03.10.2013
Číslo projektu / Project No: 29114
Mřížka / Scale: 1:100
Proces / SO: 43.7.2.00
Číslo výkresu / List: 00_47_800
Revize / Revision: PD3