


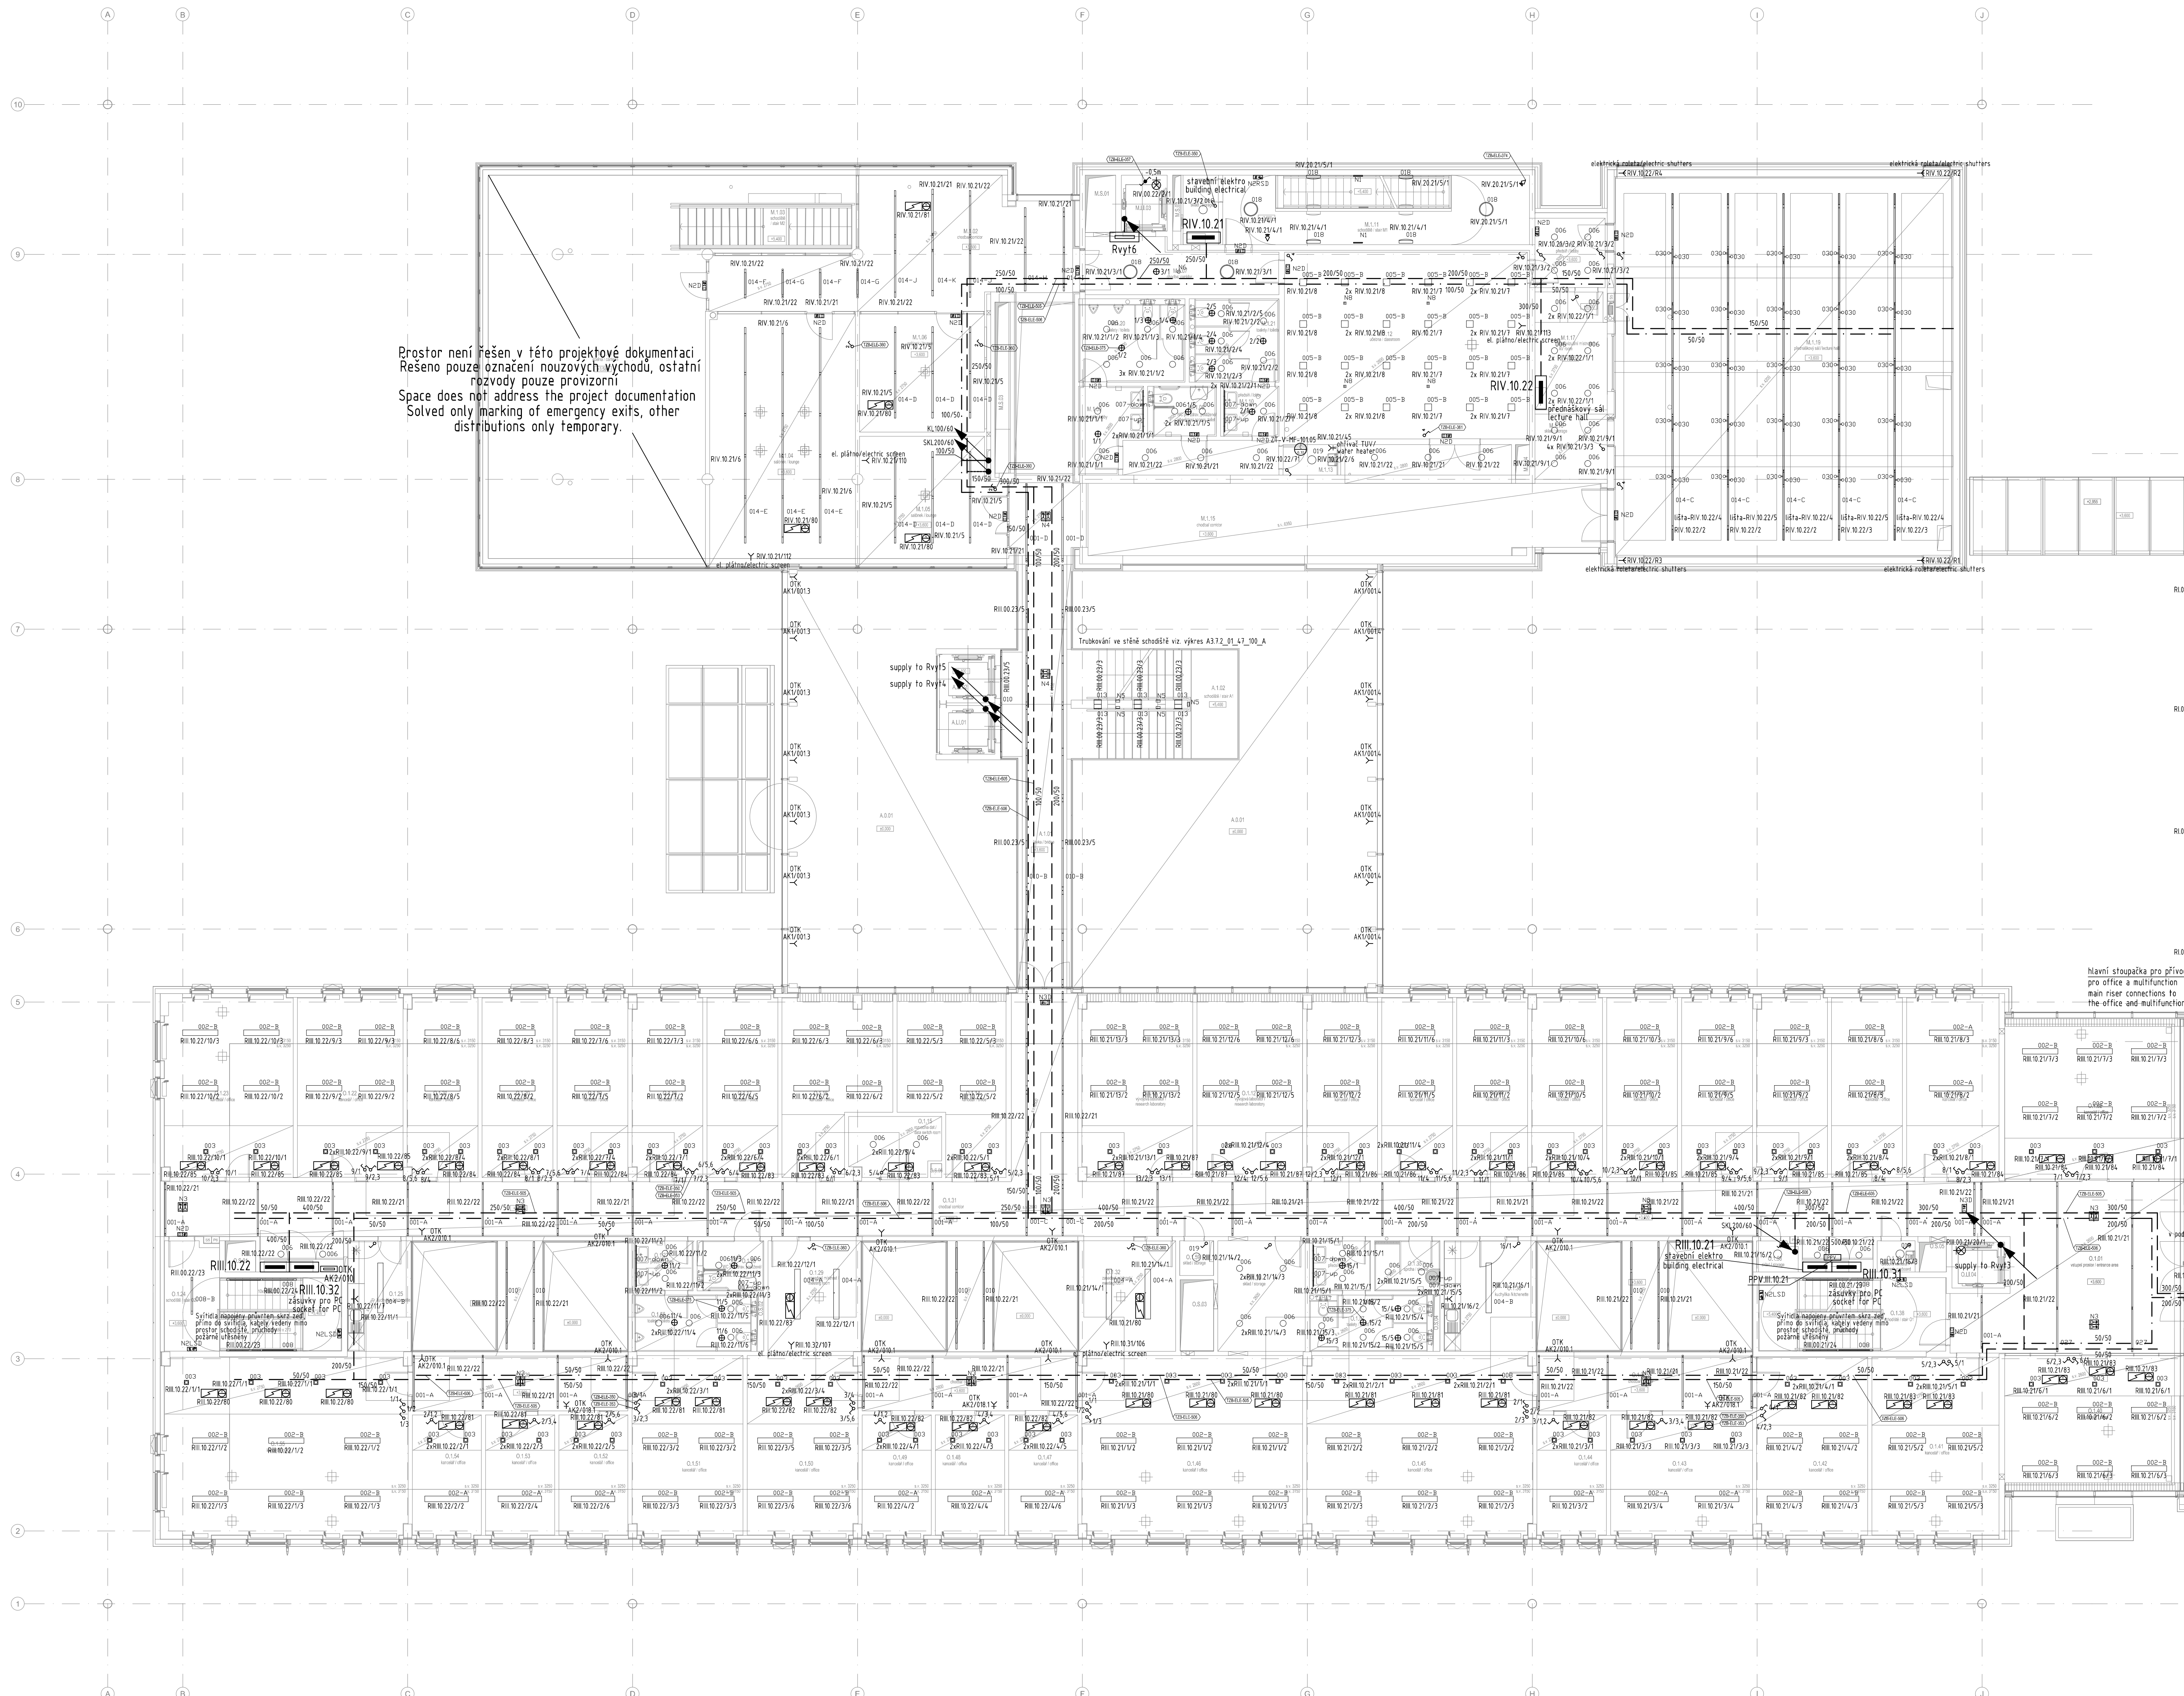

Okrupy svítidel nouzového osvětlení budou na samostatných výkresech součástí projektu - A3.7.2_01_47_121_A
Emergency lighting luminaire circuits will be part of the project - A3.7.2_01_47_121_A

KANCELÁŘE – První patro (2NP)
OFFICES – first floor (4-1)

č. místn. Room num	Název místnosti Room name	Plocha m ² Area
0101	předstíř / lobby	45,8
0102	kancelář (6 pracoviště) / office (6 p)	37,5
0103	kancelář (3 pracoviště) / office (3 p)	21,5
0104	kancelář (2 pracoviště) / office (2 p)	16,5
0105	kancelář (2 pracoviště) / office (2 p)	16,3
0106	kancelář (2 pracoviště) / office (2 p)	16,5
0107	kancelář (2 pracoviště) / office (2 p)	16,5
0108	kancelář (2 pracoviště) / office (2 p)	16,3
0109	kancelář (2 pracoviště) / office (2 p)	16,5
0110	kancelář (2 pracoviště) / office (2 p)	16,5
0111	kancelář (2 pracoviště) / office (2 p)	16,3
0112	vývojová laboratoř (2 p) / research laboratory (2 p)	24,6
0113	vývojová laboratoř (2 p) / research laboratory (2 p)	25,7
0114	kancelář (3 pracoviště) / office (3 p)	21,3
0115	rozvodna dat / data switch room	6,3
0116	kancelář (3 pracoviště) / office (3 p)	21,6
0117	kancelář (2 pracoviště) / office (2 p)	16,5
0118	kancelář (2 pracoviště) / office (2 p)	16,3
0119	kancelář (2 pracoviště) / office (2 p)	16,5
0120	kancelář (2 pracoviště) / office (2 p)	16,5
0121	kancelář (2 pracoviště) / office (2 p)	16,3
0122	kancelář (3 pracoviště) / office (3 p)	24,6
0123	kancelář (4 pracoviště) / office (4 p)	29,7
0124	schodiště / stair 02	19,4
0125	kuchyňka / kitchenette	9,0
0126	chodba / corridor	23,0
0127	toalety předstíř (muži) / toilets lobby (men)	3,7
0128	WC pro zran. postižené / disabled access toilet	3,7
0129	zasedací místnost / meeting room	13,3
0130	chodba / corridor	23,0
0131	chodba / corridor	15,2
0132	zasedací místnost / meeting room	13,9
0133	sklad / storage	12,5
0134	toalety předstíř (ženy) / toilets lobby (women)	3,7
0135	sprcha / shower	4,2
0136	kuchyňka s jídelním koutem / kitchenette with dining area	13,1
0137	chodba / corridor	23,0
0138	schodiště / stair 01	17,9
0139	úklidová komora / cleaner's cupboard	1,5
0140	kancelář (6 pracoviště) / office (6 p)	31,4
0141	kancelář (4 pracoviště) / office (4 p)	29,3
0142	kancelář (4 pracoviště) / office (4 p)	25,5
0143	kancelář (3 pracoviště) / office (3 p)	22,1
0144	kancelář (1 pracoviště) / office (1 p)	10,8
0145	kancelářský prostor (8 p) / 8 person open office	52,2
0146	kancelářský prostor (8 p) / 8 person open office	51,3
0147	kancelář (1 pracoviště) / office (1 p)	10,7
0148	kancelář (1 pracoviště) / office (1 p)	10,8
0149	kancelář (1 pracoviště) / office (1 p)	10,7
0150	kancelář (3 pracoviště) / office (3 p)	25,7
0151	kancelář (3 pracoviště) / office (3 p)	25,7
0152	kancelář (1 pracoviště) / office (1 p)	10,7
0153	kancelář (1 pracoviště) / office (1 p)	10,8
0154	kancelář (1 pracoviště) / office (1 p)	10,7
0155	kancelářský prostor (9 p) / 9 person open office	55,7
0156	toalety (muži) / toilets (men)	8,4
0157	toalety (ženy) / toilets (women)	8,3
0158	sklad / storage	1,6
0159	sklad / storage	1,5
0160	osobní výtah / personal lift	3,1
05.01	instalační sálka / service riser	1,2
05.02	instalační sálka / service riser	0,5
05.03	instalační sálka / service riser	3,1
05.04	instalační sálka / service riser	0,5
05.05	instalační sálka / service riser	1,0
05.06	instalační sálka / service riser	0,2

ATRIUM – První patro (4-1)
ATRIUM – first floor (4-1)

č. místn. Room num	Název místnosti Room name	Plocha m ² Area
A.101	lávka / bridge	33,1
A.102	schodiště / stair	22,1
A.101	osobní výtah / personal lift	3,6
A.102	osobní výtah / personal lift	3,6

MULTIFUNKČNÍ PROSTORY – První patro (2NP)
MULTIFUNCTIONAL BUILDING – first floor (4-1)

č. místn. Room num	Název místnosti Room name	Plocha m ² Area
M.101	jídelna / canteen	111,1
M.102	chodba a odpočívací místnost / corridor and break out room	64,0
M.103	schodiště / stair M2	8,7
M.104	salónek / lounge (100 p)	14,1
M.105	salónek / lounge (6 p)	22,0
M.106	salónek / lounge (6 p)	19,1
M.107	chodba / corridor	12,3
M.108	WC pro zran. postižené / disabled access toilet	4,0
M.109	toalety předstíř (muži) / toilets lobby (men)	6,2
M.110	toalety předstíř (ženy) / toilets lobby (women)	3,5
M.111	schodiště / stair M1	27,0
M.112	učebna (40 posluhačů) / classroom (40 p)	58,8
M.113	úklidová komora / cleaner's cupboard	2,1
M.114	sklad / storage	3,2
M.115	chodba / corridor	67,7
M.116	sklad / storage	6,1
M.117	audiovizuální místnost / AV room	10,9
M.118	předstíř / lobby	16,8
M.119	přednáškový sál (150 posluhačů) / lecture hall (150 p)	164,8
M.120	toalety (muži) / toilets (men)	10,6
M.121	toalety (ženy) / toilets (women)	9,0
M.122	toalety (ženy) / toilets (women)	3,3
M.123	osobní výtah / personal-goods lift	3,3
M.5.01	instalační sálka / service riser	2,3
M.5.02	instalační sálka / service riser	0,7
M.5.03	instalační sálka / service riser	3,4
M.5.04	instalační sálka / service riser	0,6

Číslo projektu / Project No:
A3.7.2_01_47_101_A

Stupeň dokumentace / Stage:
DPS / Execution drawings

Fáze / Phase:
Hlavní stavební fáze / Main construction phase

Profese / Discipline:
Zařízení silnoproudé elektrotechniky

A3.7 Electrical

Zpracovatel Sd / Consultant:
pba

Razba / Stamp:
Razba

Název výkresu / Drawing Title:
Přídavky 2.NP OF + M - osvětlení (strop)
OF + M 1st floor plan - lighting / ceiling

Kreslil / Drawn By:
Ing. P. Vurtis

Kontroloval / Checked By:
Ing. P. Vurtis

Datum vydání / Date of issue:
23.08.2013

Číslo projektu / Project No:
A3.7.2_01_47_101_A

Škála / Scale @ A0:
1:100

Profese / Discipline:
SO Číslo výkresu / Drawing Title:
A3.7.2_01_47_101_A

Revize / Revision:
PD1

Generální projektant - Architektonický návrh / Architectural Design:
Bogle Architects
London | Prague | Hong Kong
66 Panchrate Road, London, W2 8ET +44 (0) 7616 684 476
Revokční, 1502/30, 110 00, Praha 1, Czech Republic +420 224 815 087
Level 16, 2 at Finance Centre, 8 Finance Street, Hong Kong, PRC +852 2251 8259
www.boglearchitects.com info@boglearchitects.com

Investor / Client:
Fyzikální ústav Akademie věd České republiky, v.v.i.
Na Slovance 2, 182 21 Praha 8

Logo of Bogle Architects

Logo of beamlines

Logo of FZU