


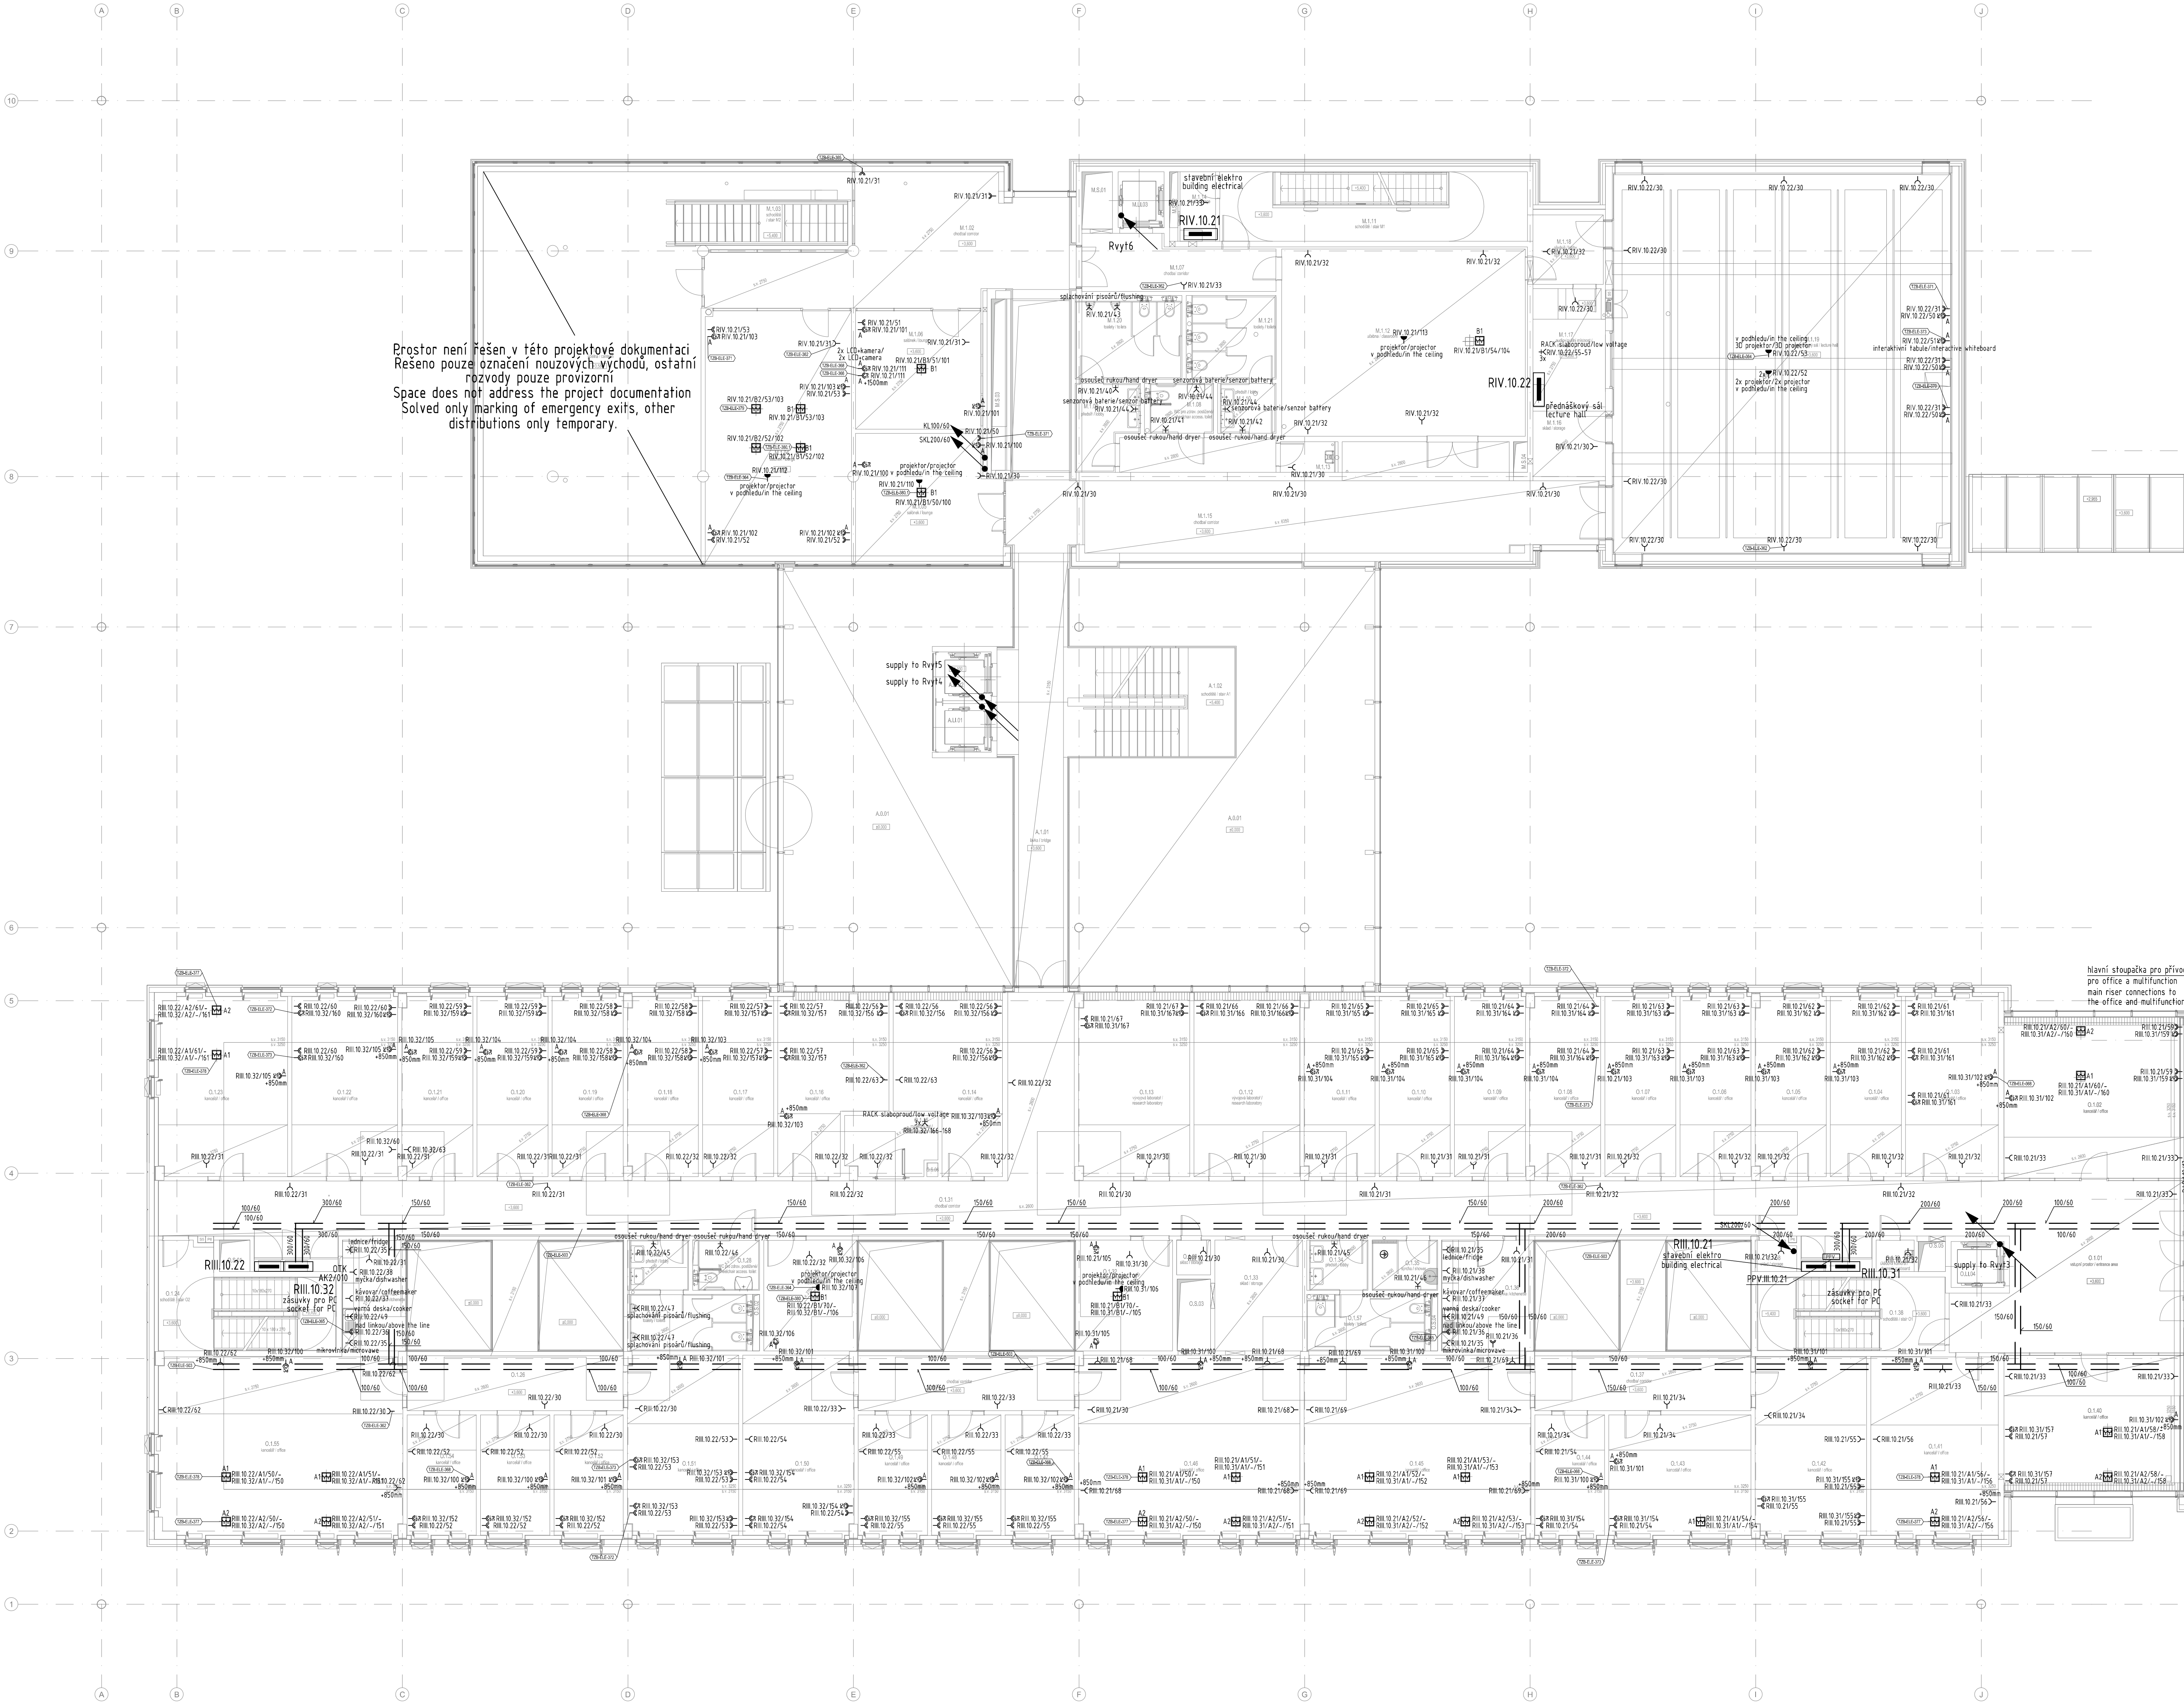

Prostor není řešen v této projektové dokumentaci.
Řešeno pouze označení nouzových východů, ostatní
rozvody pouze provizorní.
Space does not address the project documentation
Solved only marking of emergency exits, other
distributions only temporary.

KANCELÁŘE – První patro (2NP)		
Č. místn. Room num.	Název místnosti Room name	Plocha m ² Area
0101	ředitel / lobby	45,8
0102	kancelář (6 pracoviště) / office (6 p.)	37,5
0103	kancelář (3 pracoviště) / office (3 p.)	21,5
0104	kancelář (2 pracoviště) / office (2 p.)	16,5
0105	kancelář (2 pracoviště) / office (2 p.)	16,3
0106	kancelář (2 pracoviště) / office (2 p.)	16,5
0107	kancelář (2 pracoviště) / office (2 p.)	16,5
0108	kancelář (2 pracoviště) / office (2 p.)	16,3
0109	kancelář (2 pracoviště) / office (2 p.)	16,5
0110	kancelář (2 pracoviště) / office (2 p.)	16,5
0111	kancelář (2 pracoviště) / office (2 p.)	16,3
0112	vývojová laboratoř (2 p.) / research laboratory (2 p.)	24,5
0113	vývojová laboratoř (2 p.) / research laboratory (2 p.)	25,7
0114	kancelář (3 pracoviště) / office (2 p.)	21,3
0115	rozvodna dat / data switch room	6,3
0116	kancelář (3 pracoviště) / office (2 p.)	21,6
0117	kancelář (2 pracoviště) / office (2 p.)	16,5
0118	kancelář (2 pracoviště) / office (2 p.)	16,3
0119	kancelář (2 pracoviště) / office (2 p.)	16,5
0120	kancelář (2 pracoviště) / office (2 p.)	16,5
0121	kancelář (2 pracoviště) / office (2 p.)	16,3
0122	kancelář (3 pracoviště) / office (3 p.)	24,6
0123	kancelář (4 pracoviště) / office (4 p.)	29,7
0124	schodiště / stair 02	19,4
0125	kuchyně / kitchenette	9,1
0126	chodba / corridor	23,0
0127	toalety předstih (muži) / toilets lobby (men)	3,7
0128	WC pro zran. postižené / disabled access toilet	3,7
0129	zasedací místnost / meeting room	13,3
0130	chodba / corridor	23,0
0131	chodba / corridor	15,2
0132	zasedací místnost / meeting room	13,9
0133	sklad / storage	12,5
0134	toalety předstih (ženy) / toilets lobby (women)	3,7
0135	sprcha / shower	4,2
0136	kuchyně s jídelním koutem / kitchenette with dining area	13,1
0137	chodba / corridor	23,0
0138	schodiště / stair 01	17,9
0139	úklidová komora / cleaner's cupboard	1,5
0140	kancelář (6 pracoviště) / office (6 p.)	21,4
0141	kancelář (4 pracoviště) / office (4 p.)	29,3
0142	kancelář (4 pracoviště) / office (4 p.)	25,5
0143	kancelář (3 pracoviště) / office (3 p.)	22,1
0144	kancelář (1 pracoviště) / office (1 p.)	10,8
0145	kancelářský prostor (8 p.) / 8 person open office	52,2
0146	kancelářský prostor (8 p.) / 8 person open office	51,3
0147	kancelář (1 pracoviště) / office (1 p.)	10,7
0148	kancelář (1 pracoviště) / office (1 p.)	10,8
0149	kancelář (1 pracoviště) / office (1 p.)	10,7
0150	kancelář (3 pracoviště) / office (3 p.)	25,7
0151	kancelář (3 pracoviště) / office (3 p.)	25,7
0152	kancelář (1 pracoviště) / office (1 p.)	10,7
0153	kancelář (1 pracoviště) / office (1 p.)	10,8
0154	kancelář (1 pracoviště) / office (1 p.)	10,7
0155	kancelářský prostor (9 p.) / 9 person open office	55,7
0156	toalety (muži) / toilets (men)	8,4
0157	toalety (ženy) / toilets (women)	8,3
0158	sklad / storage	1,6
0159	sklad / storage	1,5
0160	osobní výtah / personal lift	3,1
05.01	instalace sálka / service riser	1,2
05.02	instalace sálka / service riser	0,5
05.03	instalace sálka / service riser	3,1
05.04	instalace sálka / service riser	0,5
05.05	instalace sálka / service riser	1,0
05.06	instalace sálka / service riser	0,2

Ověření / Poznámka / Disclaim:

Nezměňovat ani nesměřovat z tohoto výkresu.
Zkontrolujte všechny rozměry přímo na stavbě,
před výrobou nebo vytyčením.
Na tento dokument se vztáhují autorská práva
a nesmí být rozmnožován bez souhlasu autora.


Do not scale from this drawing.
Check all dimensions on site before fabrication or
setting out. This document is copyright and may
not be reproduced without permission of the owner.

Poznámky / Notes:

Rev.	Poznámky / Notes:	Datum / Date:	Dwn.	Iss.
R01	Parallel design 1	23/08/2013		
T1	Tender issue	17/08/2012		

ATRIUM – První patro (1NP)		
Č. místn. Room num.	Název místnosti Room name	Plocha m ² Area
A1.01	lávka / bridge	33,1
A1.02	schodiště / stair	22,1
A1.01	osobní výtah / personal lift	3,6
A1.02	osobní výtah / personal lift	3,6

MULTIFUNKČNÍ PROSTORY – První patro (2NP)		
Č. místn. Room num.	Název místnosti Room name	Plocha m ² Area
M1.01	jídlna / canteen	111,7
M1.02	chodba a oddechová místnost / corridor and break out room	64,0
M1.03	schodiště / stair M2	8,7
M1.04	salónek / lounge (20 p.)	14,1
M1.05	salónek / lounge (6 p.)	22,0
M1.06	salónek / lounge (6 p.)	19,1
M1.07	chodba / corridor	12,3
M1.08	WC pro zran. postižené / disabled access toilet	4,0
M1.09	toalety předstih (muži) / toilets lobby (men)	6,2
M1.10	toalety předstih (ženy) / toilets lobby (women)	3,5
M1.11	schodiště / stair M1	27,0
M1.12	učebna (40 posluchačů) / classroom (40 p.)	58,8
M1.13	úklidová komora / cleaner's cupboard	2,1
M1.14	sklad / storage	3,2
M1.15	chodba / corridor	67,7
M1.16	sklad / storage	6,1
M1.17	audiovizuální místnost / AV room	10,9
M1.18	ředitel / lobby	63,6
M1.19	prezentační sál (150 posluchačů) / lecture hall (150 p.)	164,8
M1.20	toalety (muži) / toilets (men)	10,6
M1.21	toalety (ženy) / toilets (women)	9,0
M1.22	osobní výtah / personal-goods lift	3,3
M1.23	osobní výtah / personal-goods lift	3,3
M1.24	instalace sálka / service riser	0,7
M1.25	instalace sálka / service riser	3,4
M1.26	instalace sálka / service riser	0,6

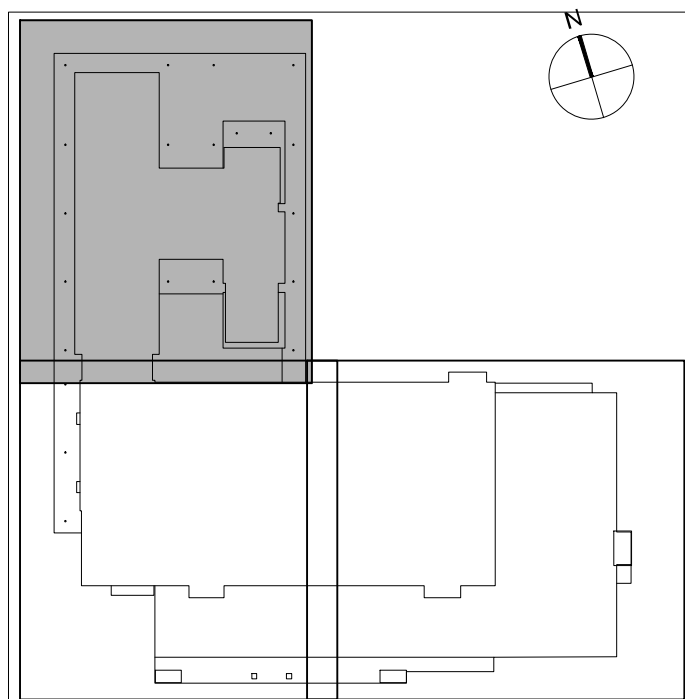

Generální projektant – Architektonický návrh / Architectural Design:

Bogle Architects
London | Prague | Hong Kong

66 Pochester Road, London, W2 6ET +44 (0) 7616 684 470
Revoluční, 1502/30, 110 00, Praha 1, Czech Republic +420 224 815 087
Level 16, 2 at Finance Centre, 8 Finance Street, Hong Kong, PRC. +852 2251 8259
www.boglearchitects.com info@boglearchitects.com

Investor / Client:
Fyzikální ústav Akademie věd České republiky, v.v.i.
Na Slovance 2, 182 21 Praha 8



Název projektu / Project:

Mezinárodní výzkumné laserové centrum ELI
International research laser facility ELI

Stupeň Dokumentace / Stage:

Dokumentace pro provedení stavby
DPS / Execution drawings

Fáze / Phase:

Hlavní stavební fáze
Main construction phase

Profese / Discipline:

Zařízení silnoproudé elektrotechniky
Electrical

A3.7 / Electrical

Zpracovatel Sdíl / Consultant	Rozhodl / Stamp
 PBA International Prague s.r.o. Jarmila Zemanova 23 170 00 Praha 7 email: mail@baprague.cz Ing. Jan Bureš Zodpovědný projektant / Responsible designer Ing. Alois Zemek	 PBA International Prague s.r.o. Jarmila Zemanova 23 170 00 Praha 7 email: mail@baprague.cz Ing. Jan Bureš Zodpovědný projektant / Responsible designer Ing. Alois Zemek

Název výkresu / Drawing Title:

Podpory 2.NP OF + M – zásuvky (podlaha)
OF + M 1st floor plan - sockets (floor)

Kreslil / Draw By: Ing. P. Vurtis
Kontroloval / Checked by: Ing. P. Vurtis
Datum vydání / Date of issue: 23.08.2013

Číslo projektu / Project No: 291114
Měřítko / Scale: 1:100

Projevitel / Draw By: Ing. P. Vurtis
Kontroloval / Checked by: Ing. P. Vurtis
Datum vydání / Date of issue: 23.08.2013

Číslo výkresu / Drawing Title: A3.7.2_01_47_111_A

Revize / Revision: PD1