


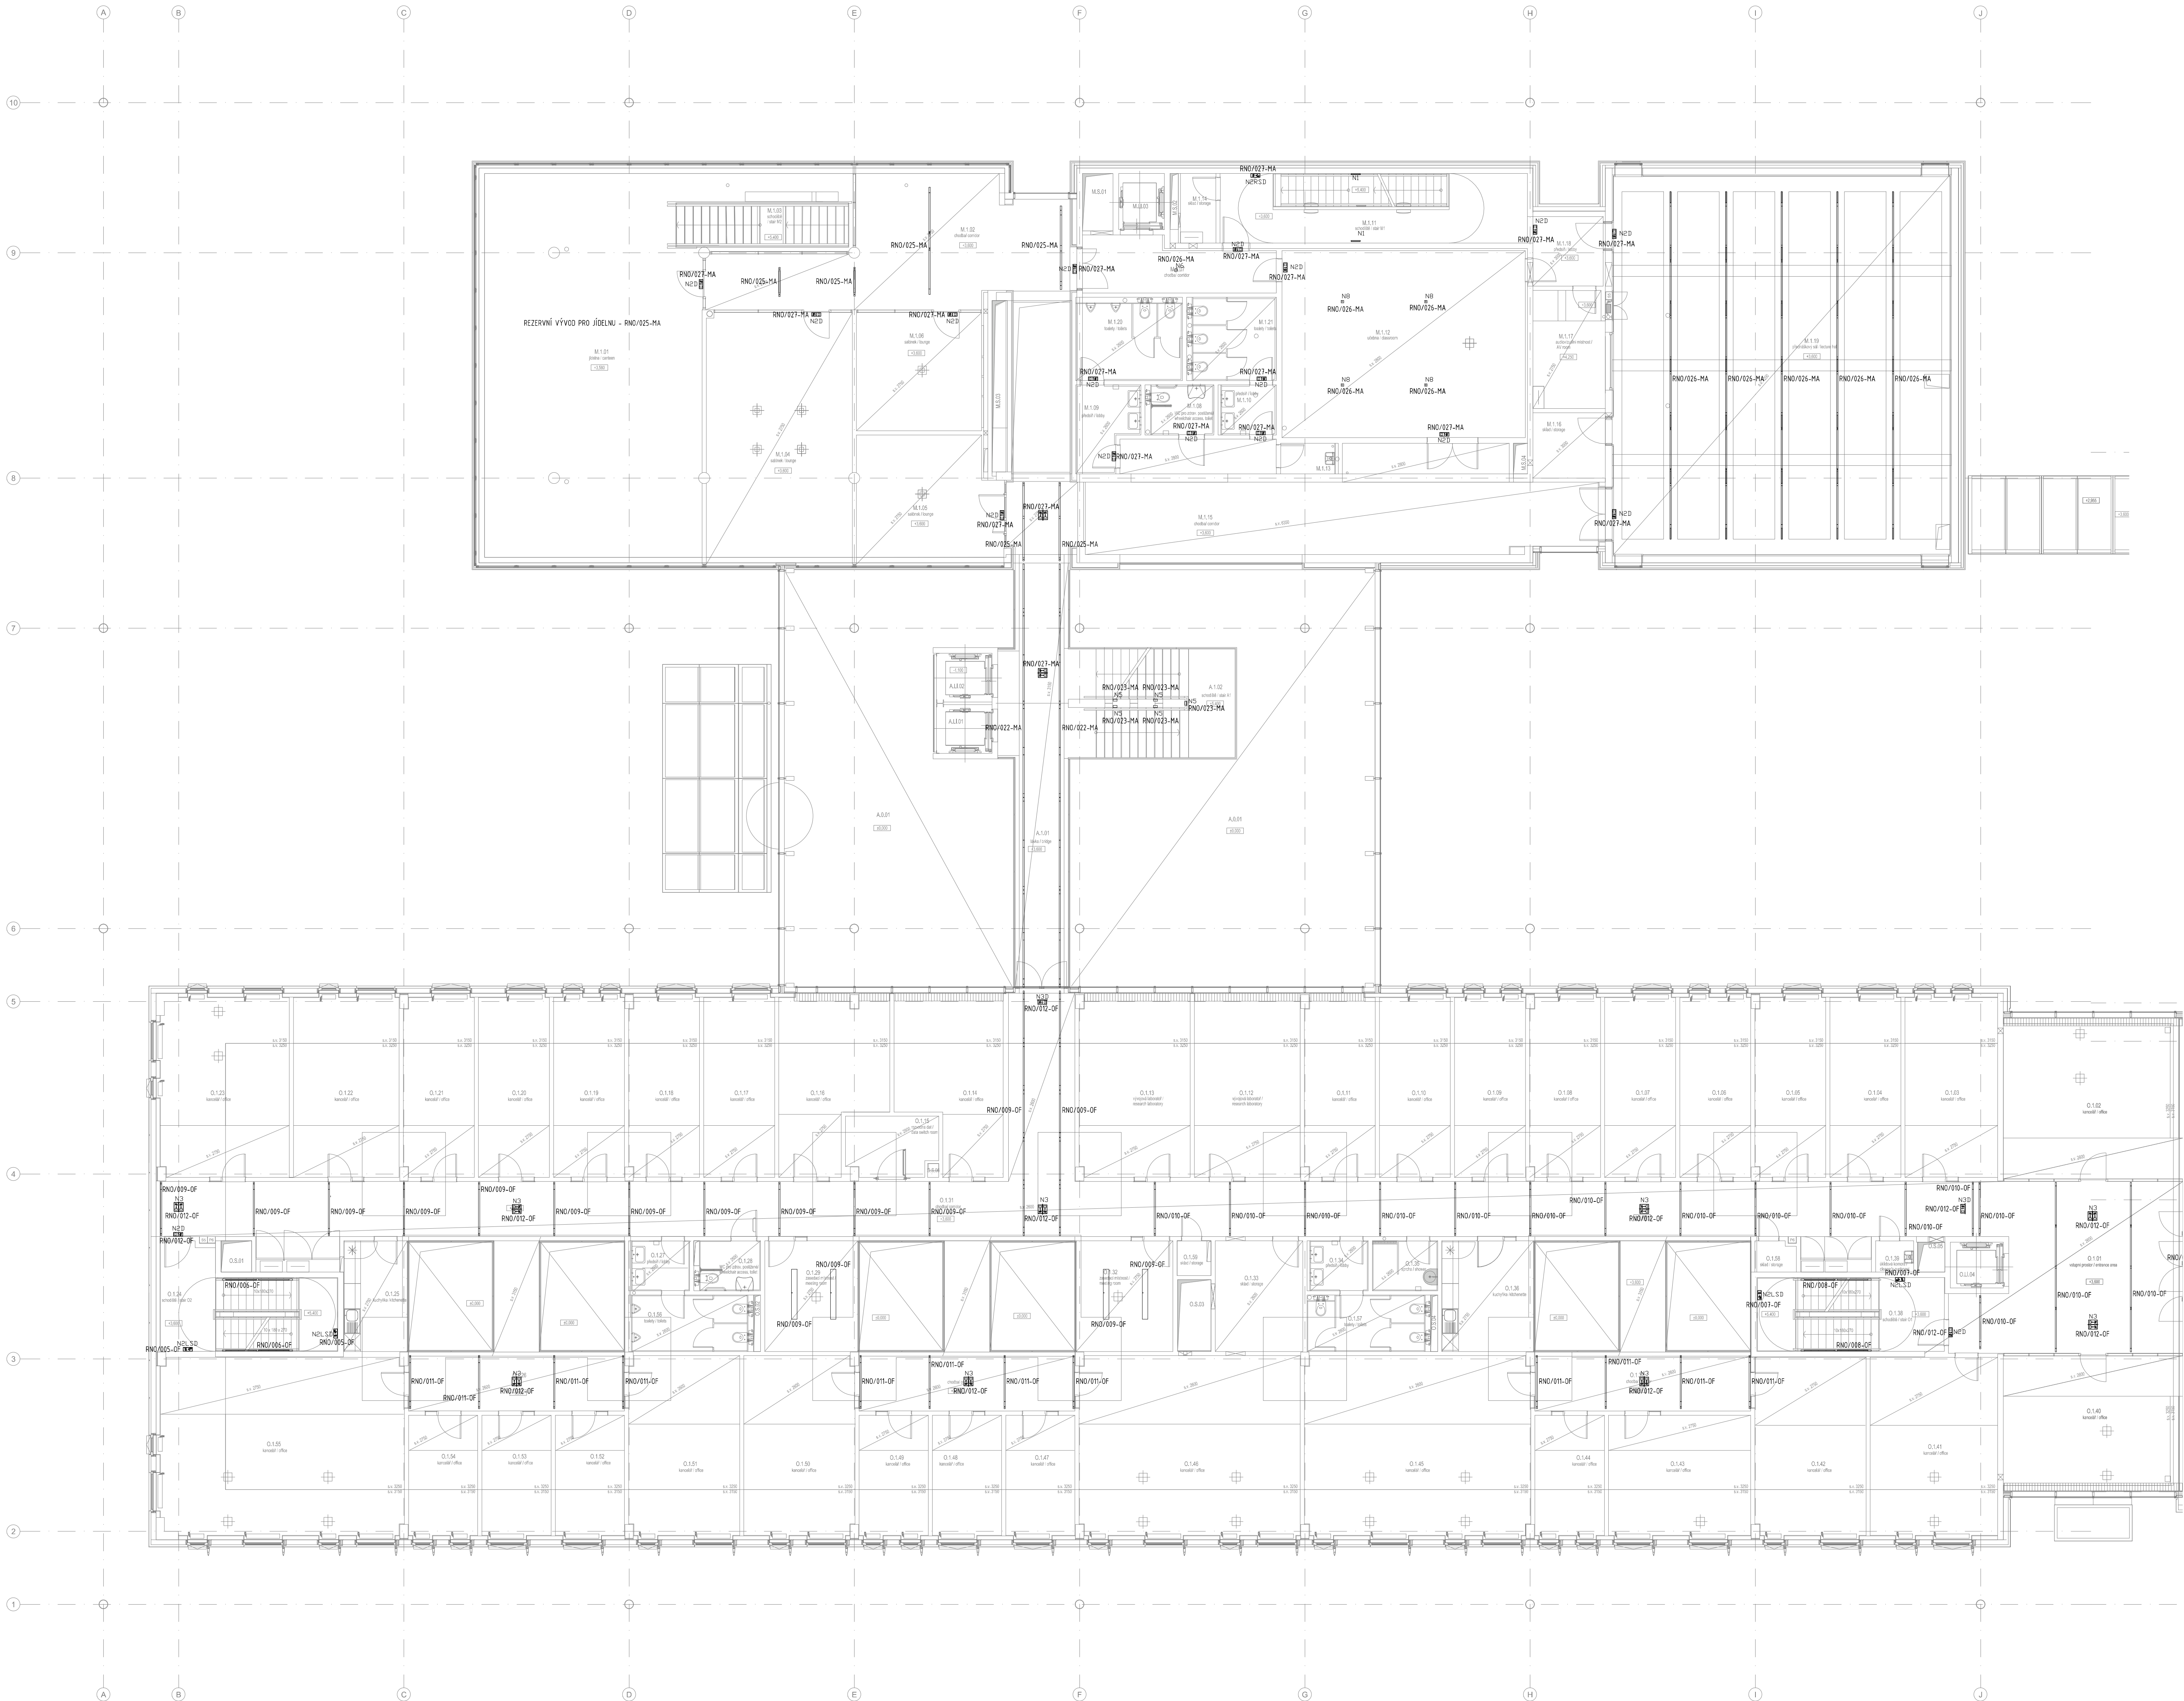

KANCELÁŘE – První patro (2NP)

Č. místn. Room num.	Název místnosti Room name	Plocha m ² Area
0101	předstíř / lobby	45,8
0102	kancelář (6 pracoviště) / office (6 p.)	37,5
0103	kancelář (3 pracoviště) / office (3 p.)	21,5
0104	kancelář (2 pracoviště) / office (2 p.)	16,5
0105	kancelář (2 pracoviště) / office (2 p.)	16,3
0106	kancelář (2 pracoviště) / office (2 p.)	16,5
0107	kancelář (2 pracoviště) / office (2 p.)	16,5
0108	kancelář (2 pracoviště) / office (2 p.)	16,3
0109	kancelář (2 pracoviště) / office (2 p.)	16,5
0110	kancelář (2 pracoviště) / office (2 p.)	16,5
0111	kancelář (2 pracoviště) / office (2 p.)	16,3
0112	vývojová laboratoř (2 p.) / research laboratory (2 p.)	24,6
0113	vývojová laboratoř (2 p.) / research laboratory (2 p.)	25,7
0114	kancelář (3 pracoviště) / office (3 p.)	21,3
0115	rozvodna dat. / data switch room	6,3
0116	kancelář (3 pracoviště) / office (3 p.)	21,6
0117	kancelář (2 pracoviště) / office (2 p.)	16,5
0118	kancelář (2 pracoviště) / office (2 p.)	16,3
0119	kancelář (2 pracoviště) / office (2 p.)	16,5
0120	kancelář (2 pracoviště) / office (2 p.)	16,5
0121	kancelář (2 pracoviště) / office (2 p.)	16,3
0122	kancelář (3 pracoviště) / office (3 p.)	24,6
0123	kancelář (4 pracoviště) / office (4 p.)	29,7
0124	schodiště / stair 02	19,4
0125	kuchyňa / kitchenette	9,1
0126	chodba / corridor	23,0
0127	toalety předstíř (muži) / toilets lobby (men)	3,7
0128	WC pro zran. postižené / disabled access toilet	3,9
0129	zasedací místnost / meeting room	13,3
0130	chodba / corridor	23,0
0131	chodba / corridor	13,2
0132	zasedací místnost / meeting room	13,9
0133	sklad / storage	12,5
0134	toalety předstíř (ženy) / toilets lobby (women)	3,7
0135	sprcha / shower	4,2
0136	kuchyňa s jídelním koutem / kitchenette with dining area	13,1
0137	chodba / corridor	23,0
0138	schodiště / stair 01	17,9
0139	úklidová komora / cleaner's cupboard	1,5
0140	kancelář (6 pracoviště) / office (6 p.)	21,4
0141	kancelář (4 pracoviště) / office (4 p.)	29,3
0142	kancelář (4 pracoviště) / office (4 p.)	25,5
0143	kancelář (3 pracoviště) / office (3 p.)	22,1
0144	kancelář (1 pracoviště) / office (1 p.)	10,8
0145	kancelářský prostor (8 p.) / 8 person open office	52,3
0146	kancelářský prostor (8 p.) / 8 person open office	51,2
0147	kancelář (1 pracoviště) / office (1 p.)	10,7
0148	kancelář (1 pracoviště) / office (1 p.)	10,8
0149	kancelář (1 pracoviště) / office (1 p.)	10,7
0150	kancelář (3 pracoviště) / office (3 p.)	25,7
0151	kancelář (3 pracoviště) / office (3 p.)	25,7
0152	kancelář (1 pracoviště) / office (1 p.)	10,7
0153	kancelář (1 pracoviště) / office (1 p.)	10,8
0154	kancelář (1 pracoviště) / office (1 p.)	10,7
0155	kancelářský prostor (9 p.) / 9 person open office	55,7
0156	toalety (muži) / toilets (men)	8,4
0157	toalety (ženy) / toilets (women)	8,3
0158	sklad / storage	1,6
0159	sklad / storage	1,5
0160	osobní výtah / personal lift	3,1
05.01	instalace sádky / service riser	1,2
05.02	instalace sádky / service riser	0,5
05.03	instalace sádky / service riser	3,1
05.04	instalace sádky / service riser	0,5
05.05	instalace sádky / service riser	1,0
05.06	instalace sádky / service riser	0,2

ATRIUM – První patro (2NP)

Č. místn. Room num.	Název místnosti Room name	Plocha m ² Area
A.101	lávka / bridge	33,1
A.102	schodiště / stair	22,1
A.101	osobní výtah / personal lift	3,6
A.102	osobní výtah / personal lift	3,6

MULTIFUNKČNÍ PROSTORY – První patro (2NP)

Č. místn. Room num.	Název místnosti Room name	Plocha m ² Area
M.101	jídelna / canteen	111,1
M.102	chodba a oddechová místnost / corridor and break out room	64,0
M.103	schodiště / stair M2	8,7
M.104	salónek / lounge (20 p.)	46,1
M.105	salónek / lounge (6 p.)	22,0
M.106	salónek / lounge (6 p.)	19,1
M.107	chodba / corridor	12,3
M.108	WC pro zran. postižené / disabled access toilet	4,9
M.109	toalety předstíř (muži) / toilets lobby (men)	6,2
M.110	toalety předstíř (ženy) / toilets lobby (women)	3,5
M.111	schodiště / stair M1	27,0
M.112	učebna (40 posluchačů) / classroom (40 p.)	98,8
M.113	úklidová komora / cleaner's cupboard	2,1
M.114	sklad / storage	3,2
M.115	chodba / corridor	61,7
M.116	sklad / storage	6,1
M.117	audiovizuální místnost / AV room	10,9
M.118	předstíř / lobby	6,3
M.119	přednáškový sál (150 posluchačů) / lecture hall (150 p.)	164,8
M.120	toalety (muži) / toilets (men)	10,6
M.121	toalety (ženy) / toilets (women)	9,0
M.122	osobní výtah / personal-goods lift	3,3
M.123	instalace sádky / service riser	2,3
M.124	instalace sádky / service riser	0,7
M.125	instalace sádky / service riser	3,4
M.126	instalace sádky / service riser	0,6


Ověření - Poznámka / Disclaimer:

Nezměňovat ani neretifikovat z tohoto výkresu.
Zkontrolujte všechny rozměry přímo na stavbě,
před výrobou nebo vytyčováním.
Na tento dokument se vztahuje autorská práva
a nesmí být rozmnožován bez souhlasu autora.

Do not scale from this drawing.
Check all dimensions on site before fabrication or
setting out. This document is copyright and may
not be reproduced without permission of the owner.

Poznámky / Notes:

Rev.	Poznámky / Notes:	Datum / Date:	Dřev:	Is:
PD1	Parallel design 1	23/08/2013		
T1	Tender issue	17/08/2012		

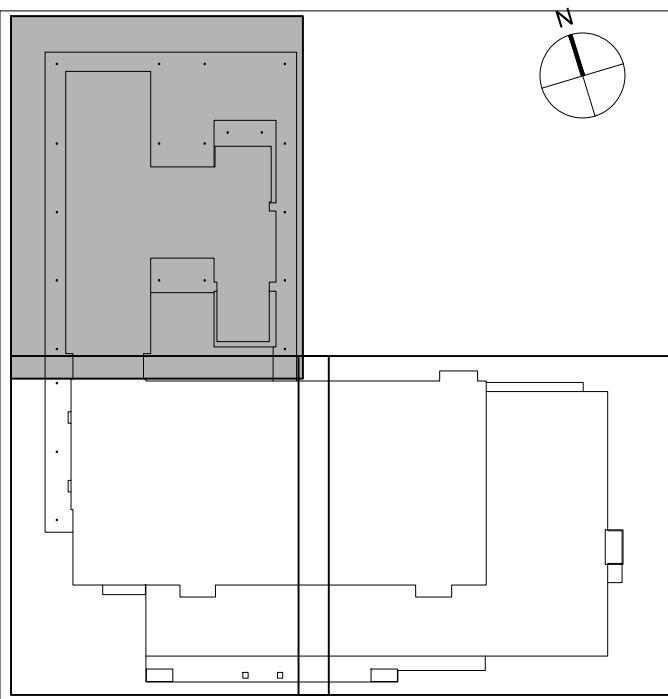

±0.000 = +339,00 m n.m. Bpv

Generální projektant - Architektonický návrh / Architectural Design:

Bogle Architects
London | Prague | Hong Kong

66 Pochester Road, London, W2 8ET +44 (0) 7616 684 470
Revokční, 1502/30, 110 00, Praha 1, Czech Republic +420 224 815 087
Level 10, 2nd Finance Centre, 8 Finance Street, Hong Kong, PRC. +852 2251 8259
www.boglearchitects.com info@boglearchitects.com

Investor / Client:
Fyzikální ústav Akademie věd České republiky, v.v.i.
Na Slovance 2, 182 21 Praha 8



Název projektu / Project:
Mezinárodní výzkumné laserové centrum ELI
International research laser facility ELI

Stupeň Dokumentace / Stage:
Dokumentace pro provedení stavby
DPS / Execution drawings

Fáze / Phase:
Hlavní stavební fáze
Main construction phase

Profese / Discipline:
Zařízení silnoproudé elektrotechniky

A3.7 Electrical

Zpracovatel Sdíl / Consultant:
pba
Průmyslová ulice 22
170 00 Praha 7
Ing. Jan Bureš
Zodpovědný projektant / Responsible design:
Ing. Alex Zivak

Název výkresu / Drawing Title:
Přídavky 2NP OF + M - nouzové osvětlení
OF + M 1st floor plan - emergency lighting

Kreslí / Drawn By:
Ing. P. Vurbs

Kontroluje / Checked By:
Ing. P. Vurbs

Datum vydání / Date of issue:
23.08.2013

Číslo projektu / Project No:
29114

Revize / Revision:
A3.7.2 01 47 121 A

PD1