
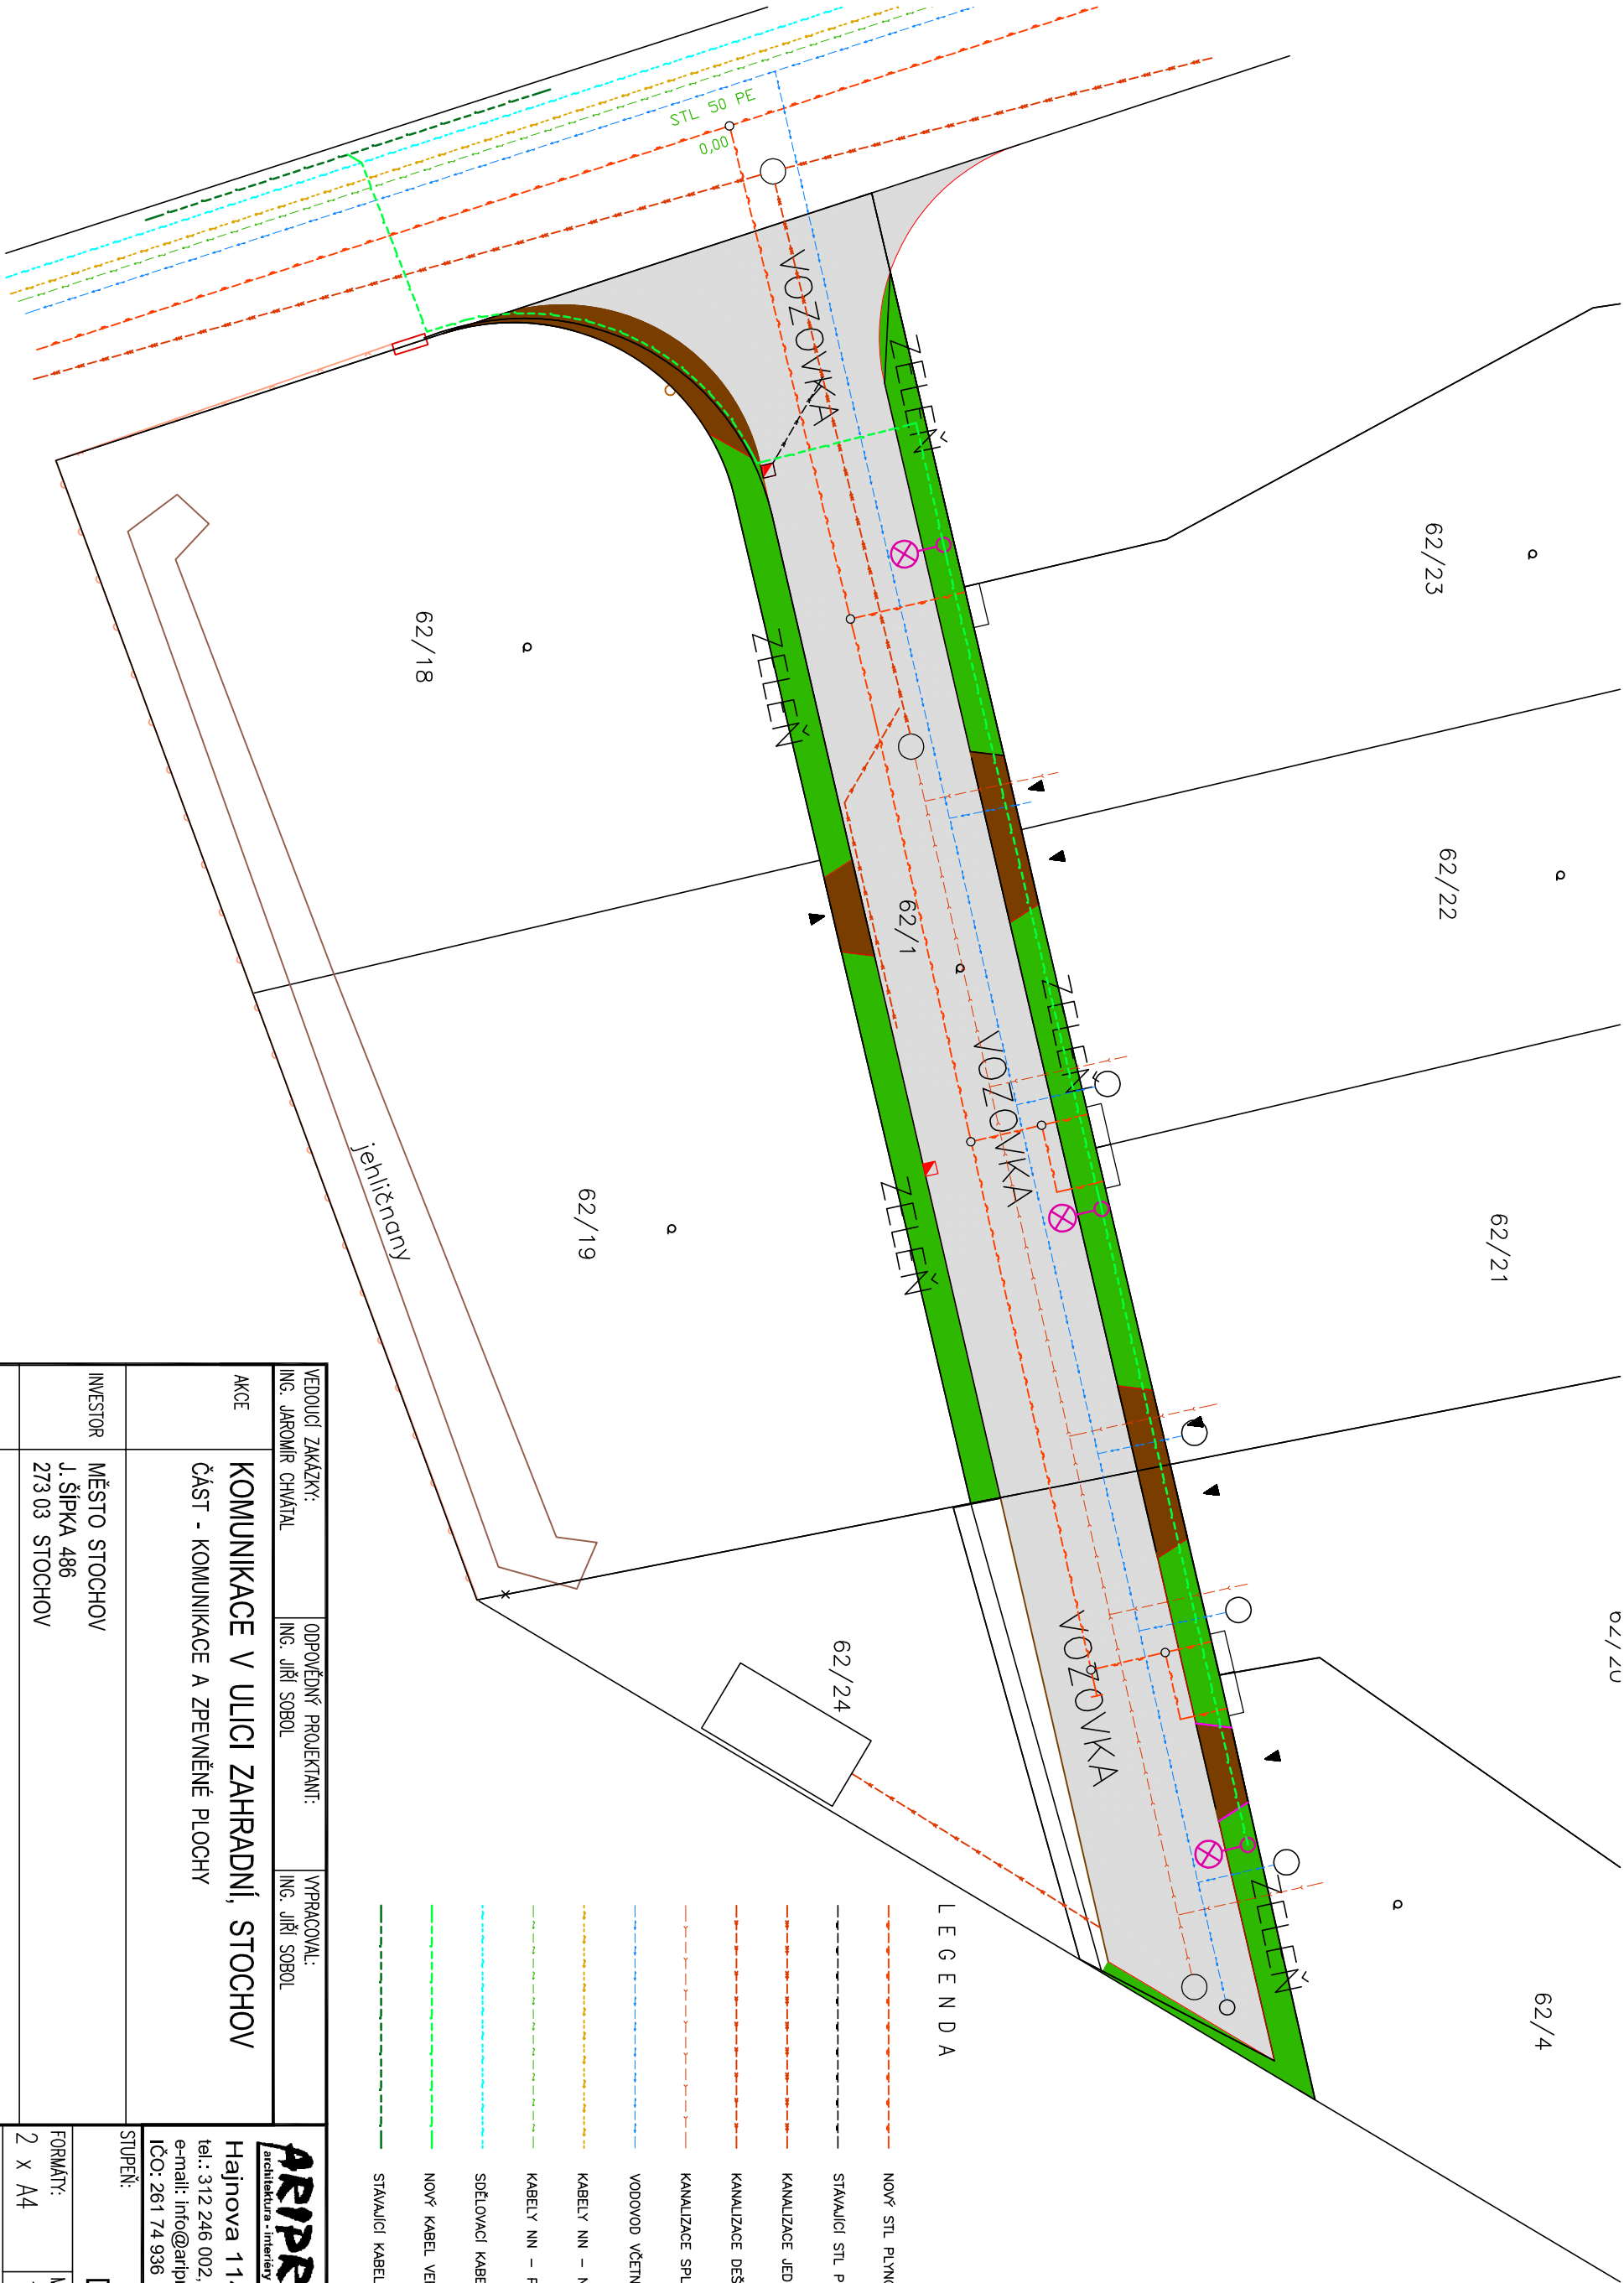


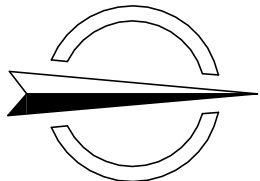

- LEGENDA
- NOVÝ STL PLYNOVOD VČETNĚ PŘÍPOLEK
 - STAVAJÍCÍ STL PLYNOVOD
 - KANALIZACE JEDNOTNÁ – GRAVITAČNÍ
 - KANALIZACE DEŠŤOVÁ – GRAVITAČNÍ
 - KANALIZACE SPLAŠKOVÁ VČETNĚ PŘÍPOLEK – ČERPANA
 - VODOVOD VČETNĚ PŘÍPOLEK
 - KABELY NN – NADZEMNÍ
 - KABELY NN – PODZEMNÍ
 - SDĚLOVACÍ KABELY – PODZEMNÍ
 - NOVÝ KABEL VEŘEJNÉHO OSVĚTLENÍ – PODZEMNÍ
 - STAVAJÍCÍ KABEL VEŘEJNÉHO OSVĚTLENÍ – PODZEMNÍ

VEDOUČÍ ZAKÁZKY: ING. JAROMÍR CHVÁTAL		ODPOVĚDNÝ PROJEKTANT: ING. JIŘÍ SOBOL		VYPRACOVAL: ING. JIŘÍ SOBOL	
AKCE KOMUNIKACE V ULICI ZAHRADNÍ, STOCHOV ČÁST - KOMUNIKACE A ZPEVNĚNÉ PLOCHY					
INVESTOR MĚSTO STOCHOV J. ŠÍPKA 486 273 03 STOCHOV					
ČÁST C. SITUACE STAVBY					
OBSAH KOOORDINAČNÍ SITUACE STAVBY					
ARIPROS architektura - interiéry - projekce staveb S.R.O. Hajnova 1147, 272 01 Kladno tel.: 312 246 002, tel./fax: 312 246 271 e-mail: info@aripros.cz IČO: 261 74 936					
STUPEŇ: DSP					
FORMÁT: 2 x A4		MĚŘÍTKO: 1 : 250		Č. ZAKÁZKY: 227 111	
DATUM: ZÁŘÍ 2011		PŘÍLOHA:			
Č. VÝKRESU		C.b.			