
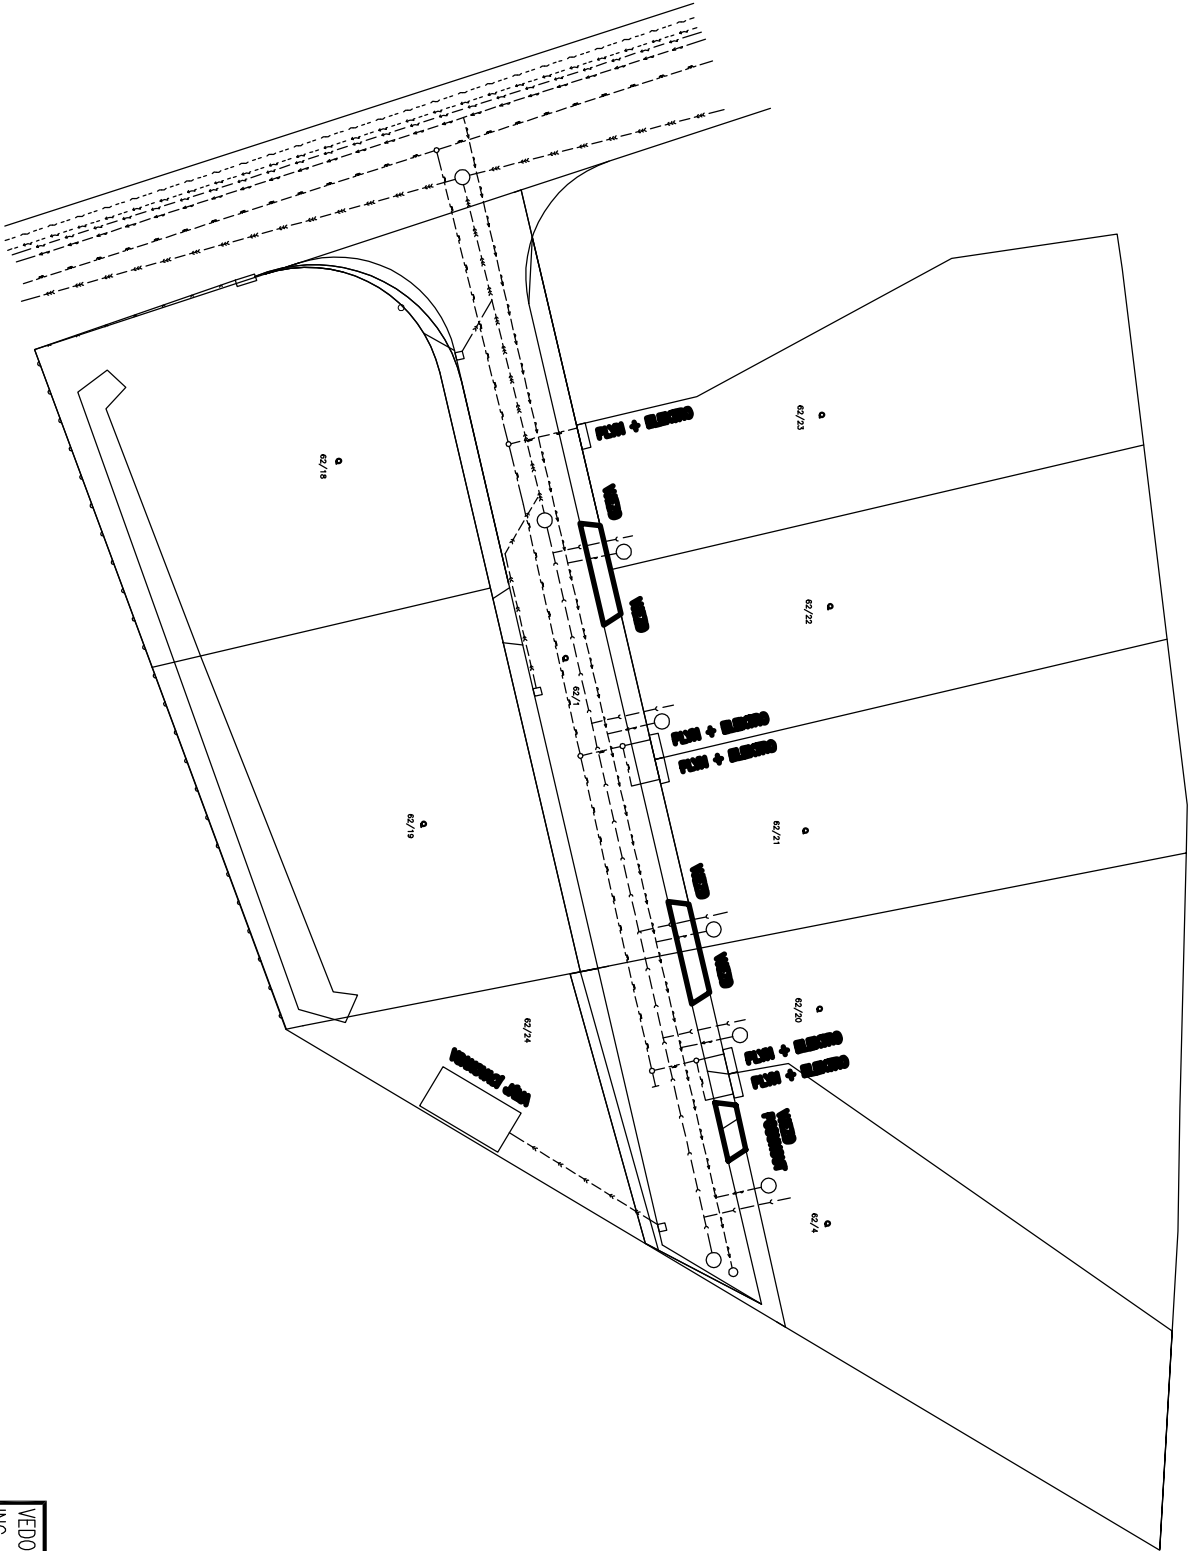


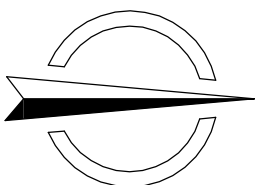

LEGENDA

- STL PLNOVOD
- KANALIZACE JEDNOTNÁ – GRAVITAČNÍ
- KANALIZACE DEŠŤOVÁ – GRAVITAČNÍ
- KANALIZACE SPLAŠKOVÁ VČETNĚ PŘÍPOJEK – ČERPANÁ
- VODOVOD VČETNĚ PŘÍPOJEK
- KABELY NN – NADZEMNÍ
- KABELY NN – PODZEMNÍ
- SDĚLOVACÍ KABELY – PODZEMNÍ
- VEŘEJNÉ OSVĚTLENÍ

VEDOUČÍ ZAKÁZKY: ING. JAROMÍR CHVÁTAL		ODPOVĚDNÝ PROJEKTANT: ING. JIŘÍ SOBOL		VYPRACOVAL: ING. JIŘÍ SOBOL	
AKCE KOMUNIKACE V ULICI ZAHRADNÍ, STOCHOV ČÁST - KOMUNIKACE A ZPEVNĚNÉ PLOCHY					
INVESTOR MĚSTO STOCHOV J. ŠÍPKA 486 273 03 STOCHOV					
ČÁST F.2. INŽENÝRSKÉ OBJEKTY					
OBSAH SITUACE - INŽENÝRSKÉ SÍTĚ					

ARIPROS S.r.o. architektura - interiéry - projekce staveb Hajnova 1147, 272 01 Kladno tel.: 312 246 002, tel./fax: 312 246 271 e-mail: info@aripros.cz IČO: 261 74 936						STUPEŇ: DSP	
FORMÁT: 2 x A4		MĚŘÍTKO: 1 : 500		Č. ZAKÁZKY: 227 111			
DATUM: ZČŘ 2011				PARÉ:			
Č. VÝKRESU F.2.2.				2.			