



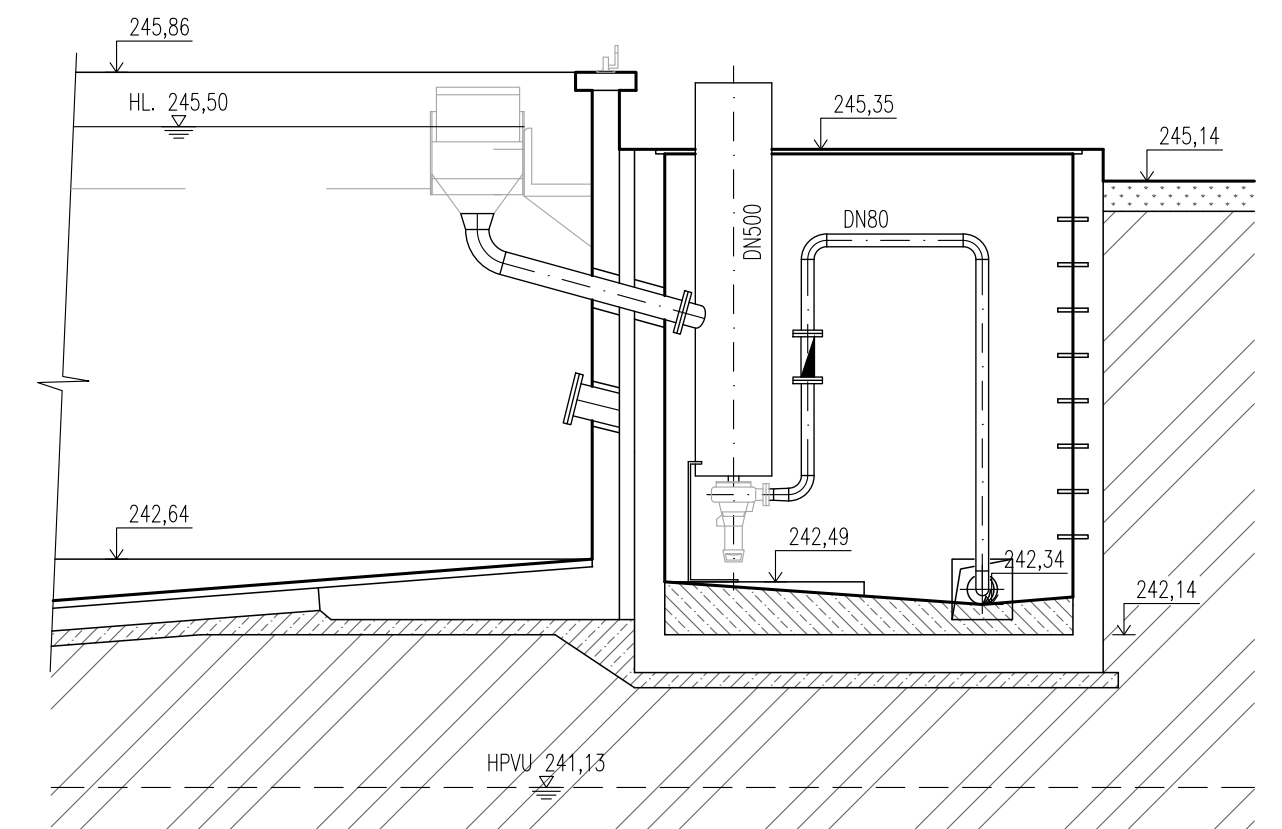

PŘÍČNÝ ŘEZ DRÁŽKOU

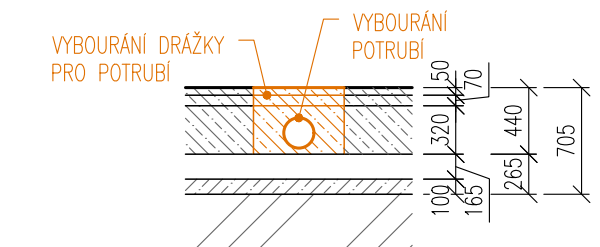

POZNÁMKA

SOUČASTI STAVEBNÍCH PRACÍ JE:

ROURACÍ PRÁCE:

- NARÍŽENÍ A VYBOURÁNÍ DŘÁŽKY (0,6x0,44 DL, 6,085m) PRO POTRUBÍ – 1,46m3
- VYBOURÁNÍ STAVAJÍCÍHO LITINOVÉHO POTRUBÍ DN200 – 7,13m
- DEMONTÁŽ NEREZOVÉHO POTRUBÍ – 1,7m
- VYBOURÁNÍ PODKLADNÍHO BETONU V ŠACHTĚ – 0,49m3
- VYBOURÁNÍ JIMKY VE DNĚ ŠACHTY 0,3x0,3x0,2m

NOVÉ KONSTRUKCE:

- OČIŠTĚNÍ POVRCHU STAVAJÍCÍCH BETONŮ NADRŽÍ A IMPREGNAČNÍ NÁTĚR – 412m²
- OČIŠTĚNÍ KOMPOZITOVÝCH DESEK – 4,9m²
- DOTĚSNĚNÍ PROSTUPŮ POTRUBÍ STĚNOU
- NOVÉ NEREZOVÉ POTRUBÍ DN200 – 8,83m
- NOVÝ PODKLADNÍ BETON V ŠACHTĚ, ROZŠAH DĚL OSAZENÝCH POTRUBÍ – 0,49m3

SOUČÁSTI TECHNOLOGICKÉ DODÁVKY JSOU:

DEMONTÁŽ:

- POTRUBÍ A ŠOUPÁTKA NA PNEU POHON V ŠACHTĚ

MONTÁŽ:

- POTRUBÍ A ŠOUPÁTKA NA PNEU POHON V ŠACHTĚ

LEGENDA MATERIÁLŮ

- | | |
|---|--------------------|
|  | ŽELEZOBETON |
|  | PODKLADNÍ BETON |
|  | PŮVODNÍ ZEMINA |
|  | SPÁDOVÝ BETON |
|  | BOURANÉ KONSTRUKCE |

DOKUMENTACE STAVEBNÍCH OBJEKTŮ
SO 01 Mechanická část ČOV
DSO 01.7 Usazovací nádrž

0,000 = 245,86

Rev. č.	Datum	Schválil	Stručný popis změn

KOOPERACE V PROFESI	tel.: -
	e-mail: -
PRO DUIS s.r.o.	IČO: -

				DUIS S.R.O. Projektové a inženýrské služby Srbská 1546/21, 612 00 Brno E-mail: duis@duis.cz www.duis.cz	
Vypracoval: Ing. Jílková	Projektant: Ing. Havlík <i>hda</i>	Hlavní projekt: Ing. Havlík <i>hda</i>	Tech. kontrola: Ing. Vach <i>MS</i>		
Objekt: Sazak vodovodu a kanalizací Těnovsko		Investor: Sazak vodovodu a kanalizací Těnovsko			
Akce: ČOV TIŠNOV, BŘEZINA - INTENZIFIKACE A ROZŠÍŘENÍ					
Příloha: Usazovací nádrž - bourané konstrukce - půdorys, řez					
			Formát: 8 A4	Datum: 05/2022	
			Stupeň: DPS		
			Soubor: -		
			Měřítko: 1:50		
Číslo zakázky: 1256			C.přílohy: D.1.1.7-1		