


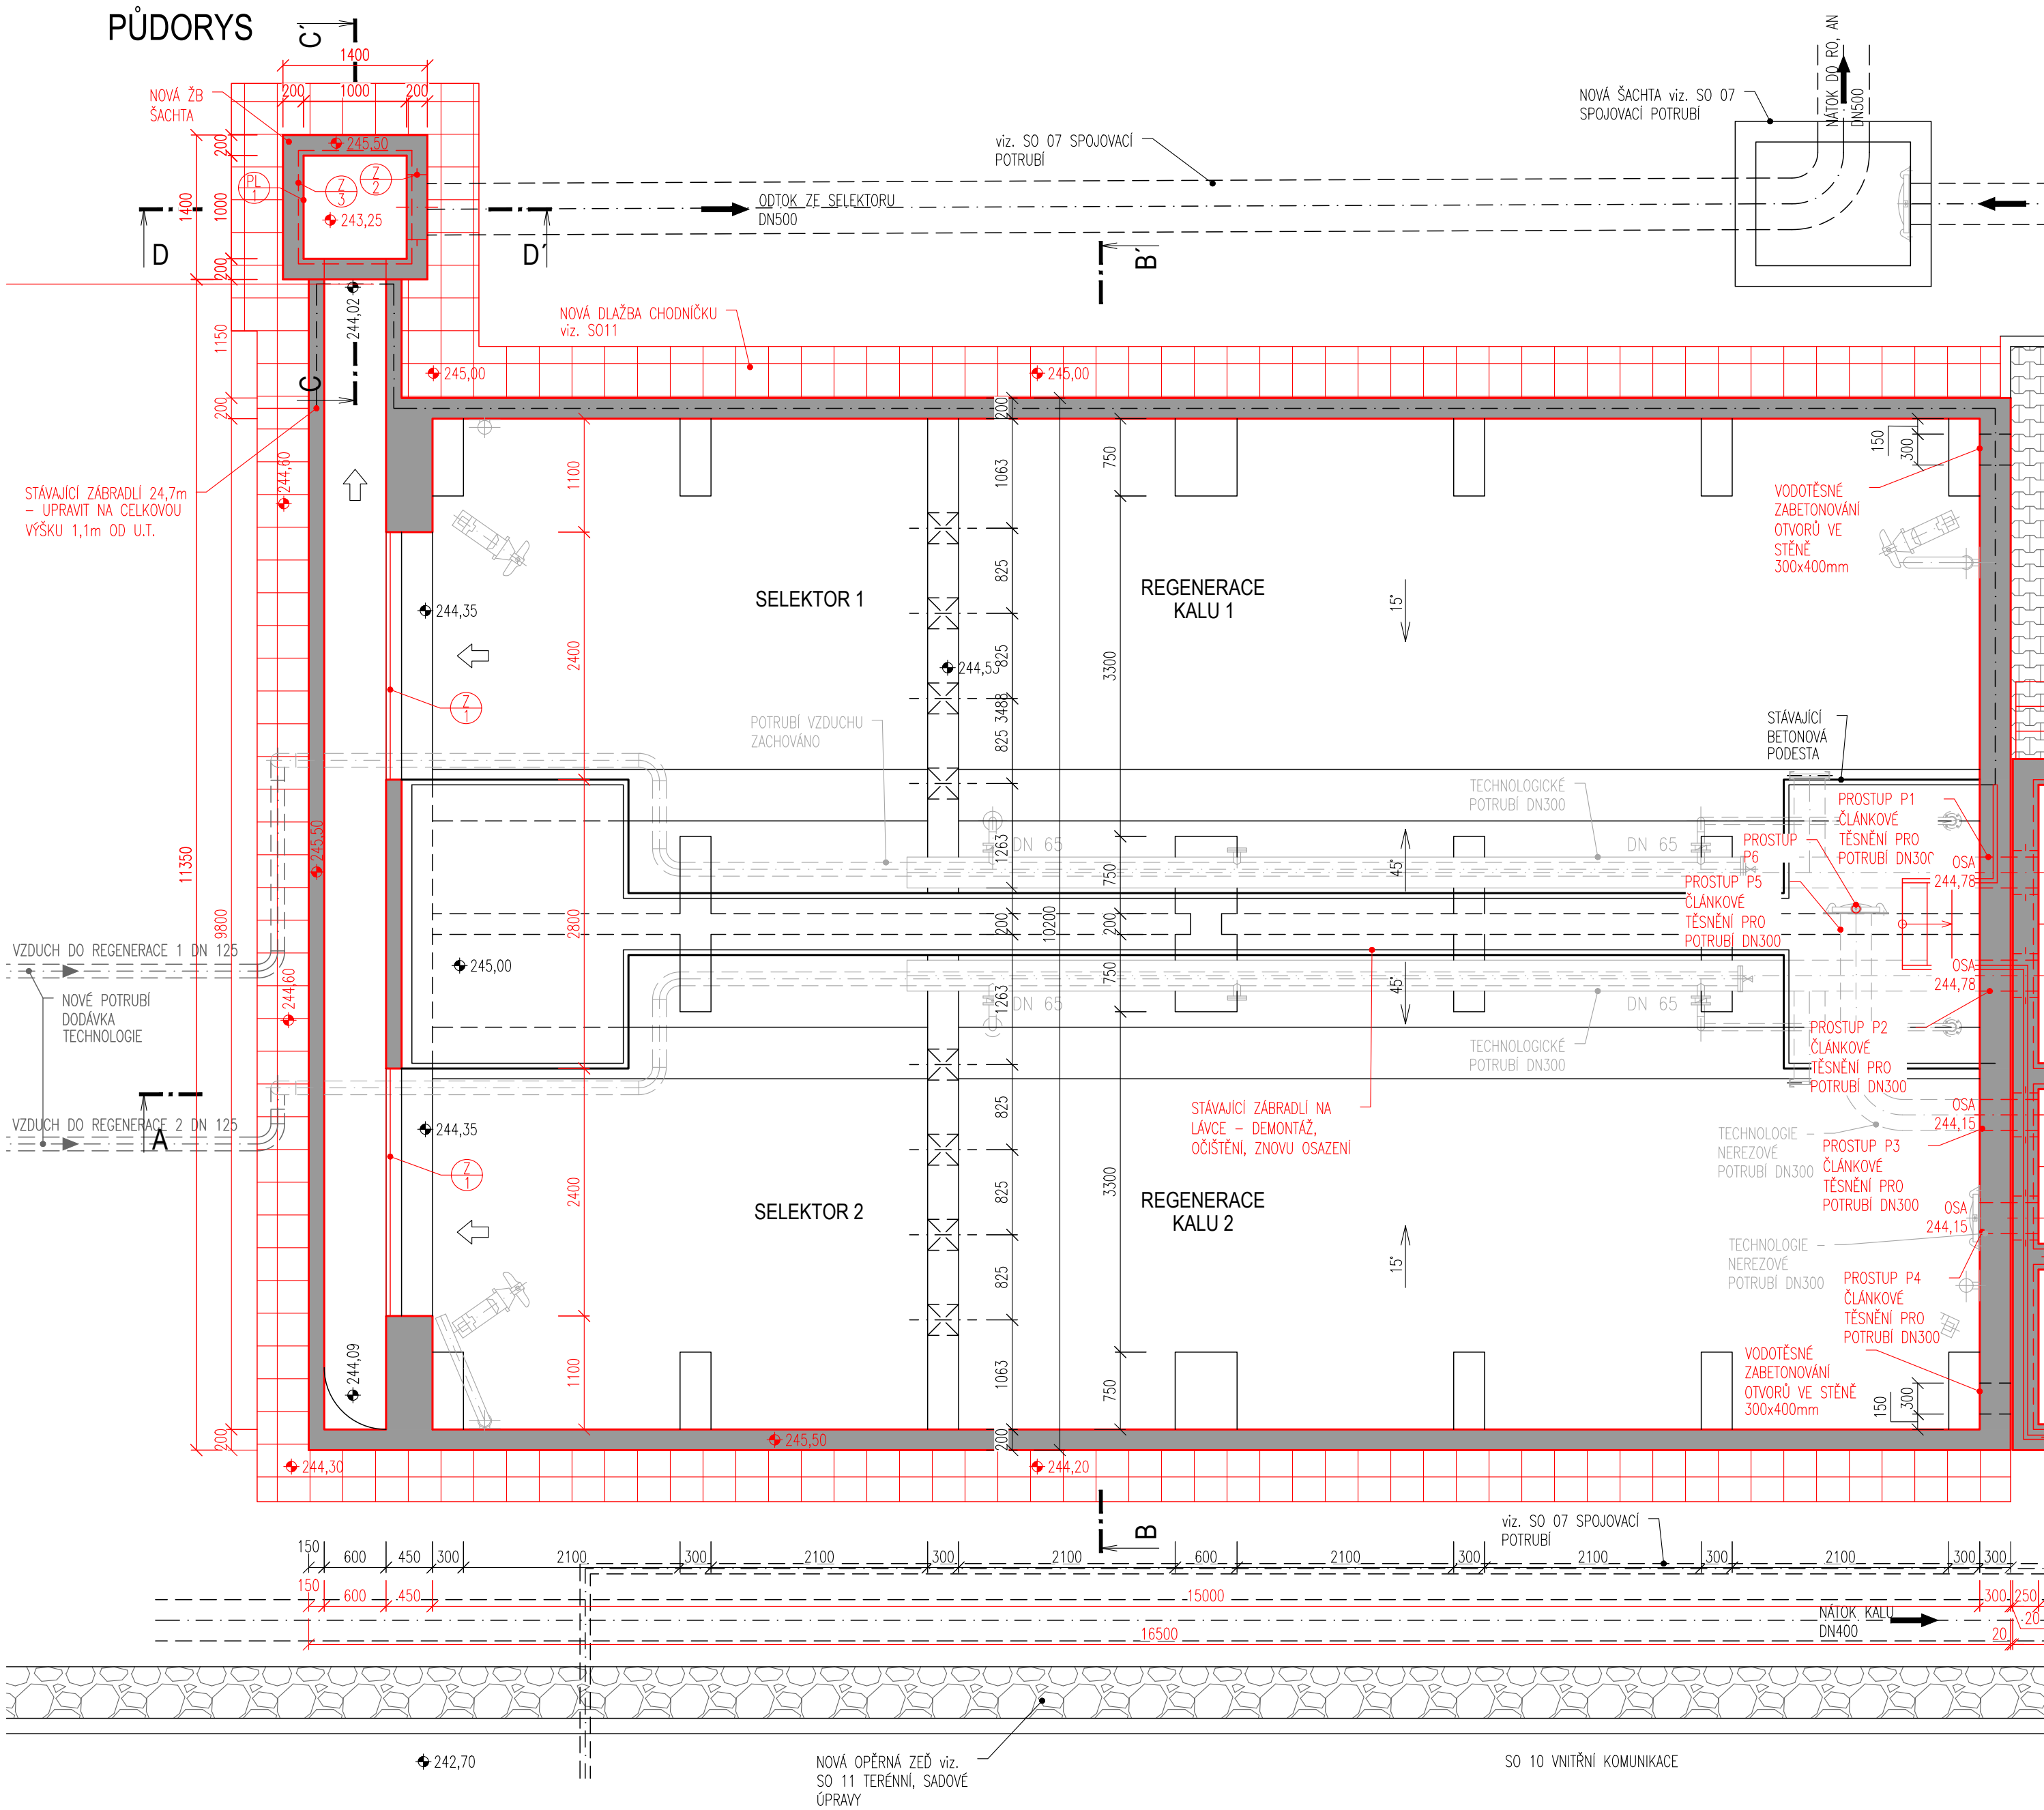

POZNÁMKA

- SOUČÁSTI STAVEBNÍCH PRACÍ JSOU:
NOVÉ KONSTRUKCE:
- NADBETONOVÁNÍ STÁVAJÍCÍ NÁDRŽE
 - MONTÁŽ OČIŠTĚNÉHO STÁVAJÍCÍHO ZABRADLÍ
 - MONTÁŽ ZKRÁCENÉHO ZABRADLÍ
 - DOBETONÁVKA POŠKOZENÝCH ČÁSTÍ BETONU ODTOKOVÉHO ŽLABU
 - NOVÁ ŽB ODTOKOVÁ ŠACHTA
 - NOVÉ ROZDĚLOVACÍ OBJEKTY PŘED SELEKTOREM A NÁDRŽÍ
 - VODOTĚSNÉ ZABETONOVÁNÍ OTVORŮ VE STĚNĚ 2x 300x400mm
 - PLOCHA POLYSTYRENU XPS 20mm – 4,45x6,7m

LEGENDA MATERIÁLŮ

- ŽELEZOBETON RO STĚNY: C30/37 XA1, XC4, XF3
RO DNO+VNITŘNÍ STROP: C30/37 XA1, XC1
- ŽELEZOBETON NADBETONOVÁNÍ: C30/37 XA1, XC4, XF3
- OPĚRNÁ ZĚď
- DLAŽBA

DOKUMENTACE STAVEBNÍCH OBJEKTŮ

SO 02 Biologická část ČOV
DSO 02.2 Anoxický selektor s regenerační nádrží ±0,000 = 245,00

Rev. č.	Datum	Schválil	Stručný popis změn

KOOPERACE V PROFESI	tel.: -
	e-mail: -
PRO DUIS s.r.o.	IČO: -

				DUIS S.R.O. Projektové a inženýrské služby Srbská 1546/21, 612 00 Brno E-mail: duis@duis.cz www.duis.cz	
Vypracoval: Ing. Jílková	Projektant: Ing. Havlů <i>hadu</i>	Hl.ing.projektu: Ing. Havlů <i>hadu</i>	Tech. kontrola: Ing. Vach <i>mv</i>	Formát: 6 A4 Datum: 05/2022 Stupeň: DPS Soubor: – Měřítko: 1:50	
Objednatel: Svazek vodovodů a kanalizací Tišnovsko		Investor: Svazek vodovodů a kanalizací Tišnovsko			
ČOV TIŠNOV, BŘEZINA - INTENZIFIKACE A ROZŠÍŘENÍ					
Příloha: Anoxický selektor a regenerační nádrž - půdorys				Číslo zakázky: 1256	Č.přílohy: D.1.2.2-2