



PŮDORYS

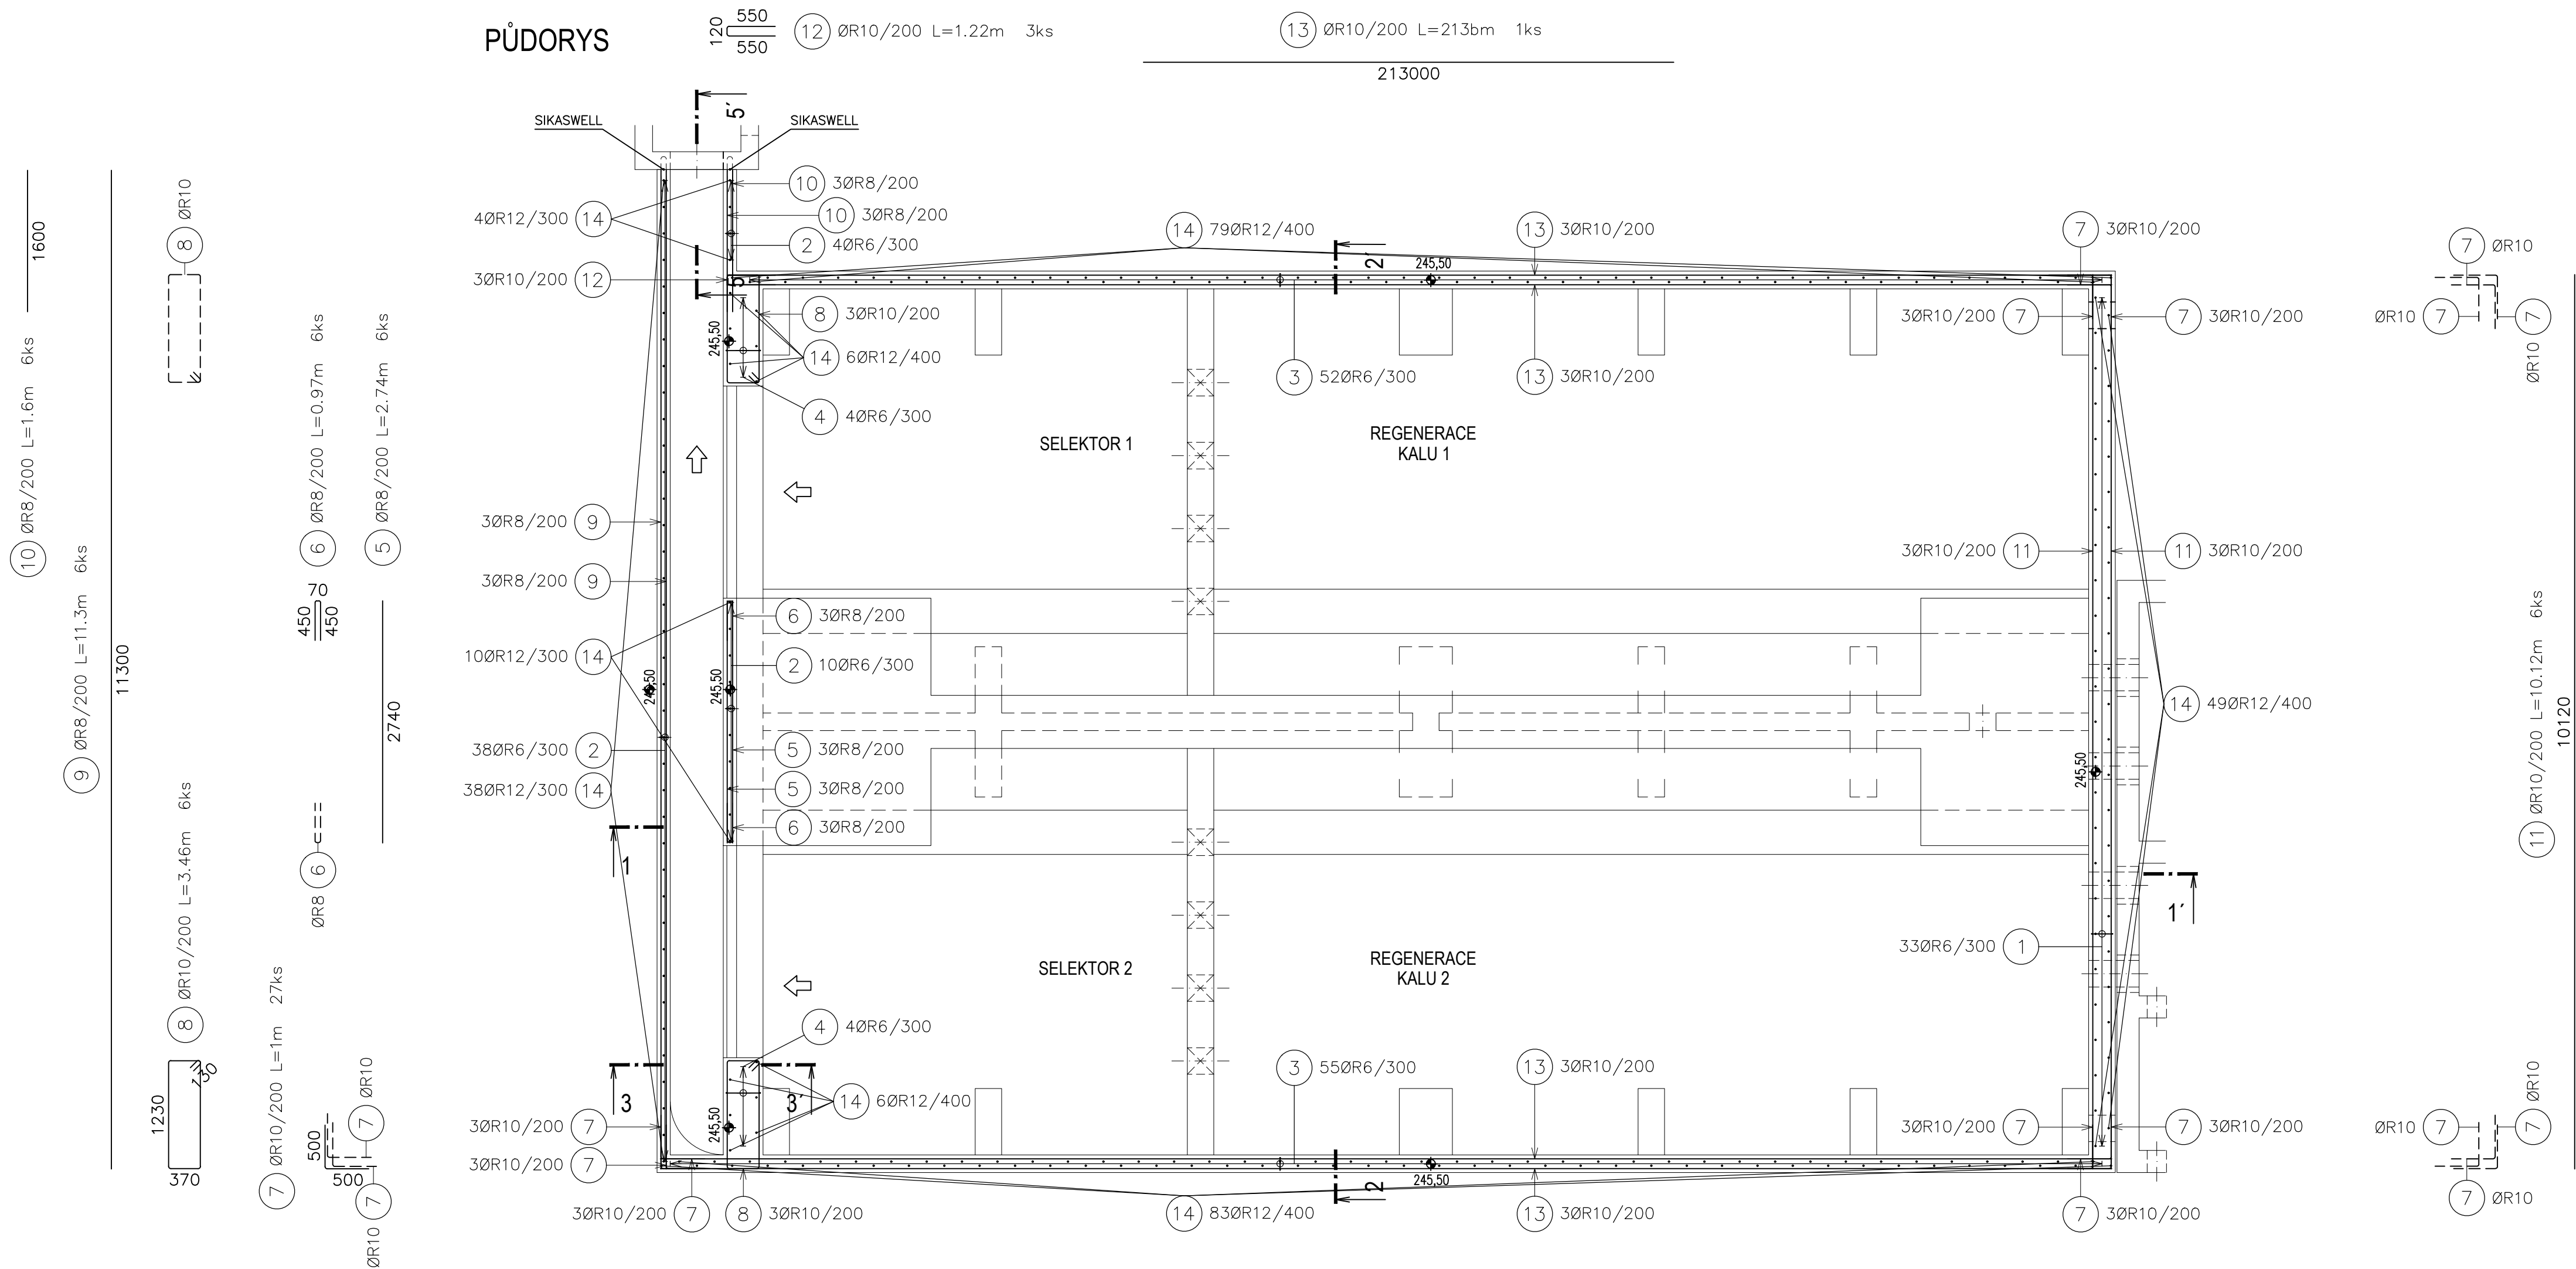


BETON
C30/37 XA1, XC4, XF3 - C1 0,4 - Dmax=16
PRŮSAK 35mm PODLE ČSN 12390-8
OCEL
10505 (R)
KRYTI: 30mm, HORNÍ HRANA 50mm

Výkaz výztuže								
Číslo položky	Průměr [mm]	Délka [m]	Počet kusů	Délka B500B				
				6	8	10	12	
1	6	1.520	33	50.160				
2	6	1.220	52	63.440				
3	6	1.320	107	141.240				
4	6	1.820	8	14.560				
5	8	2.740	6		16.440			
6	8	0.970	6		5.820			
7	10	1.000	27			27.000		
8	10	3.460	6			20.760		
9	8	11.300	6		67.800			
10	8	1.600	6		9.600			
11	10	10.120	6			60.720		
12	10	1.220	3			3.660		
13	10	213.000	1			213.000		
14	12	0.300	275				82.500	
Celková délka				[m]	269.40	99.66	325.14	82.5
Specifická hmotnost				[kg]/[mb]	0.222	0.395	0.617	0.888
Hmotnost				[kg]	59.81	39.36	200.61	73.26
Hmotnost celkem				[kg]	373.04			


ŘEZ 1-1'

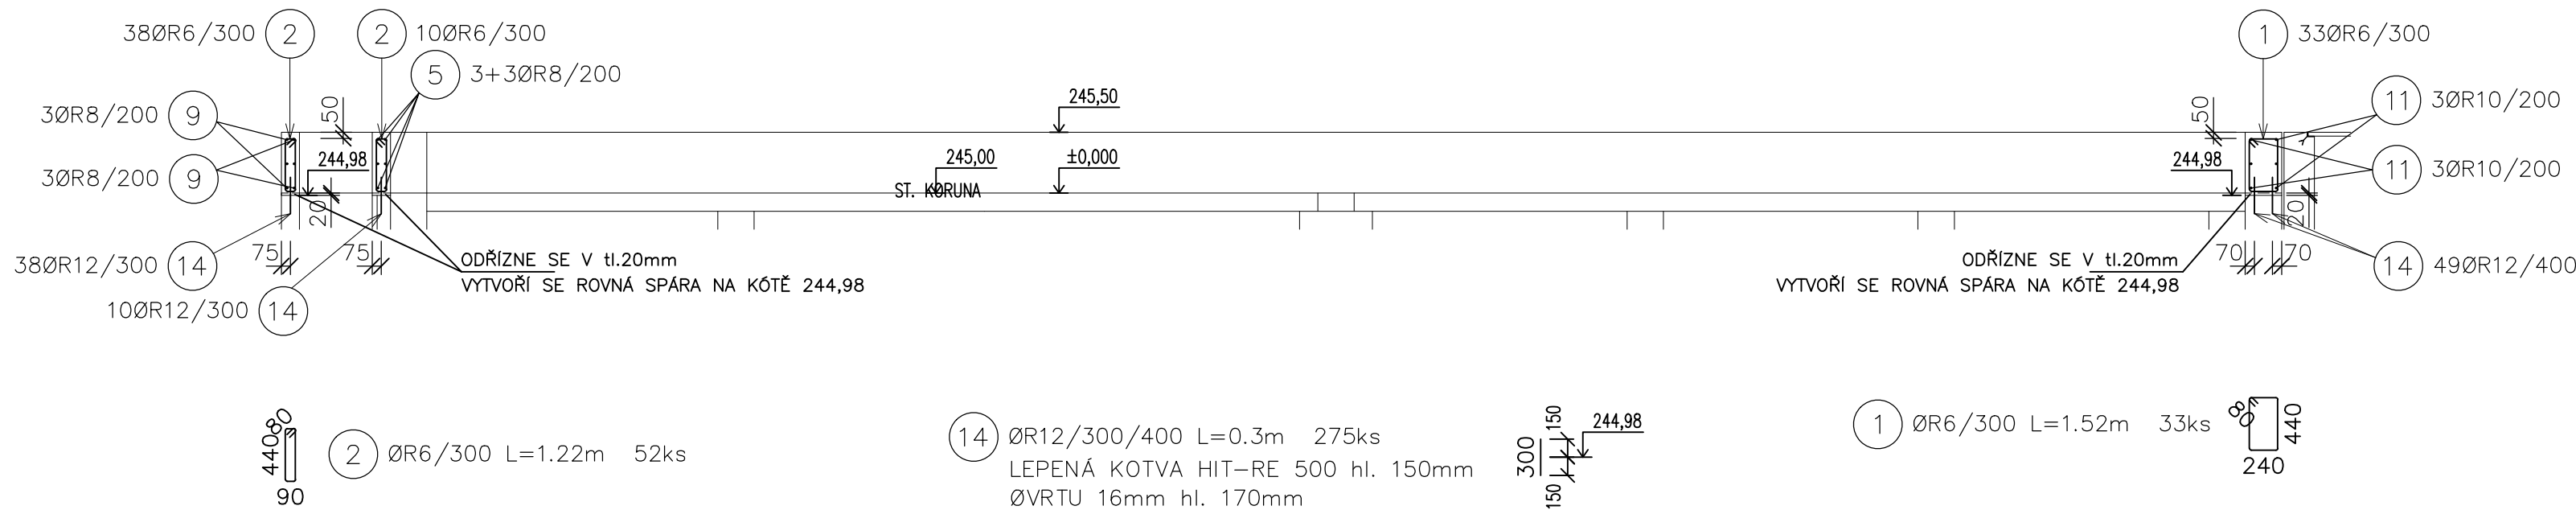

ŘEZ 3-3'

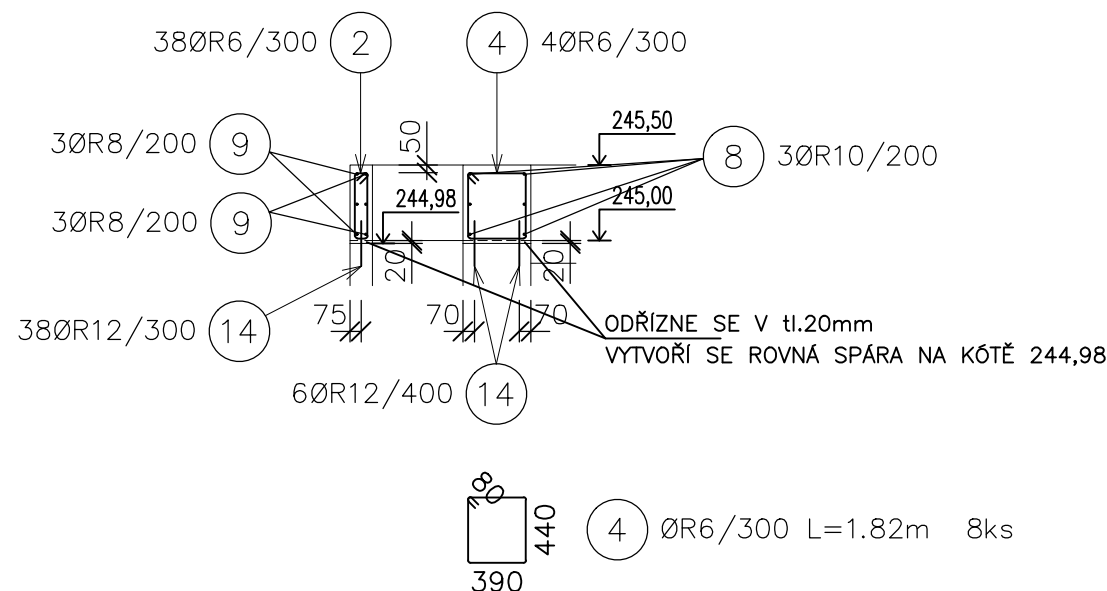

ŘEZ 2-2'

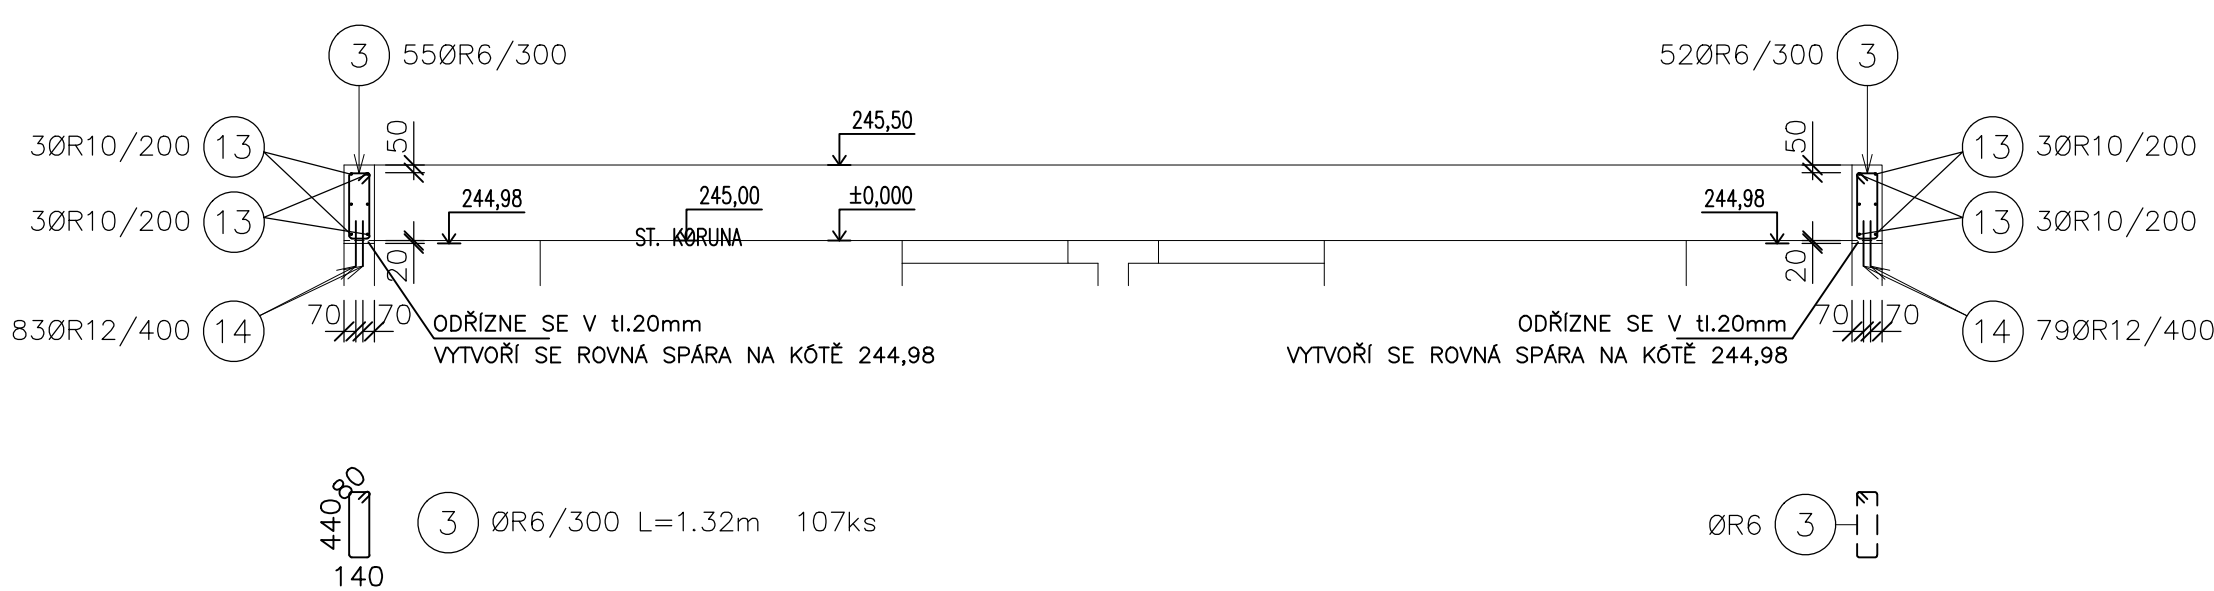

DOKUMENTACE STAVEBNÍCH OBJEKTŮ

SO 02 Biologická část ČOV
DSO 02.2 Anoxický selektor s regenerační nádrží ±0,000=244,50

Rev. č.	Datum	Schválil	Stručný popis změn

Vypracoval: Peřta	Projektant: Ing. Šeda	Hl.ing.projektant: Ing. Havla	Tech. kontrola: Ing. Vach
STAVEBNÍ OBJEKTY	SRBSKÁ 1546/21	612 00 BRNO	
PRO DUIS s.r.o.			

DUIS Projektové a inženýrské služby Srbská 1546/21, 612 00 Brno E-mail: duis@duis.cz www.duis.cz		DUIS S.R.O. Projektové a inženýrské služby Srbská 1546/21, 612 00 Brno E-mail: duis@duis.cz www.duis.cz	
Obje	Investor	Formát	8 A4
Akce:	ČOV TIŠNOV, BŘEZINA - INTENZIFIKACE A ROZŠÍŘENÍ		Datum: 05/2022
Příloha: Anoxický selektor a regenerační nádrž výkres výztuže		Stupeň: DPS	Soubor: -
		Měřítko: 1:50	
		Číslo zakázky: 1256	Č.přílohy: D.1.2.2-5