


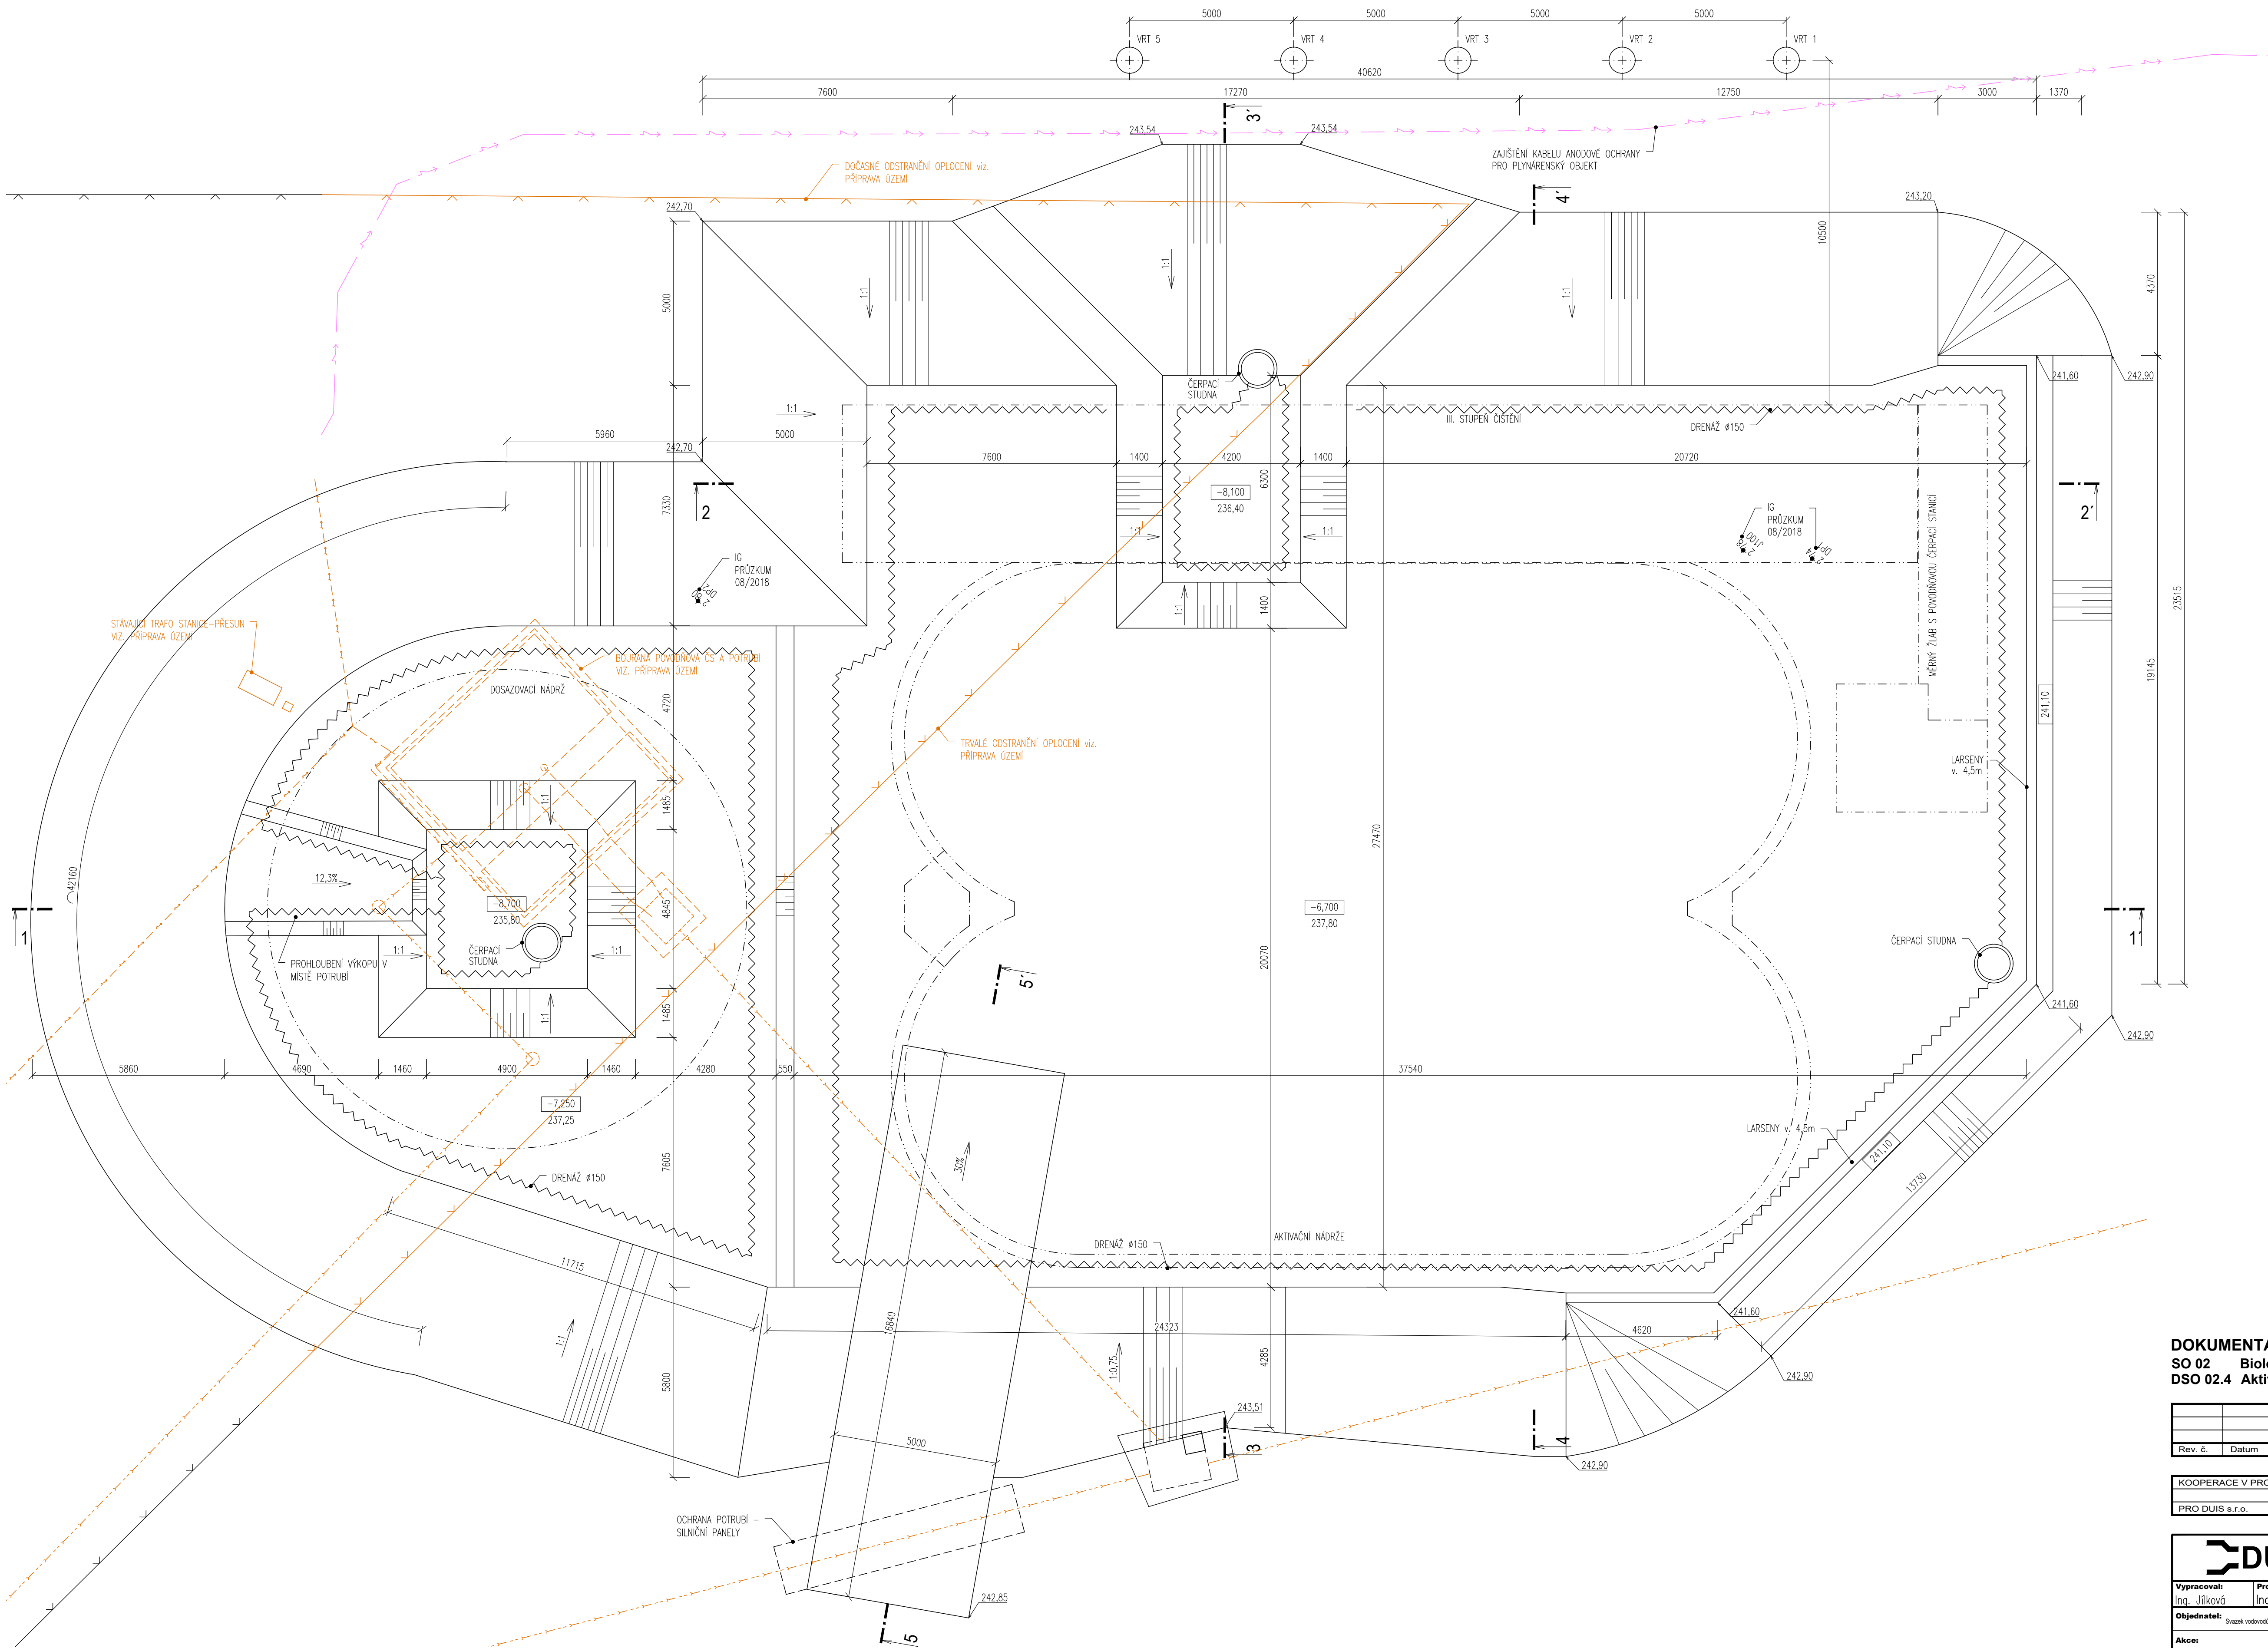

KUBATURY ZEMNÍCH PRACÍ

- VÝKOP STAVEBNÍ JAMY PRO AKTIVAČNÍ NÁDRŽE, DOŠAZOVACÍ NÁDRŽ, III. STUPEŇ ČISTĚNÍ A MĚRNÝ ŽLAB S POVOĐNOVOU ČERPACÍ STANICÍ oca 8650m³
- SEJMUTÍ ORNICE TL:100mm NA PLOŠE 2070m²
- TŘÍDA TĚŽITELNOSTI PRO HLOUBKU ZAKLADÁNÍ AN A DN 7m POD TERÉNEM ČSN 73 3050 (neplatná) ČSN 73 6133
- 3.třída 50% povodňové hlíny, šterky, navážky I. třída 90%
- 4.třída 35% kamenitě a balvanitě šterky, písky pod vodou, písčité eluvia II. třída 10%
- 5.třída 10% zvětralé horniny
- 6.třída 5% navětralé horniny

POZNÁMKY

- ČERPACÍ STUDNA OSAZENÁ Z BETONOVÝCH SKRUŽÍ DN1000 v.500mm NA LOŽE Z DŘEVĚNÉHO KAMENIVA FR.16-32 TL.200mm:
- V MÍSTĚ PROHLUBNĚ III. STUPNĚ ČISTĚNÍ - 2ks
- VE DNĚ DOŠAZOVACÍ NÁDRŽE - 2ks
- VÝKOP AKTIVAČNÍ NÁDRŽE - 3ks
- VÝTLAK STUDNY PE100, CEL.DL. 200m
- DRENÁŽ PO OBVODĚ STAVEBNÍ JAMY DN150, CEL.DL. 210m
- LARSENÝ VÝŠKY 4,5m CEL.DL. 40,5m

DOKUMENTACE STAVEBNÍCH OBJEKTŮ
SO 02 Biologická část ČOV
DSO 02.4 Aktivační nádrže nové

±0,000 = 244,50

Rev. č.	Datum	Schválí	Stručný popis změn

KOOPERACE V PROFESI		tel.: -
PRO DUIS s.r.o.		e-mail: -
		ICO: -

DUIS Projektové a inženýrské služby Srbská 1546/21, 612 00 Brno E-mail: duis@duis.cz www.duis.cz		DUIS S.R.O. Formát: 8 A4 Datum: 05/2022 Stupeň: DPS Seznam: - Měřítko: 1:100 Číslo zakázky: 1256 Č.přílohy: D.1.2.4-2	
Vypracoval: Ing. Jirkovský	Projektant: Ing. Havla	HLing.projekt: Ing. Havla	Tech. kontrola: Ing. Vach
Objednatel: Svezek vodovodu a kanalizací Třeborovka	Investor: Svezek vodovodu a kanalizací Třeborovka	Akce: ČOV TIŠNOV, BŘEZINA - INTENZIFIKACE A ROZŠÍŘENÍ	
Příloha: Nová AN3, AN4 - výkres výkopových prací - půdorys			