


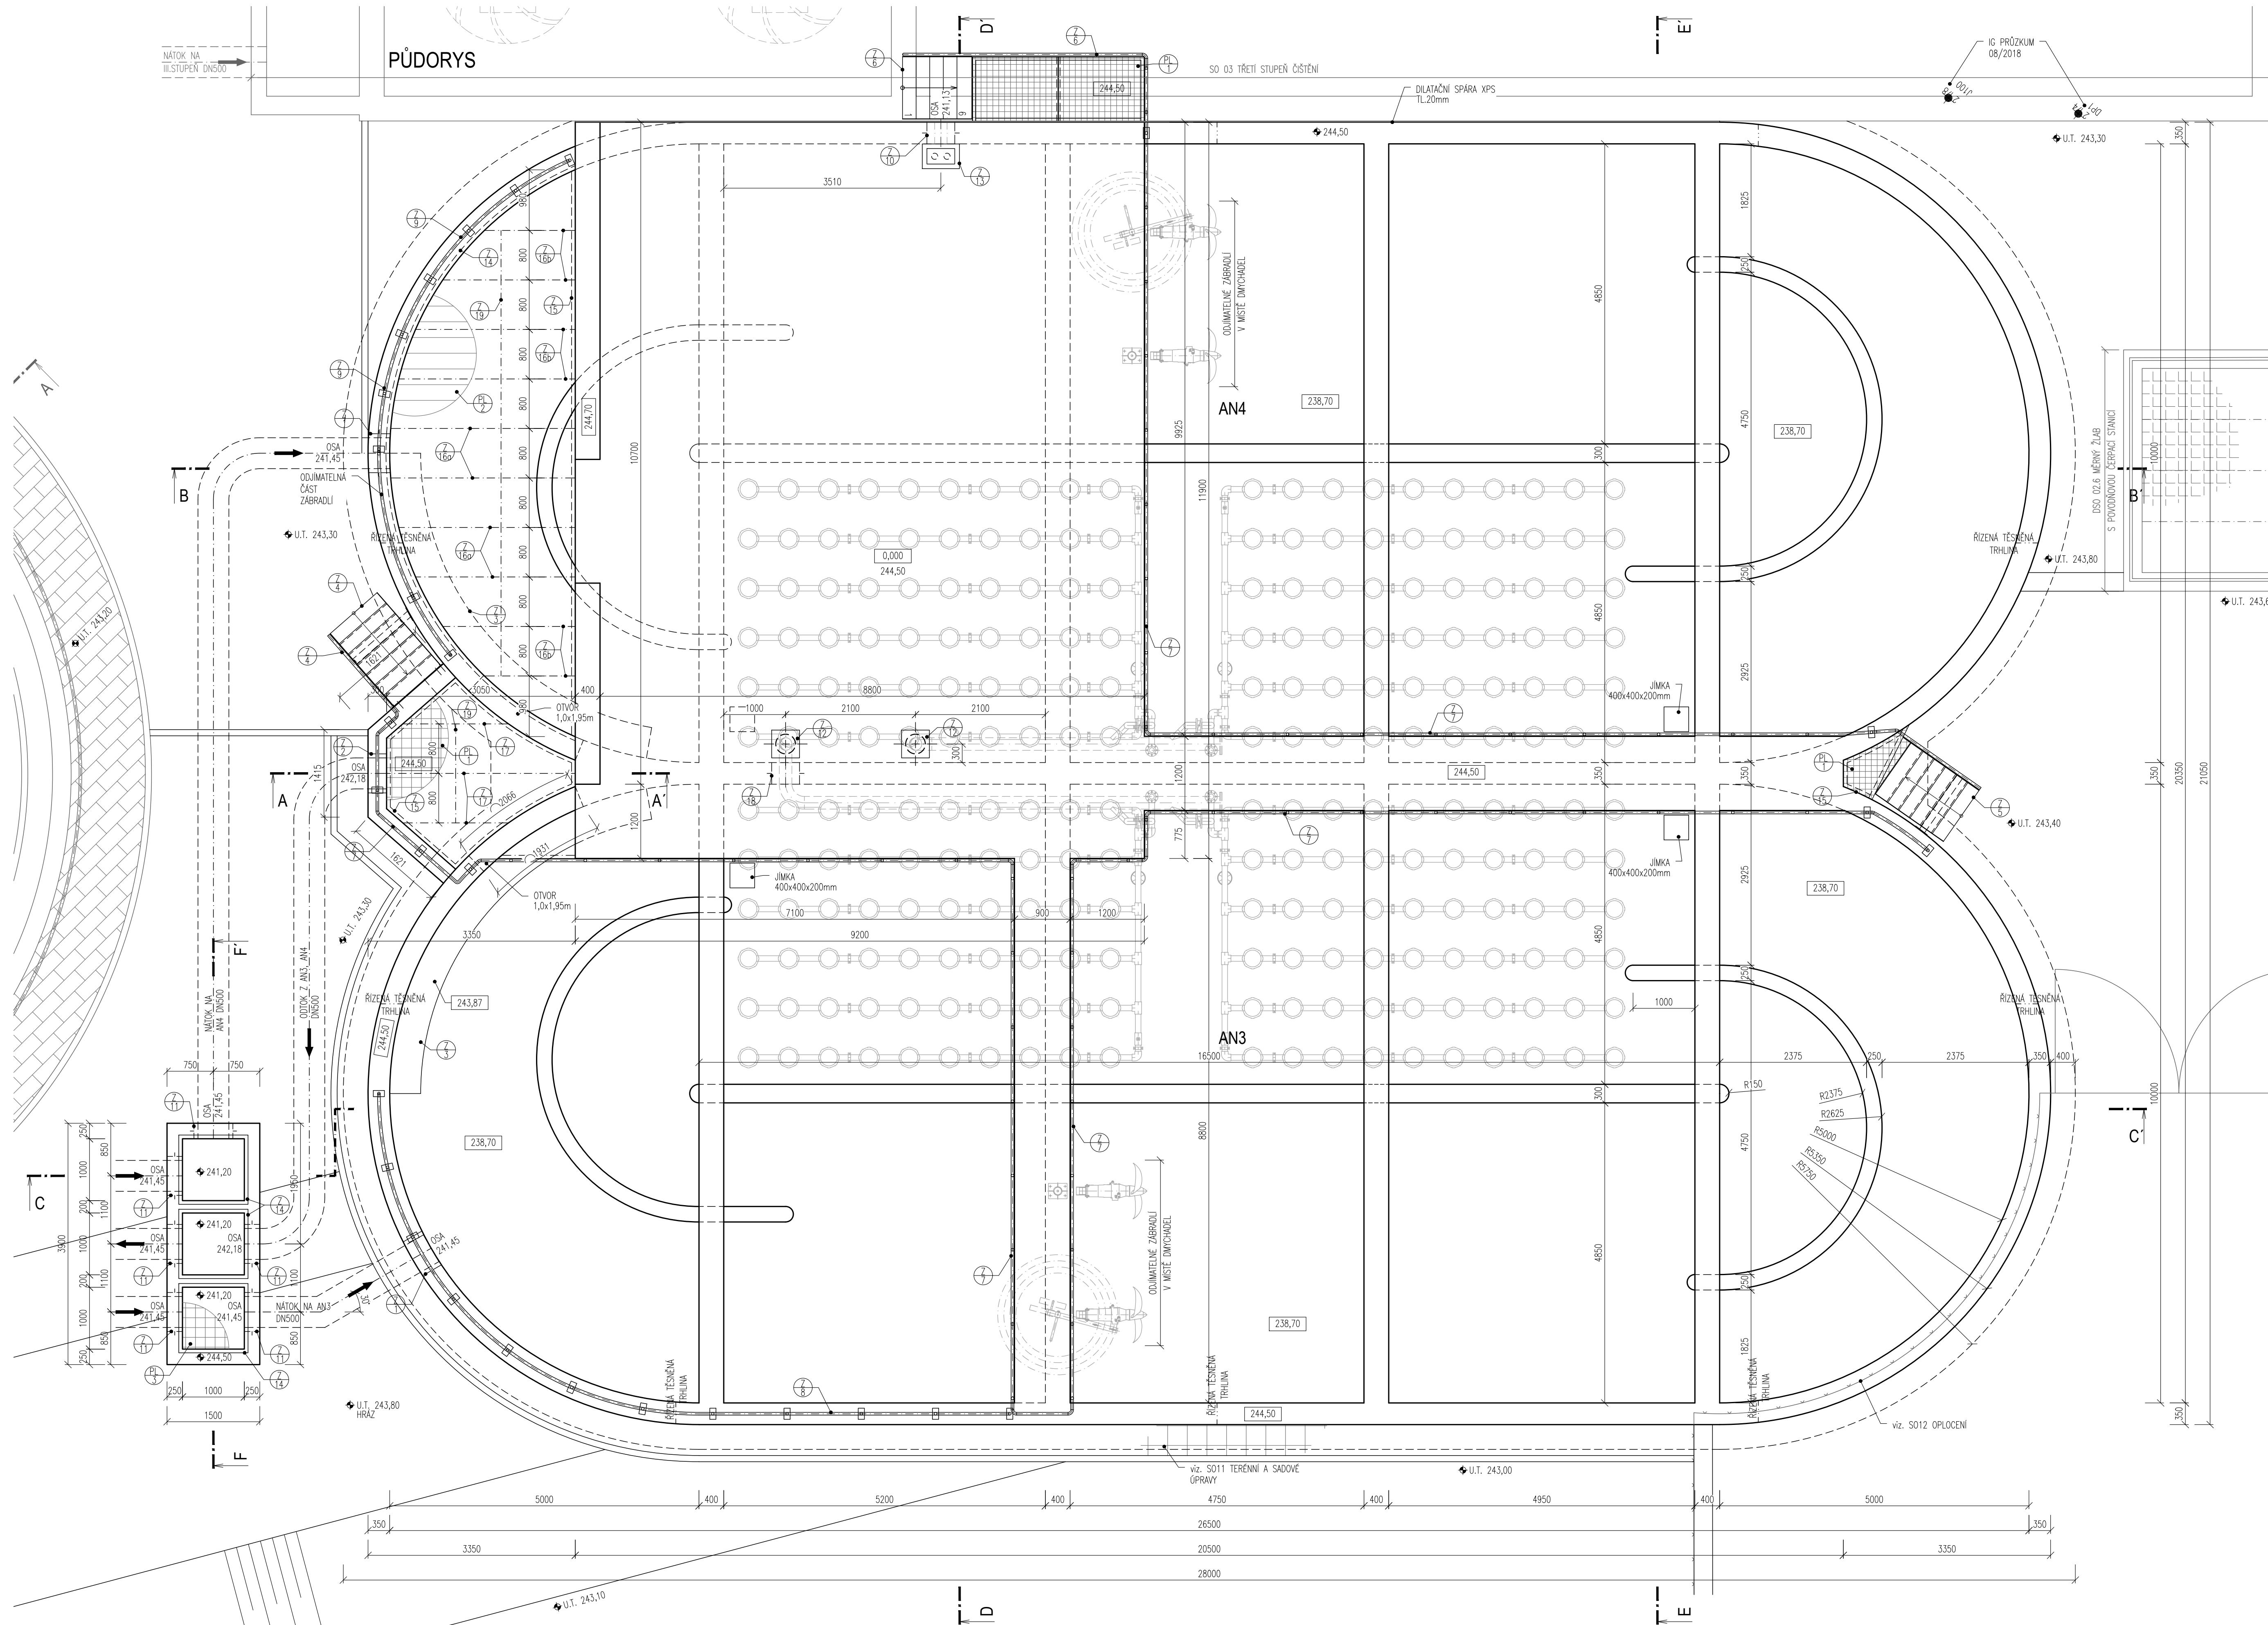

POZNÁMKA
- DILATAČNÍ SPÁRA MEZI AN A III.STUPNĚM - XPS TL20mm - 110m²

DOKUMENTACE STAVEBNÍCH OBJEKTŮ
SO 02 Biologická část ČOV
DSO 02.4 Aktivační nádrže nové ±0,000 = 244,50

Rev. č.	Datum	Schválil	Střední popis změn

KOOPERACE V PROFESI	tel.: -
PRO DUIS s.r.o.	e-mail: -
	ICO: -

DUIS s.r.o. Projektové a inženýrské služby Srbská 1546/21, 612 00 Brno E-mail: duis@duis.cz www.duis.cz	
Vypracoval: Ing. Jilková Projektant: Ing. Havla HLing.projekt: Ing. Havla Tech.kontrola: Ing. Vach	Formát: 10 A4 Datum: 05/2022 Stupeň: DPS Soubor: - Měřítko: 1:100
Objednatel: Stavební úřad a kanalizační úřad Akce: ČOV TIŠNOV, BŘEZINA - INTENZIFIKACE A ROZŠÍŘENÍ	Půdorys: Nová AN3, AN4 - půdorys Číslo zakázky: 1256 Č.přílohy: D.1.2.4-4