



PŮDORYS-HORNÍ VÝZTUŽ

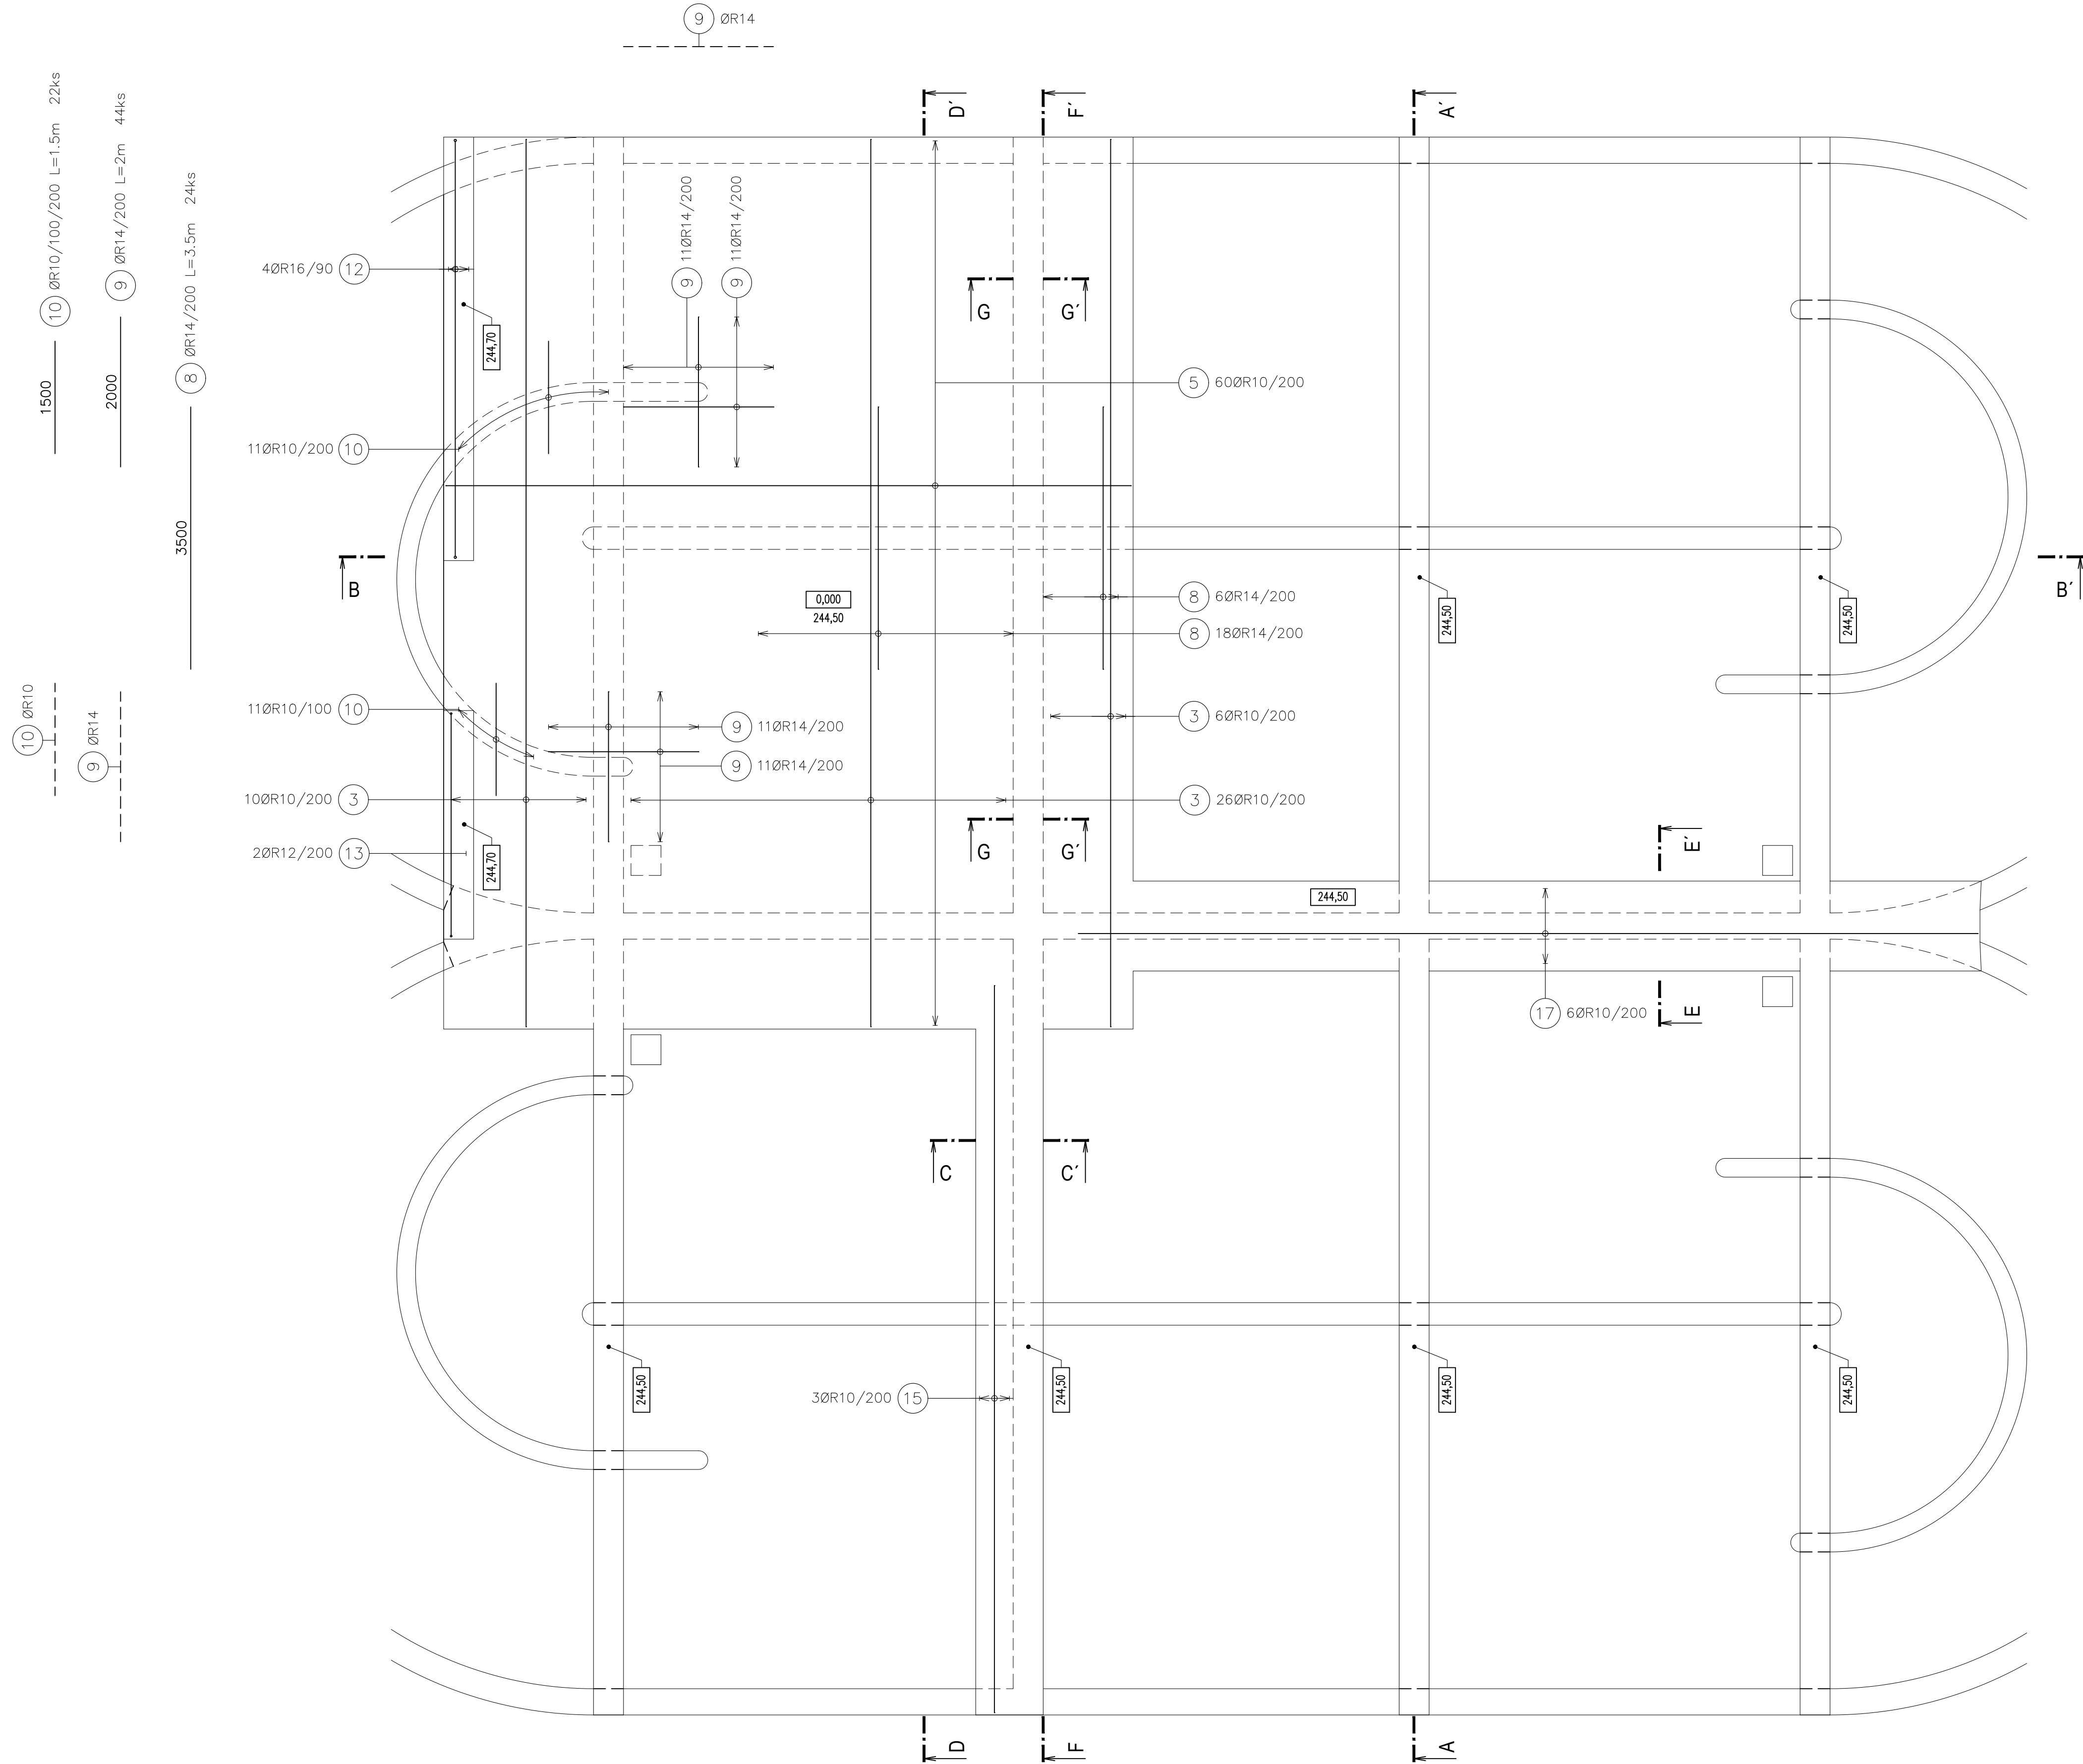

PŮDORYS-SPODNÍ VÝZTUŽ

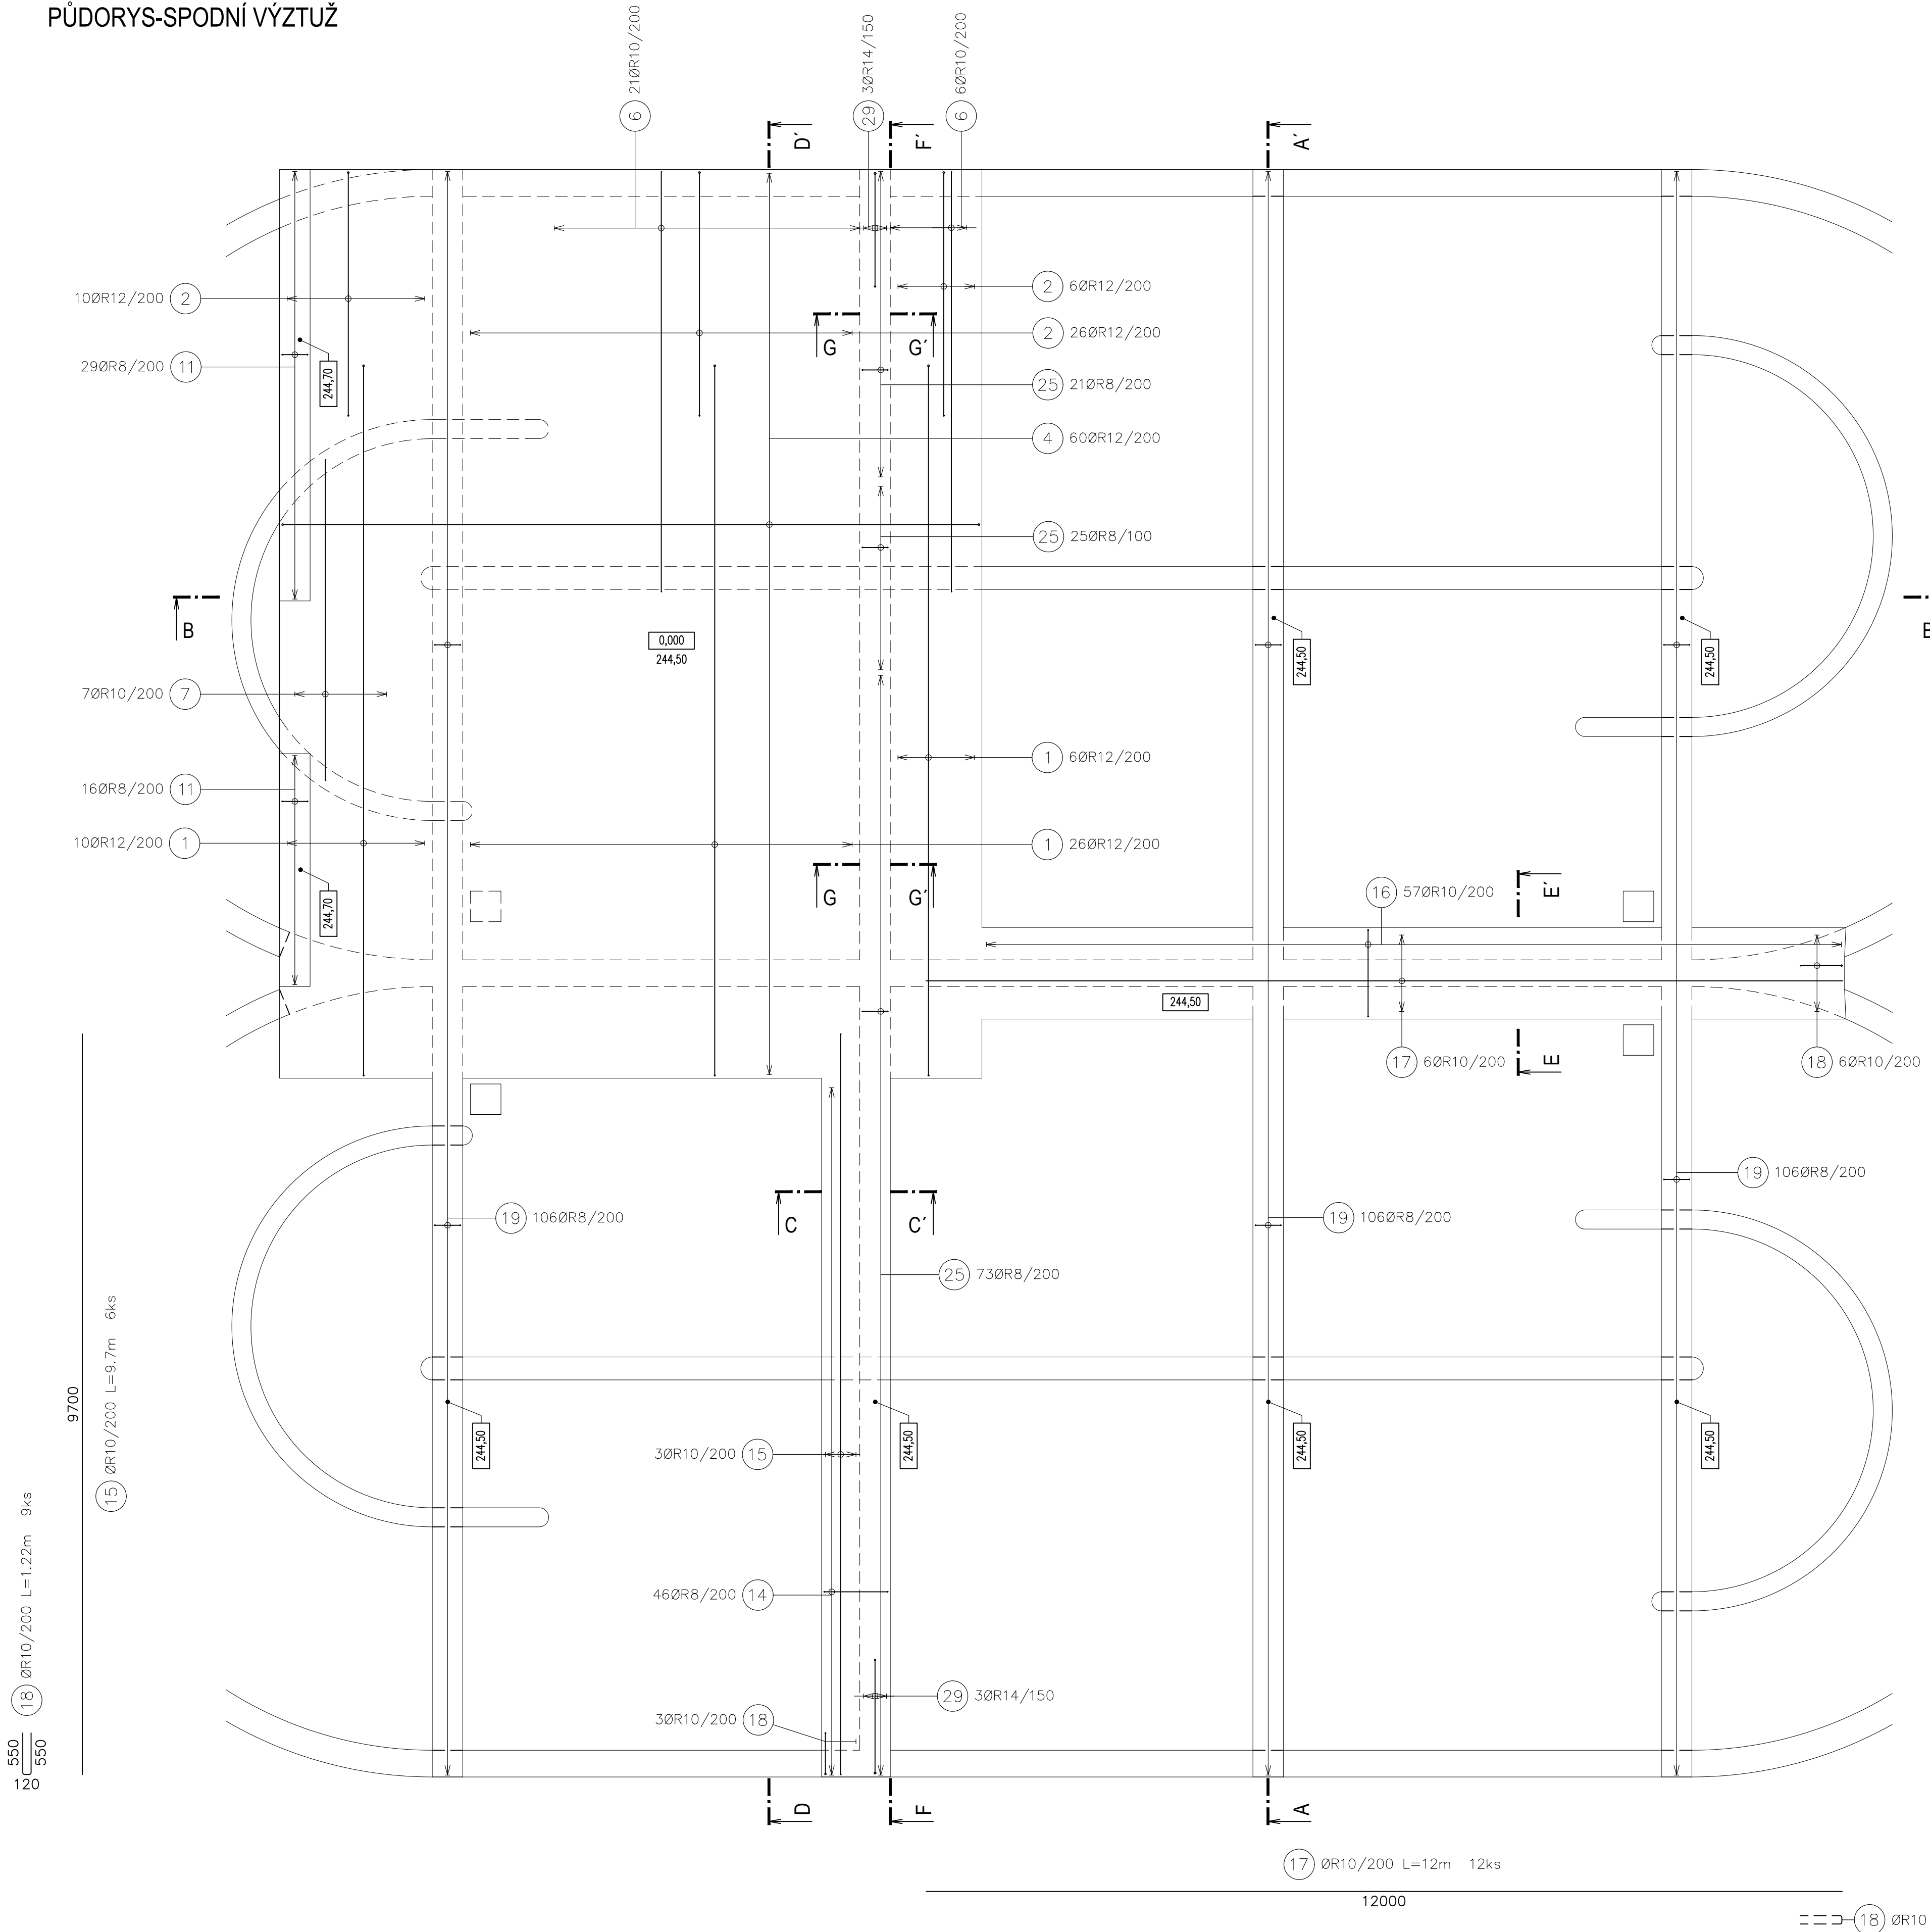

BETON
C30/37 XA1, XC4, XF3 – Cl 0,4 – Dmax=16
PRŮSAK 35mm PODLE ČSN 12390-8

OCEĽ
1050S (R)
KRYTÍ: 30mm
V MÍSTĚ OTVORŮ SE VÝZTUŽ VÝRŽNĚ

DOKUMENTACE STAVEBNÍCH OBJEKTŮ

SO 02 Biologická část ČOV

DSO 02.4 Aktivační nádrže nové

±0,000=244,50

Rev. č.	Datum	Schválí	Stručný popis změn

KOOPERACE V PROFESI	ŠEDA CZ, s.r.o.	tel.: +420602755478
STAVEBNÍ OBJEKTY	SRBSKÁ 1546/21	e-mail: tbor1seda@gmail.com
PRO DUIS s.r.o.	612 00 BRNO	IČO: 26920981

DUIS s.r.o.

Projektové a inženýrské služby

Srbská 1546/21, 612 00 Brno

E-mail: duis@duis.cz

www.duis.cz

Typace: Pejo

Projektant: Ing. Seda

Ing. projektant: Ing. Hovla

Tech. kontrola: Ing. Vach

Objednatel: Ředitelství vodovodů a kanalizací Třstevnice

Investor: Ředitelství vodovodů a kanalizací Třstevnice

Formát: 14 A4

Datum: 05/2022

Stupeň: DPS

Součet: ...

Měřítko: 1:50

Průřez: Nová AN3, AN4 - deska, táhla, ležky

Číslo zakázky: 1256

Číslo listu: D.1.2.4-16.6

ČOV TIŠNOV, BŘEZINA -

INTENZIFIKACE A ROZŠÍŘENÍ