


SO 02 - Vodovod - 6,4 m
SO 02 - Splašková kanalizace - 7,2 m
SO 02 - Splašková přípojka (přeložka) - 10,0 m
SO 02 - Dešťová kanalizace - celk. 84,77 m
SO 02 - Dešťové přípojky - celk. 63,67 m

- LEGENDA:
- HRANICE POZEMKŮ DLE KN
 - ZAMĚŘENÍ TERÉNU
 - LINIE PROJEKTOVANÝCH OBJEKTŮ (SO 03)
 - OŽIVENÝ KAMENNÝ ZÁHOZ (SO 03)
 - KAMENNÁ ROVNANINA (SO 03)
 - OHUMUSOVÁNÍ + OSETÍ (SO 03)
 - KÁCENÍ
 - LINIE NAVRŽENÉ KOMUNIKACE
 - NAVRŽENÉ ASFALTOVÉ PLOCHY
 - NAVRŽENÁ DLAŽBA
 - LINIE PROJEKTOVANÉ SPLAŠ. KANALIZACE (SO 02)
 - LINIE PROJEKTOVANÉ DEŠT. KANALIZACE (SO 02)
 - LINIE PROJEKTOVANÝCH DEŠT. PŘÍPOJEK (SO 02)
 - LINIE PROJEKTOVANÉHO VODOVODU (SO 02)
 - STÁVAJÍCÍ/POVOLENÁ KANALIZACE DEŠTOVÁ
 - STÁVAJÍCÍ KANALIZACE SPLAŠKOVÁ
 - STÁVAJÍCÍ VODOVOD
 - STÁVAJÍCÍ PLYNOVOD
 - STÁVAJÍCÍ NN NADZEMNÍ
 - STÁVAJÍCÍ SDĚLOVACÍ VEDENÍ PODZEMNÍ
 - STÁVAJÍCÍ VO PODZEMNÍ
 - STÁVAJÍCÍ VO NADZEMNÍ

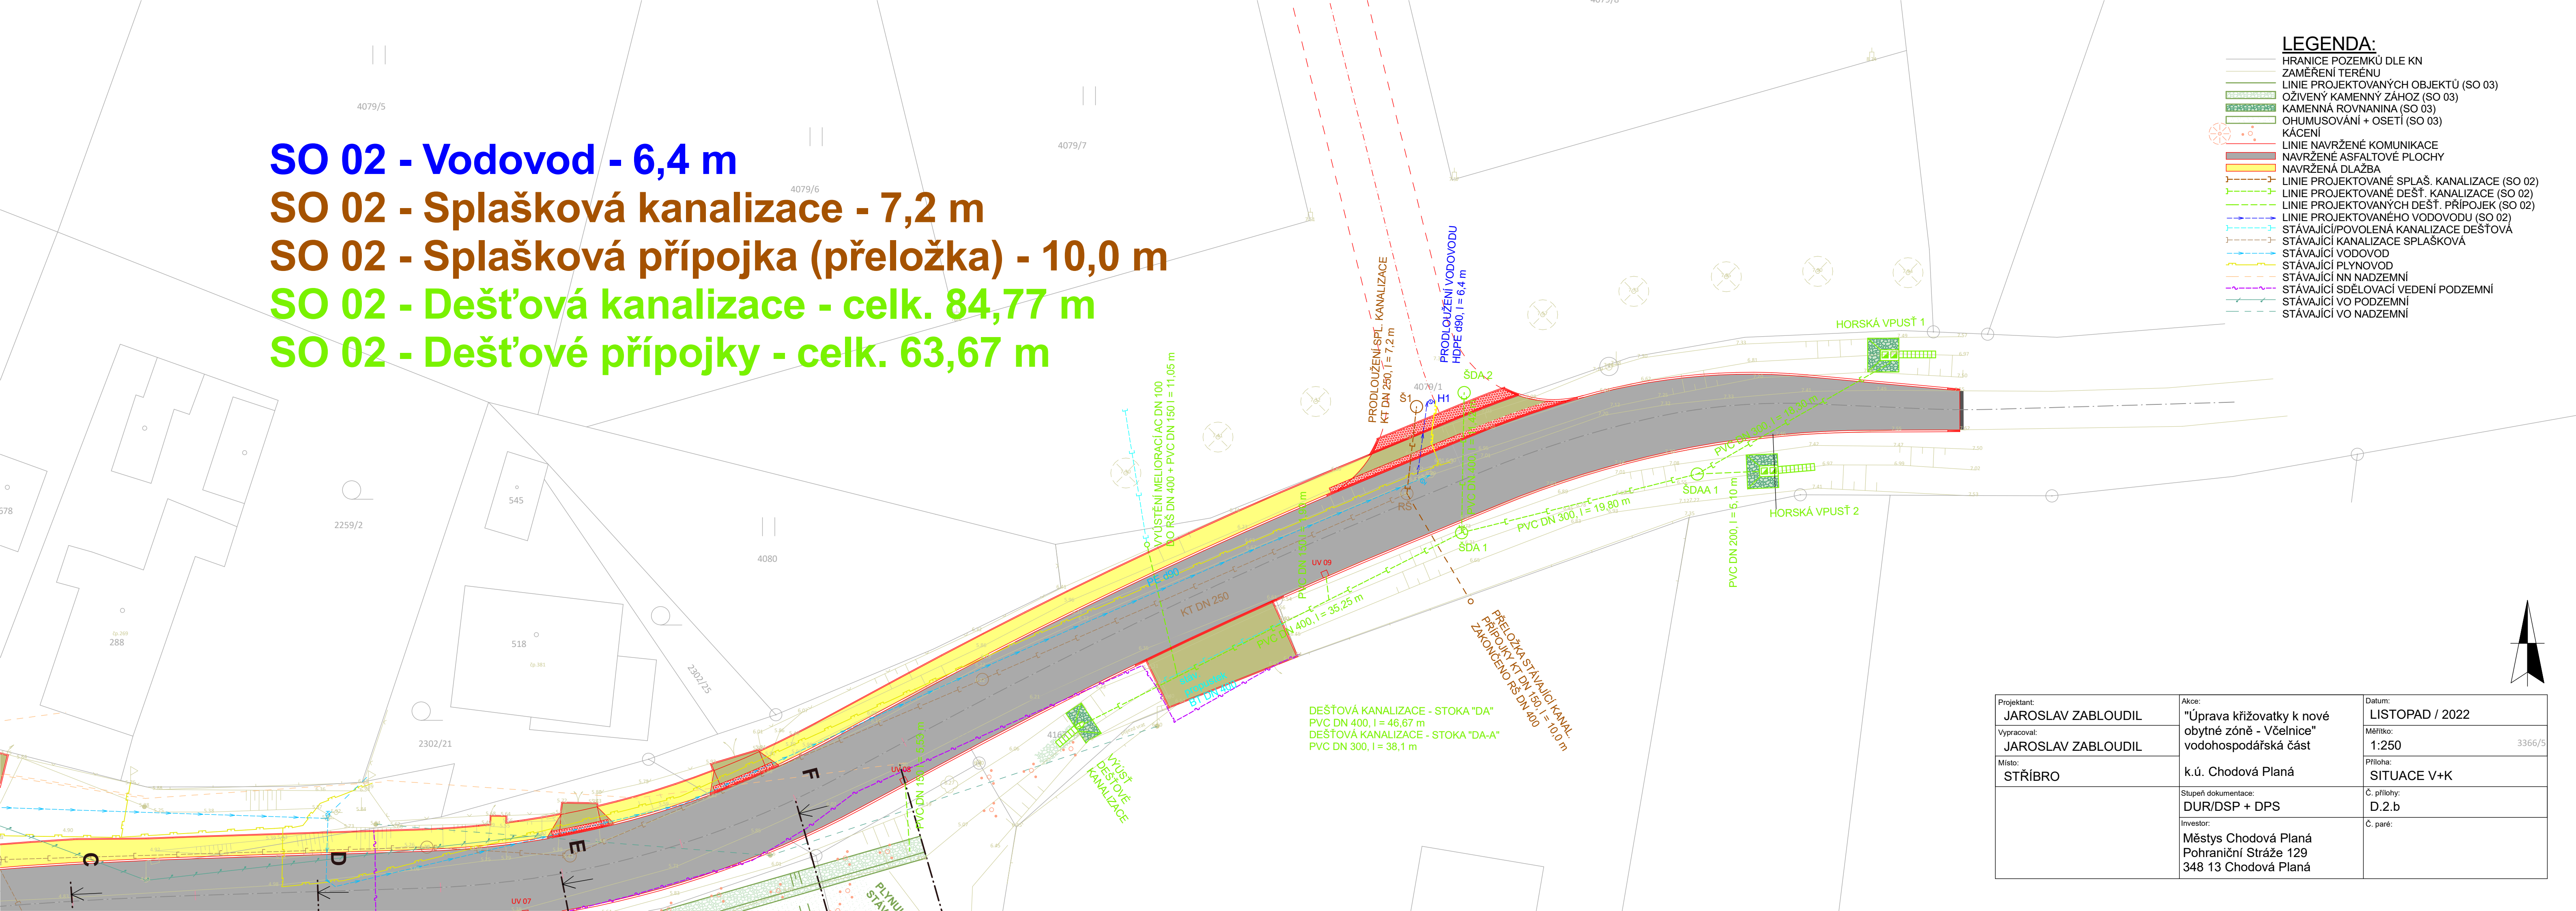

Projektant: JAROSLAV ZABLOUDIL	Akce: "Úprava křižovatky k nové obytné zóně - Včelnice" vodohospodářská část	Datum: LISTOPAD / 2022
Vypracoval: JAROSLAV ZABLOUDIL		Měřítko: 1:250
Místo: STŘÍBRO	k.ú. Chodová Planá	Průloha: SITUACE V+K
	Stupeň dokumentace: DUR/DSP + DPS	Č. průlohy: D.2.b
	Investor: Městys Chodová Planá Pohraniční Stráže 129 348 13 Chodová Planá	Č. paré: