



ŘEZ ŠACHTY DN 1000

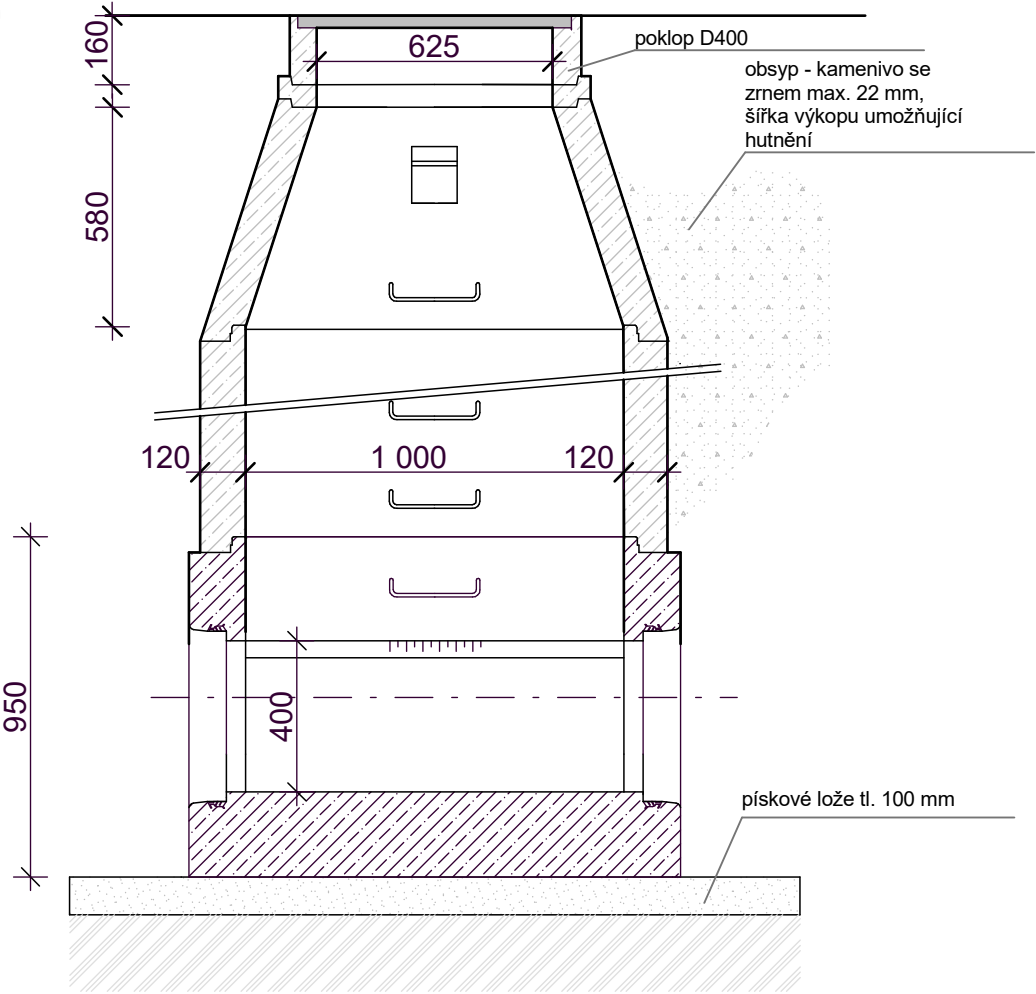

PŮDORYS

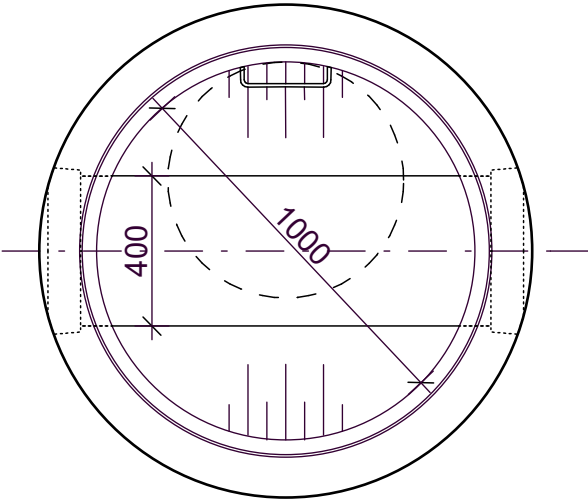

Pozn.: Vzorová prefabrikovaná RŠ, rozpis skladeb dle výrobního programu B&BC Zbůch, úhly a profily vtoků dle D.2.g

Projektant: JAROSLAV ZABLOUDIL	Akce: "Úprava křižovatky k nové obytné zóně - Včelnice" vodohospodářská část	Datum: LISTOPAD / 2022
Vypracoval: JAROSLAV ZABLOUDIL		Měřítko: 1:20
Místo: STŘÍBRO	k.ú. Chodová Planá	Příloha: ŠACHTY DEŠŤ. KANALIZACE
	Stupeň dokumentace: DUR / DSP + DPS	Č. přílohy: D.2.h
	Investor: Městys Chodová Planá Pohraniční Stráže 129 348 13 Chodová Planá	Č. paré: