




ŘEZ HORSKOU VPUSTÍ 2

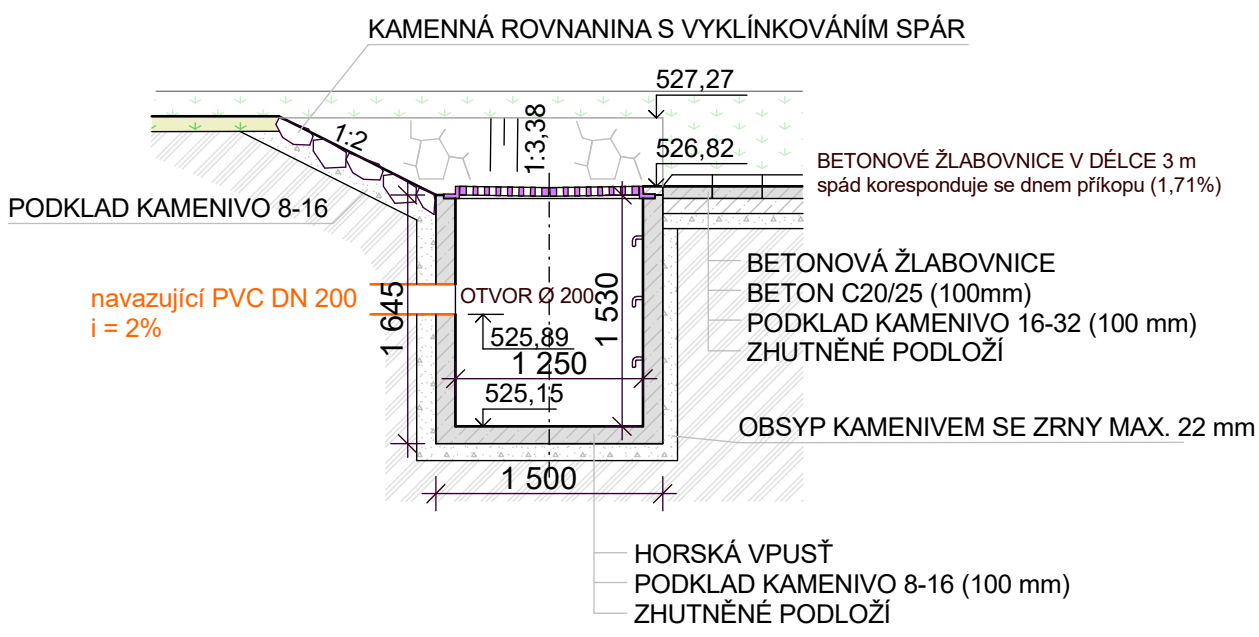


PŮDORYS HORSKÉ VPUSTI 2

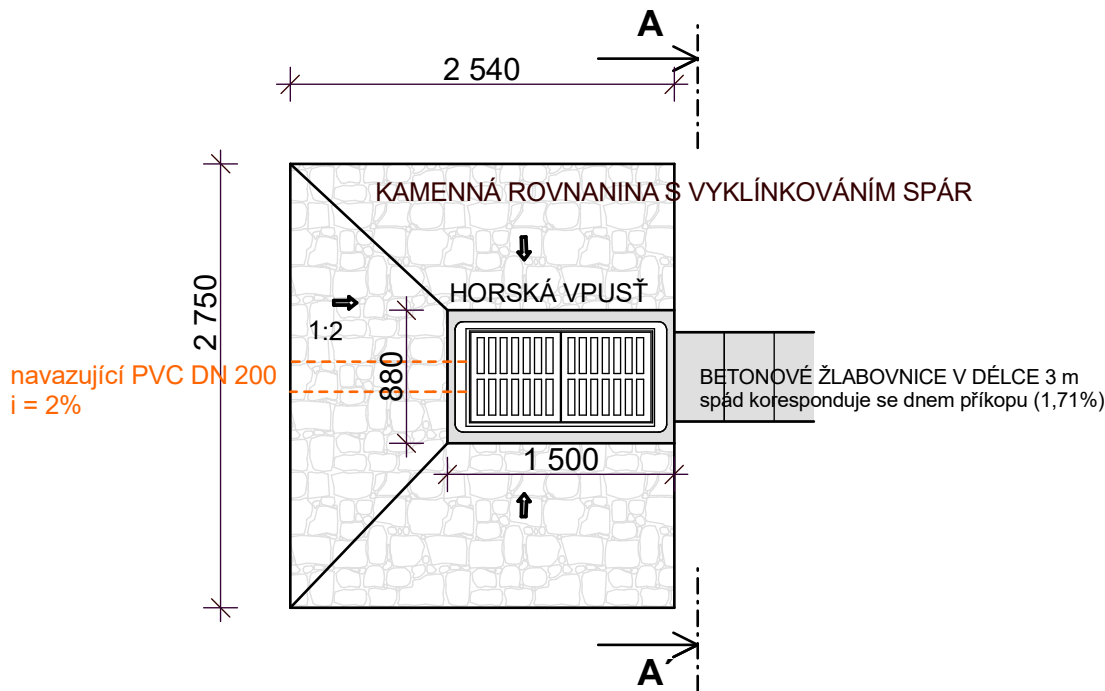


PŘÍČNÝ ŘEZ PŘÍKOPEM A-A'

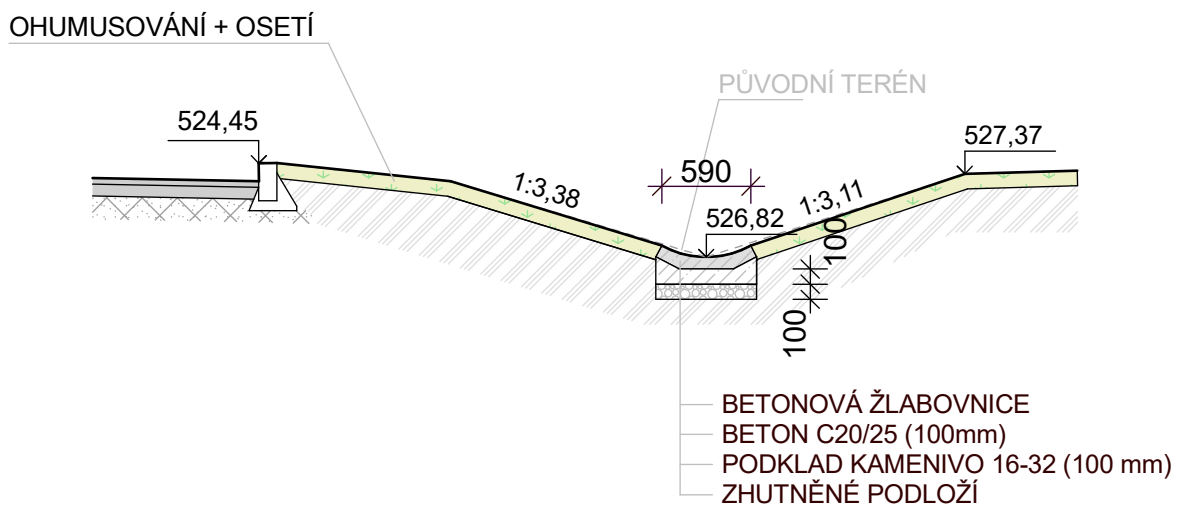


ŘEZ HORSKOU VPUSTÍ 1

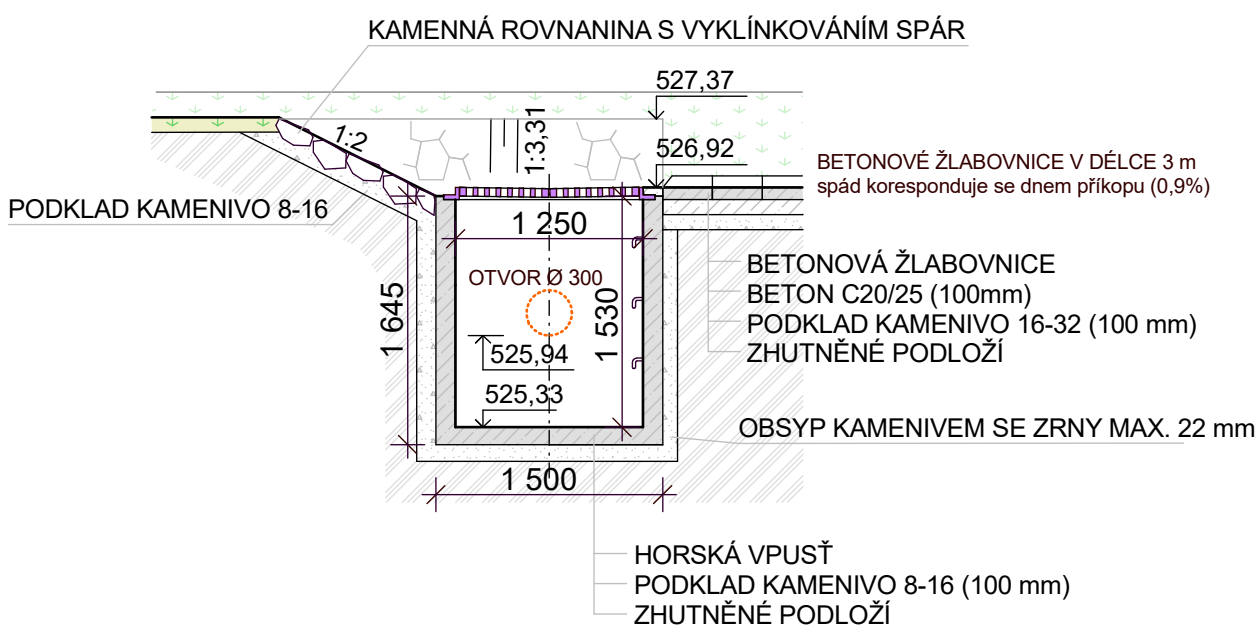


PŮDORYS HORSKÉ VPUSTI 1

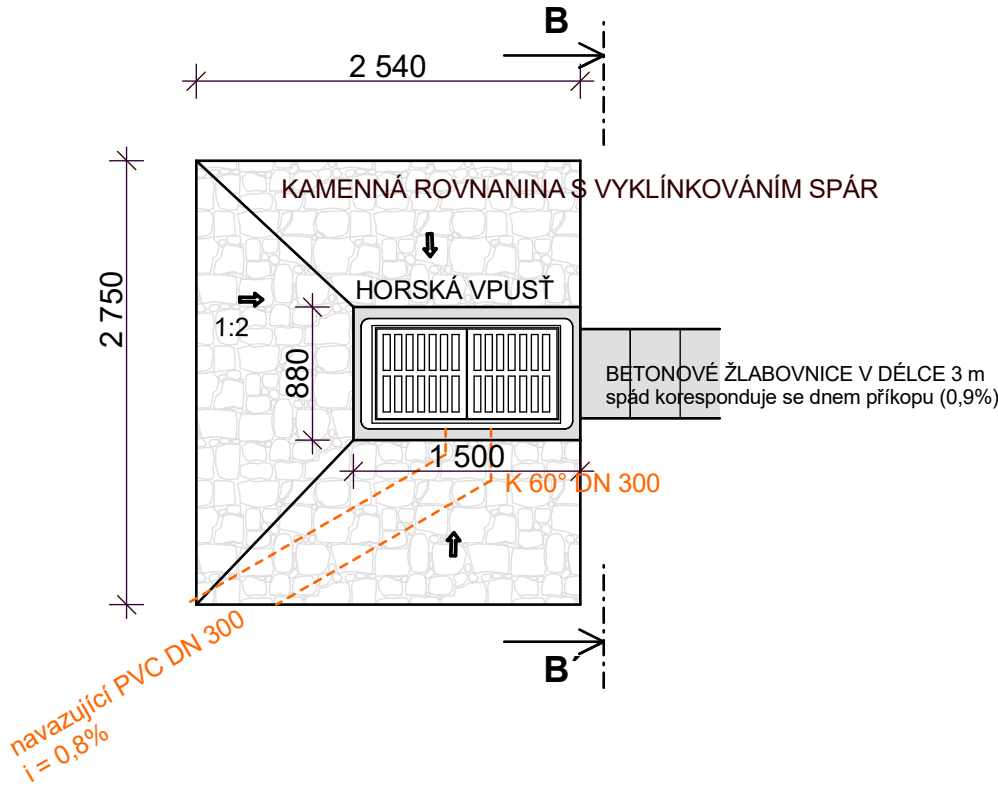


PŘÍČNÝ ŘEZ PŘÍKOPEM B-B'

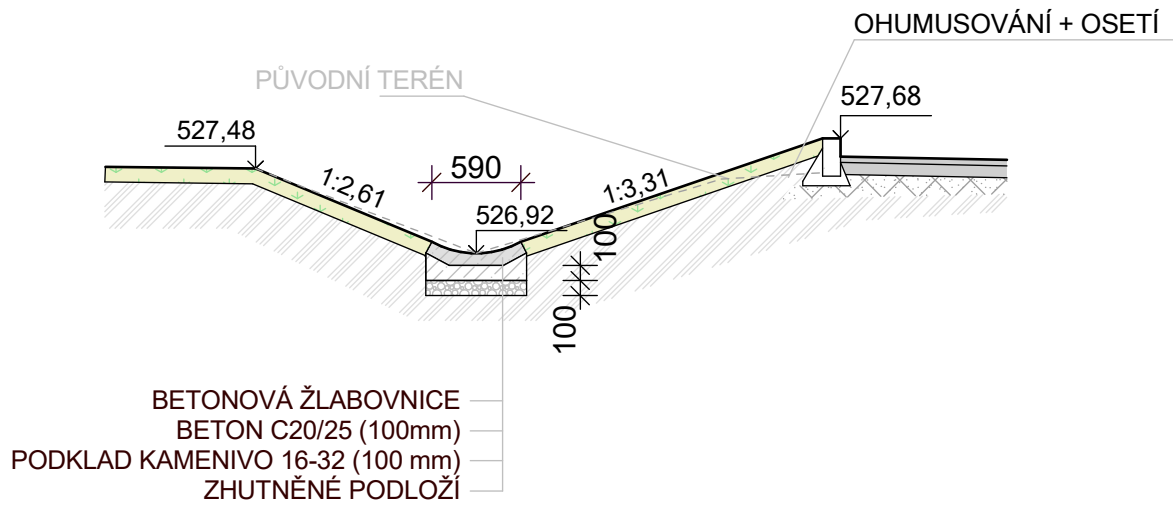

PODÉLNÝ ŘEZ VÝÚSTÍ

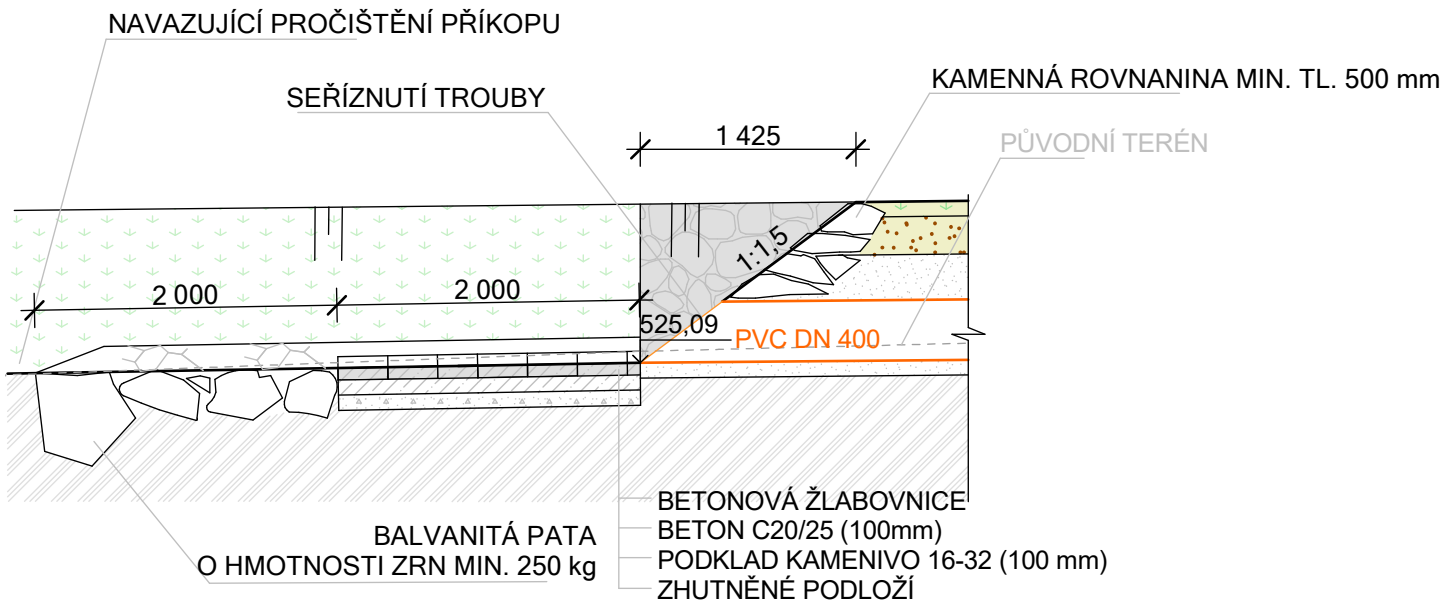

VÝÚŤ - POHLED

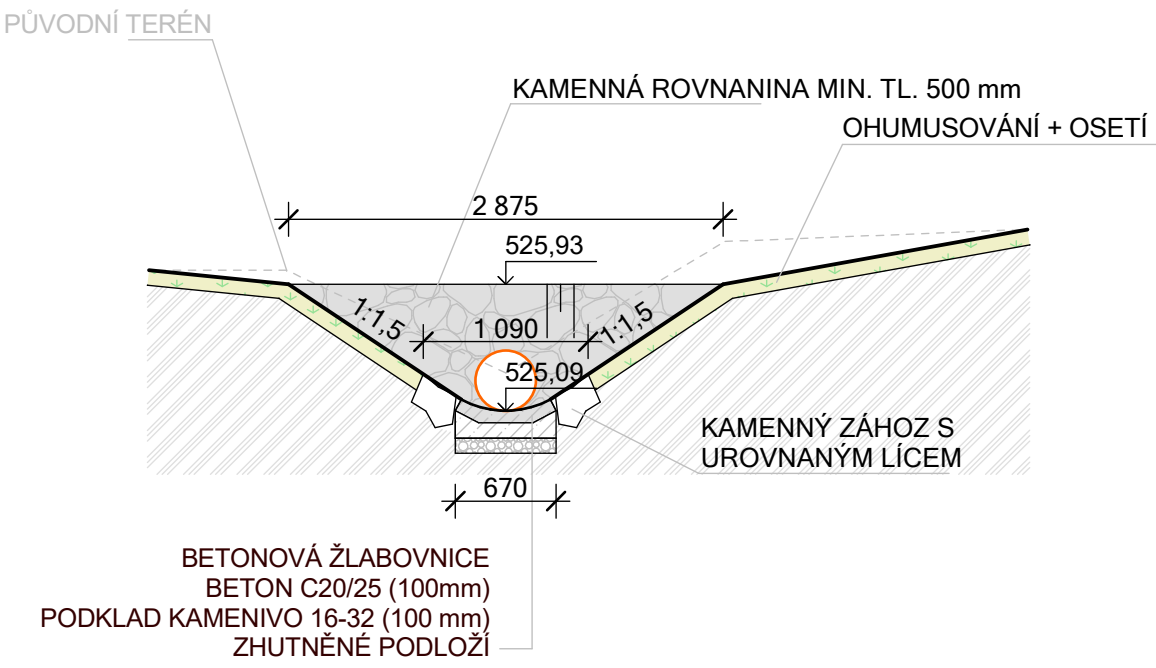

Projektant: JAROSLAV ZABLOUDIL	Akce: "Úprava křižovatky k nové obytné zóně - Včelnice" vodohospodářská část	Datum: LISTOPAD / 2022
Vypracoval: JAROSLAV ZABLOUDIL		Měřítko: 1:50
Místo: STŘÍBRO	k.ú. Chodová Planá	Příloha: OBJEKTY DEŠŤ. KANALIZACE
	Stupeň dokumentace: DUR/DSP + DPS	Číslo přílohy: D.2.i
	Investor: Městys Chodová Planá Pohraniční Stráž 129 348 13 Chodová Planá	Paré: