

SO 02 - Vodovod - 6,4 m

SO 02 - Splašková kanalizace - 7,2 m


SO 02 - Splašková přípojka (přeložka) - 10,0 m

SO 02 - Dešťová kanalizace - celk. 94,57 m

SO 02 - Dešťové přípojky - celk. 63,67 m

LEGENDA:

- | | |
|---|--|
|  | HRANICE POZEMKŮ DLE KN |
|  | ZAMĚŘENÍ TERÉNU |
|  | LINIE PROJEKTOVANÝCH OBJEKTŮ (SO 03) |
|  | OŽIVENÝ KAMENNÝ ZÁHOZ (SO 03) |
|  | KAMENNÁ ROVNANINA (SO 03) |
|  | OHUMUSOVÁNÍ + OSETÍ (SO 03) |
|  | KÁCENÍ |
|  | LINIE NAVRŽENÉ KOMUNIKACE |
|  | NAVRŽENÉ ASFALTOVÉ PLOCHY |
|  | NAVRŽENÁ DLAŽBA |
|  | LINIE PROJEKTOVANÉ SPLAŠ. KANALIZACE (SO 02) |
|  | LINIE PROJEKTOVANÉ DEŠŤ. KANALIZACE (SO 02) |
|  | LINIE PROJEKTOVANÝCH DEŠŤ. PŘÍPOJEK (SO 02) |
|  | LINIE PROJEKTOVANÉHO VODOVODU (SO 02) |
|  | STÁVAJÍCÍ/POVOLENÁ KANALIZACE DEŠŤOVÁ |
|  | STÁVAJÍCÍ KANALIZACE SPLAŠKOVÁ |
|  | STÁVAJÍCÍ VODOVOD |
|  | STÁVAJÍCÍ PLYNOVOD |
|  | STÁVAJÍCÍ NN NADZEMNÍ |
|  | STÁVAJÍCÍ SDĚLOVACÍ VEDENÍ PODZEMNÍ |
|  | STÁVAJÍCÍ VO PODZEMNÍ |
|  | STÁVAJÍCÍ VO NADZEMNÍ |

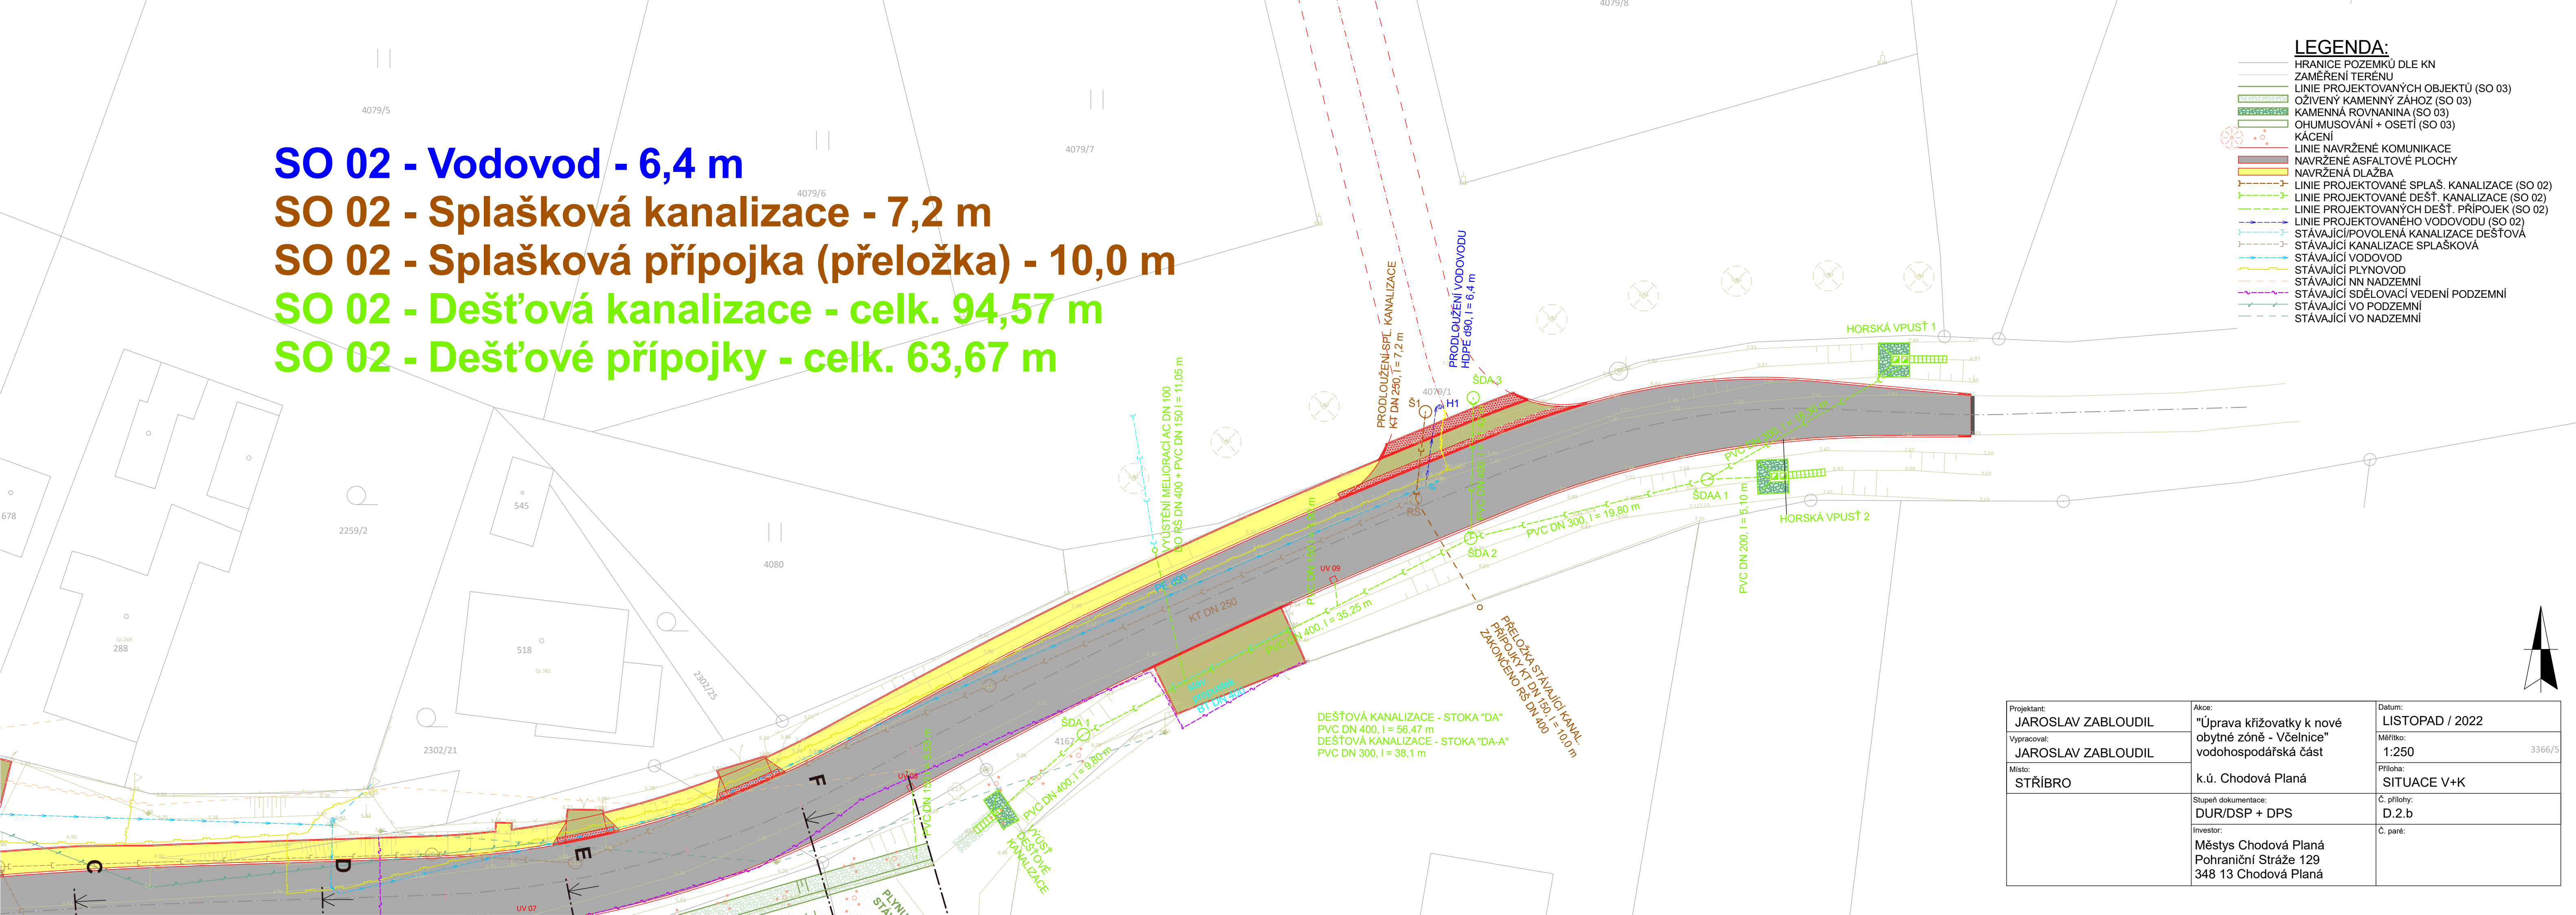

Projektant: JAROSLAV ZABLOUDIL	Akce: "Úprava křižovatky k nové obytné zóně - Včelnice" vodohospodářská část	Datum: LISTOPAD / 2022
Vypracoval: JAROSLAV ZABLOUDIL		Měřítko: 1:250
Místo: STŘÍBRO	k.ú. Chodová Planá	Příloha: SITUACE V+K
	Stupeň dokumentace: DUR/DSP + DPS	Č. přílohy: D.2.b
	Investor: Městyš Chodová Planá Pohraniční Strážě 129 348 13 Chodová Planá	Č. paré: