


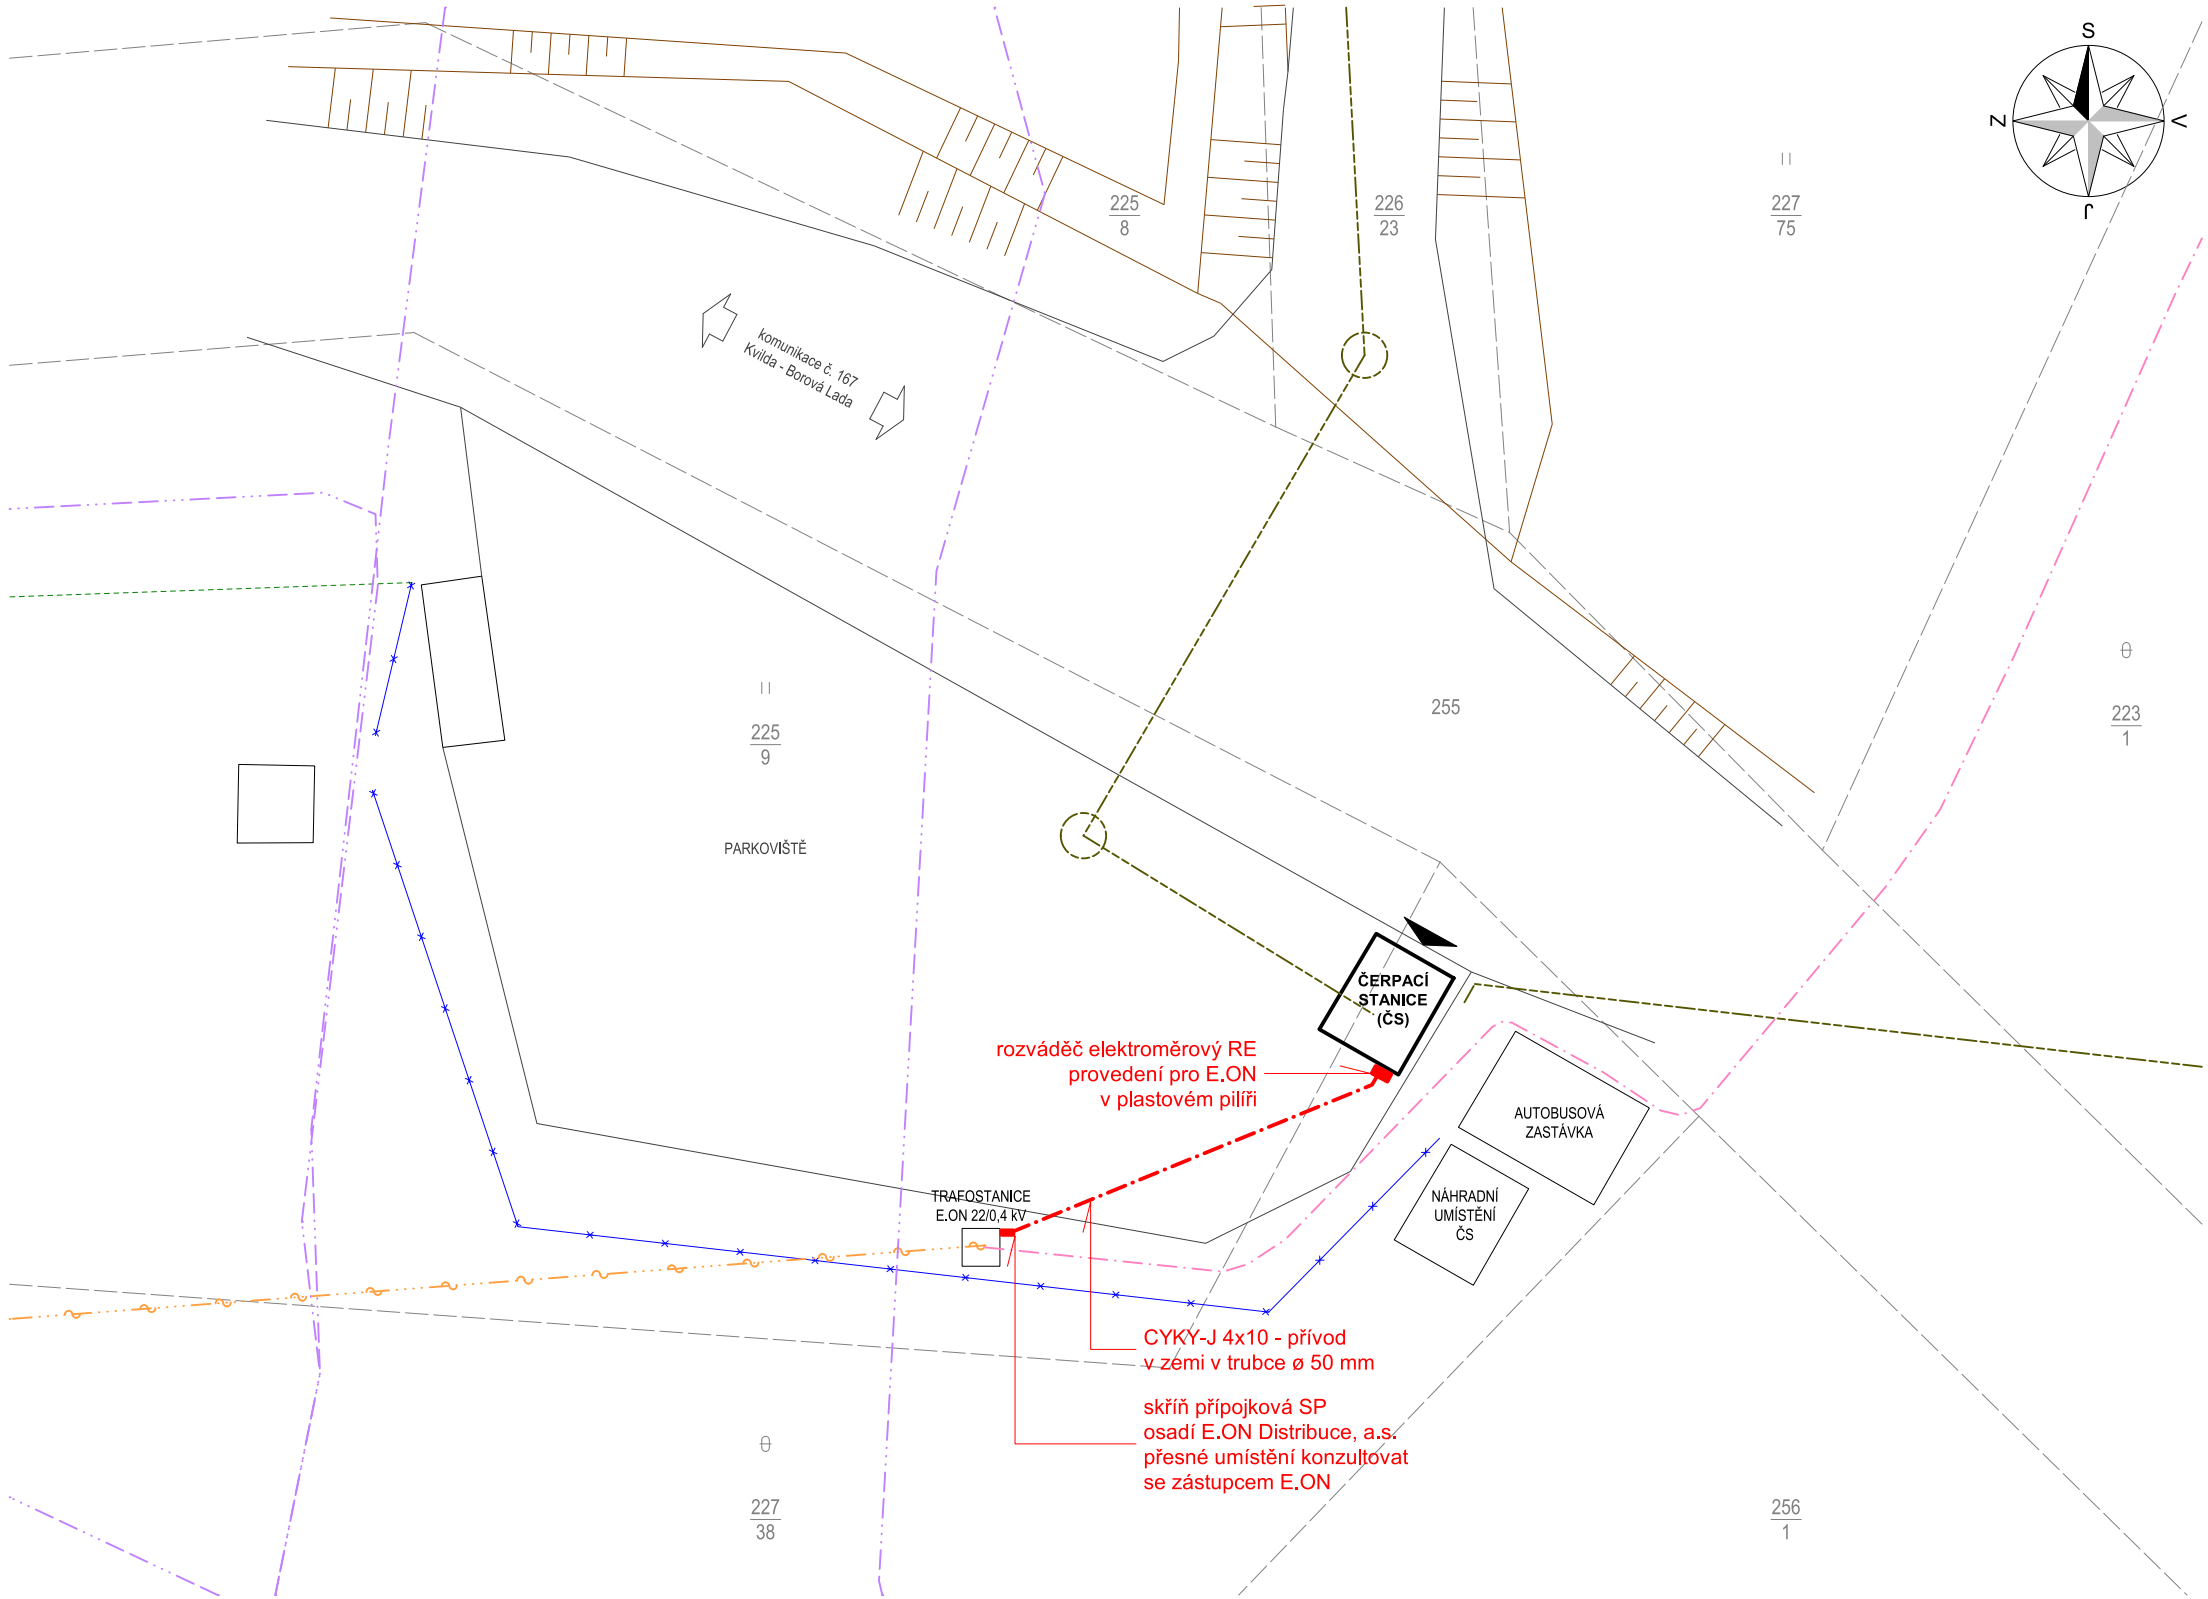

- LEGENDA**
- stávající vedení nízkého napětí nadzemní
 - stávající vedení nízkého napětí podzemní
 - vedení nízkého napětí podzemní
 - stávající vedení vysokého napětí nadzemní
 - stávající vedení el. komunikací nadzemní
 - stávající vedení el. komunikací podzemní
 - potrubí kanalizace podzemní
 - hranice pozemků
 - oplocení


UPOZORNĚNÍ

Před zahájením zemních prací nutno provést skutečné vytýčení všech podzemních sítí oprávněným pracovníkem provozovatele těchto sítí. Výkopové práce v blízkosti dotčených podzemních sítí nutno provést ručně a s co největší opatrností. Před záhozem kabelové trasy musí být provedena kontrola stávajících podzemních sítí odpovědným pracovníkem provozovatele dotčené sítě. Dále musí být splněny všechny podmínky uvedené ve vyjádřeních správců podzemních sítí.

Podzemní sítě jsou na tomto výkresu zakresleny pouze orientačně.

Vyjádření správců podzemních sítí obsahuje stavební část projektové dokumentace.

ULOŽENÍ SILOVÝCH KABELŮ NN VE VOLNÉM TERÉNU ŘEZ

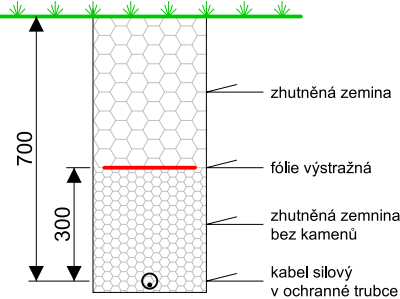

GPS SOUŘADNICE STAVBY

48°59'43.601" N
13°39'16.397" E

PAVEL MAJER PROJEKTOVÁNÍ ELEKTRICKÝCH ZAŘÍZENÍ PROJEKTANT: autorizovaný technik, obor technika prostředí staveb, specializace elektrotechnická zařízení Chudenín 32, 340 22 Nýrsko E-mail: paja.majer@seznam.cz ČKAIT 0201557 IČ: 722 18 347 Tel: 724 270 488 		
VÝKRES:	6. Situace	MĚŘÍTKO: 1:200
AKCE:	Borová Lada, dostavba vodovodu a kanalizace - čerpací stanice Svinná Lada	
STAVEBNÍK:	Obec Borová Lada, Borová Lada 38, 384 82 Borová Lada, IČ: 002 50 341	
PROFESE:	Elektrická zařízení	VÝTISK:
STUPEŇ PD:	Dokumentace pro stavební povolení (DSP) a dokumentace pro provádění stavby (DPS)	
DATUM:	05.02.2014	
	ČÍSLO ZAKÁZKY: 140202	