




KLADEČSKÉ SCHÉMA
VODOVODNÍ PŘÍPOJKY:

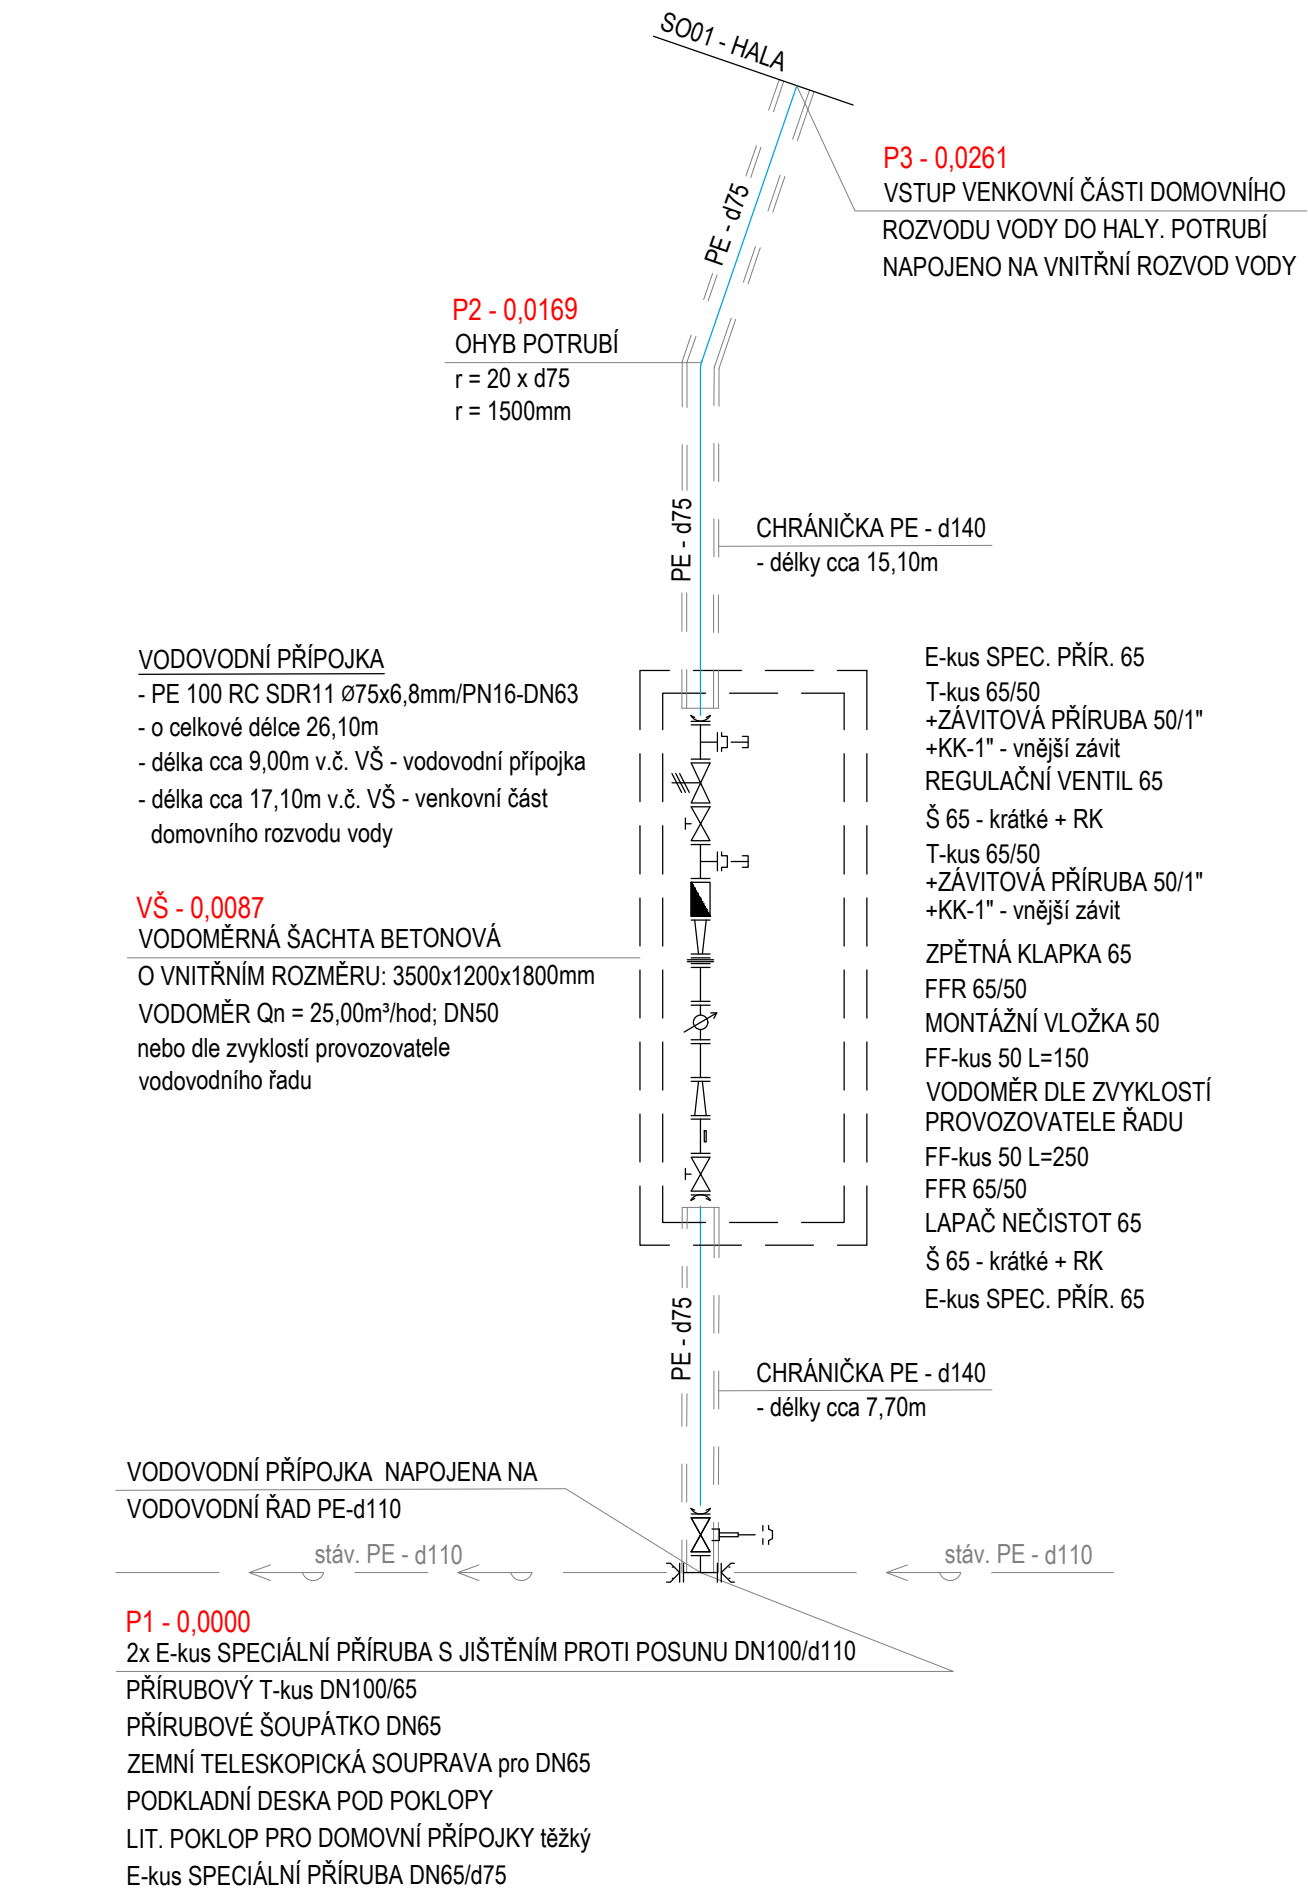

VZOROVÝ VÝKRES
MONTÁŽNÍ JÁMY:

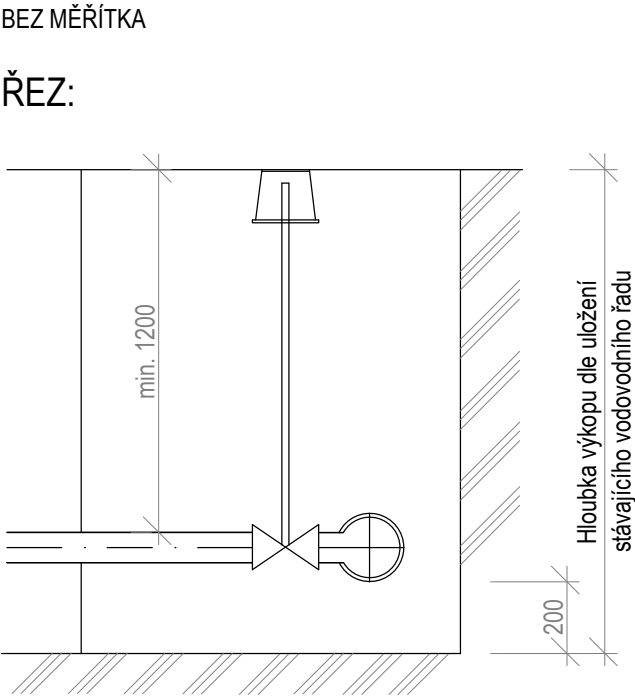


PŮDORYS:

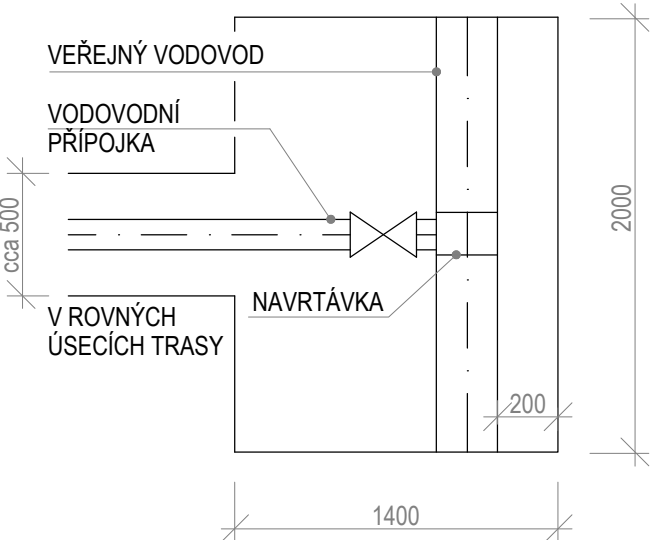


VODOMĚRNÁ ŠACHTA:


PŮDORYS:

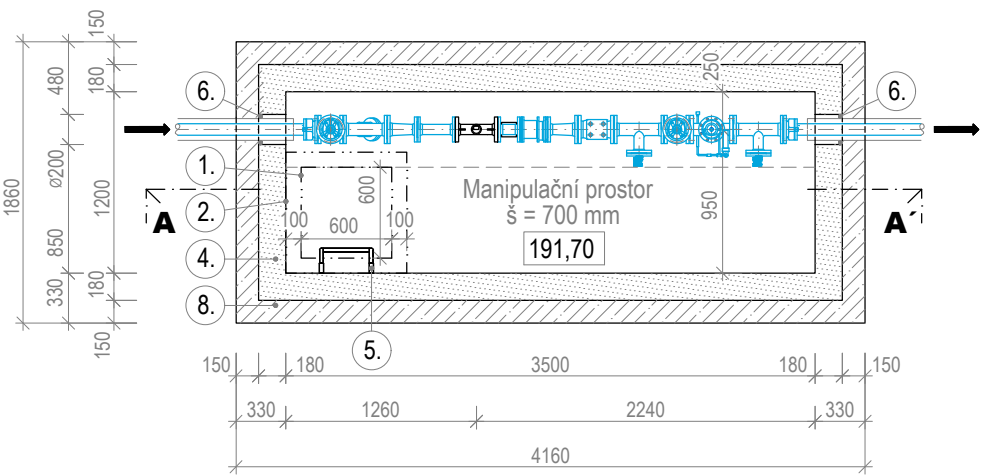

ŘEZ A-A':

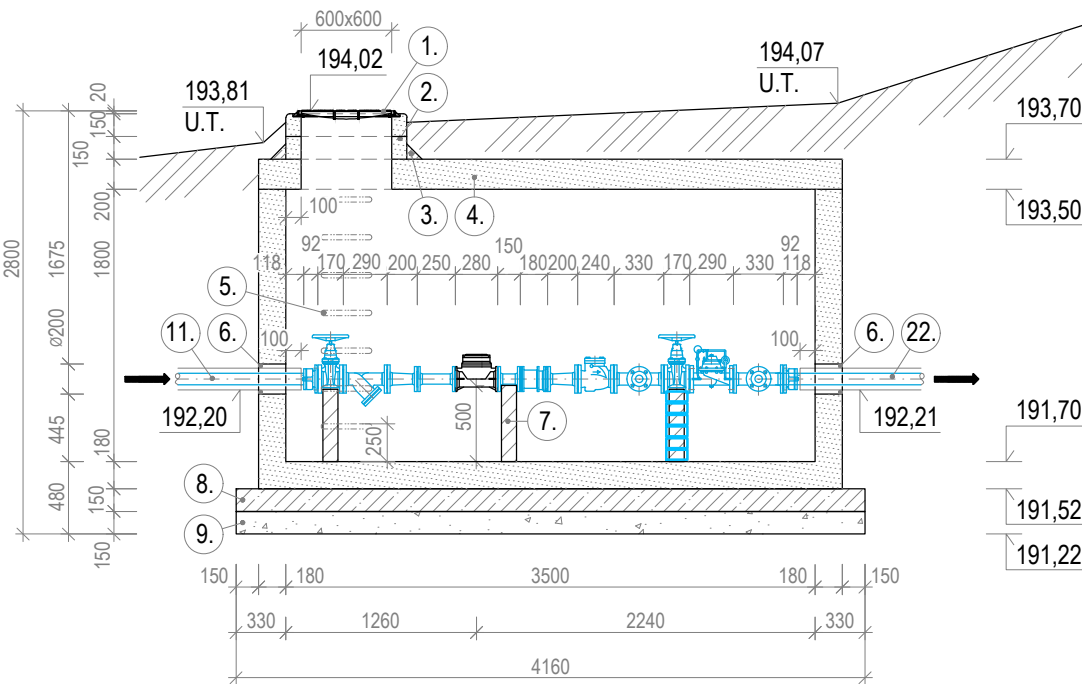


VODOMĚRNÁ SESTAVA:

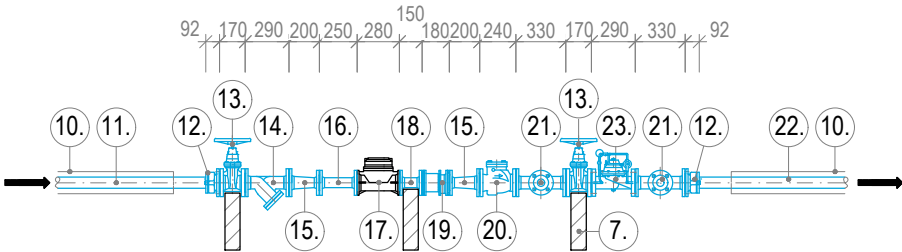


SADA PRO
VOD. PŘÍPOJKU:

BEZ MĚŘÍTKA

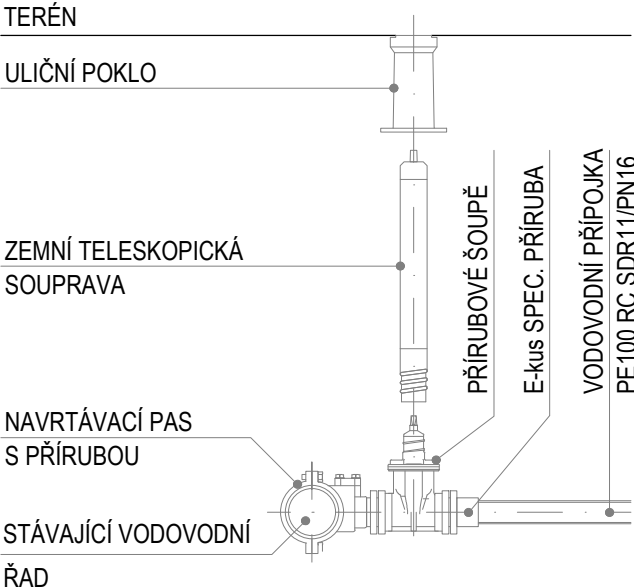

VZOROVÝ DETAIL VSTUPU
VODOVODU DO OBJEKTU:

MĚŘÍTKO: 1:50

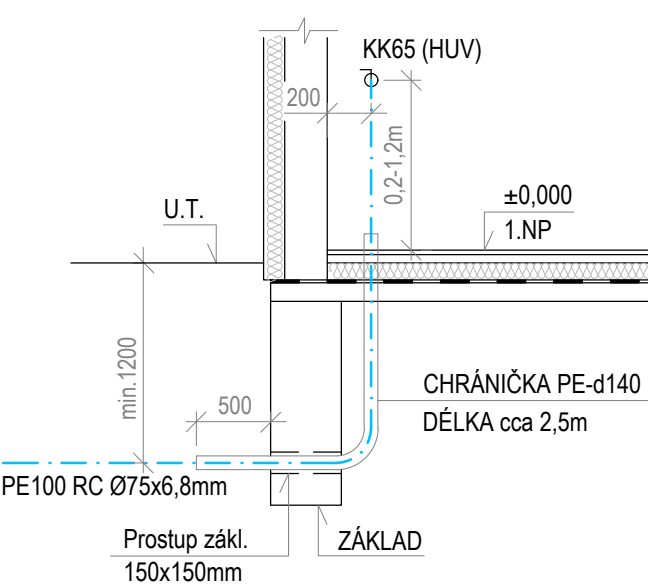


LEGENDA:

- LITINOVÝ POKLOP 600x600mm UZAMYKATELNÝ, OPATŘEN PANTEM B125 (RĀM+VÍKO) bez odvětráním; h = 40mm
- BETONOVÝ NÁSTAVEC 60/60/15/10
- BETON C12/15
- BETONOVÁ VODOMĚRNÁ ŠACHTA SE ZÁKRYTOVOU DESKOU
- zhotovena na zakázku z betonu C 40/50
- vnější rozměry: 3860x1560x2180 (d x š x v)
- vnitřní rozměry: 3500x1200x1800 (d x š x v)
- OCELOVÁ STUPADLA S PE POVLAKEM - min. hl. 162mm
- PROSTUPY PRO POTRUBÍ Ø200mm
- pomocí jádrové navrtávky
- potrubí opatřeno mechanickým těsněním nebo cemento-polymerní maltou
- PODEPŘENÍ nebo PODEZDĚNÍ TVAROVEK A ARMATUR
- ZÁKLADOVÁ DESKA: BETON: C35/45
BET. VÝZTUŽ: V 10425, Ø12
(KARI SÍŤ: KZ05 Ø8/8-150/150)
- HRUBÉ KAMENIVO fr. 32-63mm - ZHUTNĚNO
- CHRÁNIČKA - PE100 RC SDR11 Ø140x12,7mm/PN16
- s kluznými vymešovacími objímkami výšky 15mm
- konce chrániček opatřeny gumovými manžetami
- VODOVODNÍ PŘÍPOJKA
PE100 RC SDR11 Ø75x6,8mm/PN16
- E-kus SPEC. PŘÍRUBA DN65/d75
- ŠOUPĚ 65 - krátké + RUČNÍ KOLO
- LAPAČ NEČISTOT 65
FFR-kus 65/50
- FF-kus 50 L=250
- VODOMĚR Qn = 25,0m³/hod; DN50; L = 270mm
(nebo dle zvyklostí provozovatele řadu)
- FF-kus 50 L=150
- MONTÁŽNÍ VLOŽKA 50
- ZPĚTNÁ KLAPKA 65
- T-kus 65/50
PŘÍR. ZÁVIT 50/1"
KK 1" - vnější závit
- VENKOVNÍ ČÁST DOMOVNÍHO ROZVODU
PE100 RC SDR11 Ø75x6,8mm/PN16
- REGULAČNÍ VENTIL 65 se dvěma manometry

VZOROVÝ PŘÍČNÝ ŘEZ:

BEZ MĚŘÍTKA

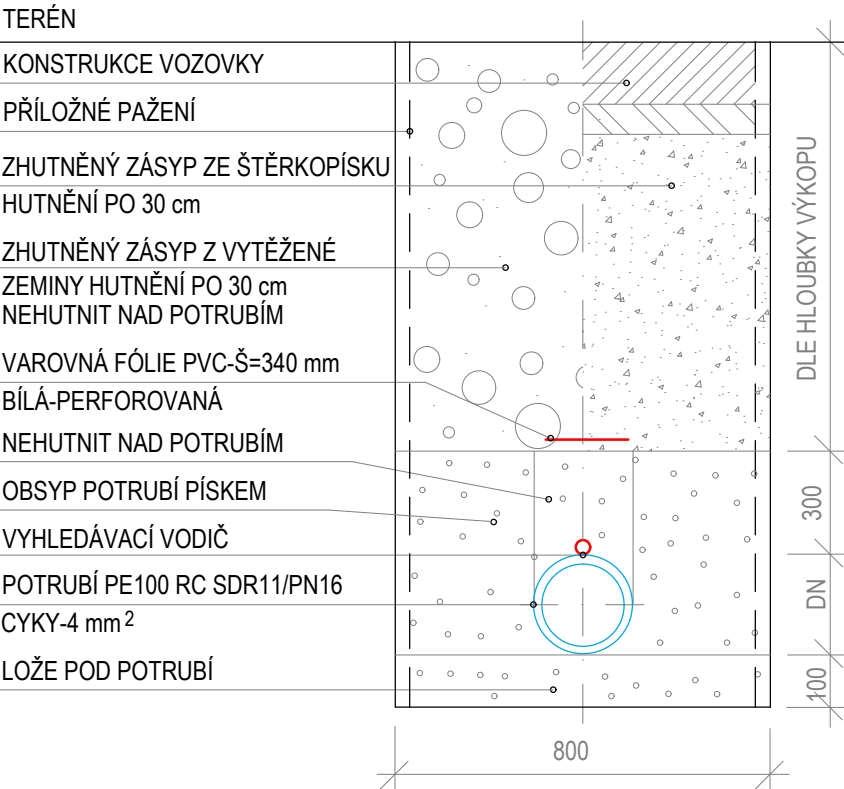

POZNÁMKA:

VŠECHNY VÝŠKOVÉ KÓTY JSOU VZTAŽENY K ±0,000 = 196,30 m.n.m. - 1.NP SPORTOVNÍ HALY.

PŘED ZAHÁJENÍM VÝKOPOVÝCH PRACÍ JE NUTNO VŠECHNY ZNÁMÉ STÁVAJÍCÍ SÍTĚ VYTYČIT.

OBNAŽENÉ SÍTĚ NUTNO VE VÝKOPU ŘÁDNĚ ZAJISTIT PROTI POŠKOZENÍ - PO CELOU DOBU VÝSTAVBY.

VÝKOPY V BLÍZKOSTI TĚCHTO SÍTÍ NUTNO PROVÁDĚT RUČNĚ DO VZDÁLENOSTI 1,0m.

VODOMĚRNÁ SESTAVA JE PŘEVZATA ZE STANDARDŮ SPRÁVCE VODOVODNÍHO ŘADU.

PRO VODOMĚR DN50 VYNECHÁNO MÍSTO O DÉLCE cca 280mm.

VODOVODNÍ POTRUBÍ BUDE VE VÝKOPU ULOŽENO NA PEČLIVĚ PŘIPRAVENÉ DNO VÝKOPU - UPRAVENO DO POŽADOVANÉHO PROFILU A SPÁDU. NA TAKTO PŘIPRAVENÉ DNO BUDE PROVEDENO ŠTĚRKOPÍSKOVÉ LOŽE tl. 100mm. POKLÁDKA POTRUBÍ BUDE PROVEDENA DLE MONTÁŽNÍHO PŘEDPISU VÝROBCE. ROVNĚŽ OBSYP POTRUBÍ A CELKOVÝ ZÁSYP tl. 300mm SE ZHUTNĚNÍM BUDE PROVEDEN DLE POKYNŮ VÝROBCE.

VODOMĚRNOU ŠACHTU JE ZAPOTŘEBÍ NECHAT ZHOTOVIT NA ZAKÁZKU.

VÝROBCE VODOMĚRNÉ ŠACHTY PROVEDE KONTROLNÍ STATICKÝ VÝPOČET ŠACHTY PRO TŘÍDU ZATÍŽENÍ B125 - BUDE OVĚŘENA TLOUŠŤKA STĚN, DNA A ZÁKRYTOVÉ DESKY.

TENTO VÝKRES JE CHRÁNĚN AUTORSKÝMI PRÁVY.		
± 0,000 = 196,300 m.n.m.		
PROJEKT / PROJECT SPORTOVNÍ HALA LYSÁ NAD LABEM LYSÁ NAD LABEM, KATASTRÁLNÍ ÚZEMÍ LYSÁ NAD LABEM		
ČÁST PROJEKTU: S003 - VODOVOD A KANALIZACE S003.a - VODOVOD		
INVESTOR / CLIENT MĚSTO LYSÁ NAD LABEM Husovo náměstí 23, 289 22 Lysá nad Labem, IČO: 00239402, DIČ: CZ00239402		
ZPRACOVATEL ČÁSTÍ / SUBCONTRACTOR  Dlouhá 101, Hradec Králové 500 03; T: 773 550 371; E: info@jika-cz.cz; W: www.jika-cz.cz		
AUTORIZAČNÍ RAZÍTKO / AUTHORIZATION	PÁŘÍ / SET	
ZODPOVĚDNÝ PROJEKTANT / RESPONSIBLE DESIGNER Ing. Jiří Slánský		
ZPRACOVATEL / DRAWN BY Bc. Martin Lánský, DiS.		
KONTROLOVAL / CHECKED BY Ing. Dominik Jareš		
FÁZE / PHASE DPS - Dokumentace pro provedení stavby		
OBJEKT/BUILDING SPORTOVNÍ HALA LYSÁ NAD LABEM		
MĚŘÍTKO / SCALE -/	ČÍSLO PROJEKTU / PROJECT NUMBER J201908015	
NÁZEV VÝKRESU / TITLE KLADEČSKÉ SCHÉMA VODOVODNÍ PŘÍPOJKY		
ČÍSLO VÝKRESU / DRAWING NO.: S003.a.04	DATAUM / DATE: 05/2020	REVIZE: X