


PODROBNÁ SITUACE

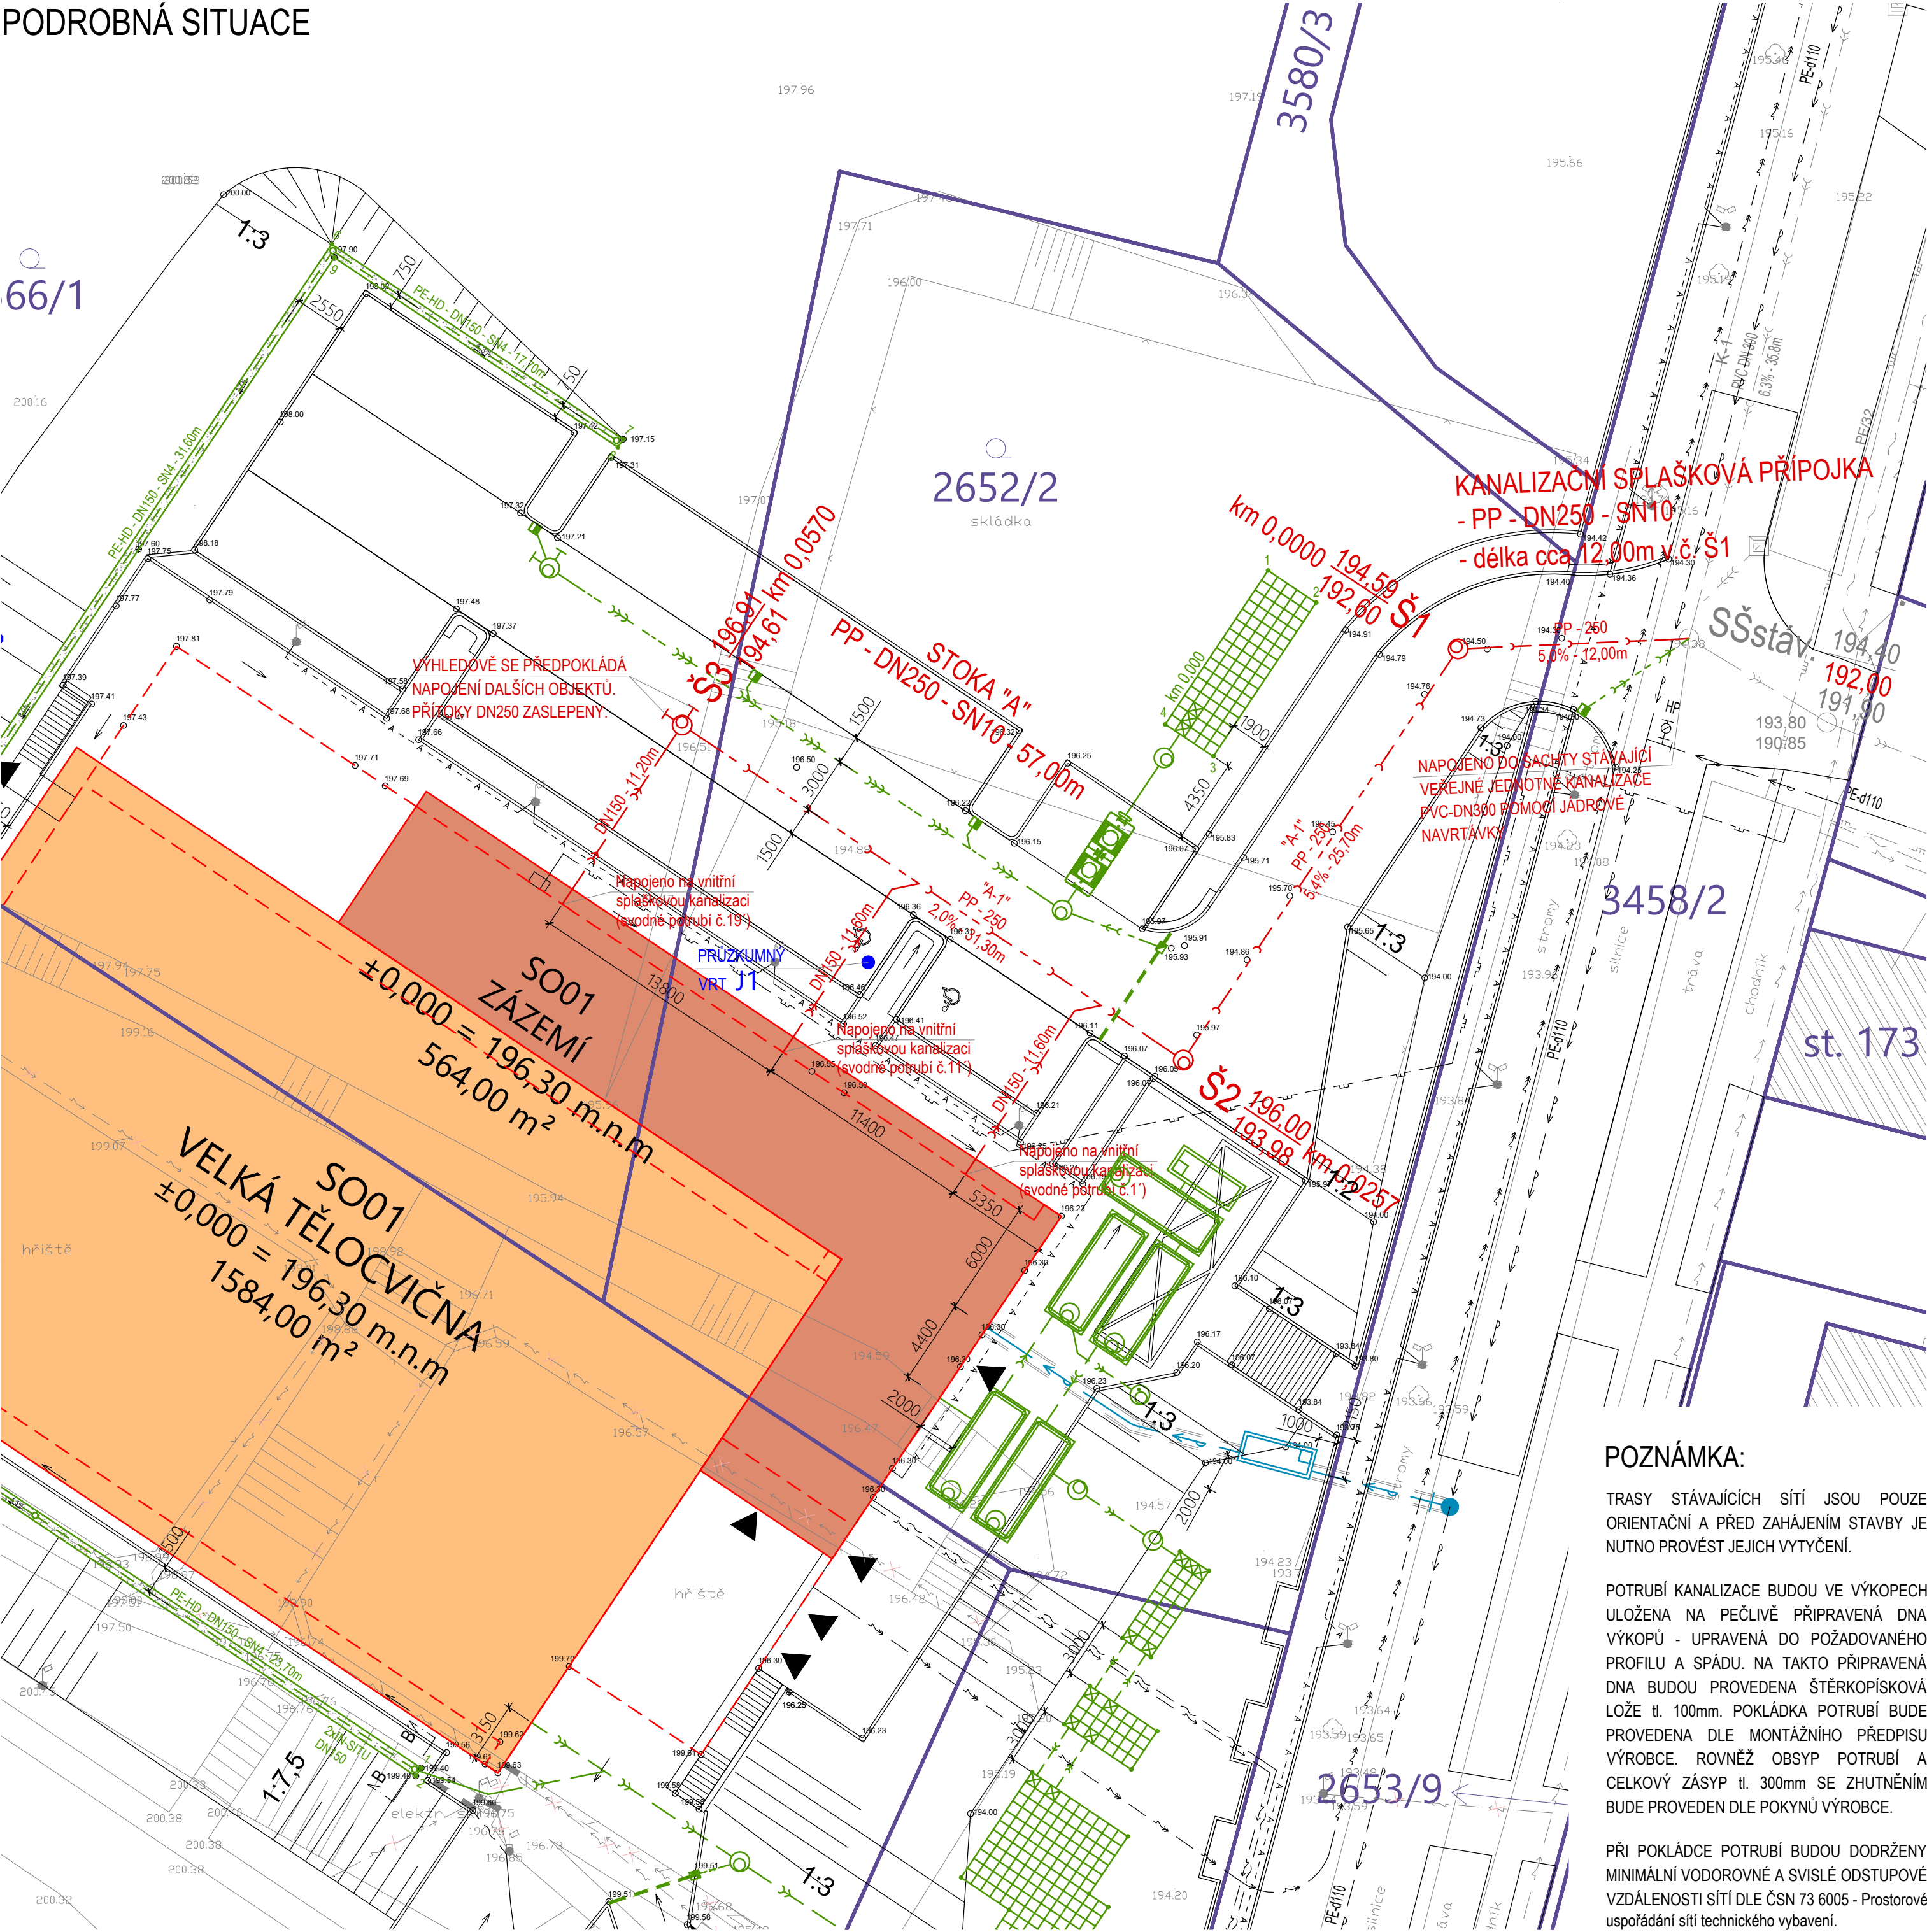

LEGENDA:

- SŠstáv. ○ STÁVAJÍCÍ KANALIZAČNÍ ŠACHTA - ø1000mm - ø1500mm
- Š ○ NOVÁ BETONOVÁ KANALIZAČNÍ ŠACHTA - ø1000mm
- tloušťka stěny skruží 120mm
- litinový poklop s pantem
- Š ○ NOVÁ BETONOVÁ KANALIZAČNÍ ŠACHTA - ø1000mm
- tloušťka stěny skruží 120mm
- litinový poklop s pantem
- Š6 ○ NOVÝ ODBĚRNÝ OBJEKT POŽÁRNÍ VODY
- betonová šachta - ø1000mm
- tloušťka stěny skruží 120mm
- litinový poklop s pantem
- ŠD ○ PLASTOVÁ KANALIZAČNÍ ŠACHTA - ø315 mm
- tělo šachty u korugované trouby ø315 mm
- PP dno rovné
- ORL ○ ODLUČOVAČ ROPNÝCH LÁTEK
- válcová dvouplášťová nádrž s armovací výztuží
- tloušťka stěny skruží 120mm
- litinový poklop s pantem
- PN □ BETONOVÁ POŽÁRNÍ NÁDRŽ
- sestava tvořena dvěma betonovými nádržemi (PN1,2)
- celkový užitečný objem: cca 36,90m³
- užitečný objem jedné nádrže: cca 18,45m³
- vnější rozměry jedné nádrže: 2,17 x 6,30 x 2,30m
- AN □ BETONOVÁ AKUMULAČNÍ NÁDRŽ
- sestava tvořena třemi betonovými nádržemi (AN1,2,3)
- celkový užitečný objem: cca 55,35m³
- užitečný objem jedné nádrže: cca 18,45m³
- vnější rozměry jedné nádrže: 2,17 x 6,30 x 2,30m
- UV □ NOVÉ BETONOVÉ ULIČNÍ VPUSTI
- viz. projektová dokumentace dopravních komunikací
- ŽV □ NOVÉ ŽLABOVÉ VPUSTI
- viz. projektová dokumentace dopravních komunikací

- VSakovací objekt
- z PP boxů o půdorysném rozměru 600x600mm
- Ž LINIOVÉ ODVODŇOVACÍ ŽLABY
- z polymerbetonu a polyesteru
- zatížení A15 a D400
- VŠ BETONOVÁ VODOMĚRNÁ ŠACHTA
- vnitřní rozměry: 3800x1200x1800mm
- litinový poklop 600x600mm - B125
- AŠ BETONOVÁ ARMATURNÍ ŠACHTA
- vnitřní rozměry: 3800x1200x1800mm
- litinový poklop 600x600mm - D400
- OKOLNÍ STÁVAJÍCÍ OBJEKTY
- NOVÉ BUDOVANÉ OBJEKTY
- KATASTRÁLNÍ MAPA
- 380/2 PARCELNÍ ČÍSLO

LEGENDA INŽ. SÍTÍ:

- RUŠENÉ SÍTĚ:
X X STÁVAJÍCÍ PODZEMNÍ ELEKTRICKÉ VEDENÍ NN
- RUŠENO
- STÁVAJÍCÍ SÍTĚ:
→ → STÁVAJÍCÍ VEŘEJNÝ VODOVODNÍ ŘÁD
→ → VEŘEJNÝ VODOVODNÍ ŘÁD
→ → realizace se předpokládá před výstavbou sportovní haly
→ → STÁVAJÍCÍ JEDNOTNÁ VEŘEJNÁ KANALIZACE
→ → STÁVAJÍCÍ KANALIZAČNÍ PŘÍPOJKY
→ → STÁVAJÍCÍ PODZEMNÍ ELEKTRICKÉ VEDENÍ NN
→ → STÁVAJÍCÍ PLYNOVODNÍ ŘÁD
→ → STÁVAJÍCÍ SDĚLOVACÍ KABELY

- NOVÉ SÍTĚ:
→ → NOVÁ PŘÍPOJKA SPLAŠKOVÉ KANALIZACE
- potrubí PP-SN10 (žebrované)
→ → NOVÁ AREÁLOVÁ SPLAŠKOVÁ KANALIZACE
- potrubí PP-SN10 (žebrované)
→ → NOVÁ SVODNÁ POTRUBÍ SPLAŠKOVÉ KANALIZACE
- potrubí PVC-KG-SN8
→ → NOVÁ AREÁLOVÁ DEŠŤOVÁ KANALIZACE
- potrubí PP-SN10 (žebrované, hladké)
→ → NOVÉ PŘÍPOJKY DEŠŤOVÉ KANALIZACE Z ULIČNÍCH VPUSTÍ - potrubí PP-SN10 (hladké)
→ → NOVÉ PŘÍPOJKY DEŠŤOVÉ KANALIZACE Z LINIOVÝCH ŽLABŮ - potrubí PP-SN10 (hladké)
→ → NOVÁ SVODNÁ POTRUBÍ DEŠŤOVÉ KANALIZACE
- potrubí PVC-KG-SN8
→ → NOVÉ DRENÁŽNÍ POTRUBÍ - potrubí PE-HD-SN4
- (perforace 360°)
→ → NOVÁ VODOVODNÍ PŘÍPOJKA
- potrubí PE100 RC SDR11 / PN16
→ → NOVÁ PŘÍPOJKA PLYNOVODU
→ → NOVÉ PODZEMNÍ ELEKTRICKÉ VEDENÍ NN
→ → NOVÉ PODZEMNÍ ELEKTRICKÉ VEDENÍ VN
→ → NOVÉ SDĚLOVACÍ KABELY
→ → NOVÉ VEŘEJNÉ OSVĚTLENÍ

POZNÁMKA:

TRASY STÁVAJÍCÍCH SÍTÍ JSOU POUZE ORIENTAČNÍ A PŘED ZAHÁJENÍM STAVBY JE NUTNO PROVÉST JEJICH VYTČENÍ.

POTRUBÍ KANALIZACE BUDOU VE VÝKOPECH ULOŽENA NA PEČLIVÉ PŘIPRAVENÁ DNA VÝKOPŮ - UPRAVENÁ DO POŽADOVANÉHO PROFILU A SPÁDU. NA TAKTO PŘIPRAVENÁ DNA BUDOU PROVEDENA ŠTĚRKOPÍSKOVÁ LOŽE tl. 100mm. POKLÁDKA POTRUBÍ BUDE PROVEDENA DLE MONTÁŽNÍHO PŘEDPISU VÝROBCE. ROVNĚŽ OBSYP POTRUBÍ A CELKOVÝ ZÁSYP tl. 300mm SE ZHUTNĚNÍM BUDE PROVEDEN DLE POKYNŮ VÝROBCE.

PŘI POKLÁDCE POTRUBÍ BUDOU DODRŽENY MINIMÁLNÍ VODOROVNÉ A SVISLÉ ODSTUPOVÉ VZDÁLENOSTI SÍTÍ DLE ČSN 73 6005 - Prostorové uspořádání sítí technického vybavení.

TENTO VÝKRES JE CHRÁNĚN AUTORSKÝMI PRÁVY.

S
± 0,000 = 196,300 m.n.m.

PROJEKT / PROJECT:
SPORTOVNÍ HALA LYSÁ NAD LABEM
LYSÁ NAD LABEM, KATASTRÁLNÍ ÚZEMÍ LYSÁ NAD LABEM

ČÁST PROJEKTU:
SO03 - VODOVOD A KANALIZACE
SO03.b - SPLAŠKOVÁ KANALIZACE

INVESTOR / CLIENT:
MĚSTO LYSÁ NAD LABEM
Husovo náměstí 23, 289 22 Lysá nad Labem, IČO: 00239402, DIČ: CZ00239402

SPRACOVATEL ČASTI / SUBCONTRACTOR:
JIKAC
Dlouhá 101, Hradec Králové 500 03, T: 773 550 371, E: info@jika-cz.cz, W: www.jika-cz.cz

AUTORIZAČNÍ RAZÍTKO / AUTHORIZATION: PÁŘE / SET:

ZODPOVĚDNÝ PROJEKTANT / RESPONSIBLE DESIGNER:
Ing. Jiří Slánský

ZPRACOVALA / DRAWN BY:
Bc. Martin Lánský, DiS.

KONTROLOVAL / CHECKED BY:
Ing. Dominik Jareš

FAZE / PHASE:
DPS - Dokumentace pro provedení stavby

OBJEKT / BUILDING:
SPORTOVNÍ HALA LYSÁ NAD LABEM

MĚŘÍTKO / SCALE:
1:250

ČÍSLO PROJEKTU / PROJECT NUMBER:
J201908015

NÁZEV VÝKRESU / TITLE:
PODROBNÁ SITUACE

ČÍSLO VÝKRESU / DRAWING NO.:
SO03.b.02

DATUM / DATE:
05/2020

REVIZE:
X